



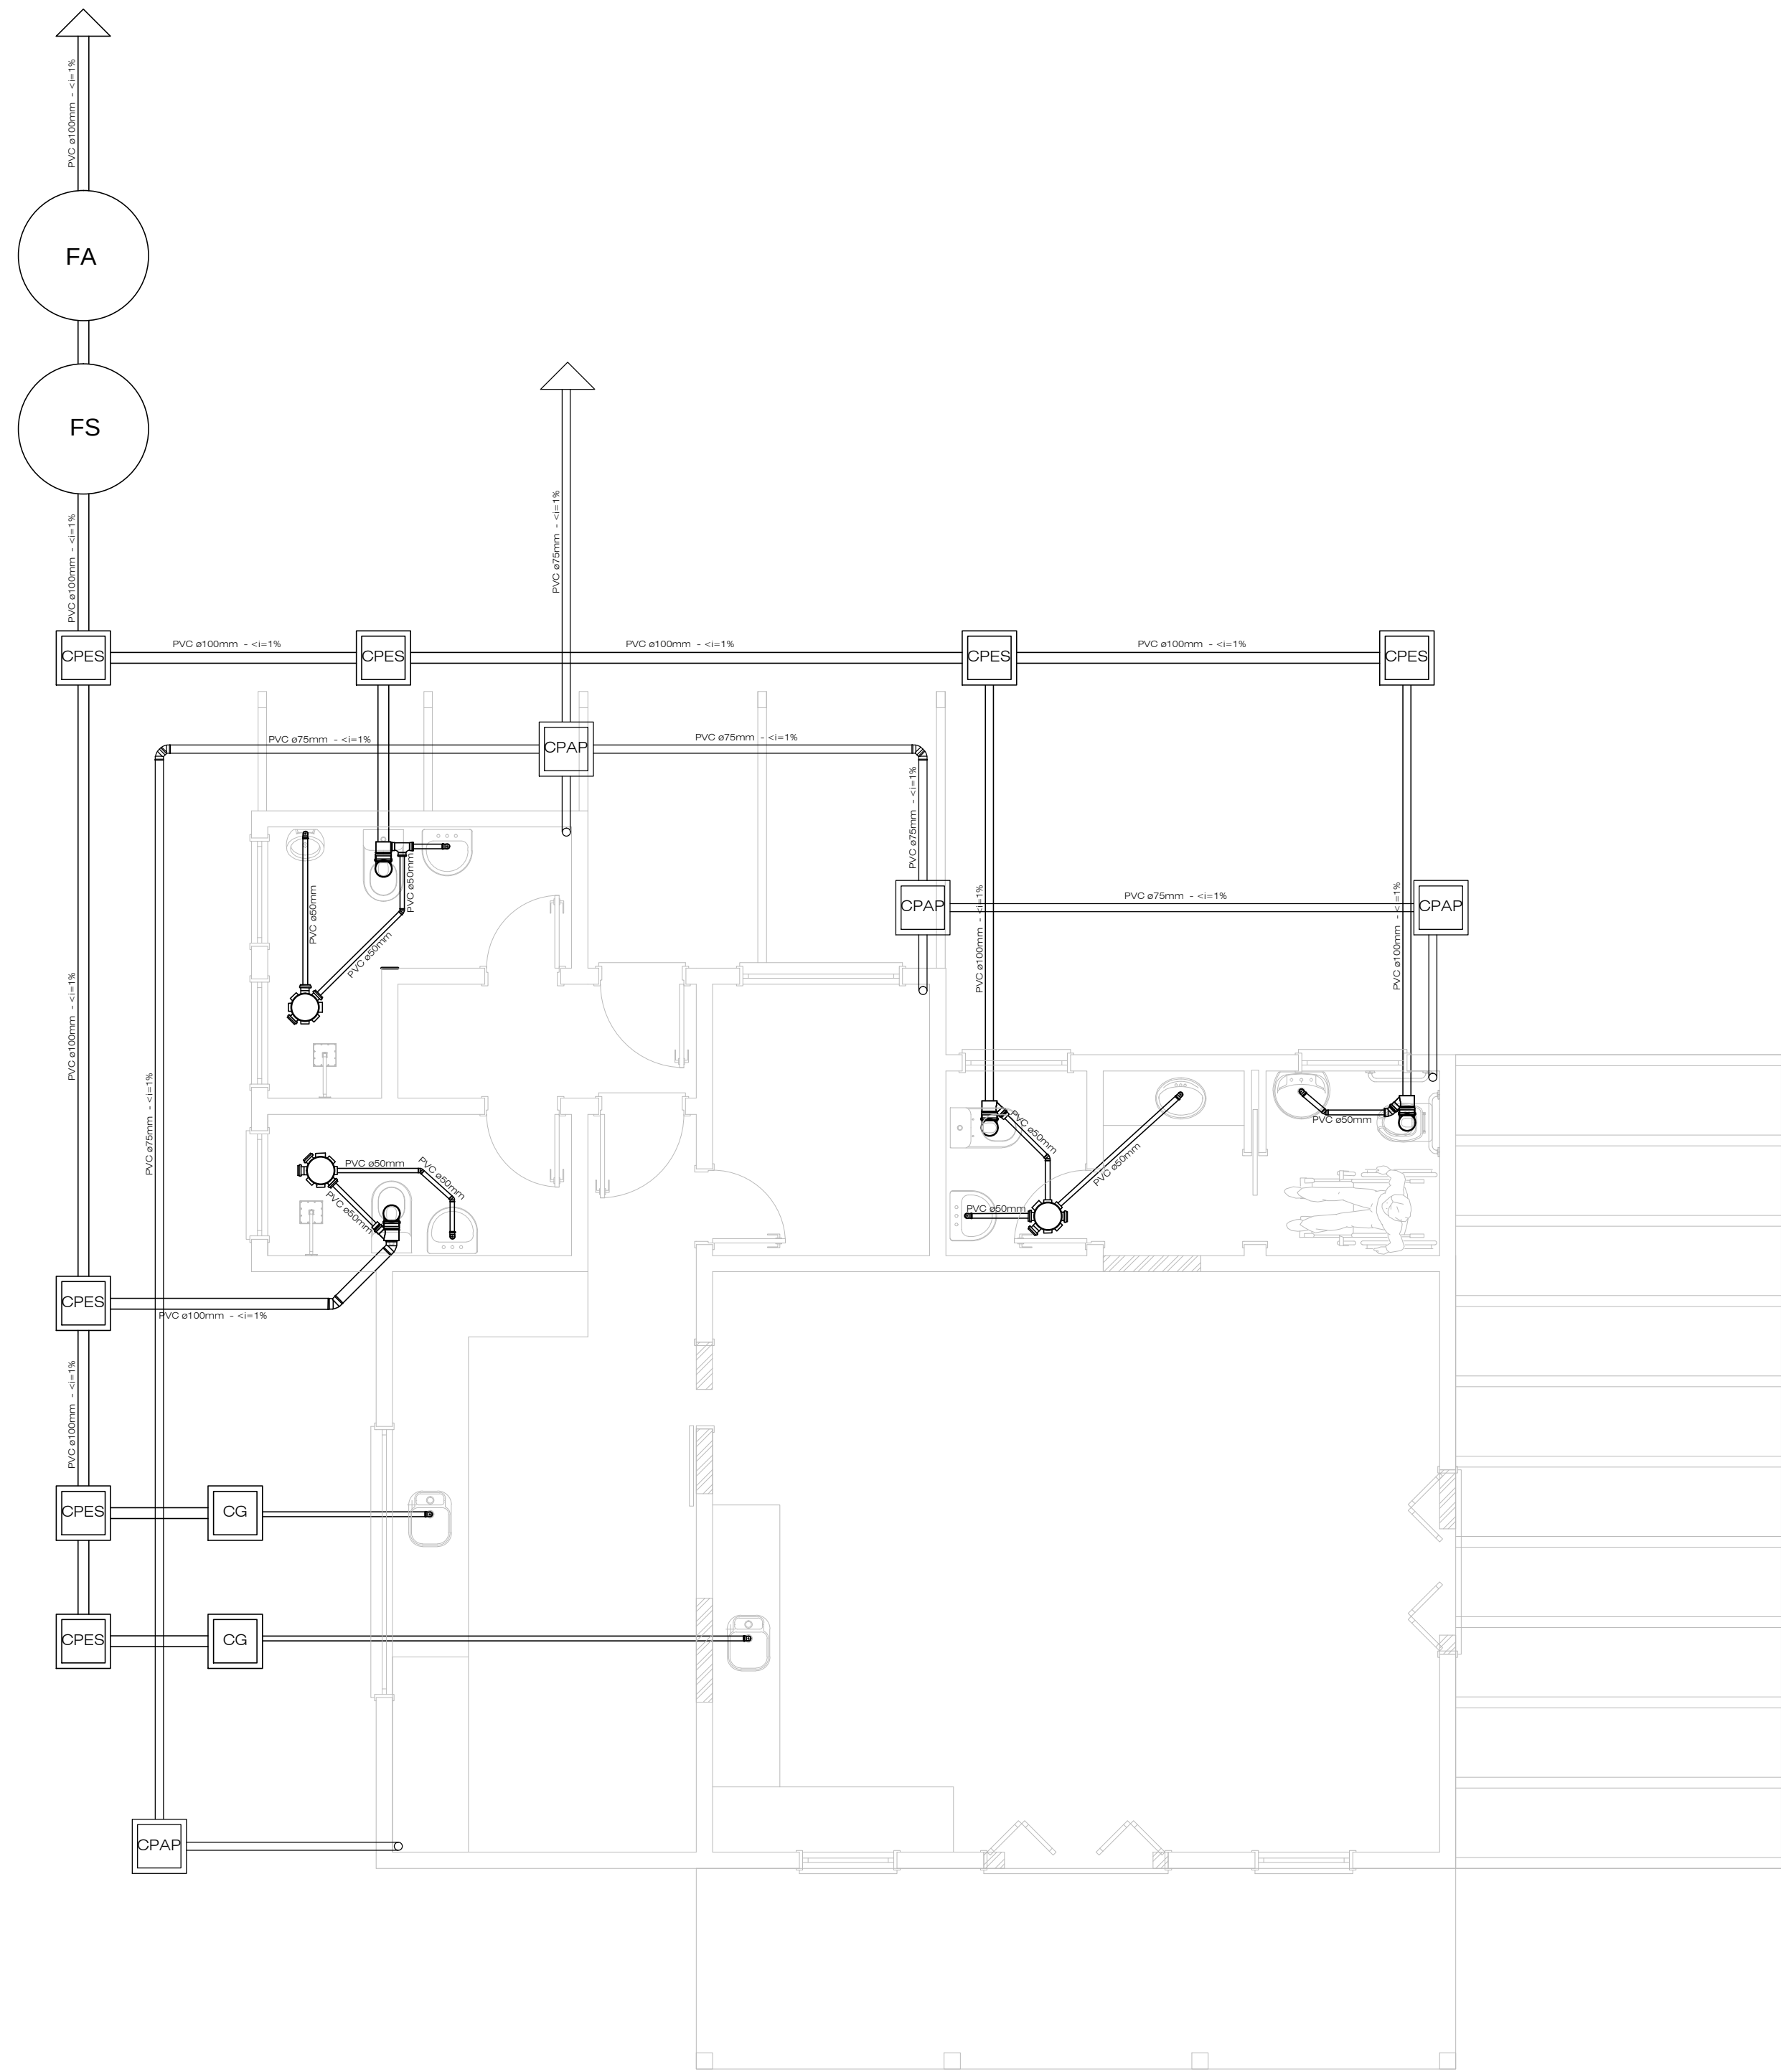

PLANTA BAIXA ESGOTO SANITÁRIO
ESCALA: 1/50

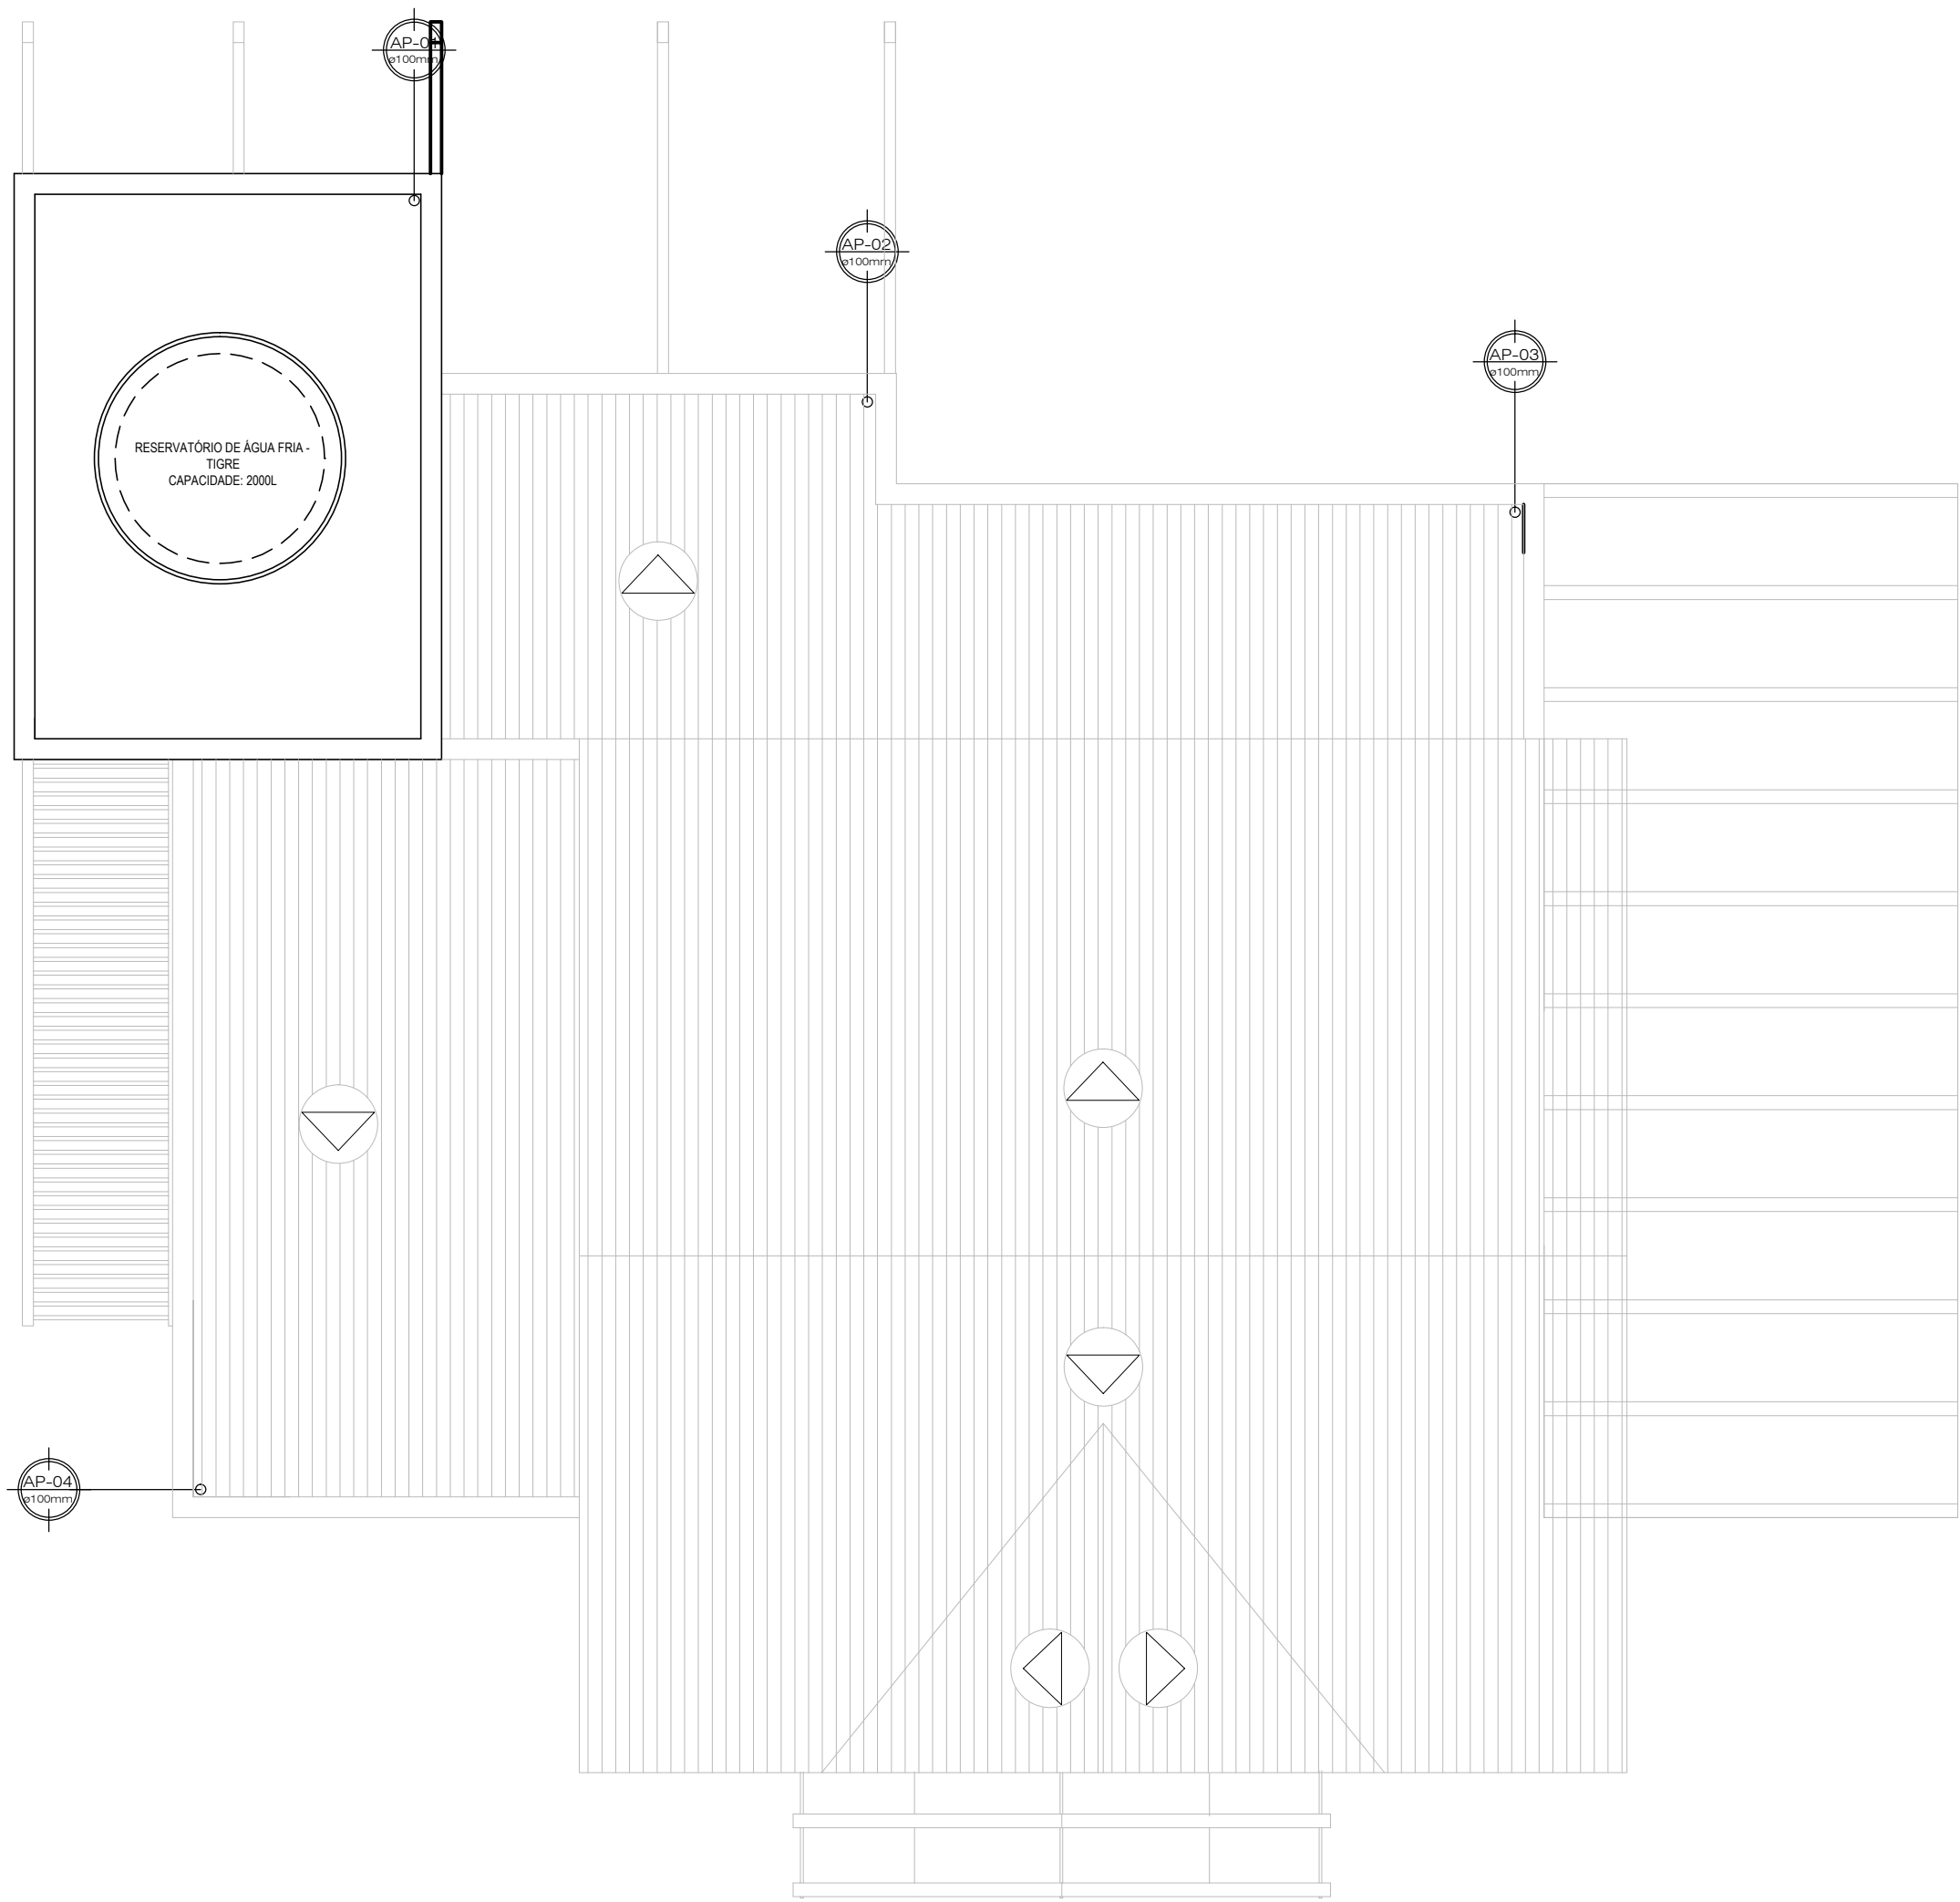

PLANTA DE COBERTURA ESGOTO SANITÁRIO
ESCALA: 1/50

LEGENDA	
	TUBO DE QUEDA
	COLUNA DE VENTILAÇÃO
	DESCIDA DE ÁGUAS PLUVIAIS

Carimbos:



PREFEITURA
DE TIMBÓ

SECRETARIA MUNICIPAL
DE PLANEJAMENTO

Obra: CAFETERIA DO PARQUE CENTRAL
REFORMA E AMPLIAÇÃO

Endereço: Rua ARACAJU
Bairro Centro - Timbó - SC

Projeto: PROJETO SANITÁRIO E PLUVIAL

Resp. Técnico Projeto:

Data:	Escala:	Área:	Prancha:
Out./2017	Indicada	160,63m²	SAN.01