


PLANTA BAIXA HIDROSSANITÁRIO
ESCALA: 1/50

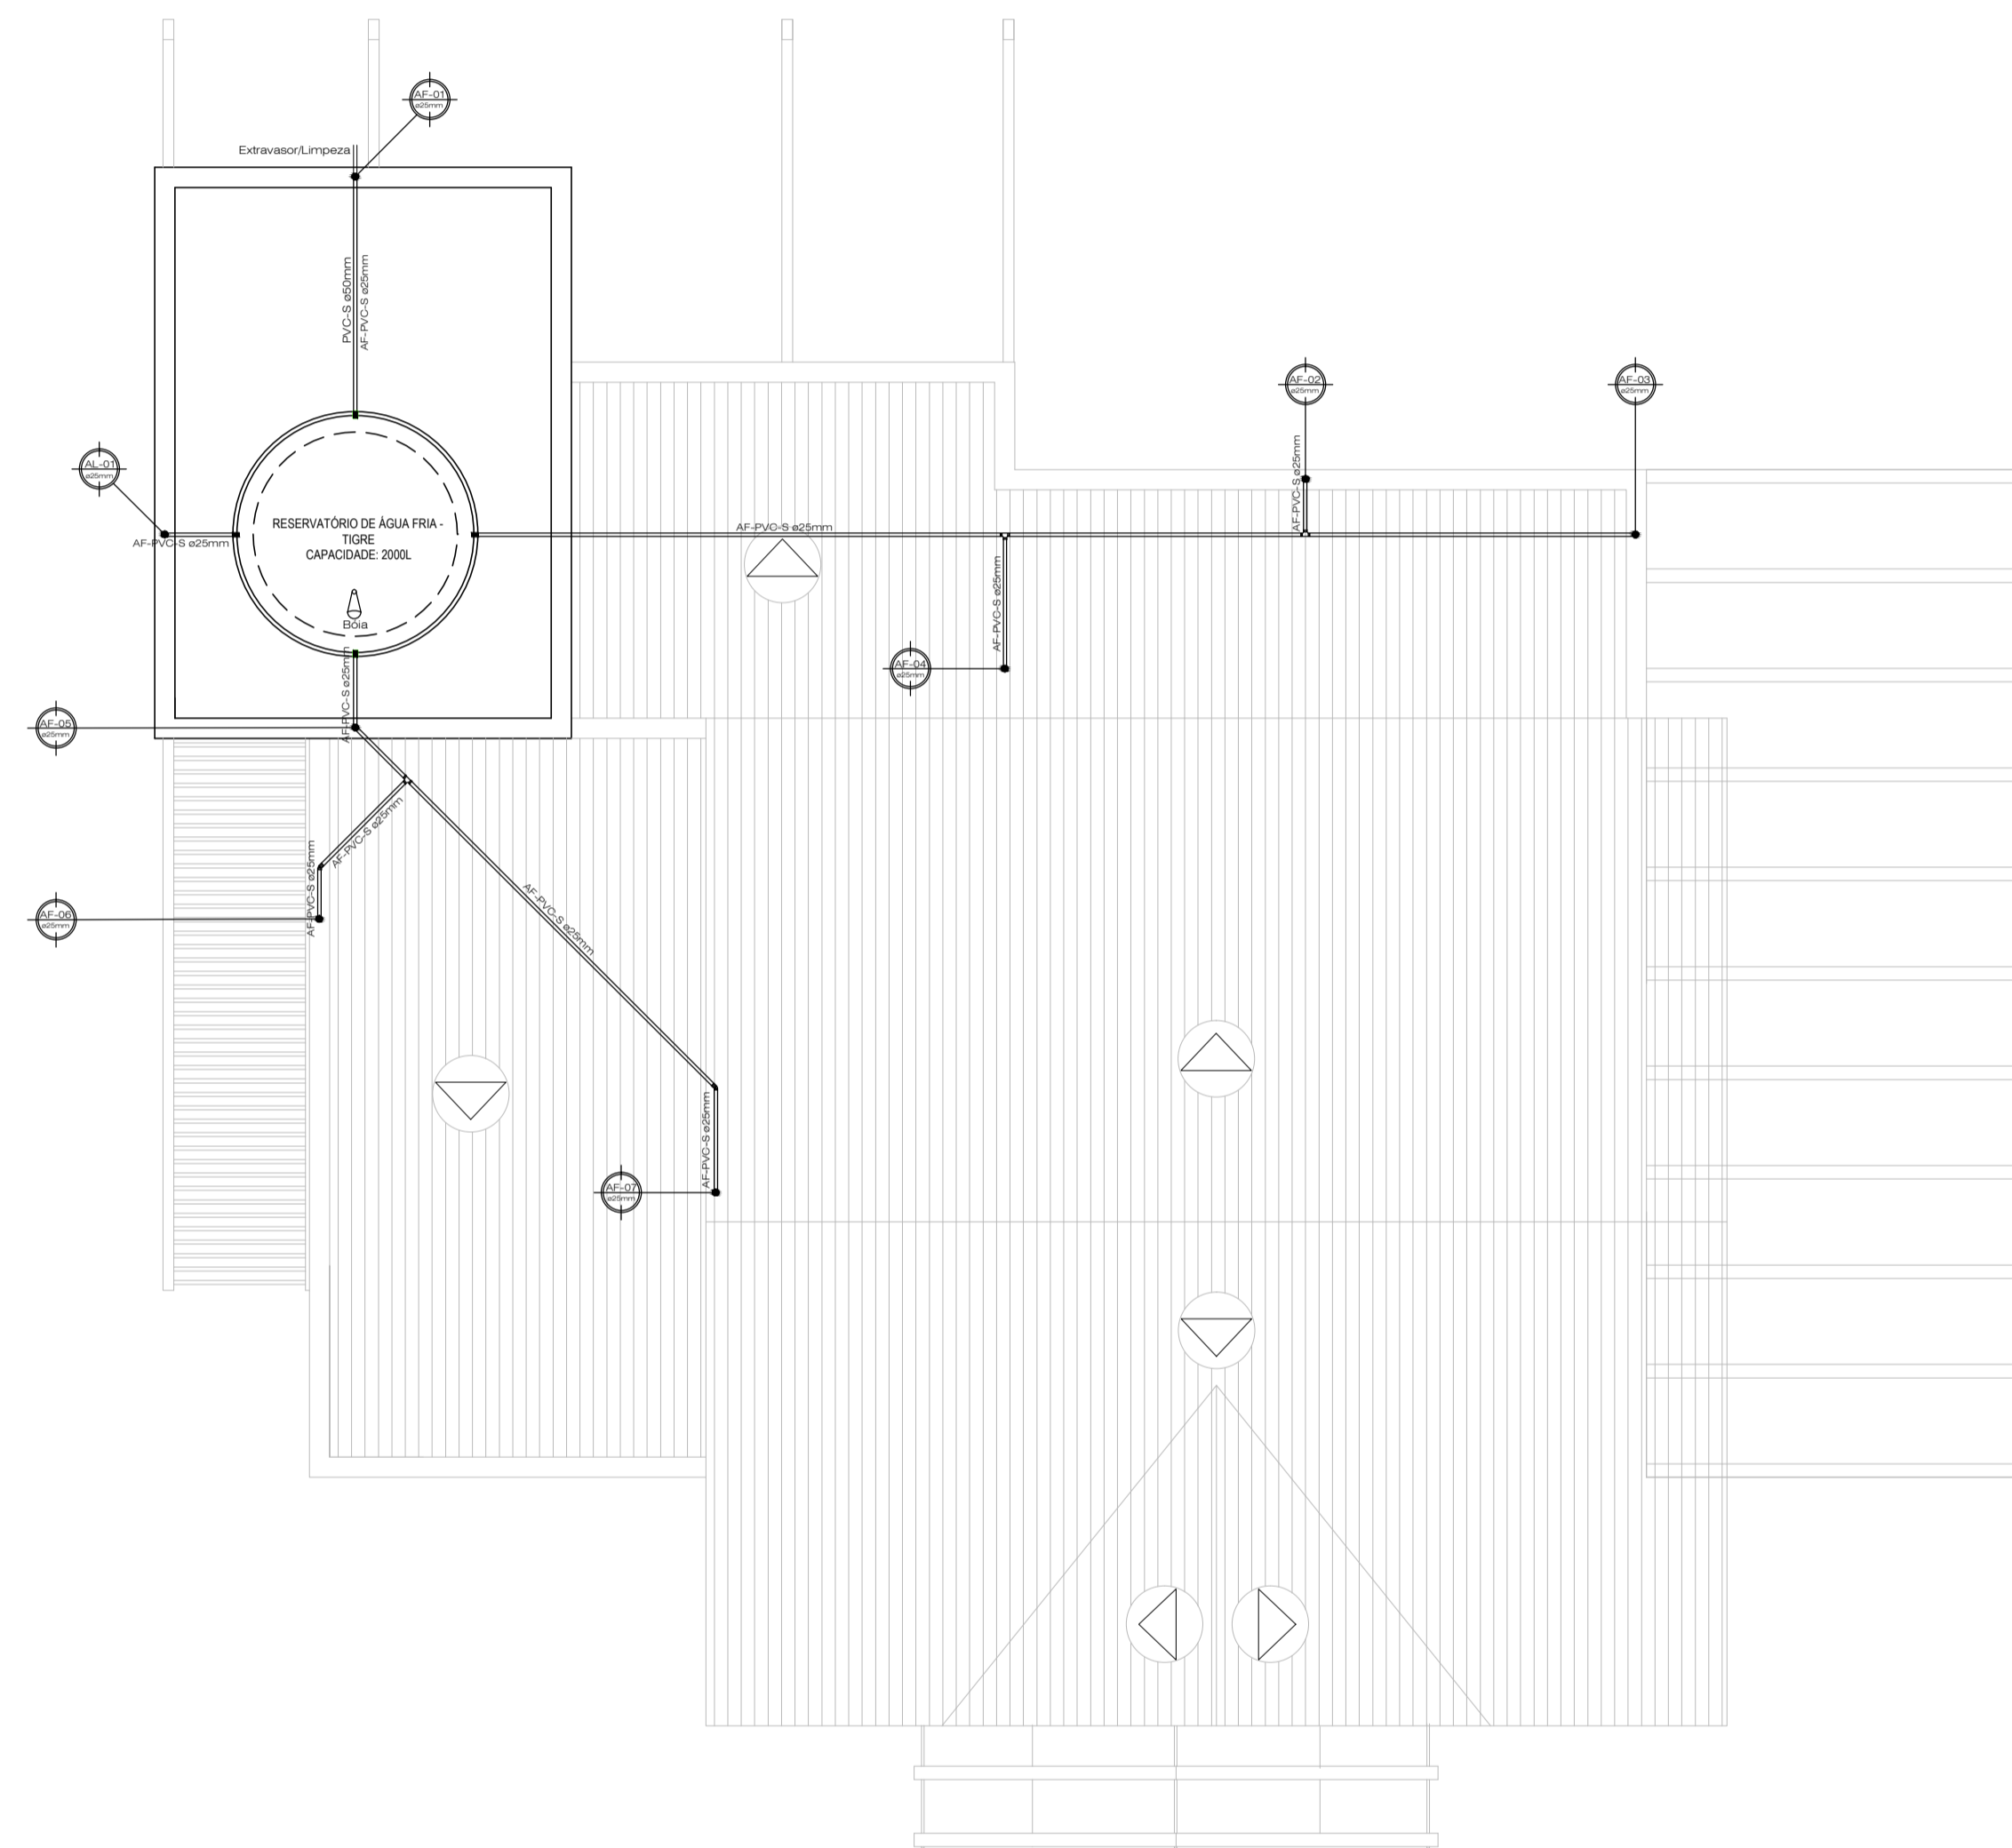

PLANTA DE COBERTURA HIDROSSANITÁRIO
ESCALA: 1/50

| LEGENDA | |
|---------|-----------------------|
| | COLUNA DE ALIMENTAÇÃO |
| | COLUNA DE ÁGUA FRIA |
| | REGISTRO DE GAVETA |

Carimbos:



**PREFEITURA
DE TIMBÓ**

**SECRETARIA MUNICIPAL
DE PLANEJAMENTO**

Obra: **CAFETERIA DO PARQUE CENTRAL
REFORMA E AMPLIAÇÃO**

Endereço: **Rua ARACAJU
Bairro Centro - Timbó - SC**

Projeto: **PROJETO HIDROSSANITÁRIO**

Resp. Técnico Projeto:

| | | | |
|-----------|----------|----------------------|---------------|
| Data: | Escala: | Área: | Prancha: |
| Out./2017 | Indicada | 160,63m ² | HID.01 |