

Escala:

1:25

HALLA 3D - Anderson Halla 07273297909  
Av. Sete de setembro - nº 50 - sala 09 - Centro - Timbó - SC

ANDERSON HALLA  
ARQUITETO E URBANISTA CAU nº 176063-7

CORPO DE BOMBEIROS MILITAR-SC  
2ª Companhia de Bombeiros Militar - TIMBÓ  
Rua Itapema - Bairro Quintino - Timbó - SC


CORPO DE BOMBEIROS MILITAR DE SANTA CATARINA

Especificação:  
PLANTA BAIXA COBOM

Prancha: 1/15 Escala: 1:25 Data: 18/05/2017

VISTA 01 INTERNO / Especificações

Puxador Gola Alumínio  
 Frentes 15 mm (Amadeirado)  
 Tamponamento 25mm (Amadeirado)  
 Nichos Decorativos

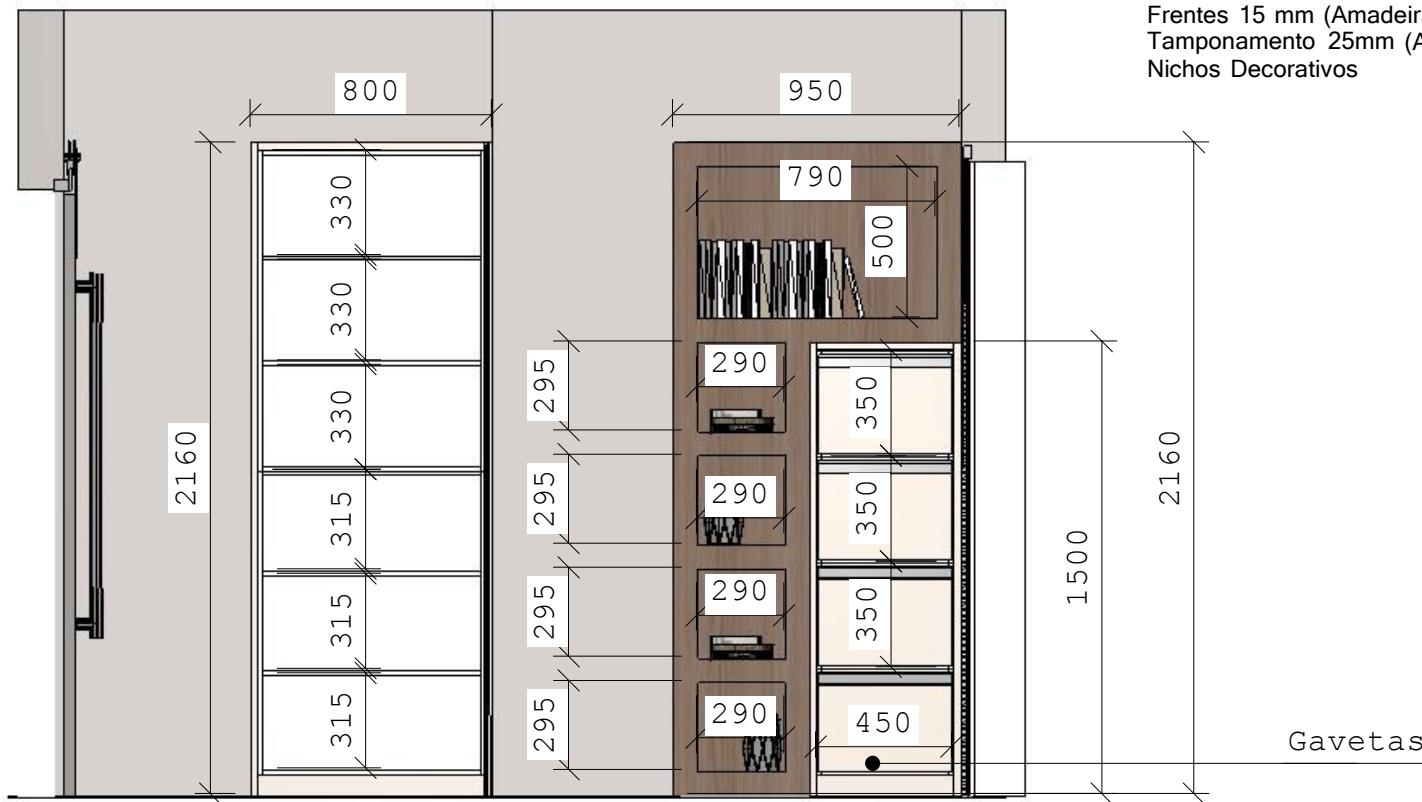

HALLA 3D - Anderson Halla 07273297909  
 Av. Sete de setembro - nº 50 - sala 09 - Centro - Timbó - SC

ANDERSON HALLA  
 ARQUITETO E URBANISTA CAU nº 176063-7

Especificação:  
**VISTA 01 INTERNO COBOM**

CORPO DE BOMBEIROS MILITAR-SC  
 2ª Companhia de Bombeiros Militar - TIMBÓ  
 Rua Itapema - Bairro Quintino - Timbó - SC

CORPO DE BOMBEIROS MILITAR DE SANTA CATARINA

Prancha: 2/15 Escala: 1:25 Data: 18/05/2017

VISTA 01 INTERNO / Especificações

Puxador Gola Alumínio  
 Frentes 15 mm (Amadeirado)  
 Tamponamento 25mm (Amadeirado)  
 Nichos Decorativos



HALLA 3D - Anderson Halla 07273297909  
 Av. Sete de setembro - nº 50 - sala 09 - Centro - Timbó - SC

ANDERSON HALLA  
 ARQUITETO E URBANISTA CAU nº 176063-7

Especificação:  
**VISTA 01 COBOM**


CORPO DE BOMBEIROS MILITAR-SC  
 2ª Companhia de Bombeiros Militar - TIMBÓ  
 Rua Itapema - Bairro Quintino - Timbó - SC

CORPO DE BOMBEIROS MILITAR DE SANTA CATARINA

Prancha: 3/15 Escala: 1:25 Data: 18/05/2017

VISTA 02 / Especificações

Puxador Gola Alumínio  
 Frentes 15 mm (Amadeirado)  
 Tamponamento 25mm (Amadeirado)  
 Nichos Decorativos

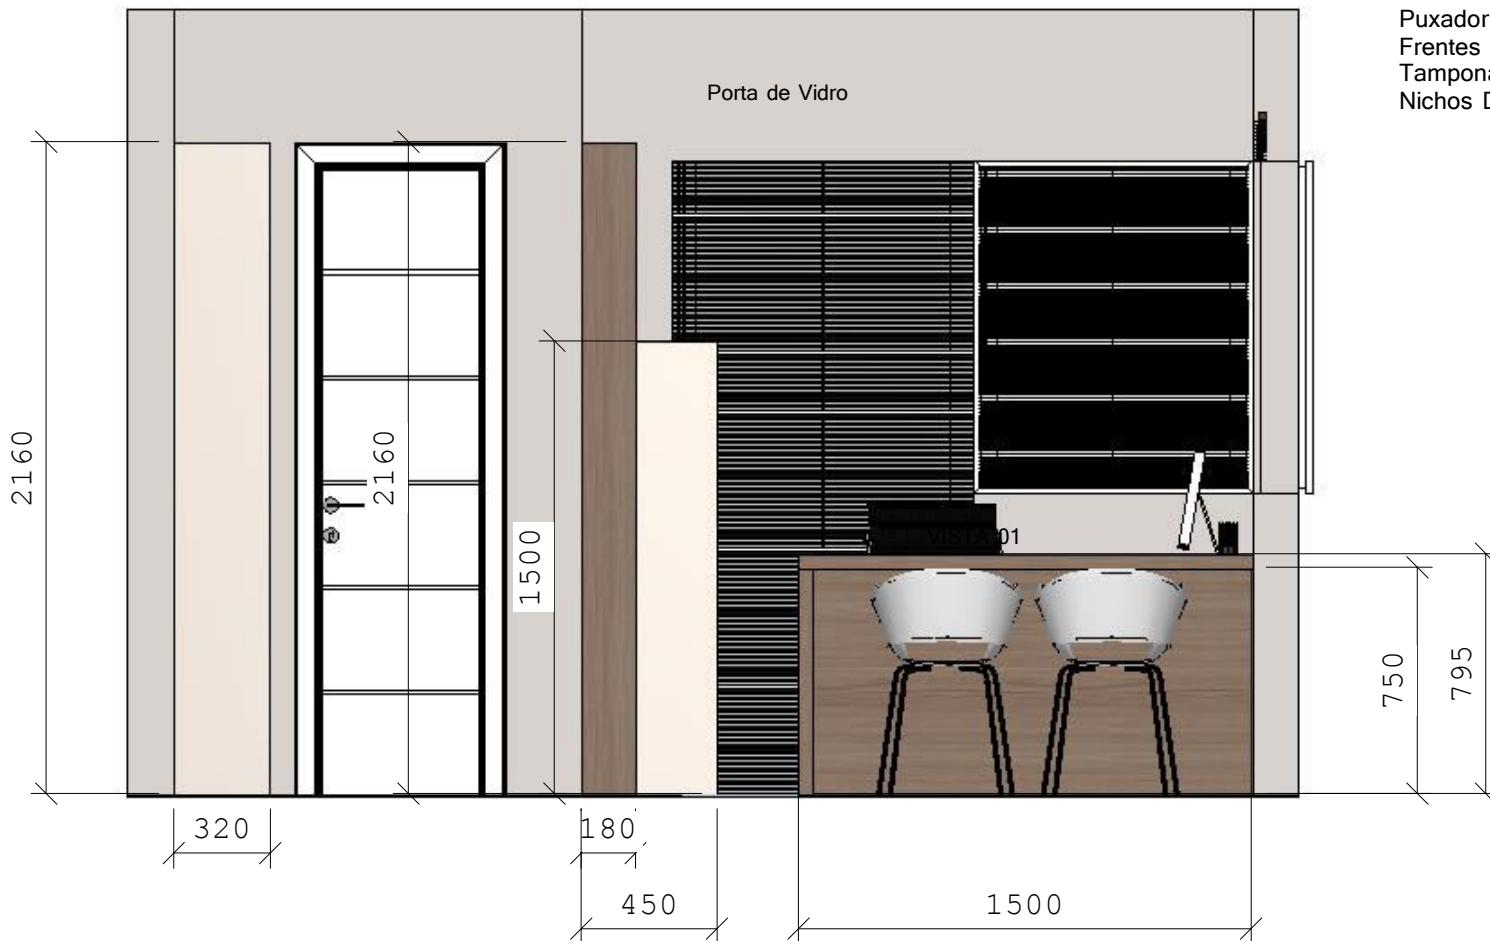

HALLA 3D - Anderson Halla 07273297909  
 Av. Sete de setembro - nº 50 - sala 09 - Centro - Timbó - SC


ANDERSON HALLA  
 ARQUITETO E URBANISTA CAU nº 176063-7

Especificação:  
**VISTA 02 COBOM**

CORPO DE BOMBEIROS MILITAR-SC  
 2ª Companhia de Bombeiros Militar - TIMBÓ  
 Rua Itapema - Bairro Quintino - Timbó - SC

CORPO DE BOMBEIROS MILITAR DE SANTA CATARINA

Prancha: 4/15 Escala: 1:25 Data: 18/05/2017

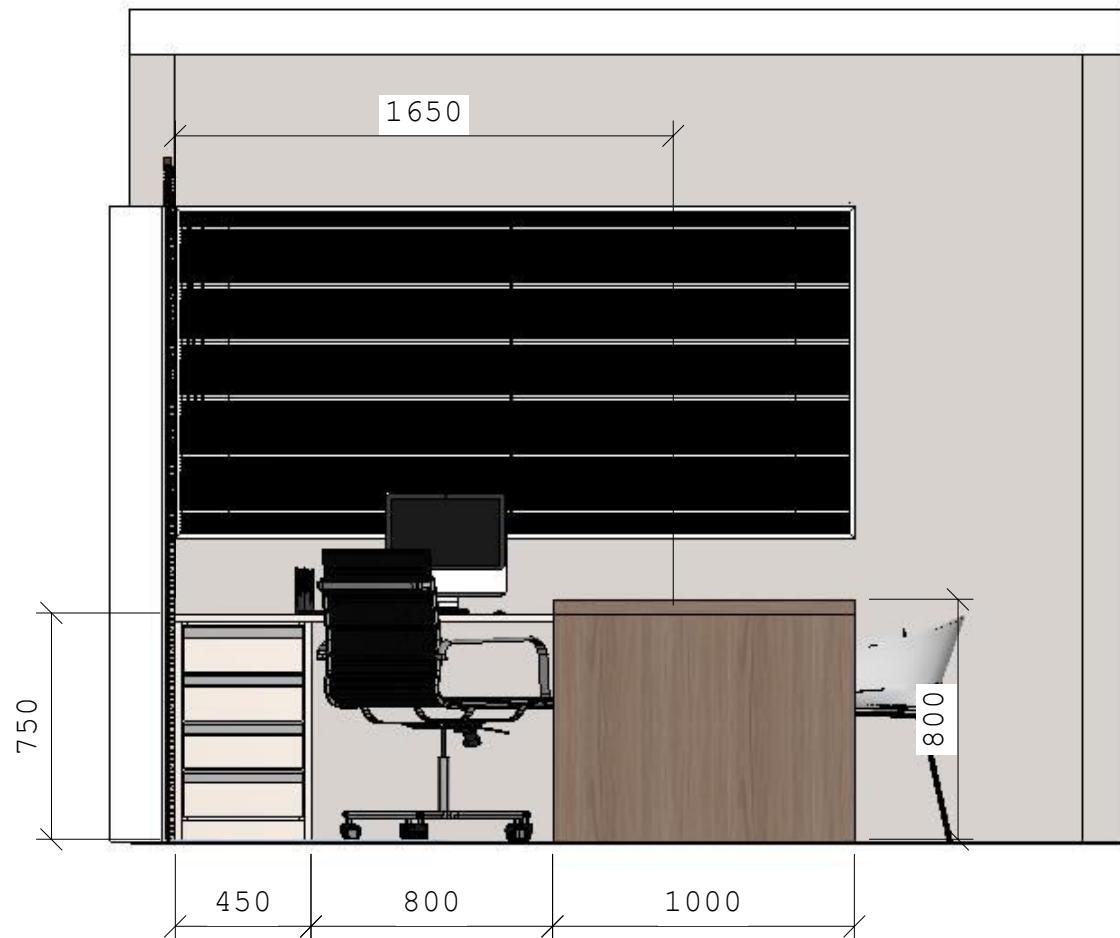

VISTA 03 INTERNO / Especificações

Puxador Gola Alumínio  
 Frentes 15 mm (Amadeirado)  
 Tamponamento 25mm (Amadeirado)  
 Tampo Mesa 45mm  
 Tampo Mesa 25mm(computador)  
 Gaveteiro com correia telescópica

HALLA 3D - Anderson Halla 07273297909  
 Av. Sete de setembro - nº 50 - sala 09 - Centro - Timbó - SC

ANDERSON HALLA  
 ARQUITETO E URBANISTA CAU nº 176063-7

Especificação:  
**VISTA 03 SALA COBOM**

CORPO DE BOMBEIROS MILITAR-SC  
 2ª Companhia de Bombeiros Militar - TIMBÓ  
 Rua Itapema - Bairro Quintino - Timbó - SC

CORPO DE BOMBEIROS MILITAR DE SANTA CATARINA

Prancha: 5/15 Escala: 1:25 Data: 18/05/2017





HALLA 3D - Anderson Halla 07273297909  
Av. Sete de setembro - nº 50 - sala 09 - Centro - Timbó - SC


ANDERSON HALLA  
ARQUITETO E URBANISTA CAU nº 176063-7

Especificação:  
RENDER COBOM 02

CORPO DE BOMBEIROS MILITAR-SC  
2ª Companhia de Bombeiros Militar - TIMBÓ  
Rua Itapema - Bairro Quintino - Timbó - SC

CORPO DE BOMBEIROS MILITAR DE SANTA CATARINA

Prancha: 7/15 Escala: SEM ESCALA Data: 18/05/2017

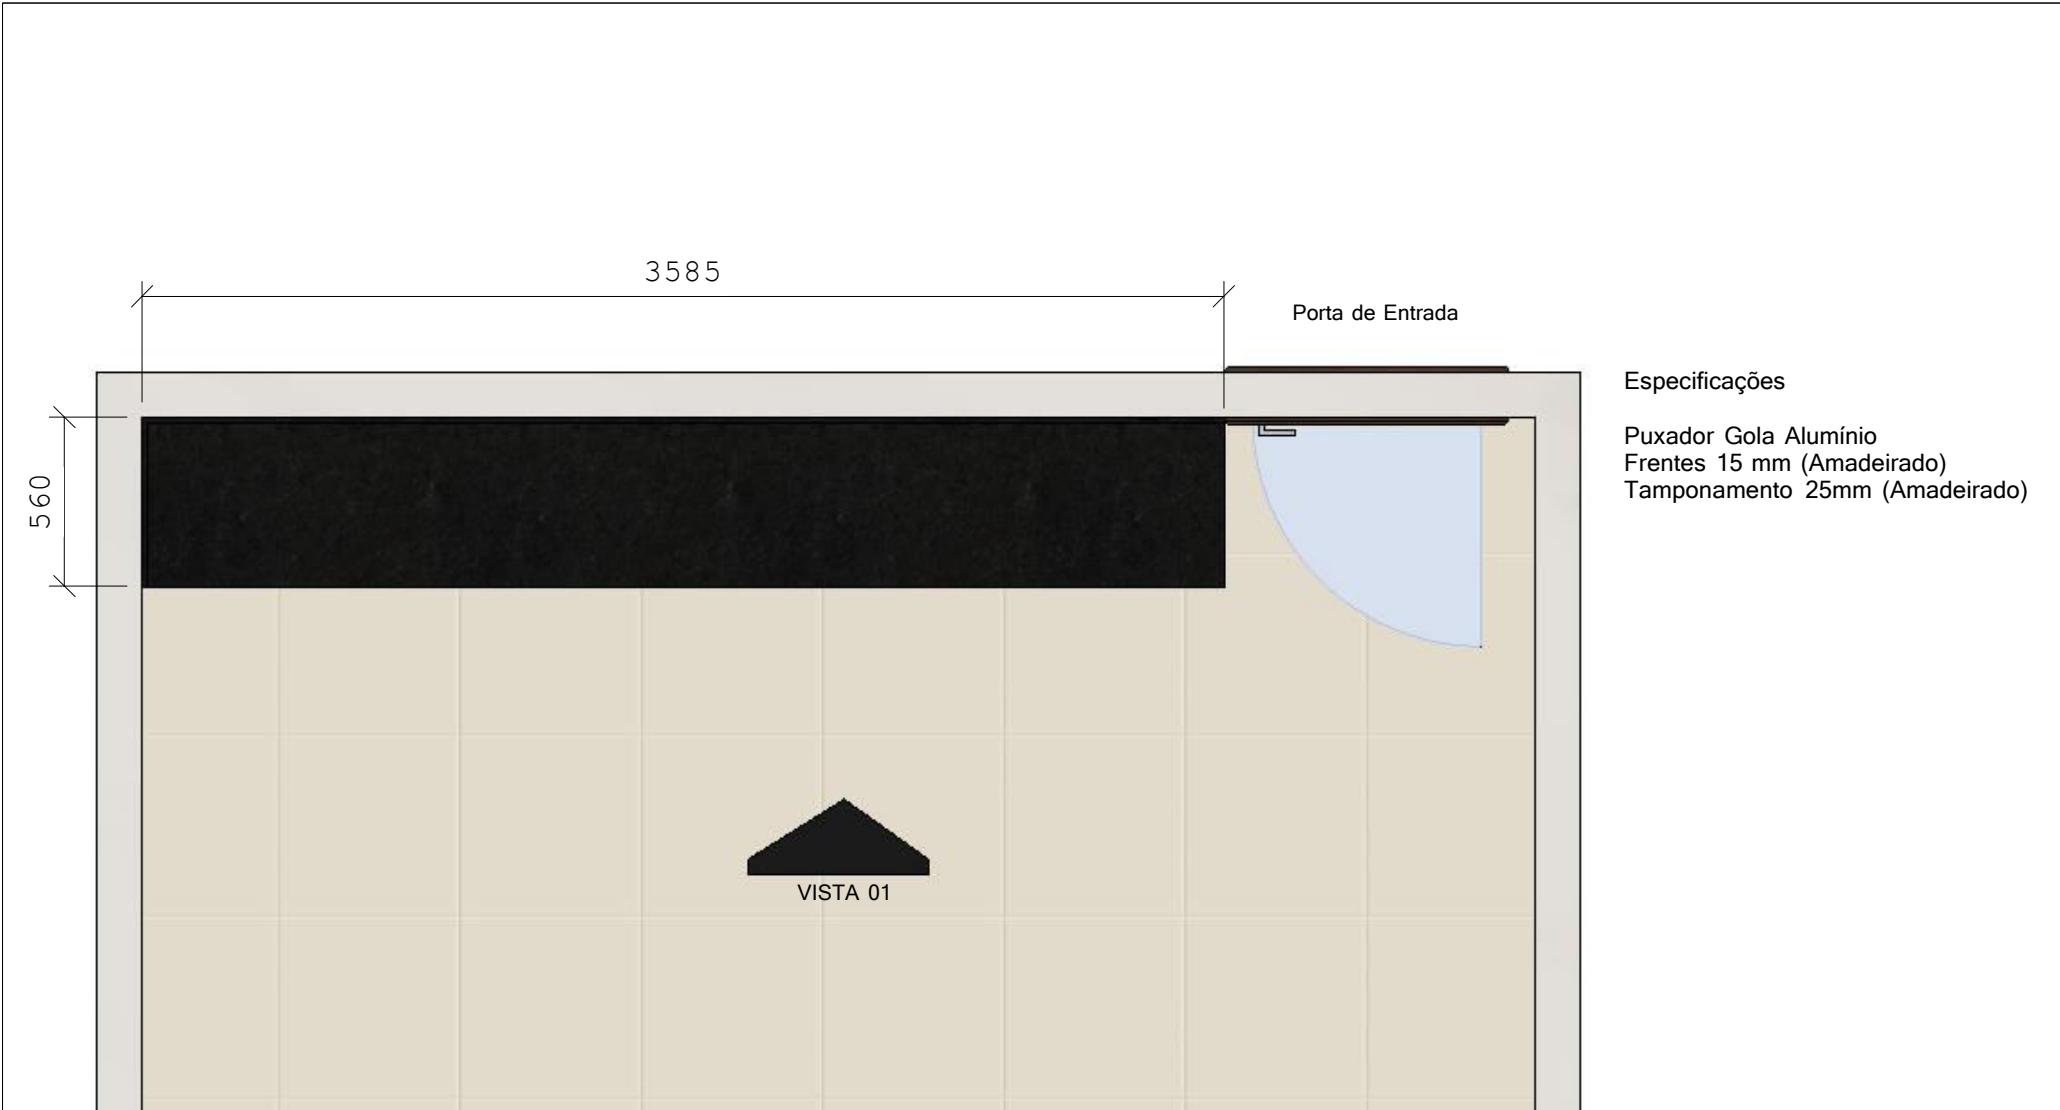

 <p>HALLA Arquitetura e Urbanismo www.hallarq.com</p>	<p>HALLA 3D - Anderson Halla 07273297909 Av. Sete de setembro - nº 50 - sala 09 - Centro - Timbó - SC</p> <p>ANDERSON HALLA ARQUITETO E URBANISTA CAU nº 176063-7</p>	<p>CORPO DE BOMBEIROS MILITAR-SC 2ª Companhia de Bombeiros Militar - TIMBÓ Rua Itapema - Bairro Quintino - Timbó - SC</p> <p>CORPO DE BOMBEIROS MILITAR DE SANTA CATARINA</p>
<p>Especificação: <b>PLANTA BAIXA REFEITÓRIO - ARMÁRIO DE APOIO</b></p>	<p>Prancha: 8/15</p>	<p>Escala: 1:25</p>



 <p>HALLA Arquitetura e Urbanismo <a href="http://www.hallarq.com">www.hallarq.com</a></p>	<p>HALLA 3D - Anderson Halla 07273297909 Av. Sete de setembro - nº 50 - sala 09 - Centro - Timbó - SC</p> <p>ANDERSON HALLA ARQUITETO E URBANISTA CAU nº 176063-7</p>	<p>CORPO DE BOMBEIROS MILITAR-SC 2ª Companhia de Bombeiros Militar - TIMBÓ Rua Itapema - Bairro Quintino - Timbó - SC</p> <p>CORPO DE BOMBEIROS MILITAR DE SANTA CATARINA</p>
<p>Especificação: <b>VISTA 01 REFEITÓRIO - ARMÁRIO DE APOIO</b></p>	<p>Prancha: 9/15</p>	<p>Escala: 1:25</p>



HALLA 3D - Anderson Halla 07273297909  
Av. Sete de setembro - nº 50 - sala 09 - Centro - Timbó - SC

ANDERSON HALLA  
ARQUITETO E URBANISTA CAU nº 176063-7

Especificação:  
**RENDER 01 REFEITÓRIO - ARMÁRIO DE APOIO**

CORPO DE BOMBEIROS MILITAR-SC  
2ª Companhia de Bombeiros Militar - TIMBÓ  
Rua Itapema - Bairro Quintino - Timbó - SC

CORPO DE BOMBEIROS MILITAR DE SANTA CATARINA

Prancha: 10/15 Escala: SEM ESCALA Data: 18/05/2017



Escala:

1:25

HALLA 3D - Anderson Halla 07273297909  
Av. Sete de setembro - nº 50 - sala 09 - Centro - Timbó - SC

ANDERSON HALLA  
ARQUITETO E URBANISTA CAU nº 176063-7

CORPO DE BOMBEIROS MILITAR-SC  
2ª Companhia de Bombeiros Militar - TIMBÓ  
Rua Itapema - Bairro Quintino - Timbó - SC

CORPO DE BOMBEIROS MILITAR DE SANTA CATARINA

Especificação:  
RENDER 02 REFEITÓRIO - ARMÁRIO DE APOIO

Prancha: 11/15 Escala: SEM ESCALA Data: 18/05/2017