



LEGENDA
RS - RALO SIFONADO
CI - CAIXA DE INSPEÇÃO
RG - REGISTRO DE GAVETA

CÁLCULO DA FOSSA
 $C = 50$ $L_f = 0,20$ $N = 50$ $K = 0,65$ $T = 1$
 $V = 1000 + 50(50 \times 1 + 65 \times 0,2)$
 $V = 1000 + 2500 + 650$
 $V = 4.150L - 4.15m^3$
TAMANHO DA FOSSA
LARGURA = 1,20m
COMPRIMENTO = 2,40m
PROFUNDIDADE = 1,50m


CÁLCULO DO FILTRO
 $V = 1,6 \times 50 \times 50 \times 1$
 $V = 4.000L = 4,0m^3$
TAMANHO DO FILTRO
COMPRIMENTO = 2,80m
LARGURA = 1,20m
PROFUNDIDADE = 1,20m

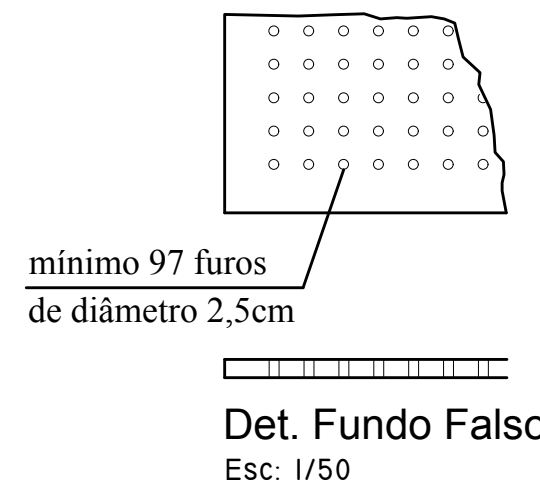


FOSSA 01

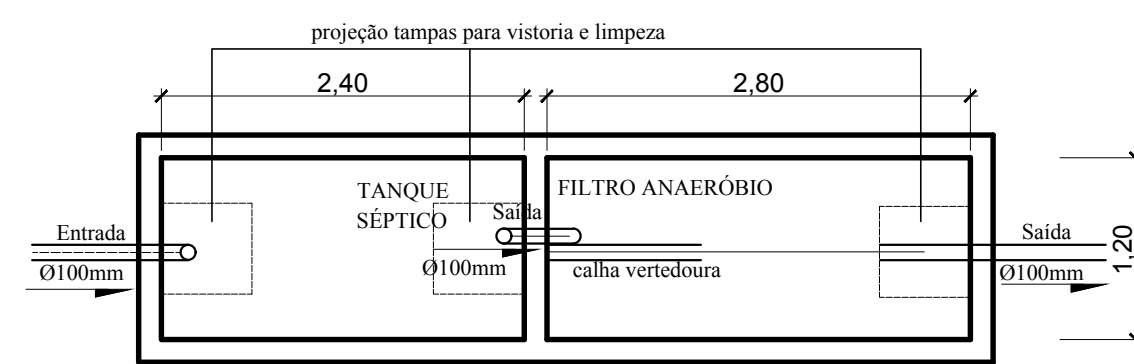


PLANTA BAIXA Esc. 1/20

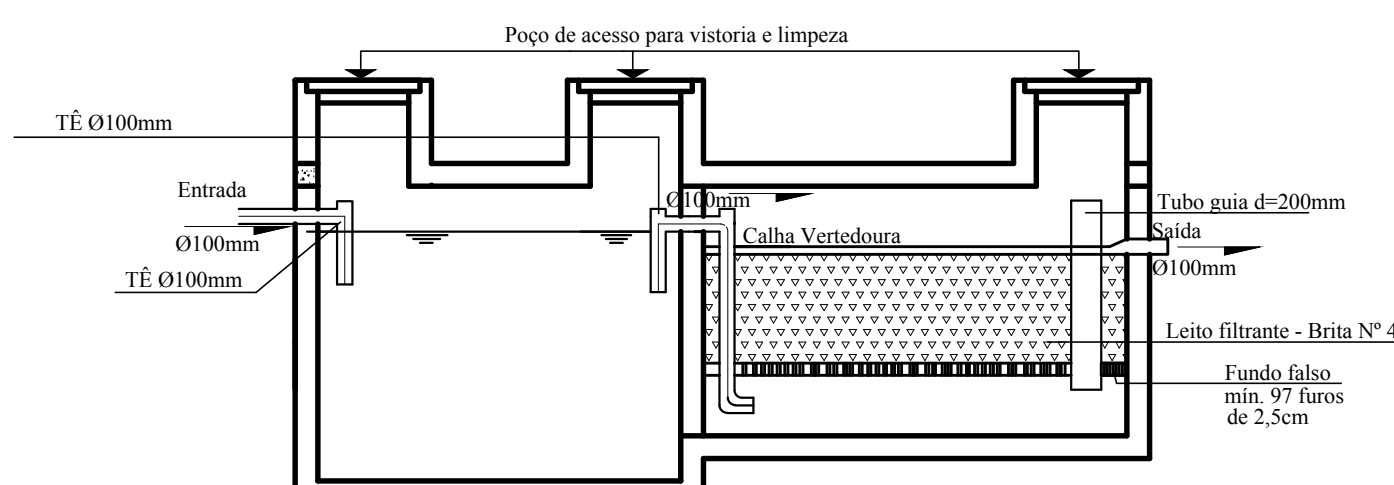


CORTE Esc. 1/20

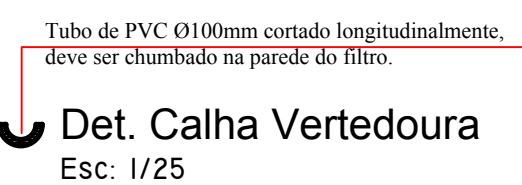

FOSSA 02

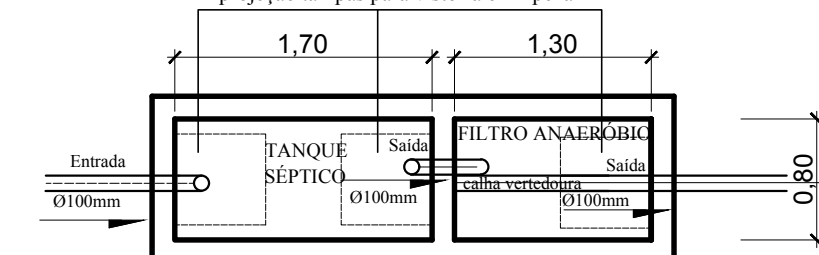


PLANTA BAIXA Esc. 1/20

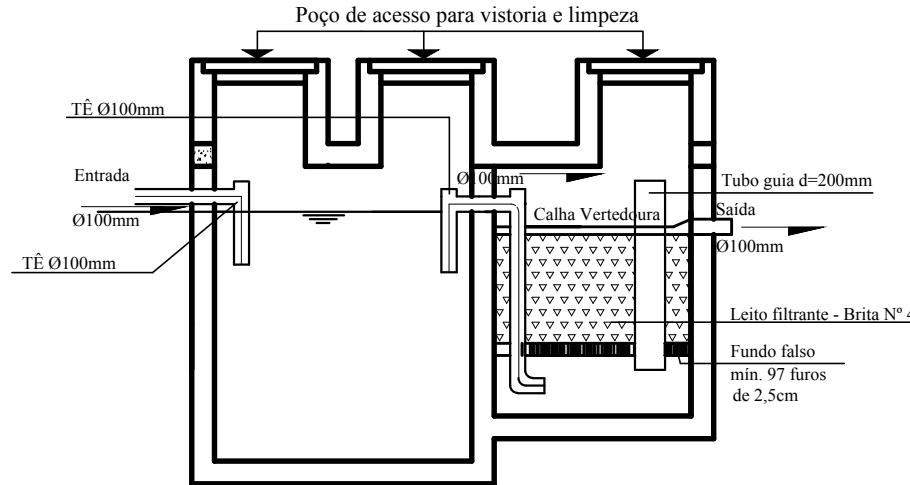

CÁLCULO DA FOSSA
 $C = 50$ $L_f = 0,20$ $N = 15$ $K = 0,65$ $T = 1$
 $V = 1000 + 15(50 \times 1 + 65 \times 0,2)$
 $V = 1000 + 750 + 195$
 $V = 1.945L - 1,95m^3$
TAMANHO DA FOSSA
LARGURA = 0,80m
COMPRIMENTO = 1,70m
PROFUNDIDADE = 1,50m

CÁLCULO DO FILTRO
 $V = 1,6 \times 15 \times 50 \times 1$
 $V = 1.200L = 1,2m^3$
TAMANHO DO FILTRO
COMPRIMENTO = 1,30m
LARGURA = 0,80m
PROFUNDIDADE = 1,20m

Carimbos:

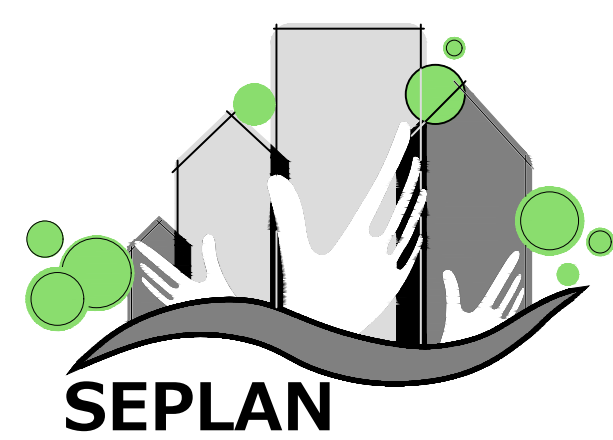

PREFEITURA
DE TIMBÓ

SECRETARIA MUNICIPAL
DE PLANEJAMENTO

Obra: NEI SONHO DE CRIANÇA
Ampliação de Alvenaria e Reforma

Endereço: Rua Itapema
Bairro Quintino - Timbó - SC

Projeto: SANITÁRIO

Resp. Técnico Projeto:

Data: JUN./2018 Escala: 1/75 Área: 52,47m² Prancha: SAN.01