


PLANTA BAIXA P.M.T 1 - 2º PAVIMENTO - ESCALA: 1:75

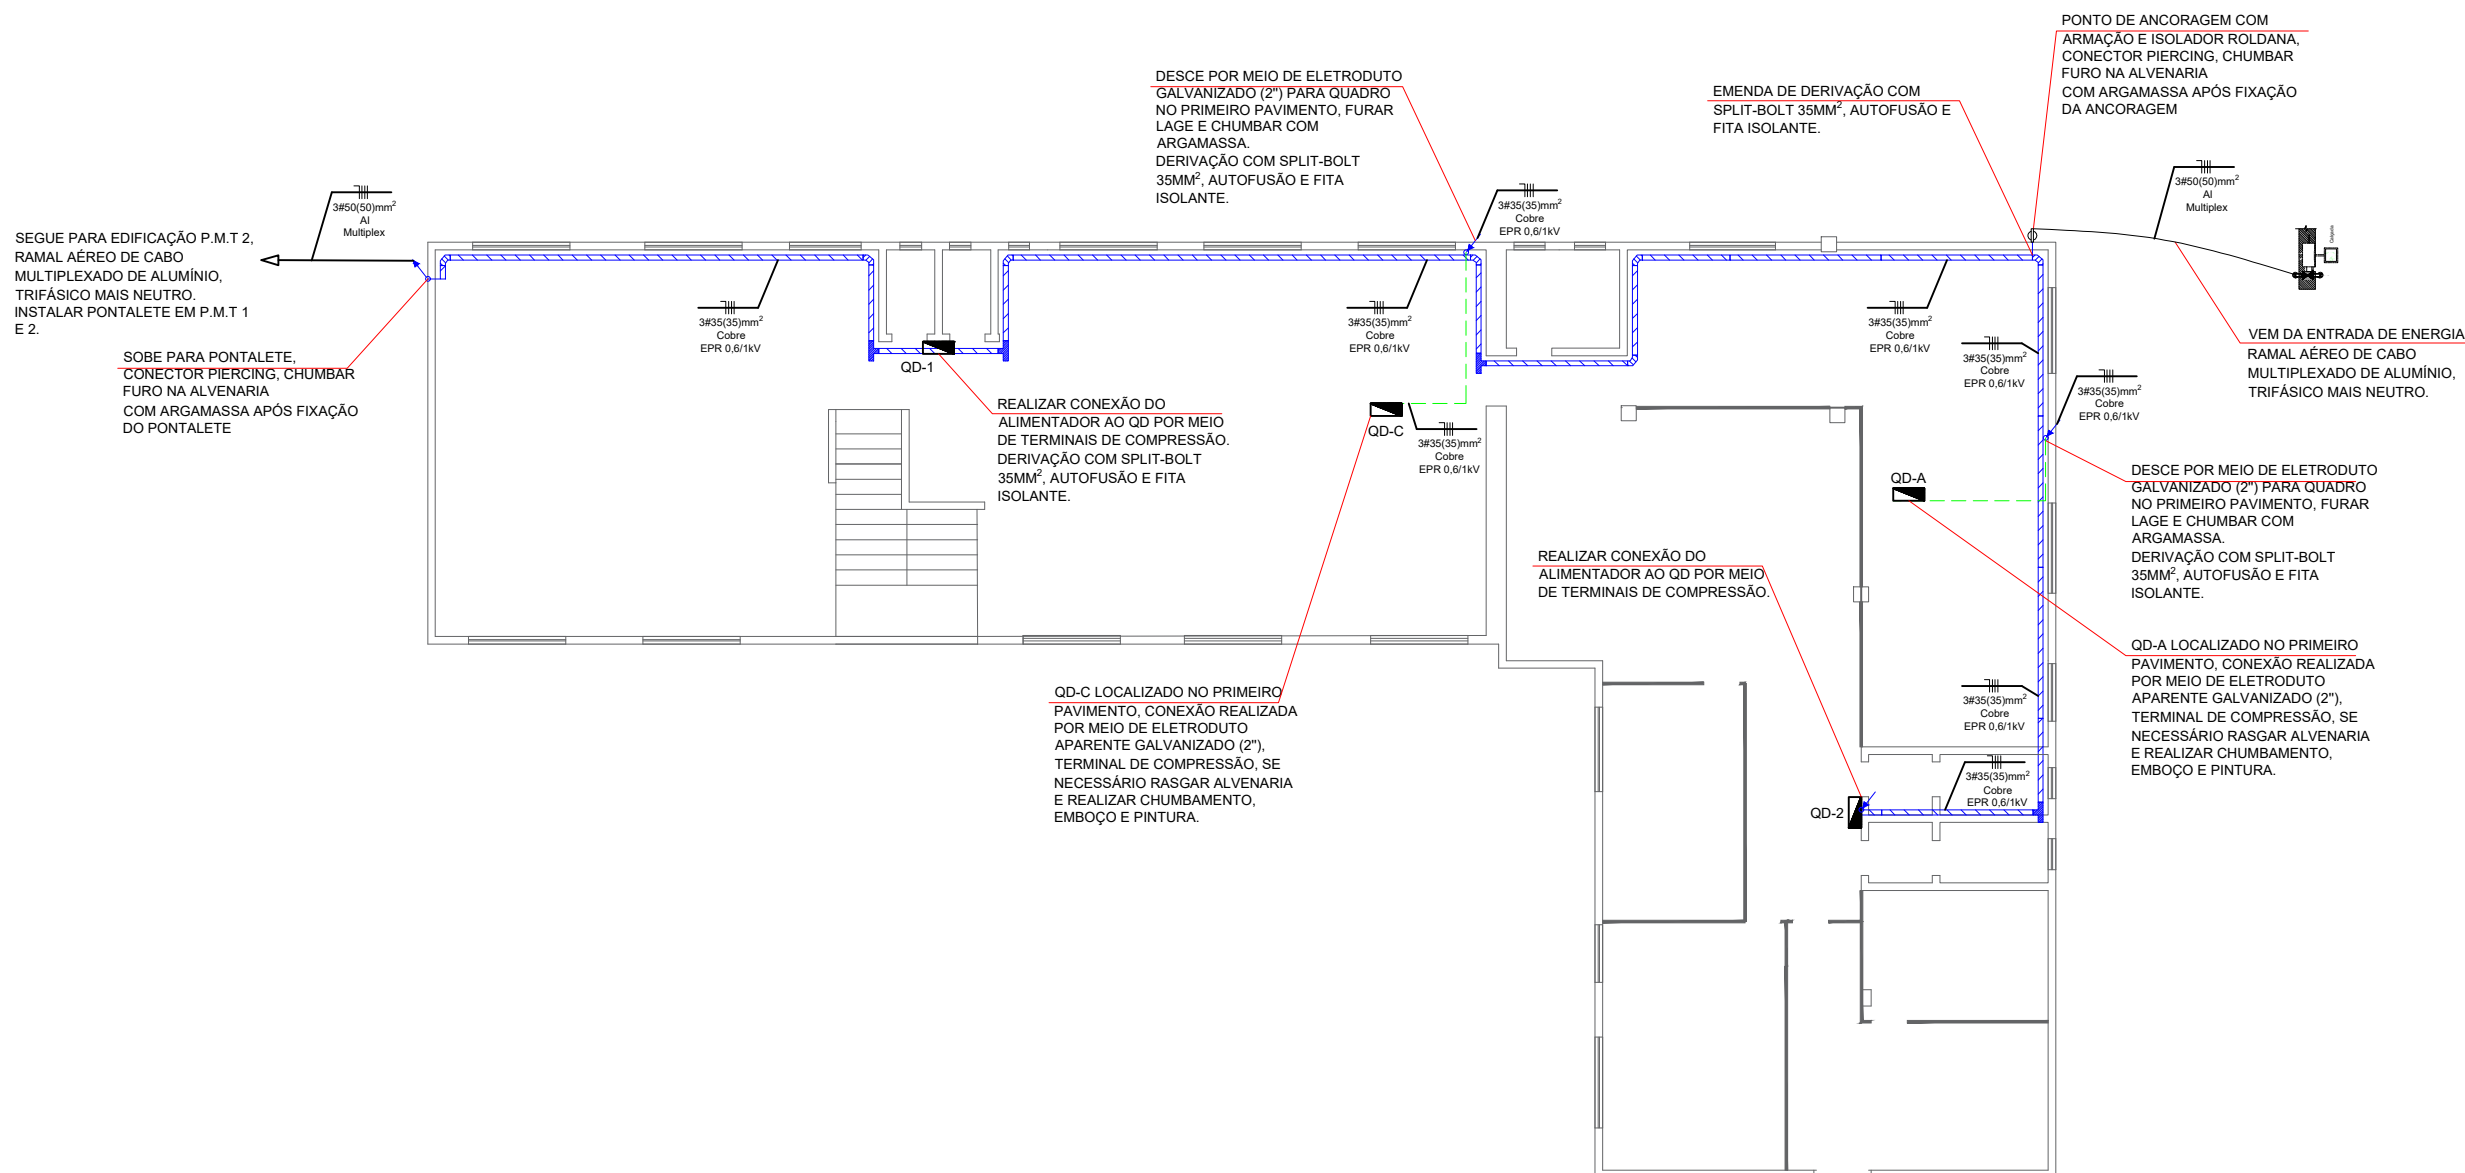


NOTAS

1. TODOS OS CIRCUITOS TERMINAIS, DERIVADOS DO QUADRO DE DISTRIBUIÇÃO DEVERÃO TER ISOLAMENTO 450/750V, ANTICÂMERA SEÇÃO MÍNIMA DE 1,5MM² PARA CIRCUITOS DE ILUMINAÇÃO E 2,5MM² PARA CIRCUITOS DE FORÇA.
2. TODAS AS PARTES METÁLICAS NÃO CONDUTORAS, INCLUINDO ELETROCALHAS, DEVERÃO SER ATERRADAS COM CABO DE COBRE DA MESMA BITOLA DA FASE NA COR VERDE.
3. OS CONDUTORES NÃO ESPECIFICADOS SERÃO DE DIÂMETRO IGUAL A 3/4".
4. OS CONDUTORES PARA BAIXA TENSÃO DEVERÃO TER AS SEGUINTES CORES:
FASE COR "PRETO", "VERMELHO" E "CINZA";
NEUTRO COR "AZUL CLARO";
RETORNO COR "BRANCO";
TERRELA COR "VERDE".
5. CONDUTORES ELÉTRICOS COM ISOLAÇÃO NAS CORES AZUL, VERDE E VERDE/AMARELO NÃO PODERÃO SER UTILIZADOS PARA QUALQUER OUTRA FINALIDADE QUE NÃO SEJAM AS DESCRITAS ACIMA. EM NENHUM TRECHO DA INSTALAÇÃO PODERÃO SER UTILIZADOS CONDUTORES NA COR AMARELA.
6. TODOS OS DUTOS QUE NÃO ESTIVEREM SENDO UTILIZADOS DEVERÃO SER TAMPADOS NAS SUAS EXTREMIDADES PARA EVITAR A ENTRADA DE ANIMAIS E OBJETOS OBSTRUINDO A PASSAGEM DO CABO.
7. TODAS AS EMENDAS DEVERÃO SER FEITAS EM CAIXAS DE PASSAGEM, COM FITA ISOLANTE. B. DEVERÁ SER PREVISTO ARAME GUA EM TODA TRAJETÓRIA.
8. PARA COMPLEMENTAÇÃO DO PROJETO VER MEMORIAL DESCRITIVO.
9. 10. TODA A INSTALAÇÃO ELÉTRICA DEVERÁ ATENDER OS REQUISITOS DAS NORMAS NR-10 E NBR-5410.
11. QUANDO NÃO INDICADO OS CABOS SERÃO 450/750V DE 2,5MM² E OS ELETRODUTOS DE 3/4".


SIMBOLOGIA

	DISPOSITIVO FÍSICO POR MURO		CONSTRUIR
	OPERAÇÕES QUE SEJÃO ATENDIDAS PELA NOVA ENTRADA DE ENERGIA		POSTE PARTICULAR
	REMOVER - DEMOLIR		MURETA COM QUADRO DE MEDIÇÃO
	ELETRÓDUTO GALVANIZADO 2" APARENTE A INSTALAR		ELETRICALHA PERIFERICA SEM TAMPA OU BORDA EXISTENTE
	TRILHO HORIZONTAL PARA ELETRICALHA EXISTENTE		DESGAR DO SOLO, ELETRÓDUTO
	QUADRO DE DISTRIBUIÇÃO ELÉTRICA		FIAPAO, NEUTRO, FASES E TERRA

PLANTA DE SITUAÇÃO - ESCALA: S/E

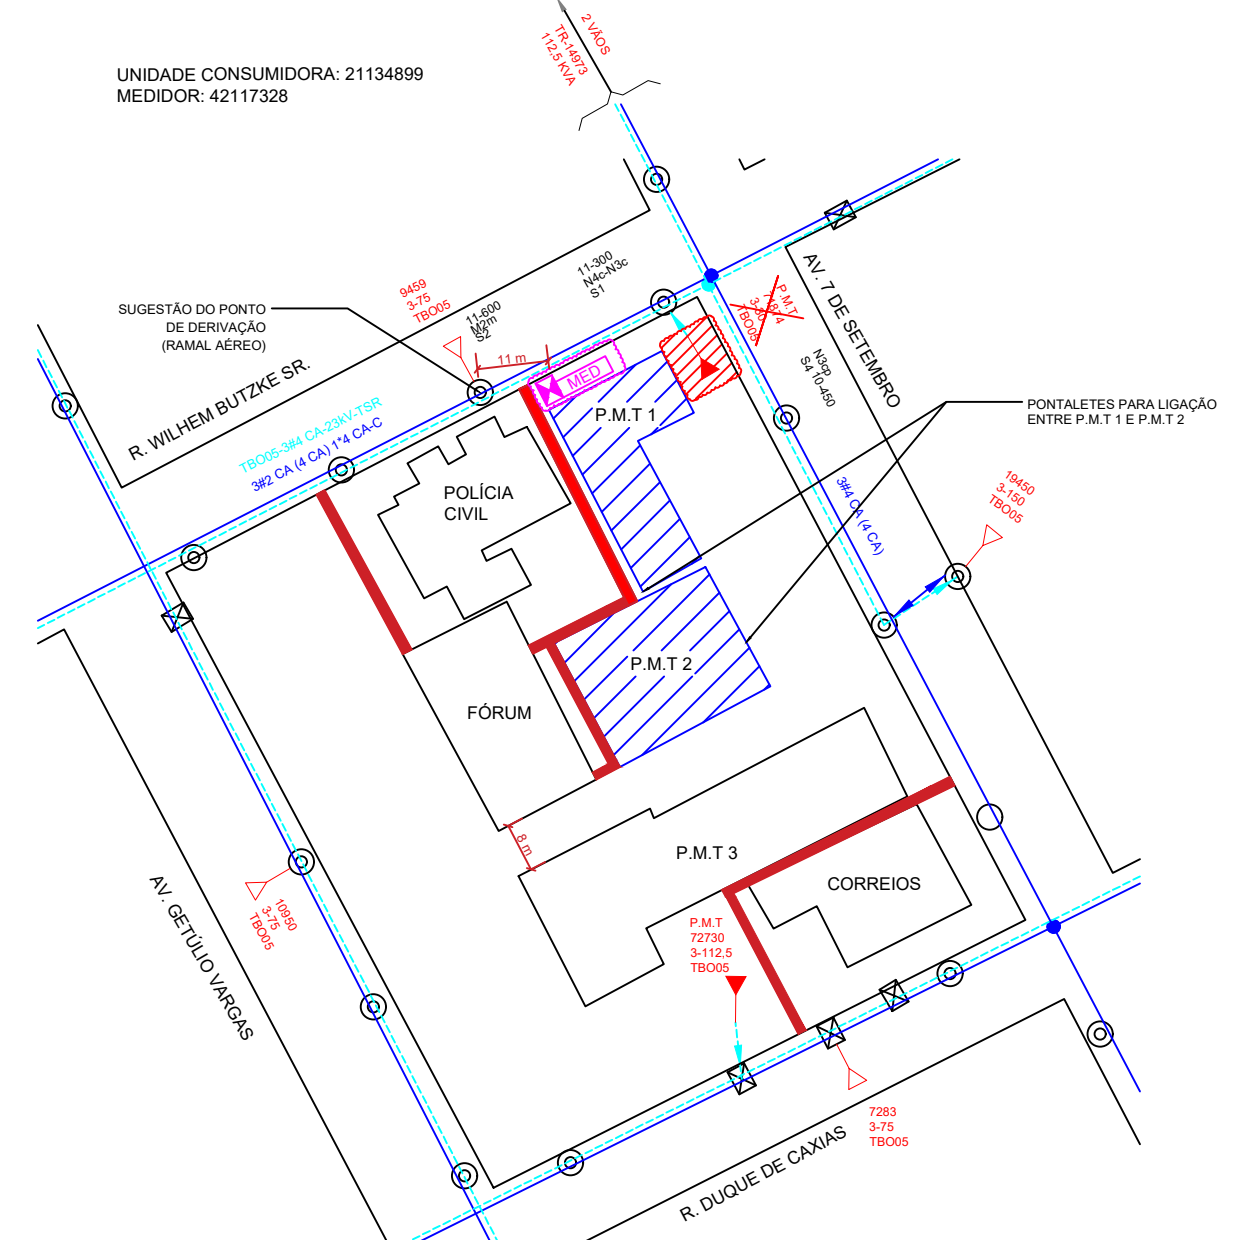UNIDADE CONSUMIDORA: 21134899
MEDIDOR: 42117328

Pontalete de Aço Carbono

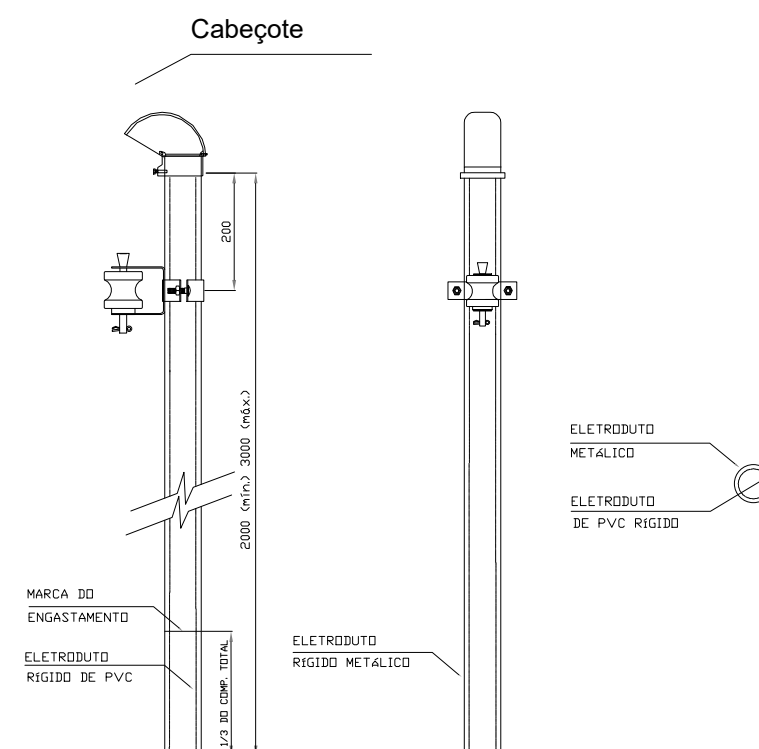

NOTAS:

- Dentro do pontalete deverá ser colocado um eletroduto de PVC, conforme NBR 15465.
- O pontalete deverá ter comprimento mínimo de 2 metros e máximo de 3 metros.
- O engastamento deve ser no mínimo 1/3 do comprimento do pontalete.
- A armação secundária poderá ser soldada ou fixada com abraçadeiras zincadas por imersão à quente.
- Medidas em milímetros (mm), quando não indicado em contrário.
- O cabeçote do pontalete poderá ser de aço-carbono conforme NBR 5597/5598, zincado por imersão à quente ou de alumínio fixado com luva ou parafuso.

SEPLAN

Obra: **ADEQUAÇÃO DA ENTRADA DE ENERGIA**
Secretaria de Planejamento e Assistência Social

Endereço:
Av. Sete de Setembro, 595 - Centro
Timbó/SC

Projeto: **PROJETO ELÉTRICO**
 Planta Baixa, Situação, Diagrama Unifilar e Detalhes

Resp. Técnico Projeto:
Bernardo Araujo Cezarotto
CREA/SC 117410-0

Data:	Escala:	Área:	Prancha:
SET/2021	INDICADA	-	ELE. 02/02