


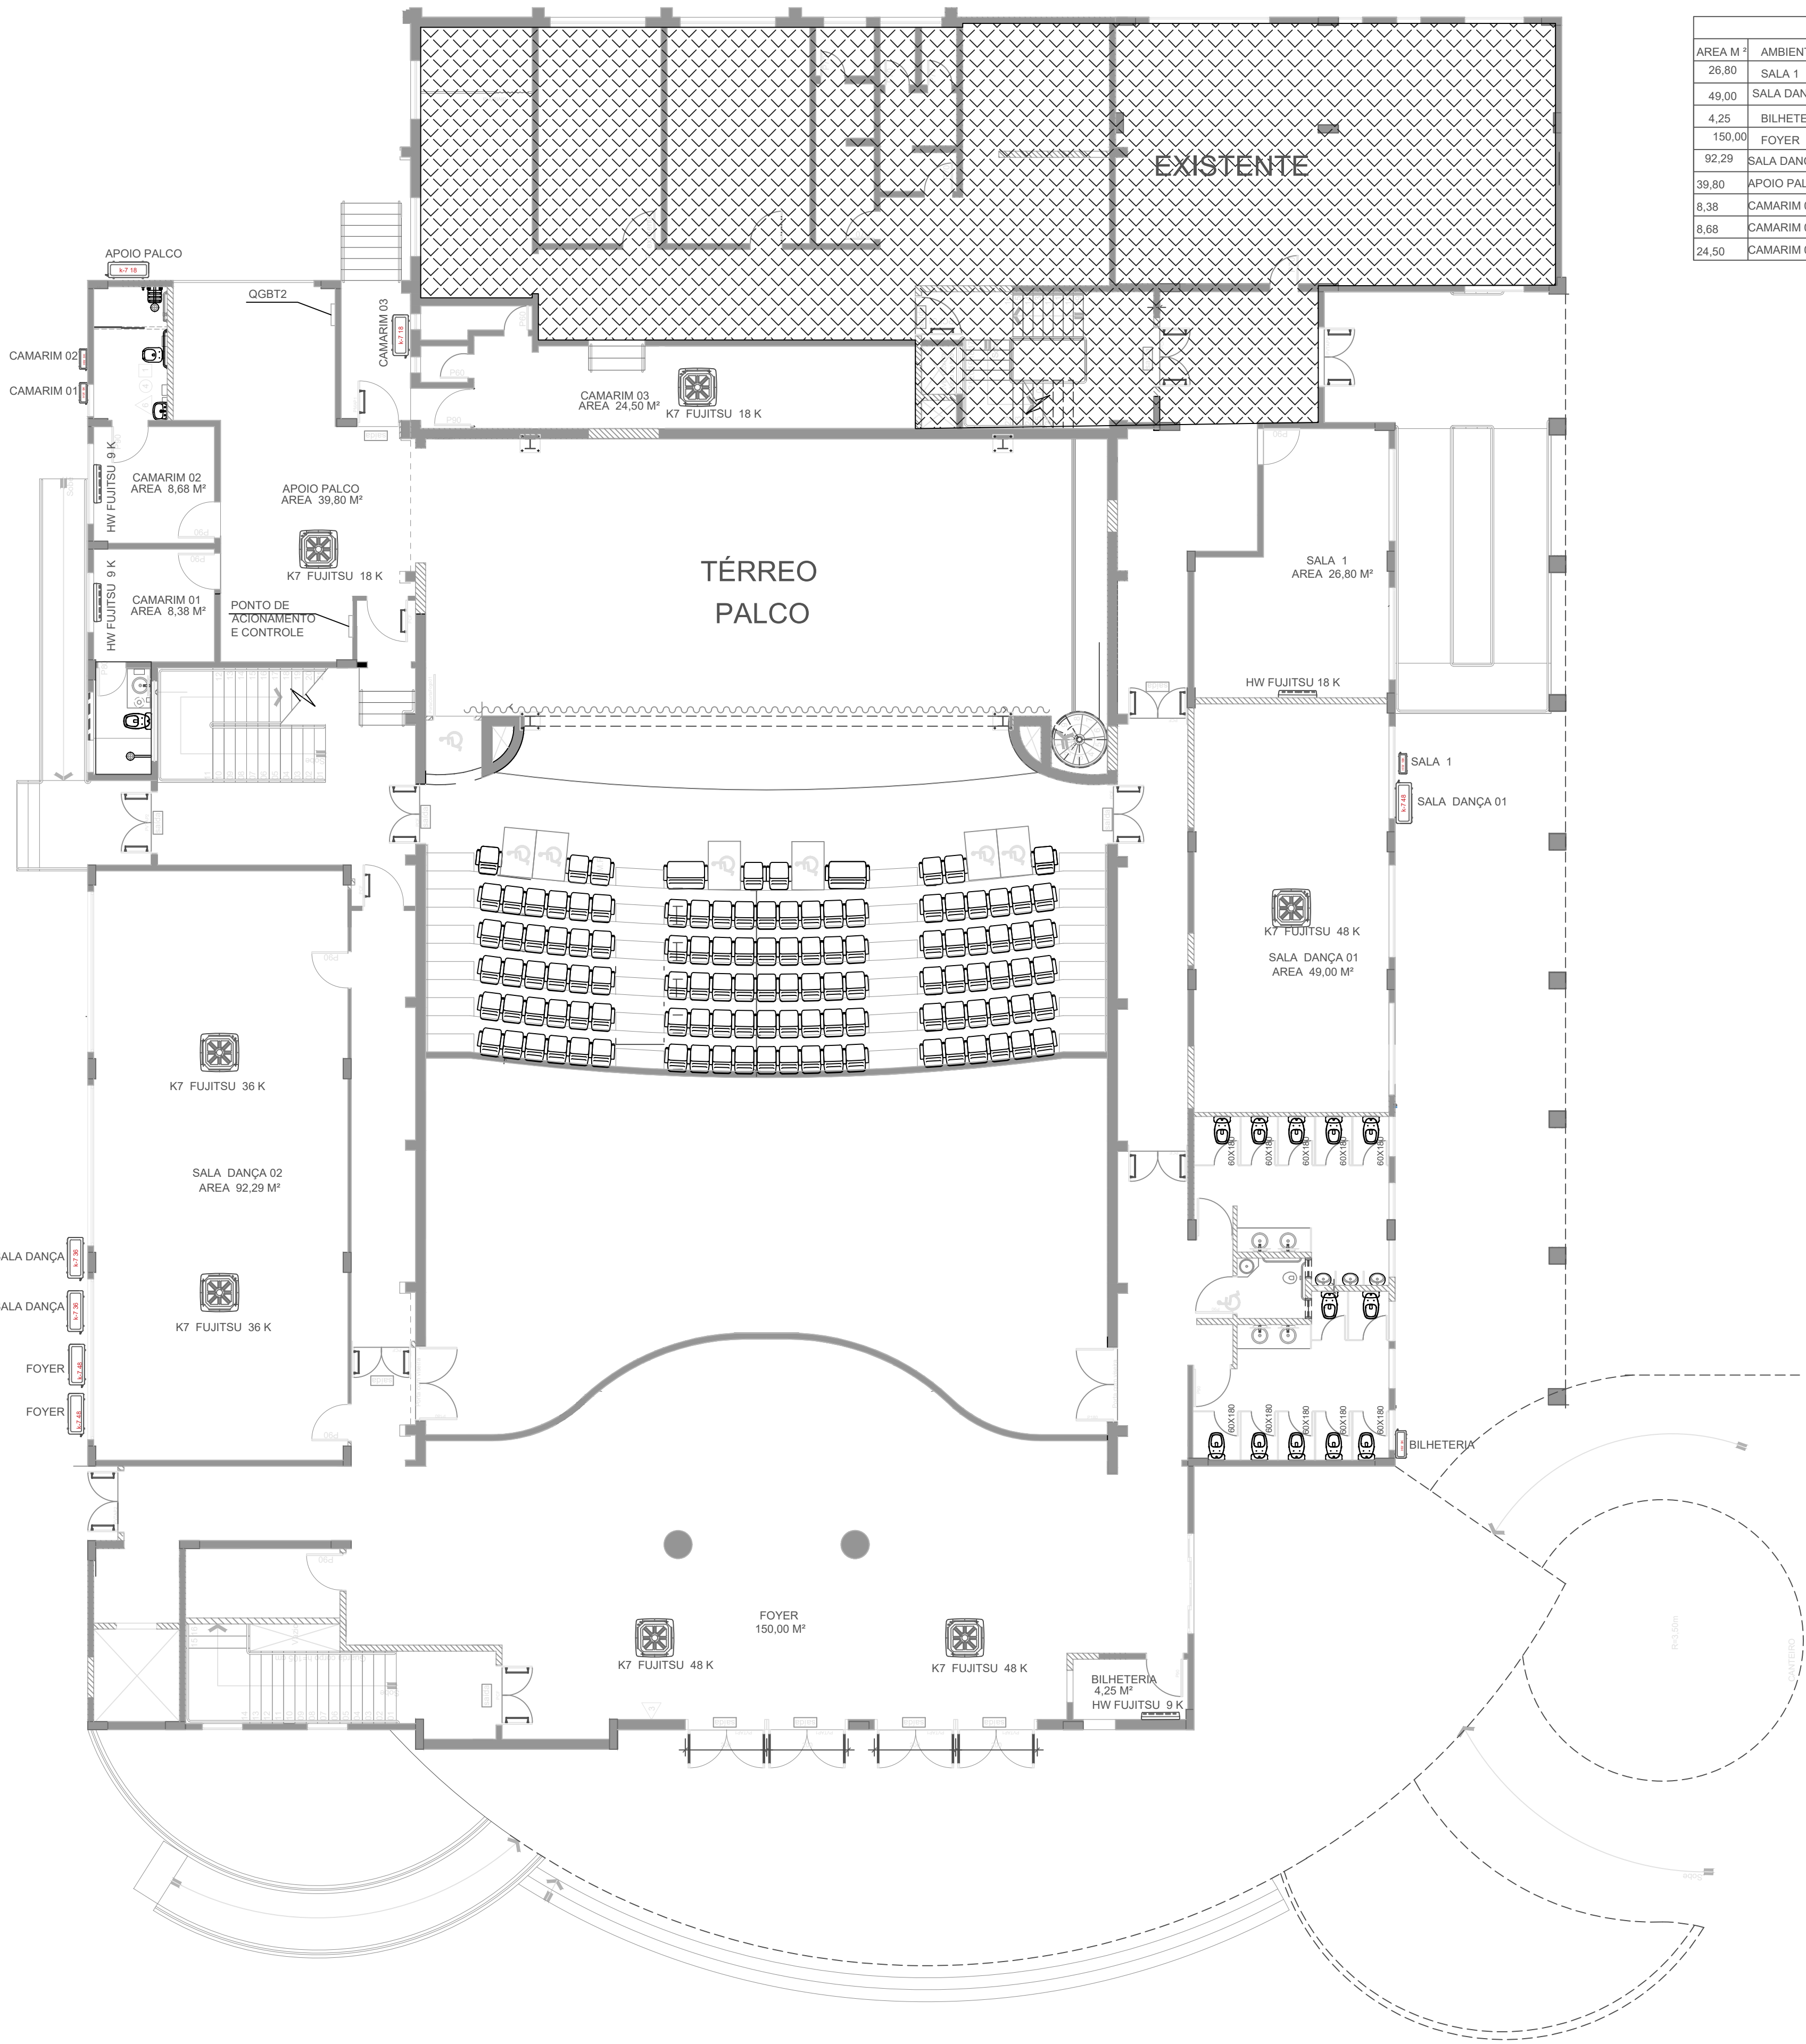

TÉRREO								
ÁREA M²	AMBIENTE	MODELO	CAPACIDADE	TECN	ALIMENTAÇÃO	CL./EN	DIJUNTOR	QUANTIDADE
26,80	SALA 1	HW	18 K	INVER	220V /60HZ /1Ph	A	20	1
49,00	SALA DANÇA 01	K7	48 K	INVER	380V /60HZ /3Ph	B	25	1
4,25	BILHETERIA	HW	9 K	INVER	220V /60HZ /1Ph	A	20	1
150,00	FOYER	K7	48 K	INVER	380V /60HZ /3Ph	B	25	2
92,29	SALA DANÇA 02	K7	36 K	INVER	220V /60HZ /1Ph	A	25	2
39,80	APOIO PALCO	K7	18 K	INVER	220V /60HZ /1Ph	B	20	1
8,38	CAMARIM 01	HW	9 K	INVER	220V /60HZ /1Ph	A	20	1
8,68	CAMARIM 02	HW	9 K	INVER	220V /60HZ /1Ph	A	20	1
24,50	CAMARIM 03	K7	18 K	INVER	220V /60HZ /1Ph	B	20	1

FINALIDADE = E

A – PRELIMINAR	C – LIBERADO PARA PROJETO	E – PARA COMPRA	G – PARA CONHECIMENTO
B– PARA APROVAÇÃO	D – LIBERADO P/ CONSTRUÇÃO	F – CONFORME CONSTRUÍDO	H – CANCELADO
ETAPA ETAPA	ARQUIVO NPROJETO	CONFERIDO CONFERENCISTA	APROVADO APROVACAO
DATA 10/06/2020	DESENHISTA FÁBIO	FORMATO A1	ESCALA ESCALA 1/100

ARQUIVO CAD ARQUIVOCAD

Schumann

Fábio Rudolfo Schumann
FÁBIO RUDOLFO SCHUMANN
ENGENHEIRO MECÂNICO
CREA SC 144178-6

CLIENTE
CIC
Centro Integrado de Cultura

OBRA SISTEMA DE CLIMATIZAÇÃO E RENOVAÇÃO DE AR	NATUREZA PROJETO
LOCAL Rua: 7 de setembro, 414 Centro Timbó/SC	DESENHO No. 01/05
REFERENCIA PLANTA BAIXA TÉRREO	REV.

ESCALA 1/100