


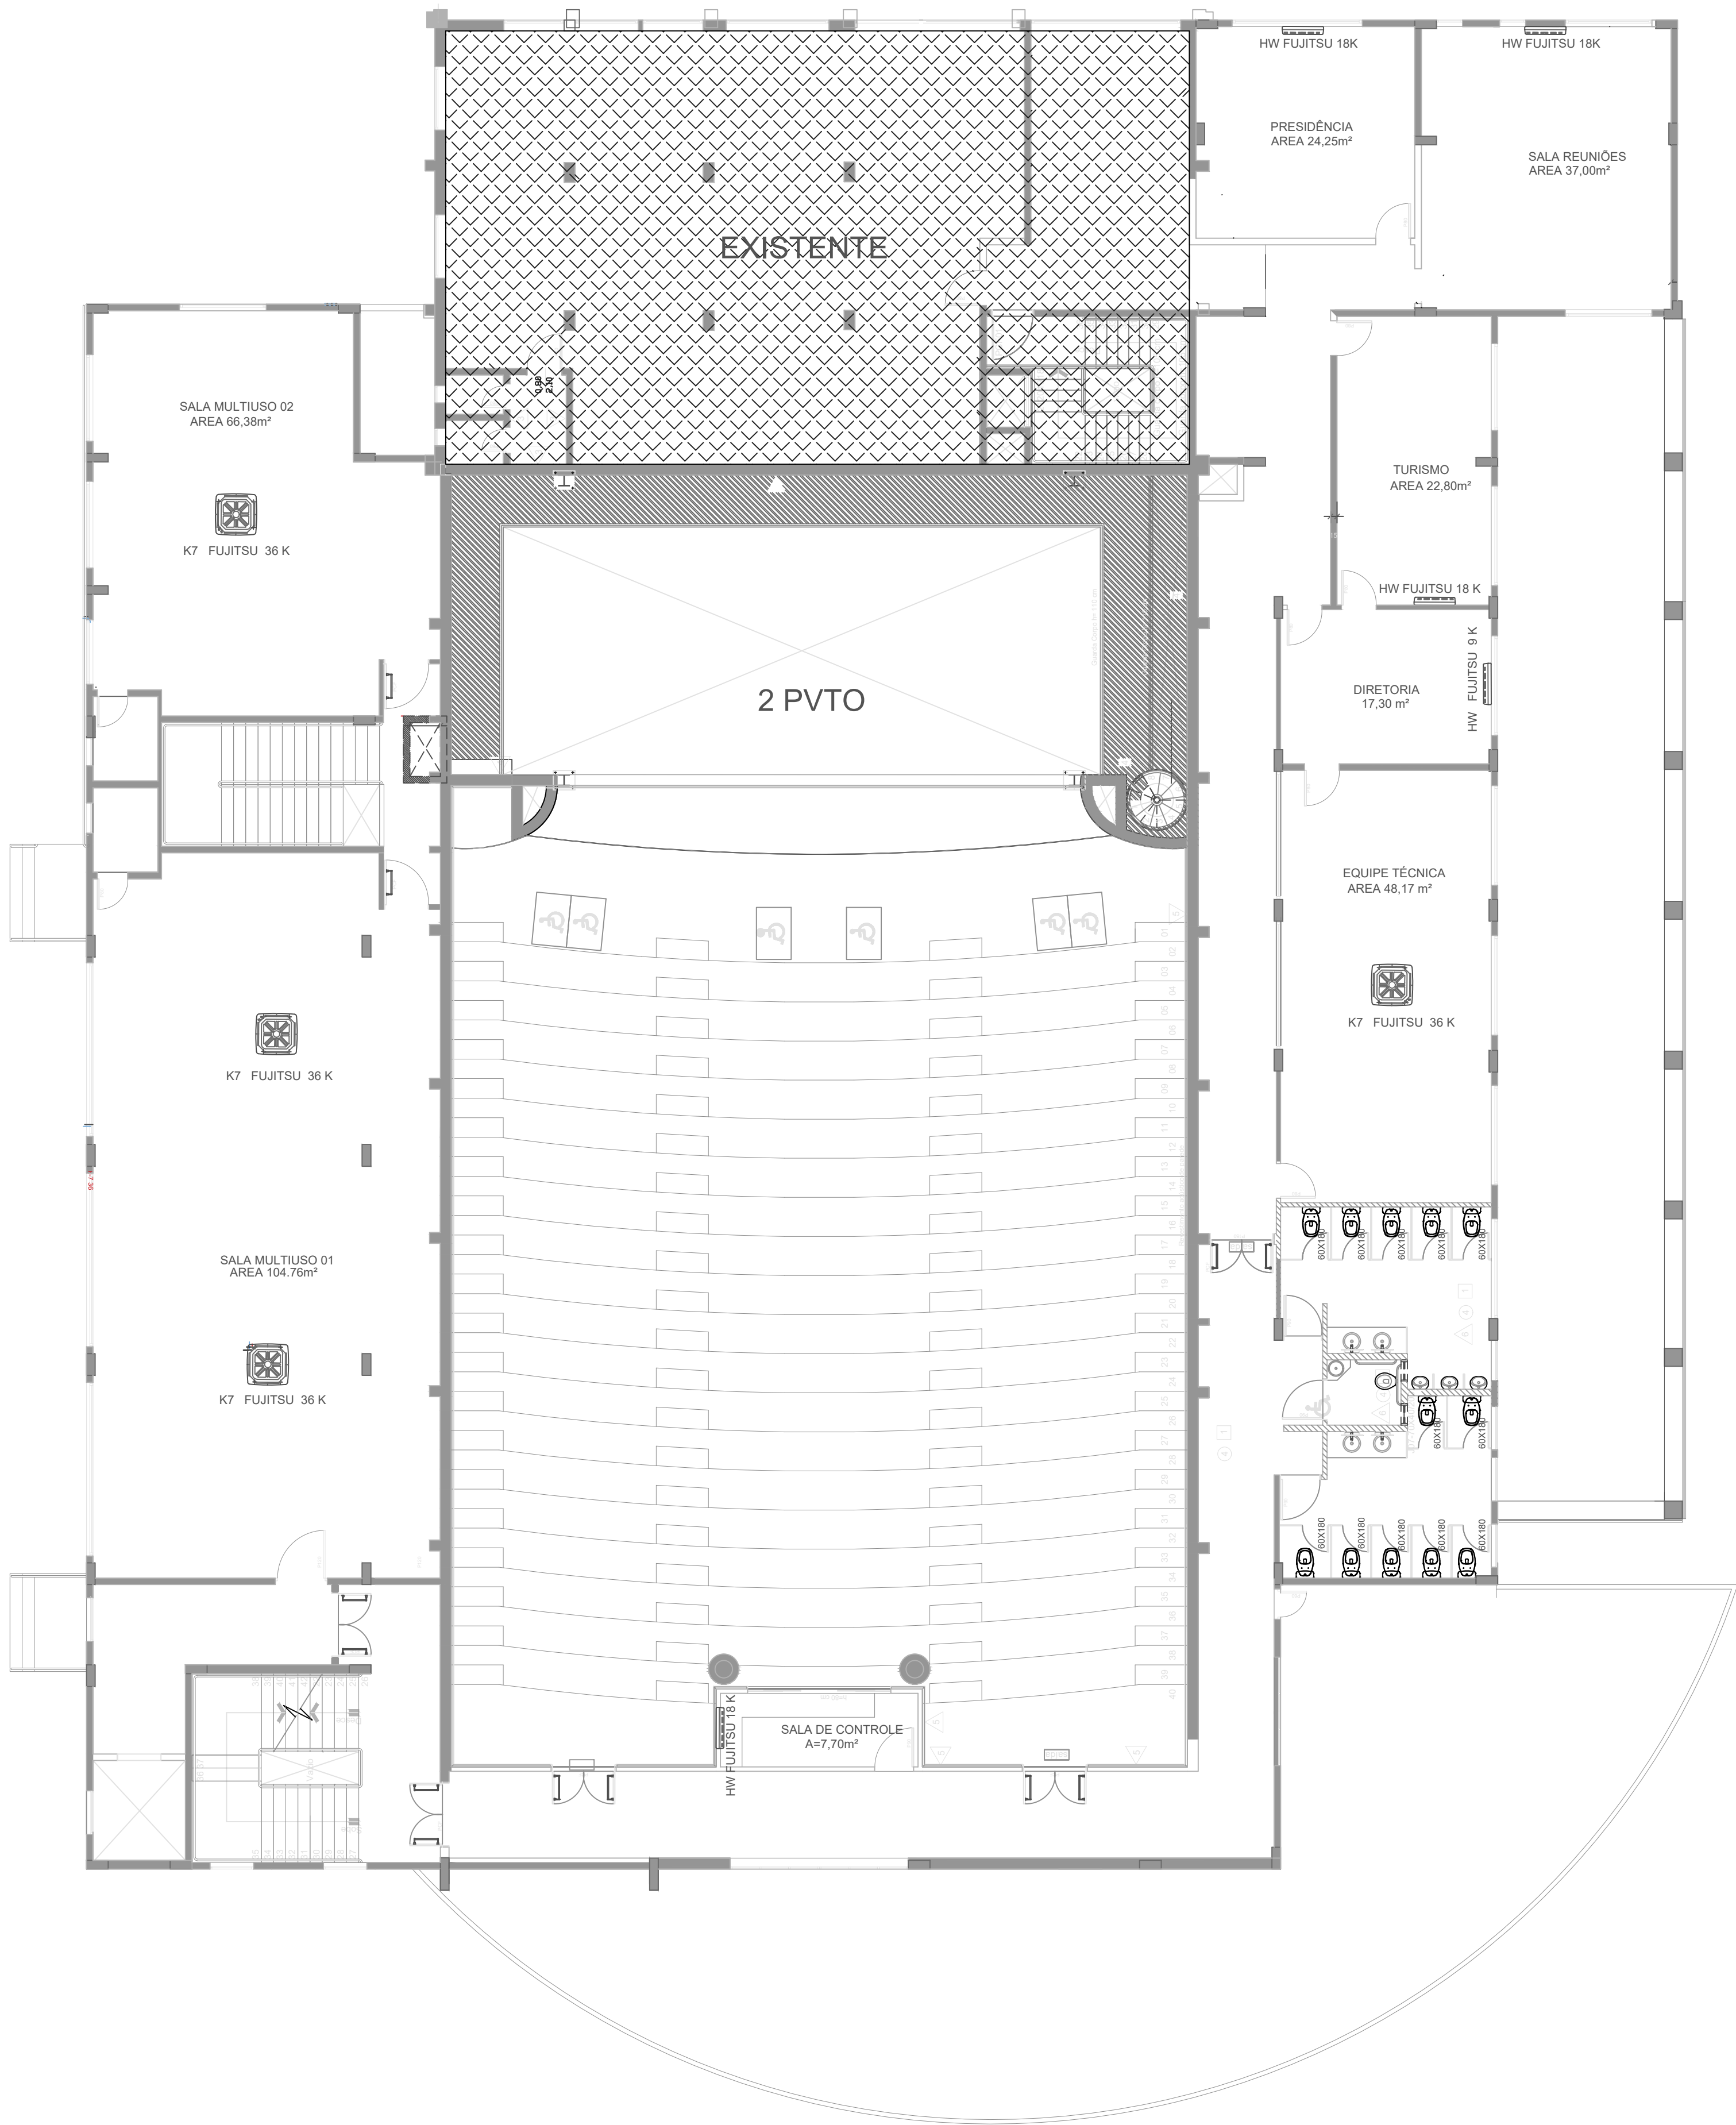

2º PAVIMENTO							
AREA M²	AMBIENTE	MODELO	CAPACIDADE	TECN	ALIMENTAÇÃO	CL / EN	DIJUNTOR
24,25	PRESIDÊNCIA	HW	18 K	INVER	220V /60HZ /1Ph	A	20
37,00	SALA REUNIÕES	HW	18 K	INVER	220V /60HZ /1Ph	A	20
22,80	TURISMO	HW	18 K	INVER	220V /60HZ /1Ph	A	20
17,30	DIRETORIA	HW	9 K	INVER	220V /60HZ /1Ph	A	20
48,17	EQUIPE TÉCNICA	K7	36 K	INVER	220V /60HZ /1Ph	A	25
66,36	SALA MULTIUSO 02	K7	36 K	INVER	220V /60HZ /1Ph	A	25
104,76	SALA MULTIUSO 01	K7	36 K	INVER	220V /60HZ /1Ph	A	25
7,70	SALA CONTROLE	HW	18 K	INVER	220V /60HZ /1Ph	A	20

FINALIDADE = E

A – PRELIMINAR	C – LIBERADO PARA PROJETO	E – PARA COMPRA	G – PARA CONHECIMENTO
B– PARA APROVAÇÃO	D – LIBERADO P/ CONSTRUÇÃO	F – CONFORME CONSTRUÍDO	H – CANCELADO
ETAPA ETAPA	ARQUIVO NPROJETO	CONFERIDO CONFERENCISTA	APROVADO APROVACAO
DATA 10/06/2020	DESENHISTA FÁBIO	FORMATO A1	ESCALA ESCALA 1/100

ARQUIVO CAD ARQUIVOCAD

Schumann

Fábio Rudolfo Schumann
ENGENHEIRO MECÂNICO
CREA SC 144178-6

CLIENTE

CIC
Centro Integrado de Cultura

OBRA	NATUREZA
SISTEMA DE CLIMATIZAÇÃO E RENOVAÇÃO DE AR	PROJETO
LOCAL	DESENHO No.
Rua: 7 de setembro, 414 Centro Timbó/SC	02/05
REFERENCIA	REV.
PLANTA BAIXA 2º PAVIMENTO	

ESCALA 1/100