


Vista 01

Planta Baixa

1 PLANTA BAIXA SUBESTAÇÃO

ESCALA 1/25

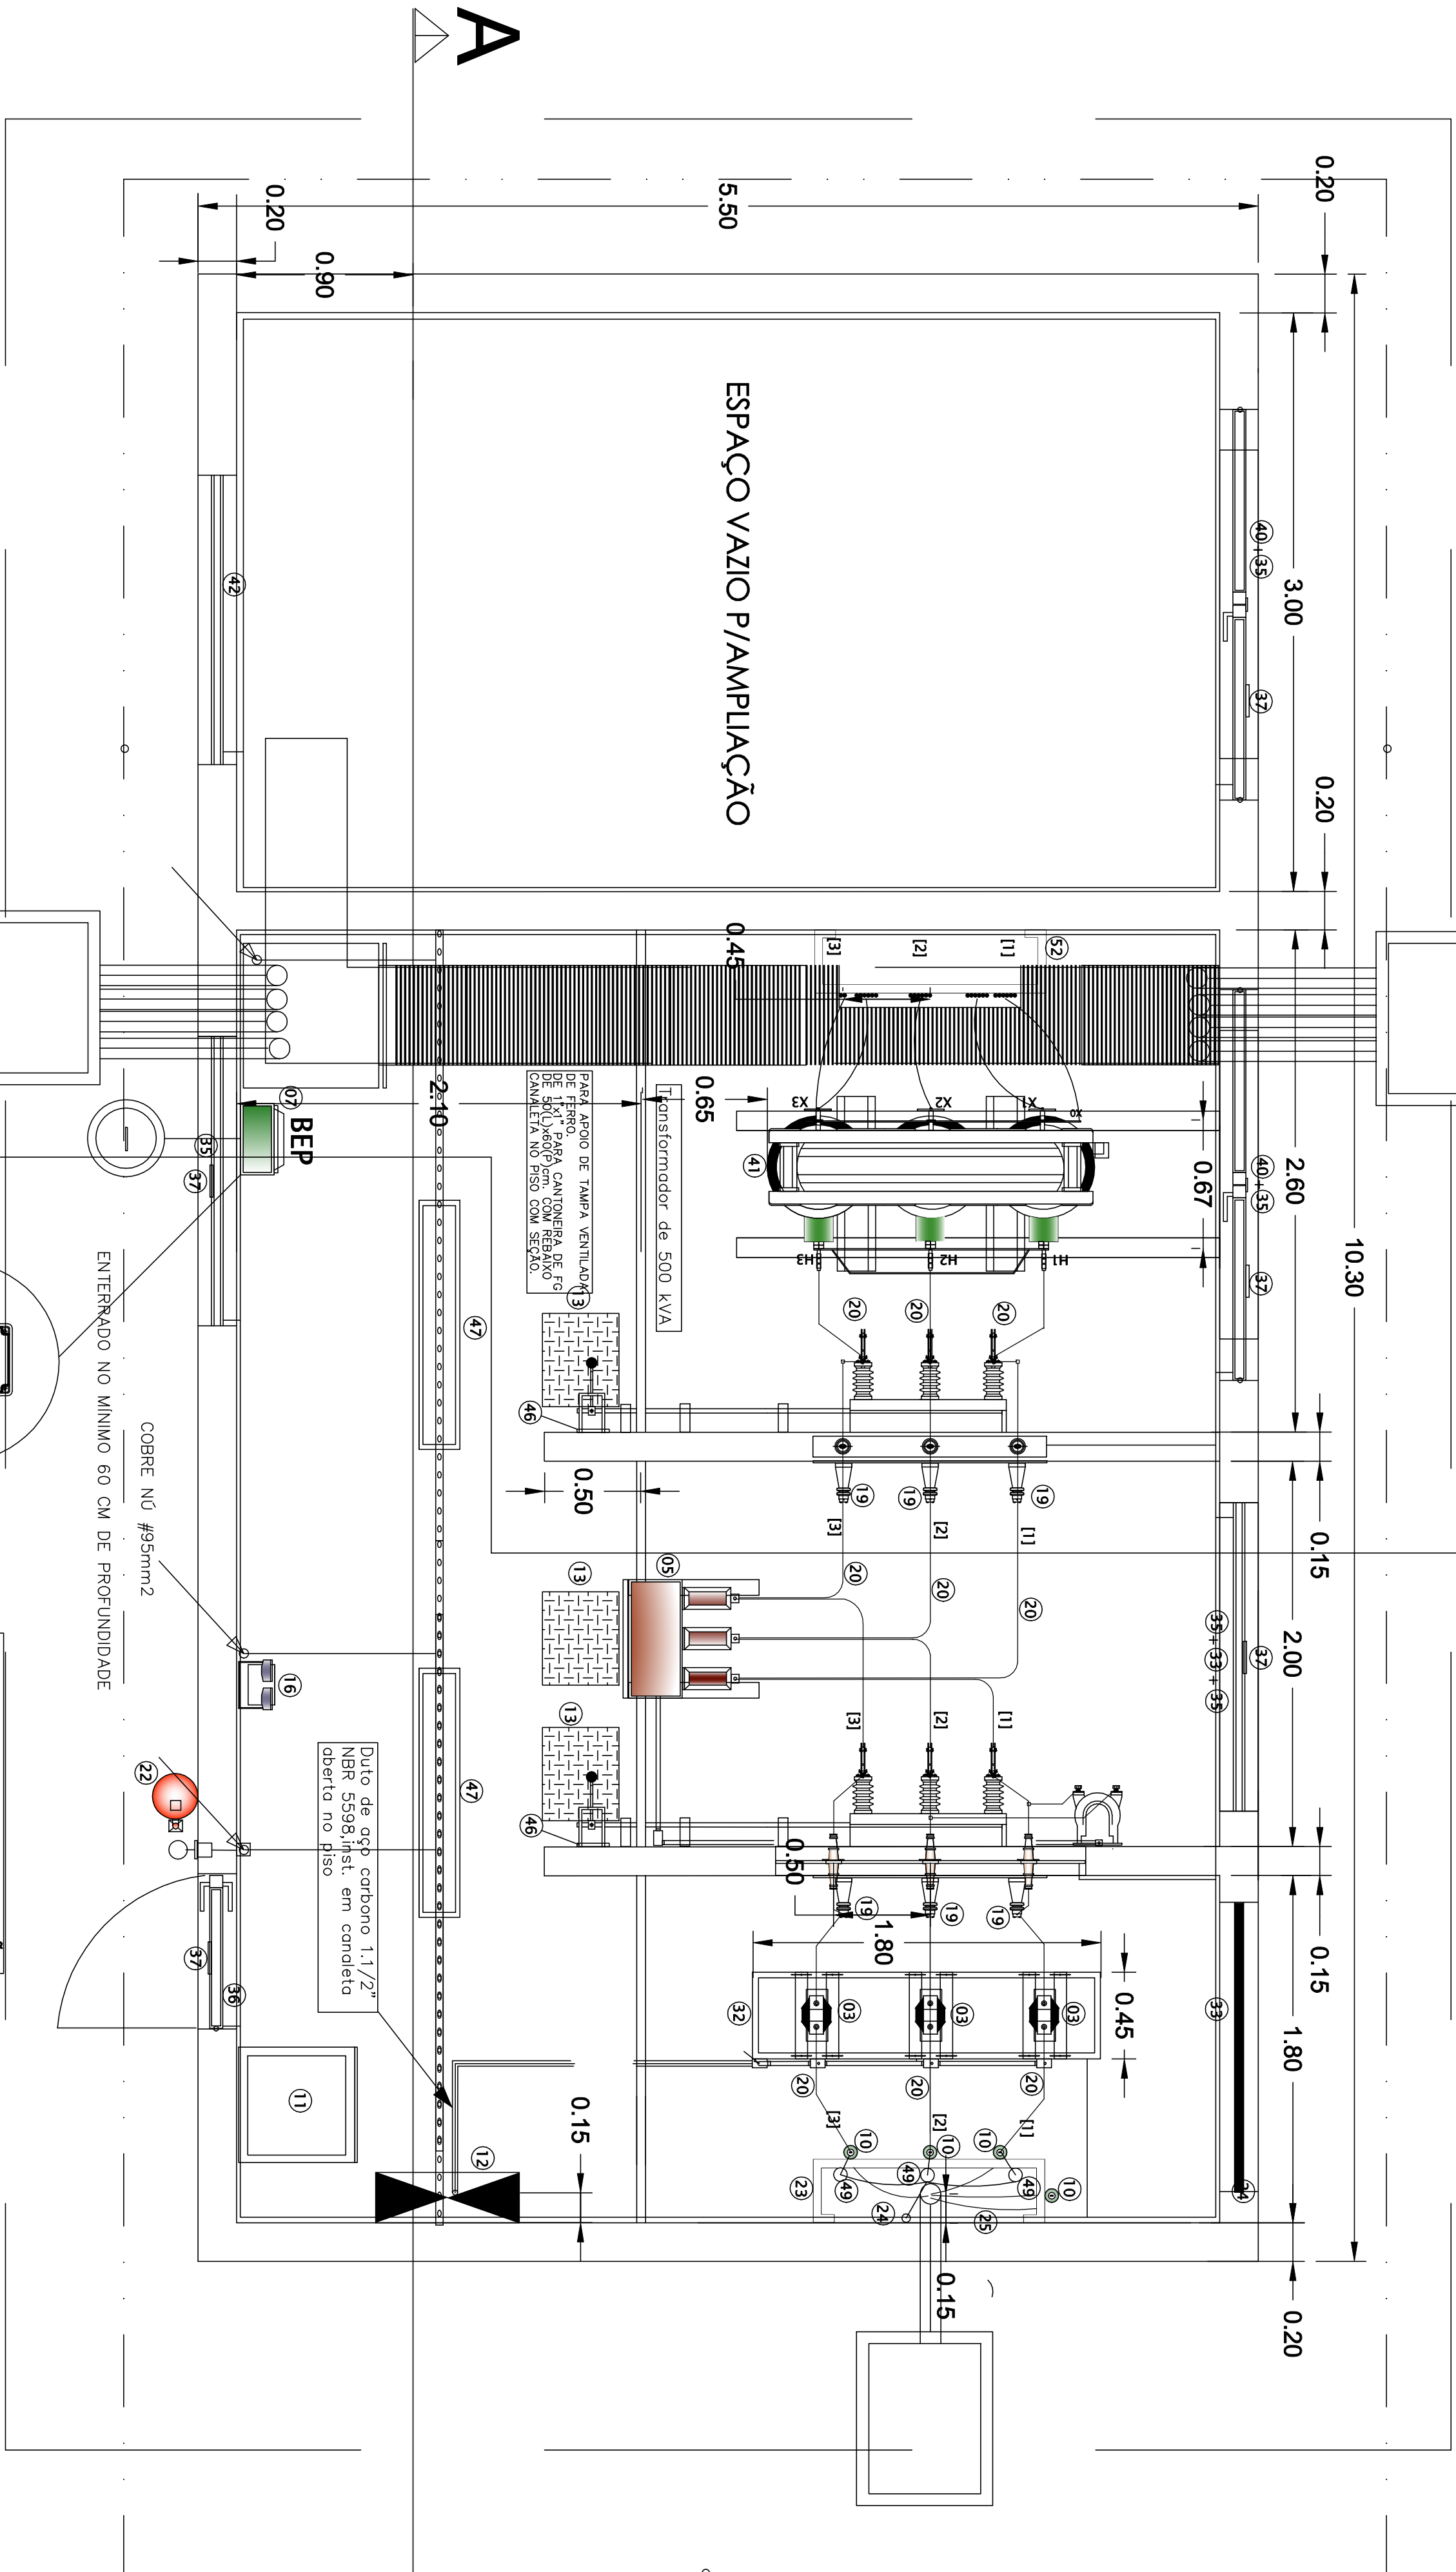


NOTA IMPORTANTE: TODOS OS DUTOS SUBTERRÂNEOS APÓS A PASSAGEM DOS CABOS DEVERÃO TER SUAS EXTREMIDADES VERDADAS COMPLETAMENTE COM EMPREGO DE MASSA DE CALAFETAR, PARA EVITAR A ENTRADA DE INSETOS, ROEDORES E ÁGUA.


PORTA DE ACESSO A MEDIÇÃO DA CIA DE ENERGIA - CELESC.

Vista 02

LEGENDA	
1	TRANSFORMADOR DE POTENCIAL FASE FASE TENSÃO AUX. RELE CLASSE 25kV
2	RELE SECUNDÁRIO INCORPORADO AO DISJ. MEIA TENSÃO
3	TRANSFORMADOR DE CORRENTE (MEDIÇÃO) CLASSE 25kV
4	TRANSFORMADOR DE POTENCIAL (MEDIÇÃO) CLASSE 25kV
5	DISJUNTOR DE MT A VACUO 630 A, CLASSE C103 DE PROTEÇÃO INCORPORADOS 1505A + RELE SECUNDÁRIO
6	CHAVE SECC. TRIPOLAR, ABERTURA COM CARGA, 630A, 25kV, BASE FUSIVEL, HH COM BLOQUEIO NRR - MOLA DE ABERTURA ULTRARÁPIDA - FUSÍVEIS HH 20A
7	BEP - CAIXA COM BARRAMENTO EQUIPOTENCIAL
8	TRILHO PG PARA TRANSFORMADOR
9	TRANSFORMADOR DE CORRENTE PROTEÇÃO MT 1000-5A CLASSE 25kV
10	MFTA 25kV PARA CABO 35-50mm²
11	ESPAÇO COM EQUIPAMENTOS E ACESSÓRIOS DE SEGURANÇA CONFORME NR-10
12	CAIXA PARA MEDIÇÃO HZ
13	TAFIETE DE BORRACHA CLASSE 25 kV (dim. 100x100mm)
14	ELETRODUTO DE PG A FOGO DUAL, 1" para eletro de medição
15	CONDULETE MULTI SAÍDAS EM PVC DUAL 3/4"
16	LUMINÁRIA DE EMERGÊNCIA COM AUTONOMIA DE 2 HORAS NO MÍNIMO
17	ELETRODUTO PVC ANTICHAIA DUAL 3/4" SOBREFON
18	ELETRODUTO PG A FOGO NBR 8588 DUAL 4" EMBUTIDO NO PISO
19	ISOLADOR FEDISTAL 25kV
20	VERGALHO DE COBRE DUAL 30P CORES: VERMELHA/R, BRANCA/S E MARROM/T
21	BARRAMENTO DE COBRE CHATO 25x5mm PRATOADO NA COR VERDE
22	EXTINTOR INCENDIO CO2 - 8kg
23	SUORTE PARA MUFAS PADRÃO CELESC EM RG
24	CABO SINTETIX 25kV RESIST. COR PRETO
25	CABO SINTETIX 1/4" 25mm² COM AZUL CLARO
26	CABO FLEXIVEL 45mm² COR VERDE PARA ATERRAMENTO DE PORTAS
27	QUADRO DE DISTRIBUIÇÃO DE EMBUTIR PARA 12 DISJUNTORES - 40PS
28	MANEIRA PARA SECCIONADORA (COMPLETA)
29	QUADRO DE TELA CONFORME DESENHO ESPECÍFICO
30	CAIXA DE PASSAGEM DUAL (700x600x800mm) C/ TAMPA DE FERRO PADRÃO CELESC
31	SUORTE PARA ISOLADORES PADRÃO CELESC EM PG
32	CAVALETE PARA TCS E TPA PADRÃO CELESC COM REGULAGEM
33	JANELA PARA ILUMINAÇÃO COM VÍTRIO AMARELO (1.500x800)
34	INTERDISJUNTOR 1 TCSA SINTES 10k/25kV C/REPELHO 4x2" (MOLATICO EXTERNO)
35	JANELA TIPO VENEZIANA (1.800x700mm)
36	PORTA TIPO VENEZIANA 1 FOLHAS DE 80x210cm COM FECHO EXTERNO/INTERNO
37	PLACA DE ADVERTENCIA PERIGO ALTA TENSÃO (INSTALAS NAS ABERTURAS)
38	CHAPA COM CONJUNTO DE TRÊS BICHAS DE PASSAGENS CLASSE 25 kV
39	CHAVE SECC. TRIPOLAR, ABERTURA SEM CARGA CLAMPA DE TERRA, 630A, 25kV
40	PORTA TIPO VENEZIANA 2 FOLHAS DE 1100x220cm COM FECHO INTERNO
41	TRANSFORMADOR TRIPOLAR A SECCO CLASSE 25 kV 200kVA - 300/220V
42	JANELA TIPO VENEZIANA (100x70/280)mm
43	CHAVE SECC. TRIPOLAR, ABERTURA COM CARGA, 630A, 25kV, BASE FUSIVEL, HH COM BLOQUEIO NRR - MOLA DE ABERTURA ULTRARÁPIDA - FUSÍVEIS HH DE 20 A
44	SUORTE PARA CABOS PADRÃO CELESC GF
45	CONJ. CABOS EM 800, 0,6/1kV - 125x240mm VM+2x240mm PT - 2x240mm 2 GO +2x240mm AZ CL E CABO PVC TCS 750V (1455mm) VNI - PTIRRO DE 150X10A
46	PLACA DE ALERIA PARA MANEIRA DE SECCIONADORA
47	CONJ. LUMINÁRIA FECHADA A PROVA DE TEMPO 2x28W FLUORESCENTE CULIED
48	ODG 1 TRILHO 500 kVA
49	PARA RÁIOS CLASSE 25kV 10kA

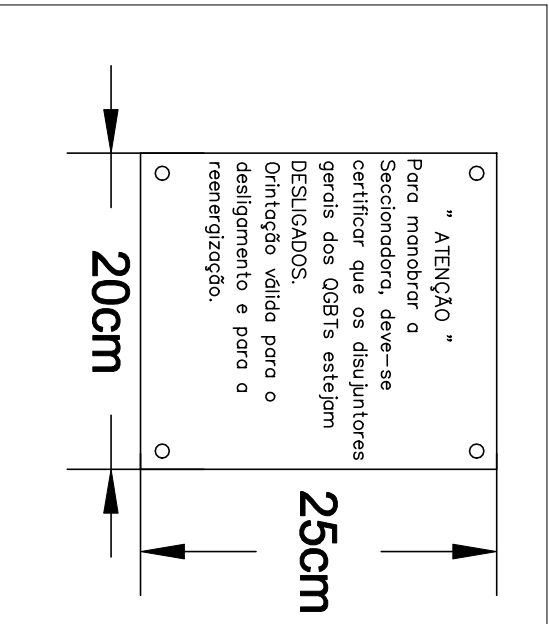

A1 - 941 x 594mm

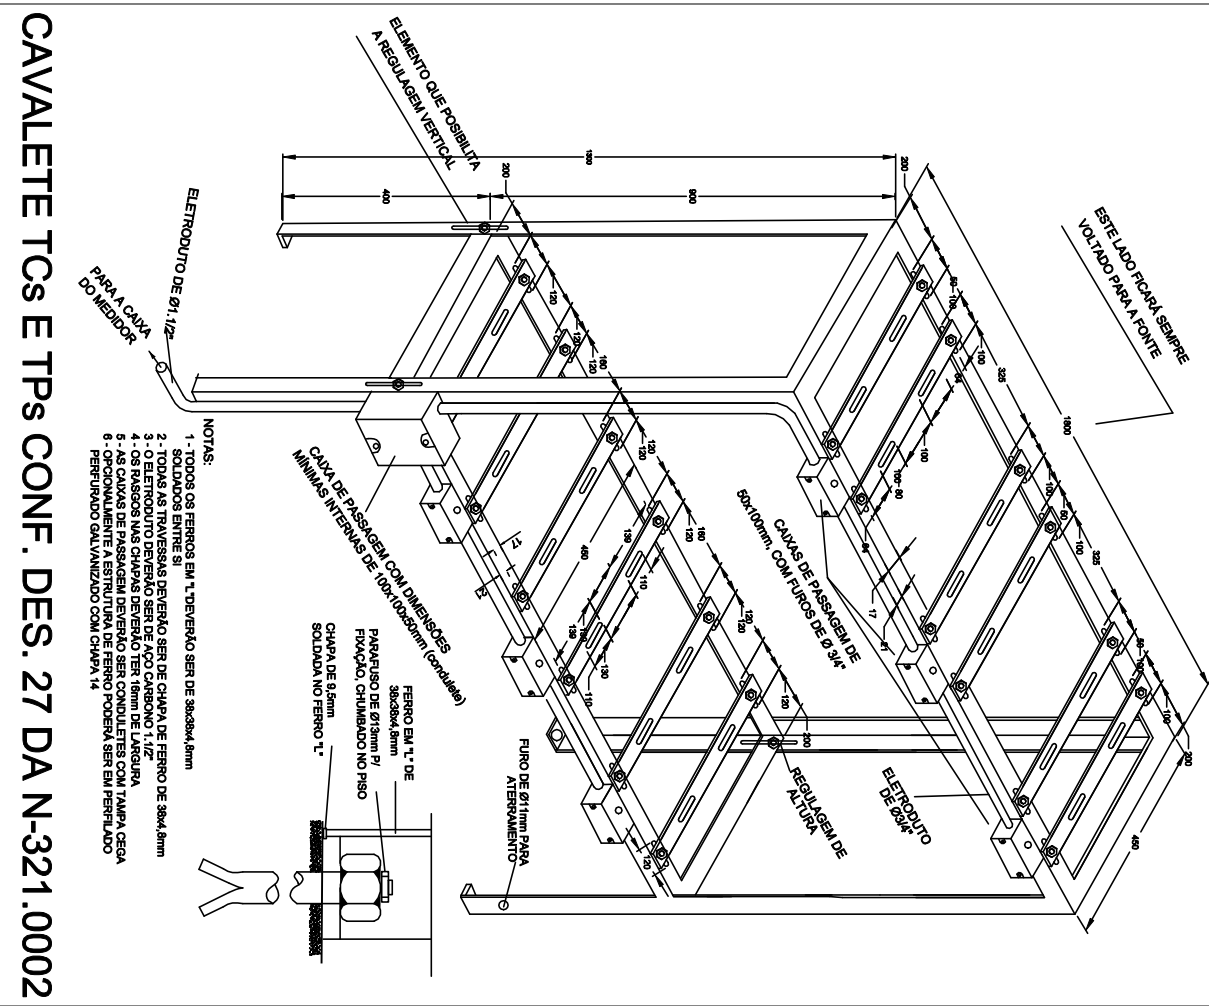

MODERNIZAÇÃO TEATRO TIMBÓ	
RUA SETE DE SETEMBRO - CENTRO - TIMBÓ - SC	
PROJETO ELÉTRICO SUBESTAÇÃO	
AUTOR: Eng. Antonio Nelson Nêbo	CONTEÚDO: PLANTA BAIXA SUBESTAÇÃO
CHÉFES DE PROJETO: DETAHES	DETAHES
PROPRIETÁRIO/PREFERÊNCIA: TIMBÓ ESCOLA	INDICAÇÃO:
RES. TEC. EXECUÇÃO:	DATA:
ASS:	JANEIRO / 2018