

 

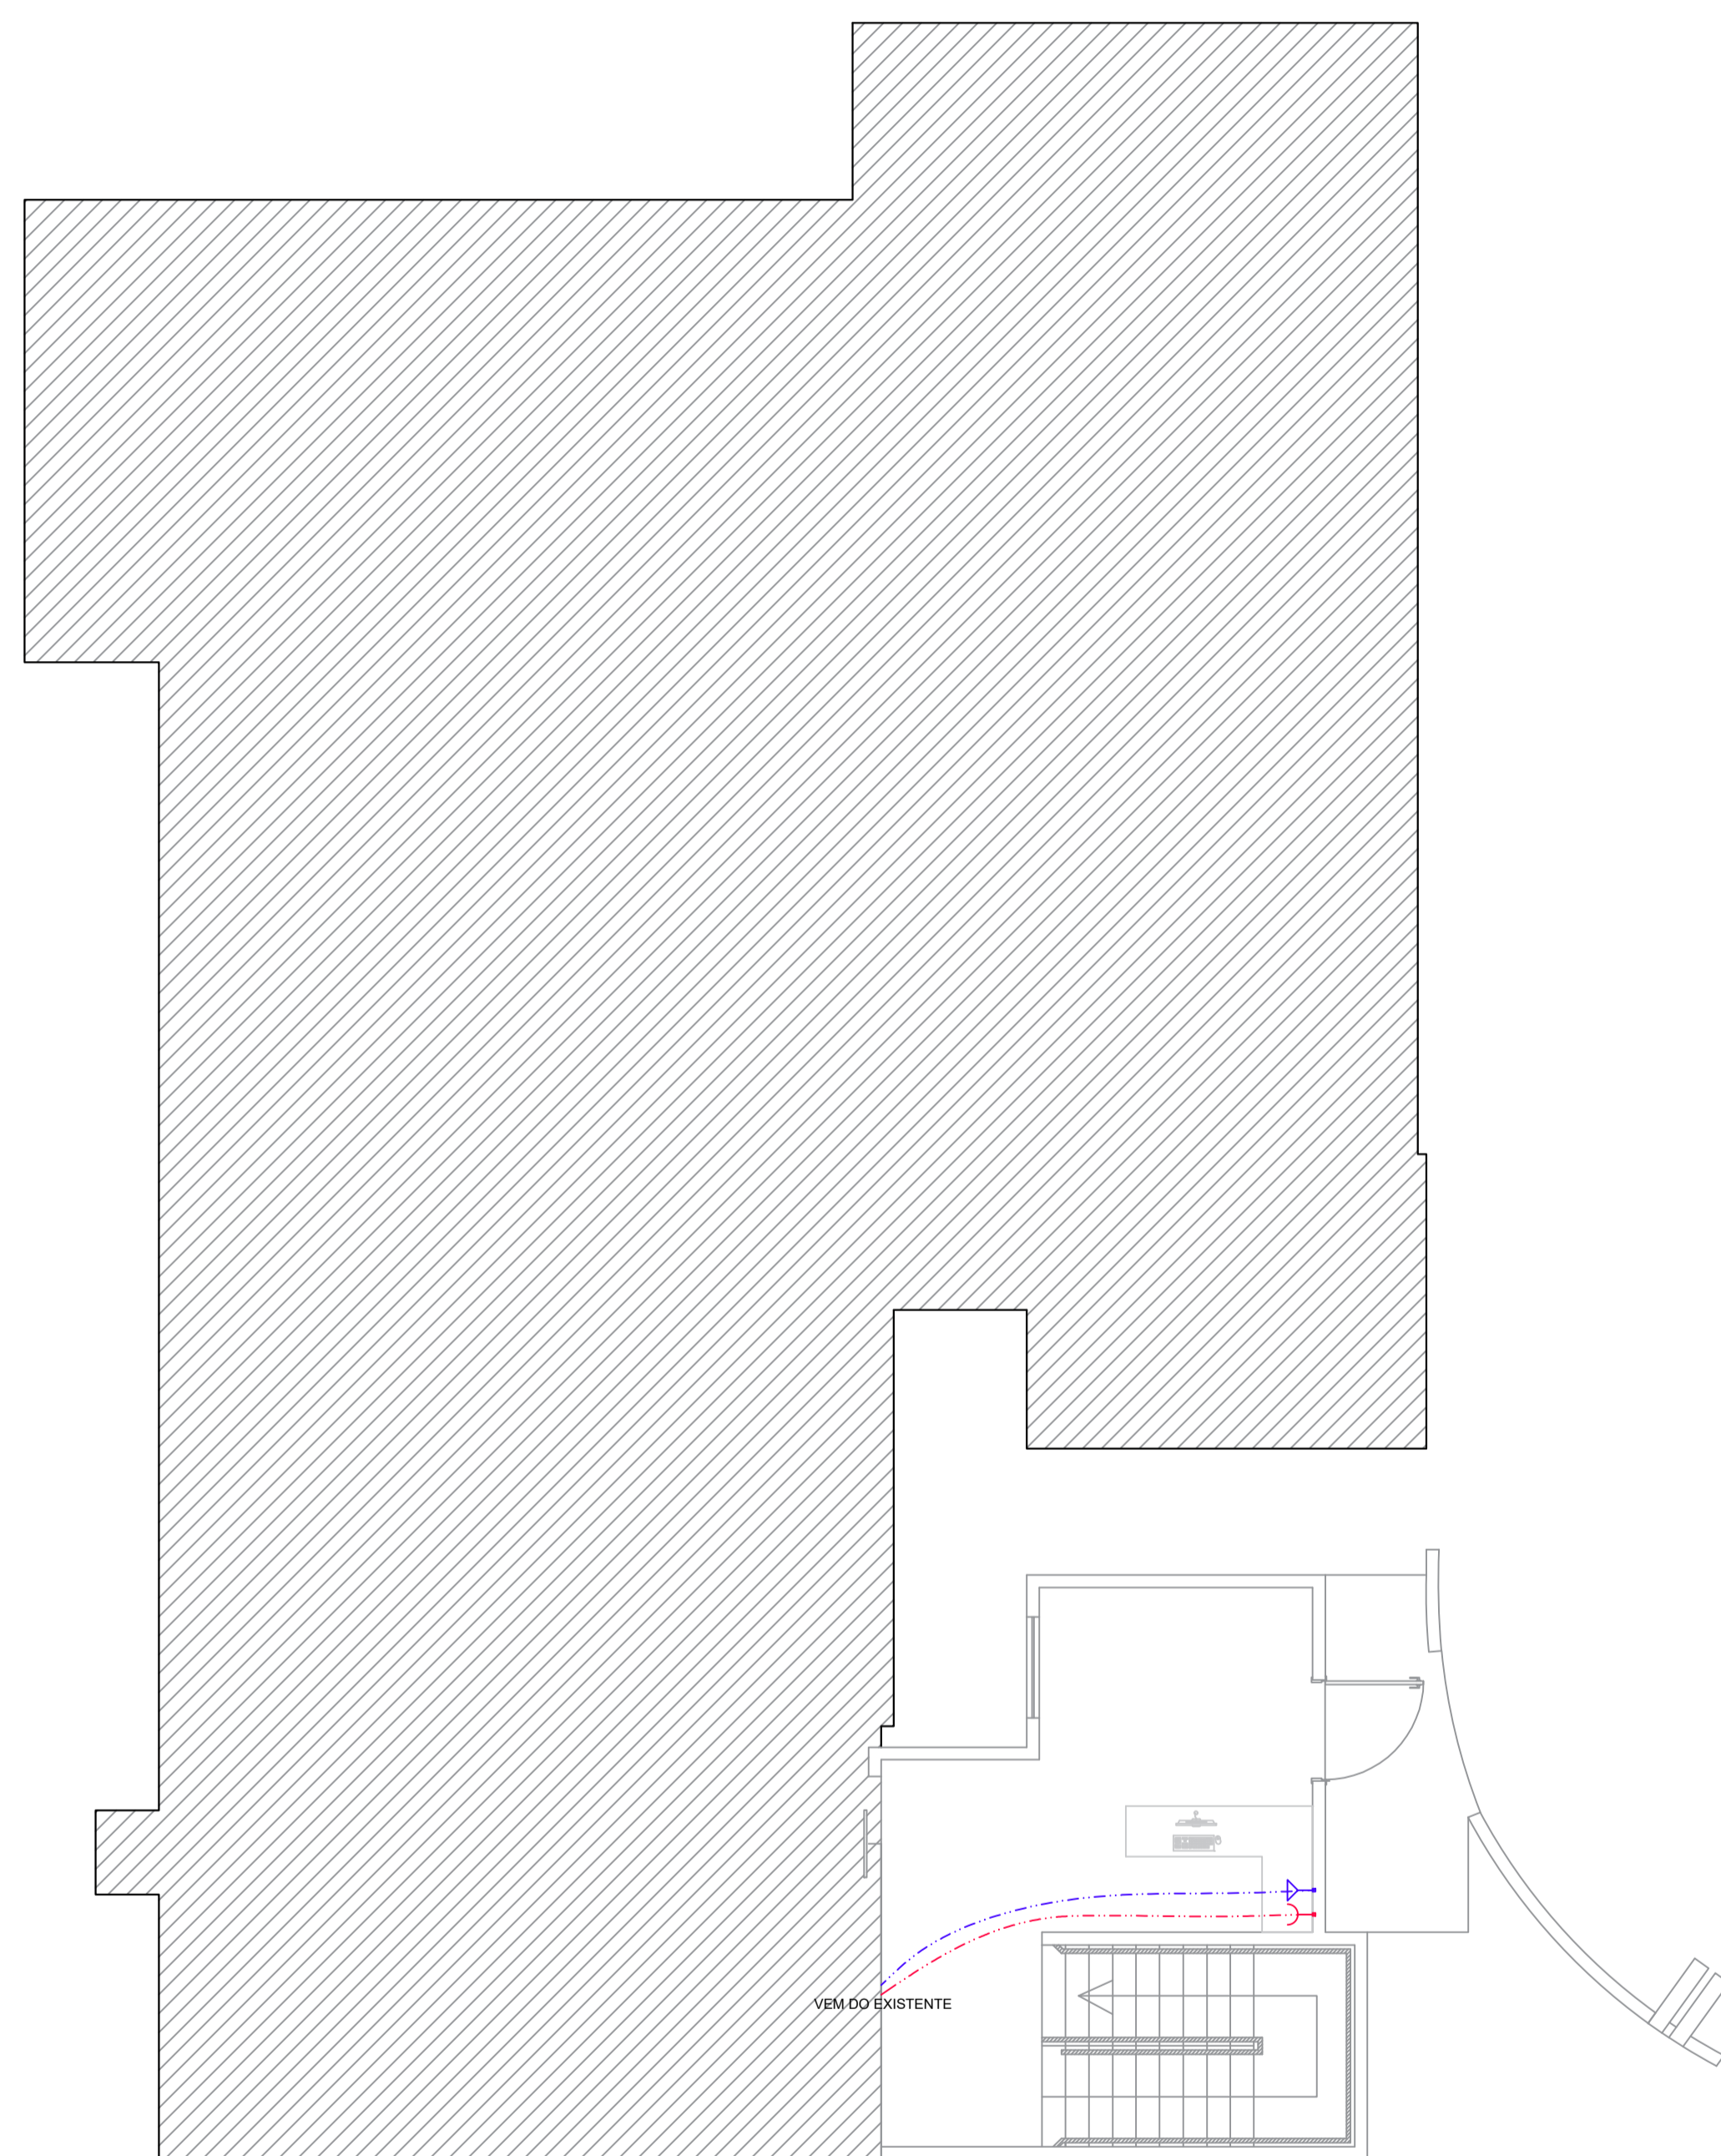
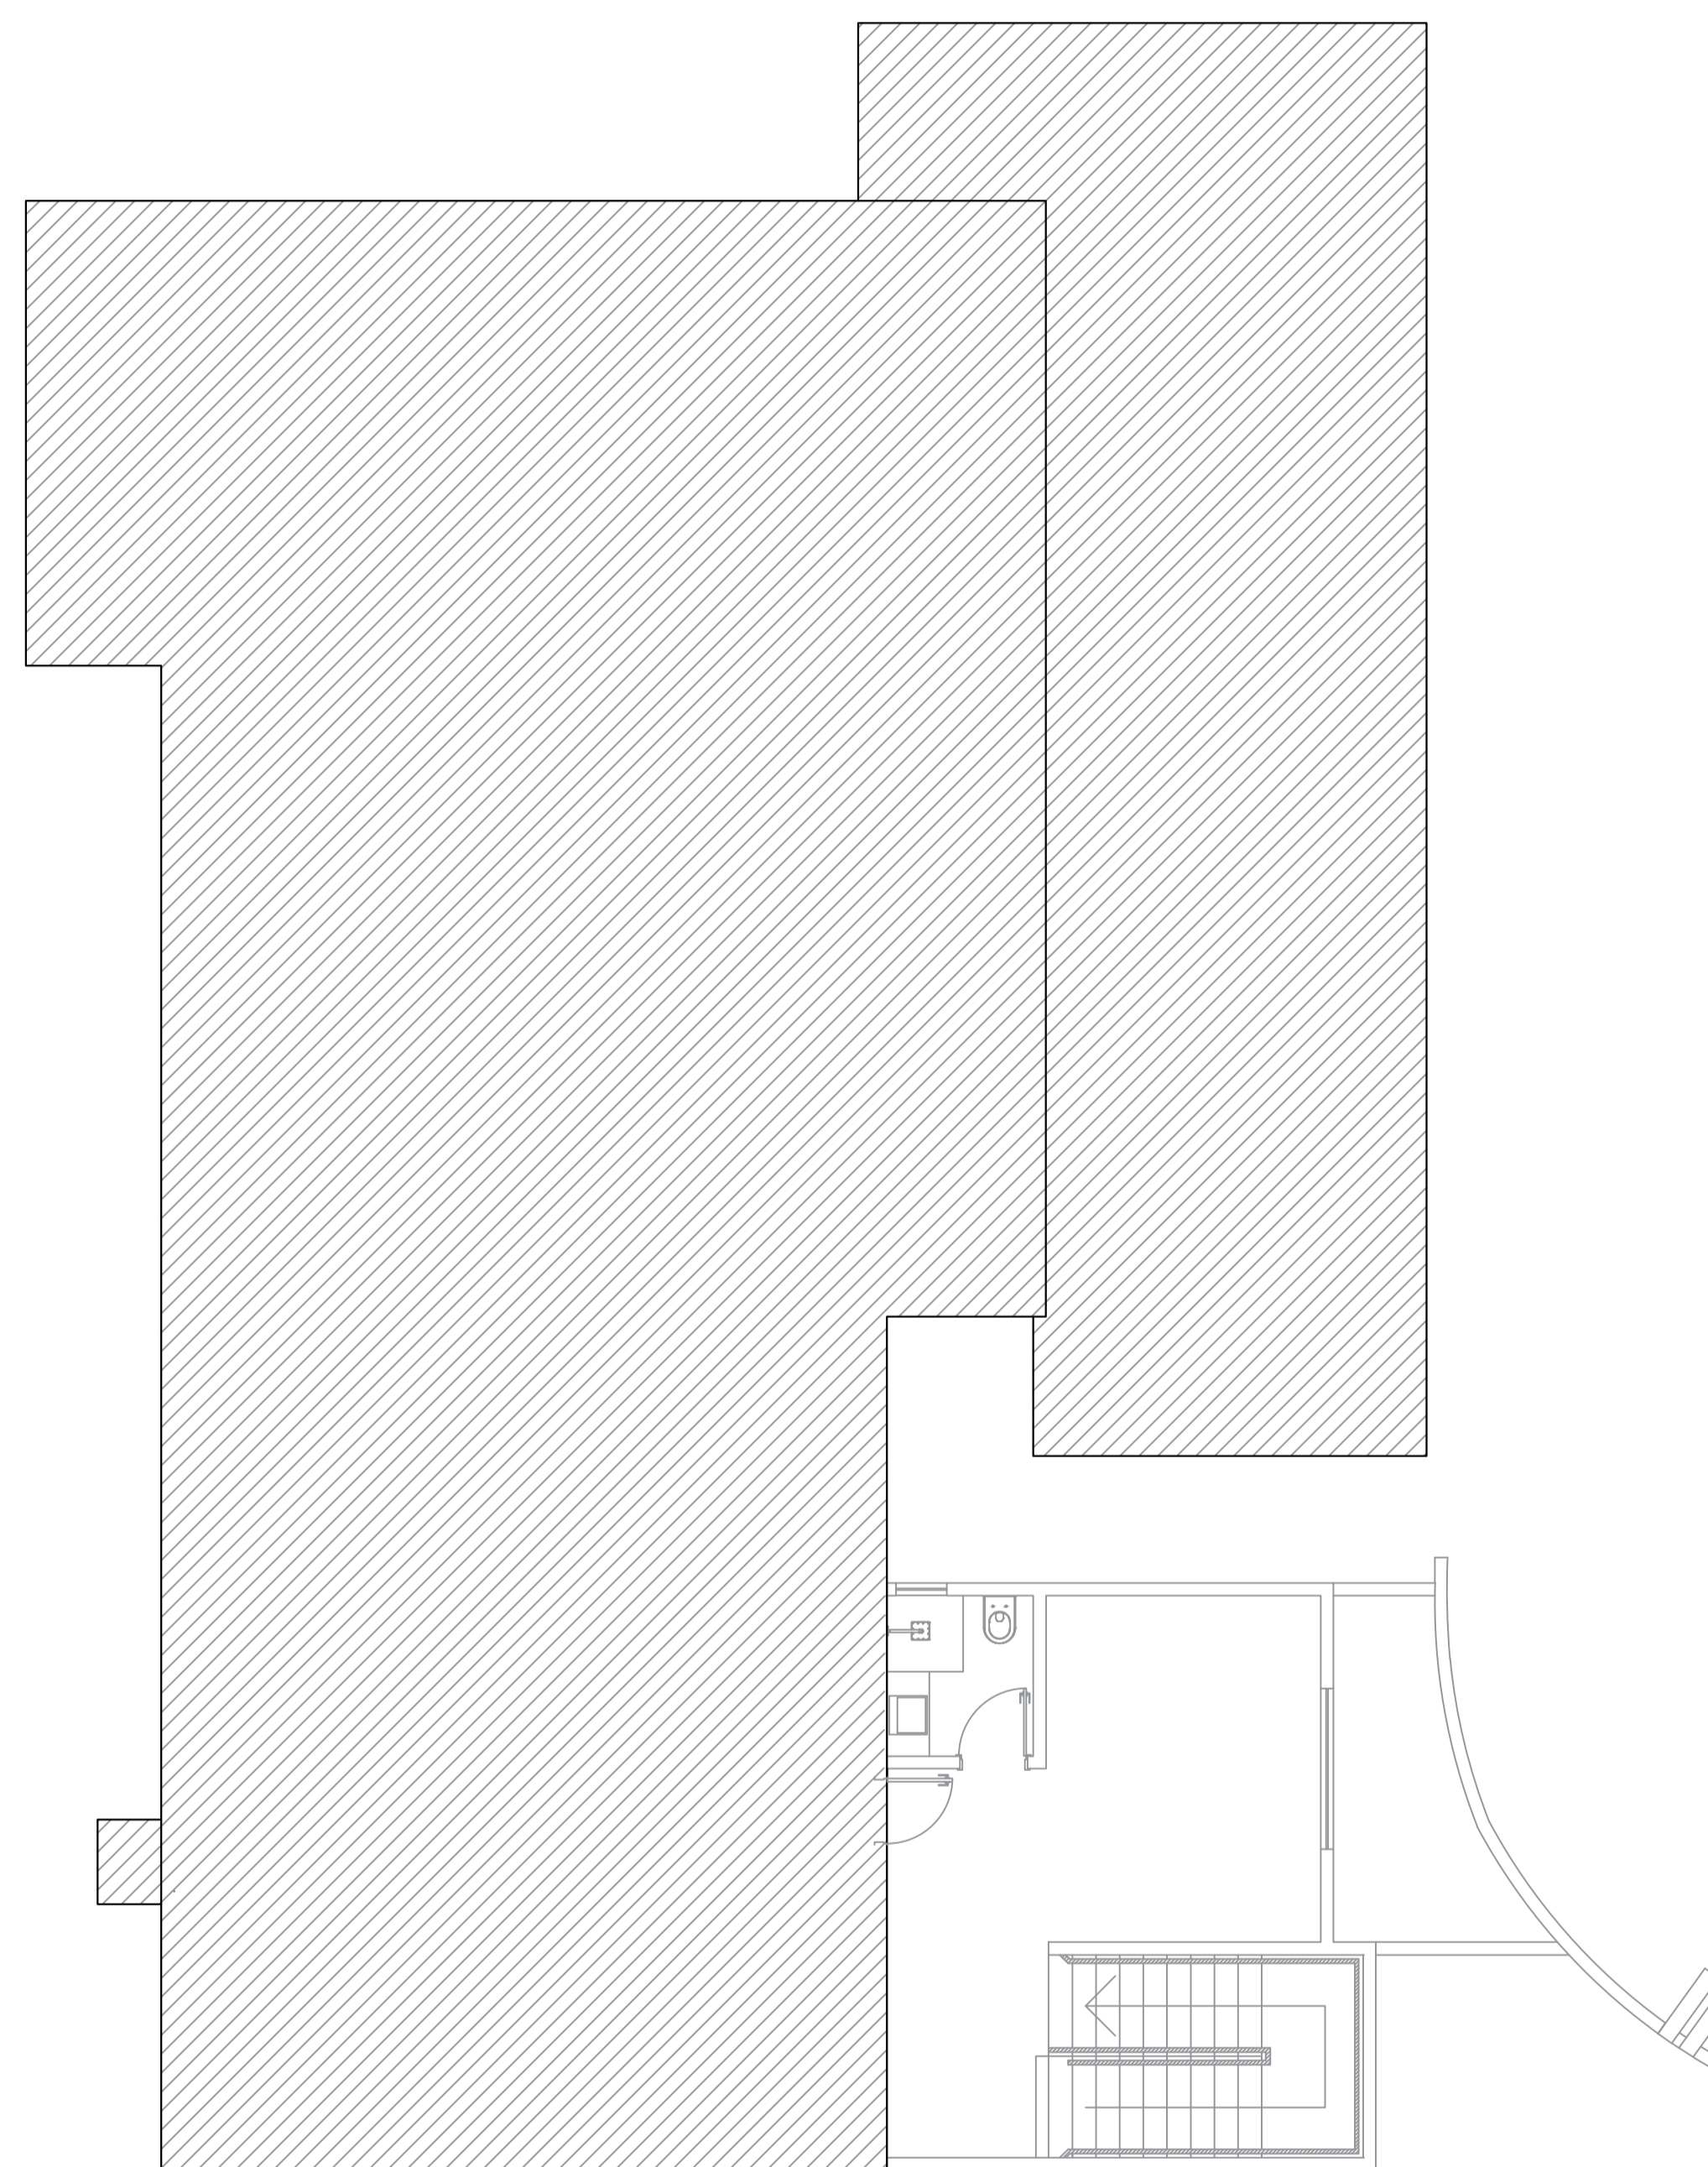


LEGENDA

	CABO CCI-50 (TELEFONE)
	CABO CAT5E (REDE)
	TOMADA RJ45 (REDE)
	TOMADA RJ11 (TELEFONE)



PLANTA BAIXA - TÉRREO
PROJETO REDE LÓGICA
ESCALA 1:75



PLANTA BAIXA - SUPERIOR
PROJETO REDE LÓGICA
ESCALA 1:75

Proprietário
Estado de Santa Catarina
CNPJ: 82.951.229-0001/76

Fábio Melere
CPF: 077.981.109-76

Responsável Técnico
Graziela P. Floriani Bell
Arquiteta e Urbanista
CAU A110549-3
Av. Getúlio Vargas, 91 Sala 29 - Centro
Timbó / SC
Tel.: (47) 3382-1219 / (47) 9 9987-5667

COMPL - 11

Projeto Rede Lógica- Defesa Civil
Planta Baixa Térreo e Superior
Local: Rua Itapema, nº310
Bairro: Quintino, Timbó - SC
Escala: Indicada
Desenho: Anna / Agosto 2022
Tipo de obra: Ampliação
Ocupação: Comunitário / Institucional
Tipo da Construção: Edificação em alvenaria

Graziela Floriani Bell
arquitetura e interiores

