


LEGENDA

	Caixa de Inspeção
	Caixa de Passagem
	Caixa de Gordura
	TUBO DE QUEDA
	ÁGUA PLUVIAL
	ÁGUA QUENTE PISCINA
	ALIMENTAÇÃO CISTERNA

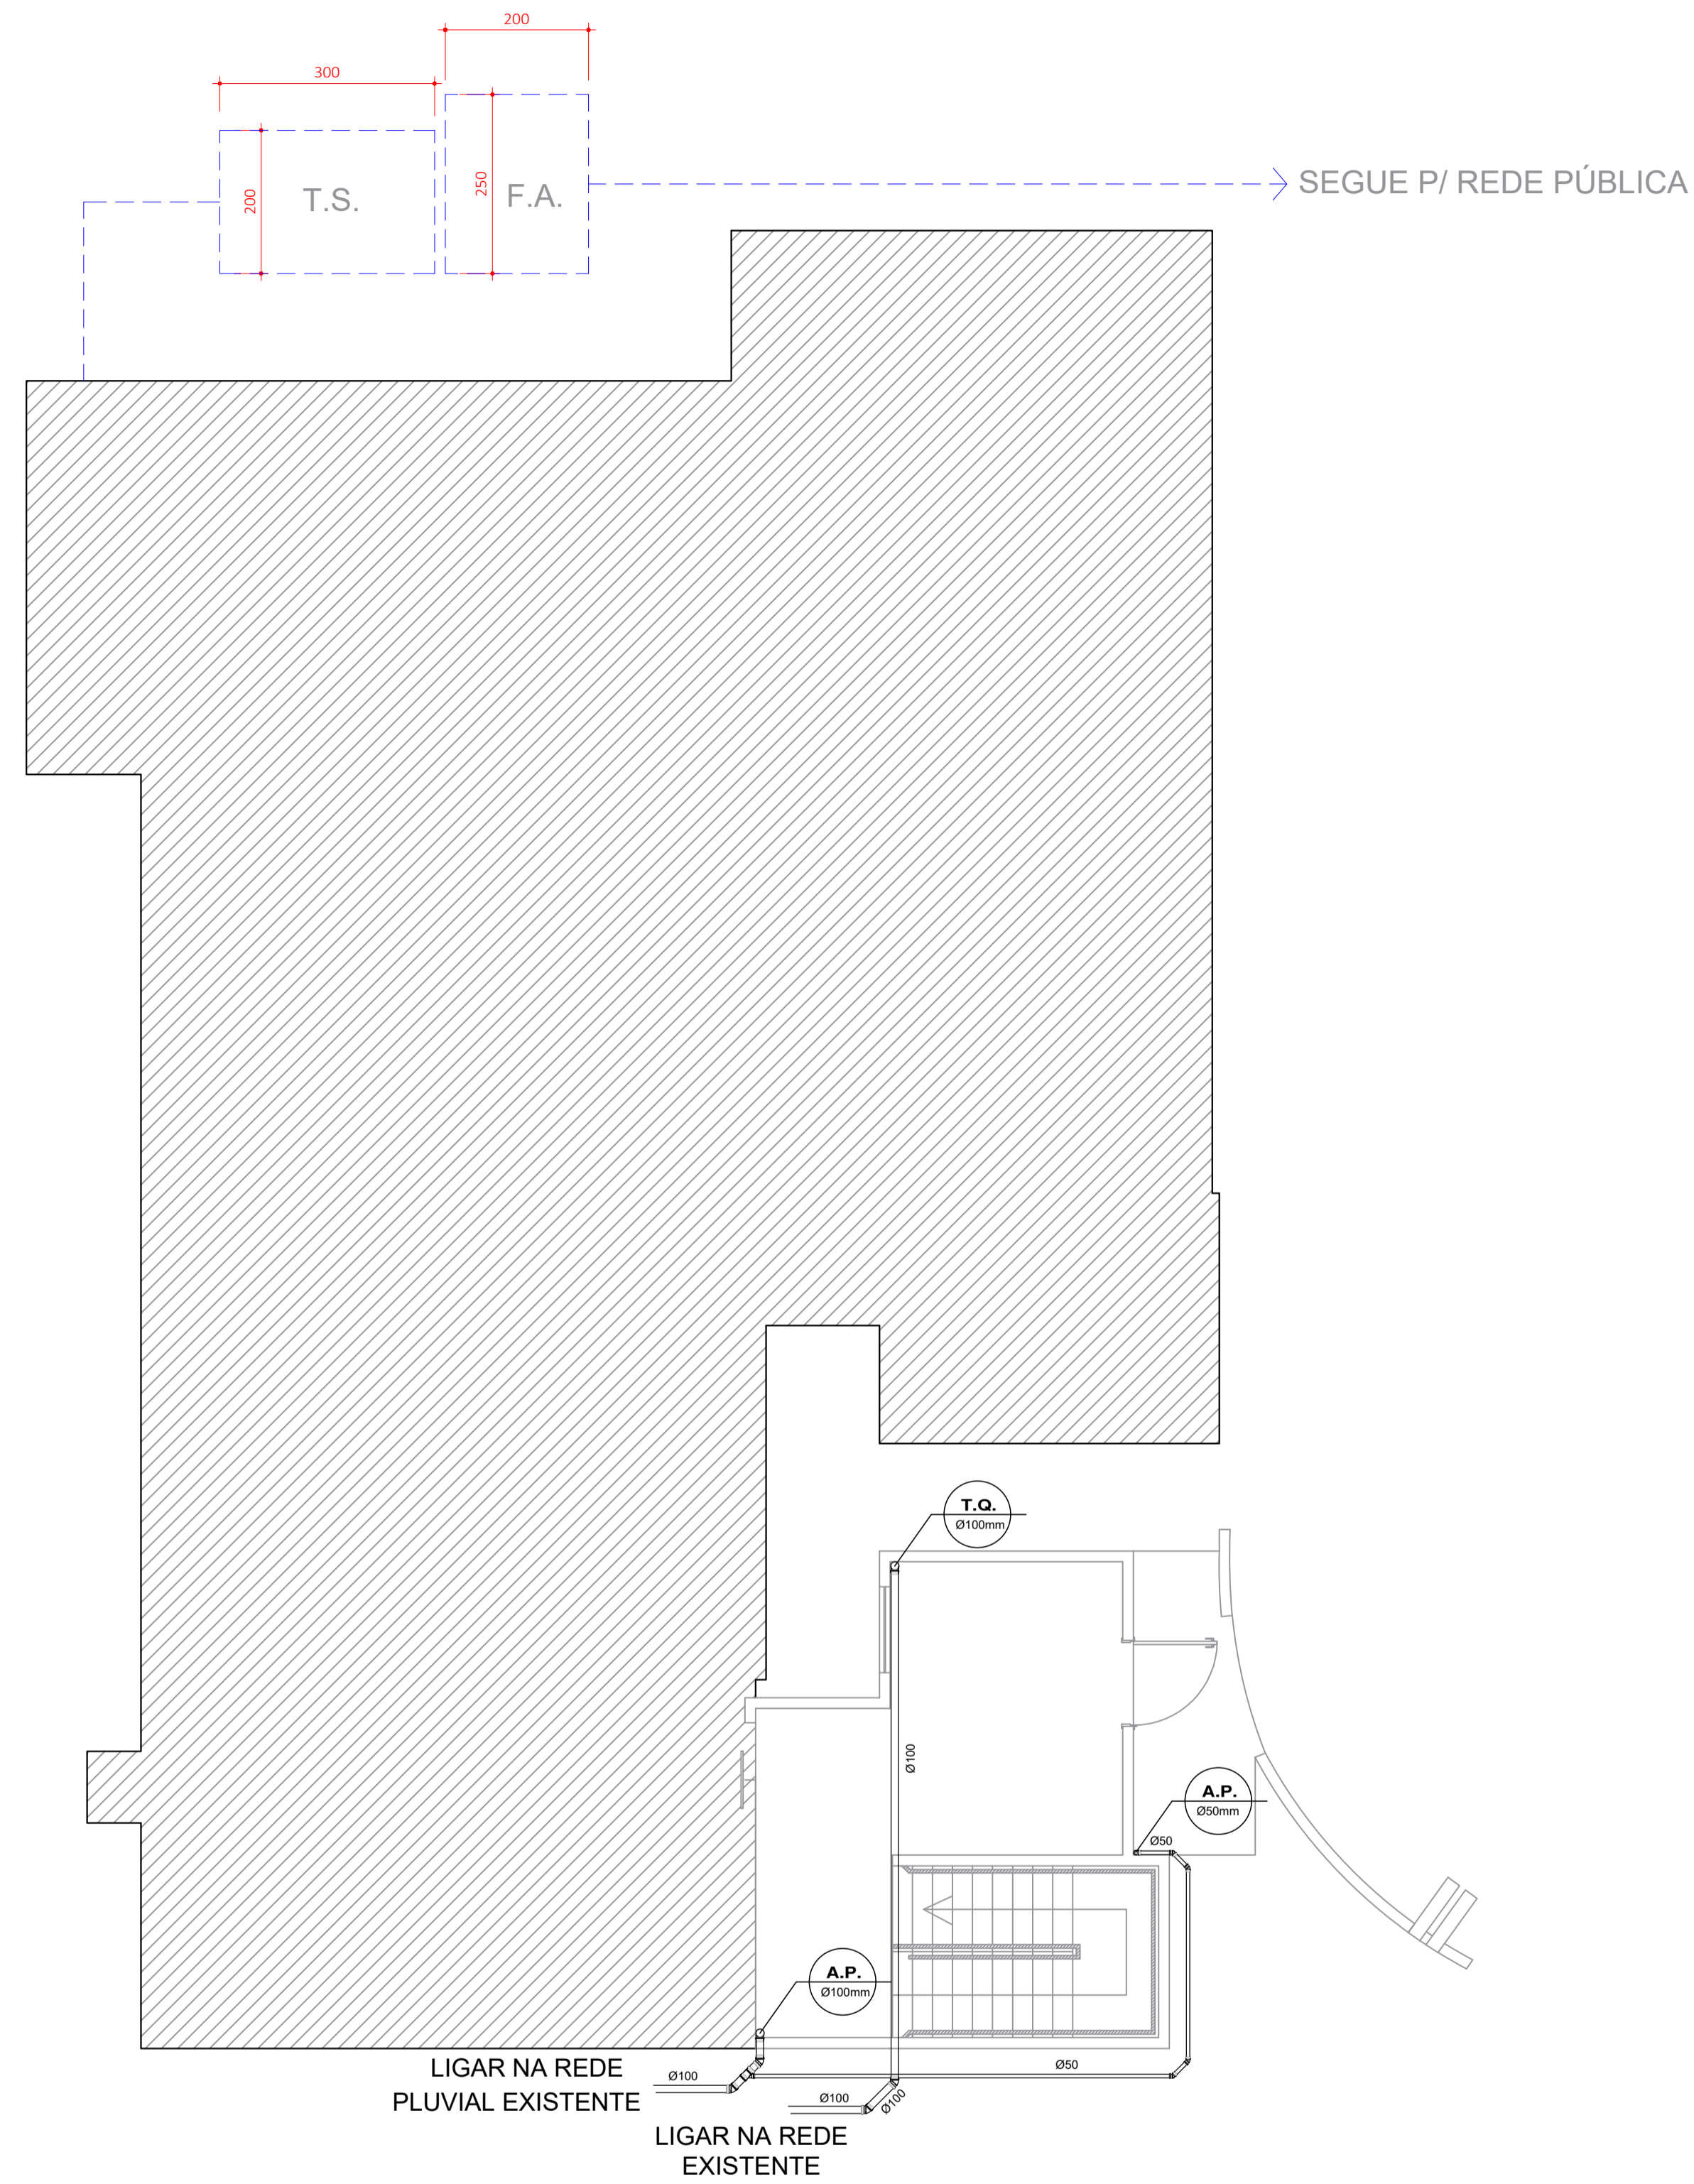

PLANTA BAIXA - TÉRREO
 PROJETO SANITÁRIO/ PLUVIAL
 ESCALA 1:75


Proprietário
 Estado de Santa Catarina
 CNPJ: 82.951.229-0001/76

Fábio Melere
 CPF: 077.981.109-76

Responsável Técnico
 Graziela Floriani Bell
 Arquiteta e Urbanista
 CAU A110549-3
 Av. Getúlio Vargas, 91 Sala 29 - Centro
 Timbó / SC
 Tel.: (47) 3382-1219 / (47) 9 9987-5667

COMPL - 03

Graziela Floriani Bell
 arquitetura e interiores

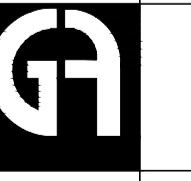

Projeto Sanitário/ Pluvial-Defesa Civil
 Planta Baixa Térreo
 Local: Rua Itapema, nº310
 Bairro: Quintino, Timbó - SC
 Escala: Indicada
 Desenho: Anna / Agosto 2022
 Tipo de obra: Ampliação
 Ocupação: Comunitário / Institucional
 Tipo da Construção: Edificação em alvenaria