



LEGENDA

	Caixa de Inspeção
	Caixa de Passagem
	Caixa de Gordura
	TUBO DE QUEDA
	ÁGUA PLUVIAL
	ÁGUA QUENTE PISCINA
	ALIMENTAÇÃO CISTERNA

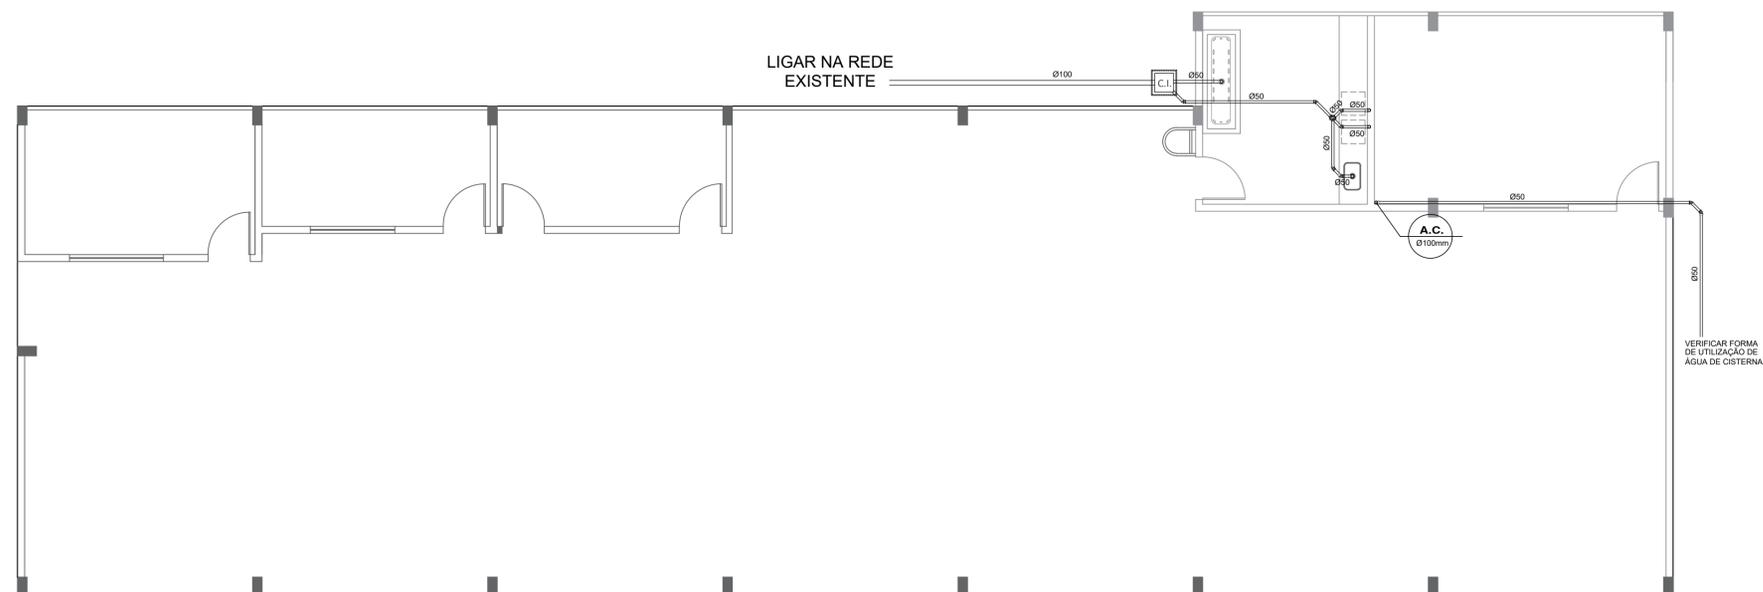

PLANTA BAIXA - TÉRREO
PROJETO SANITÁRIO/ PLUVIAL
ESCALA 1:75

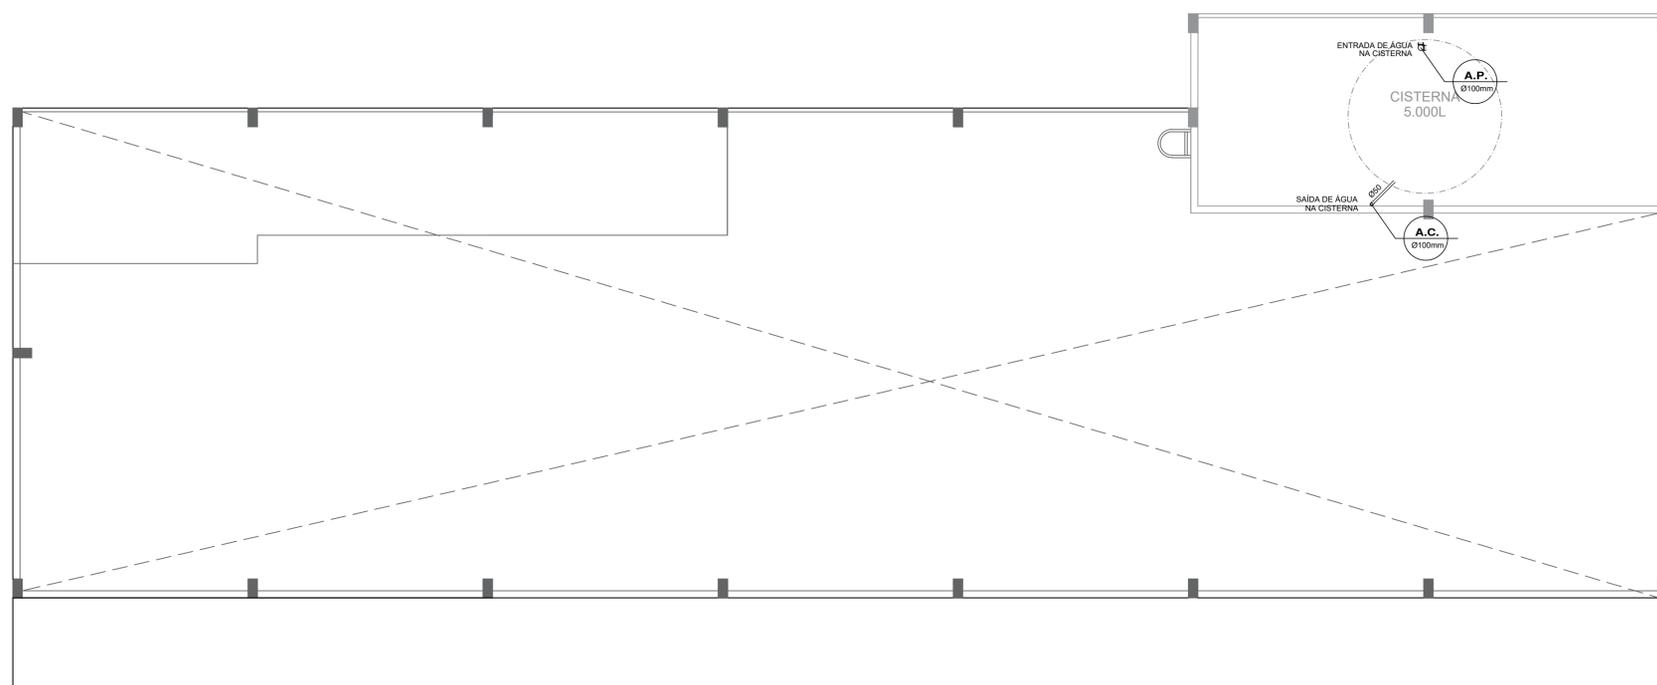

PLANTA BAIXA - SUPERIOR
PROJETO SANITÁRIO/ PLUVIAL
ESCALA 1:75

Proprietário
Estado de Santa Catarina
CNPJ: 82.951.229-0001/76

Fábio Melere
CPF: 077.981.109-76

Responsável Técnico
Graziela Floriani Bell
Arquiteta e Urbanista
CAU A110549-3
Av. Getúlio Vargas, 91 Sala 29 - Centro
Timbó / SC
Tel.: (47) 3382-1219 / (47) 9 9987-5667

COMPL - 05

Projeto Sanitário/ Pluvial - Ampliação Garagens
Planta Baixa Térreo e Superior
Local: Rua Itapema, nº310
Bairro: Quintino, Timbó - SC
Escala: Indicada
Desenho: Anna / Agosto 2022
Tipo de obra: Ampliação
Ocupação: Comunitário / Institucional
Tipo da Construção: Edificação em alvenaria

Graziela Floriani Bell
arquitetura e interiores

