



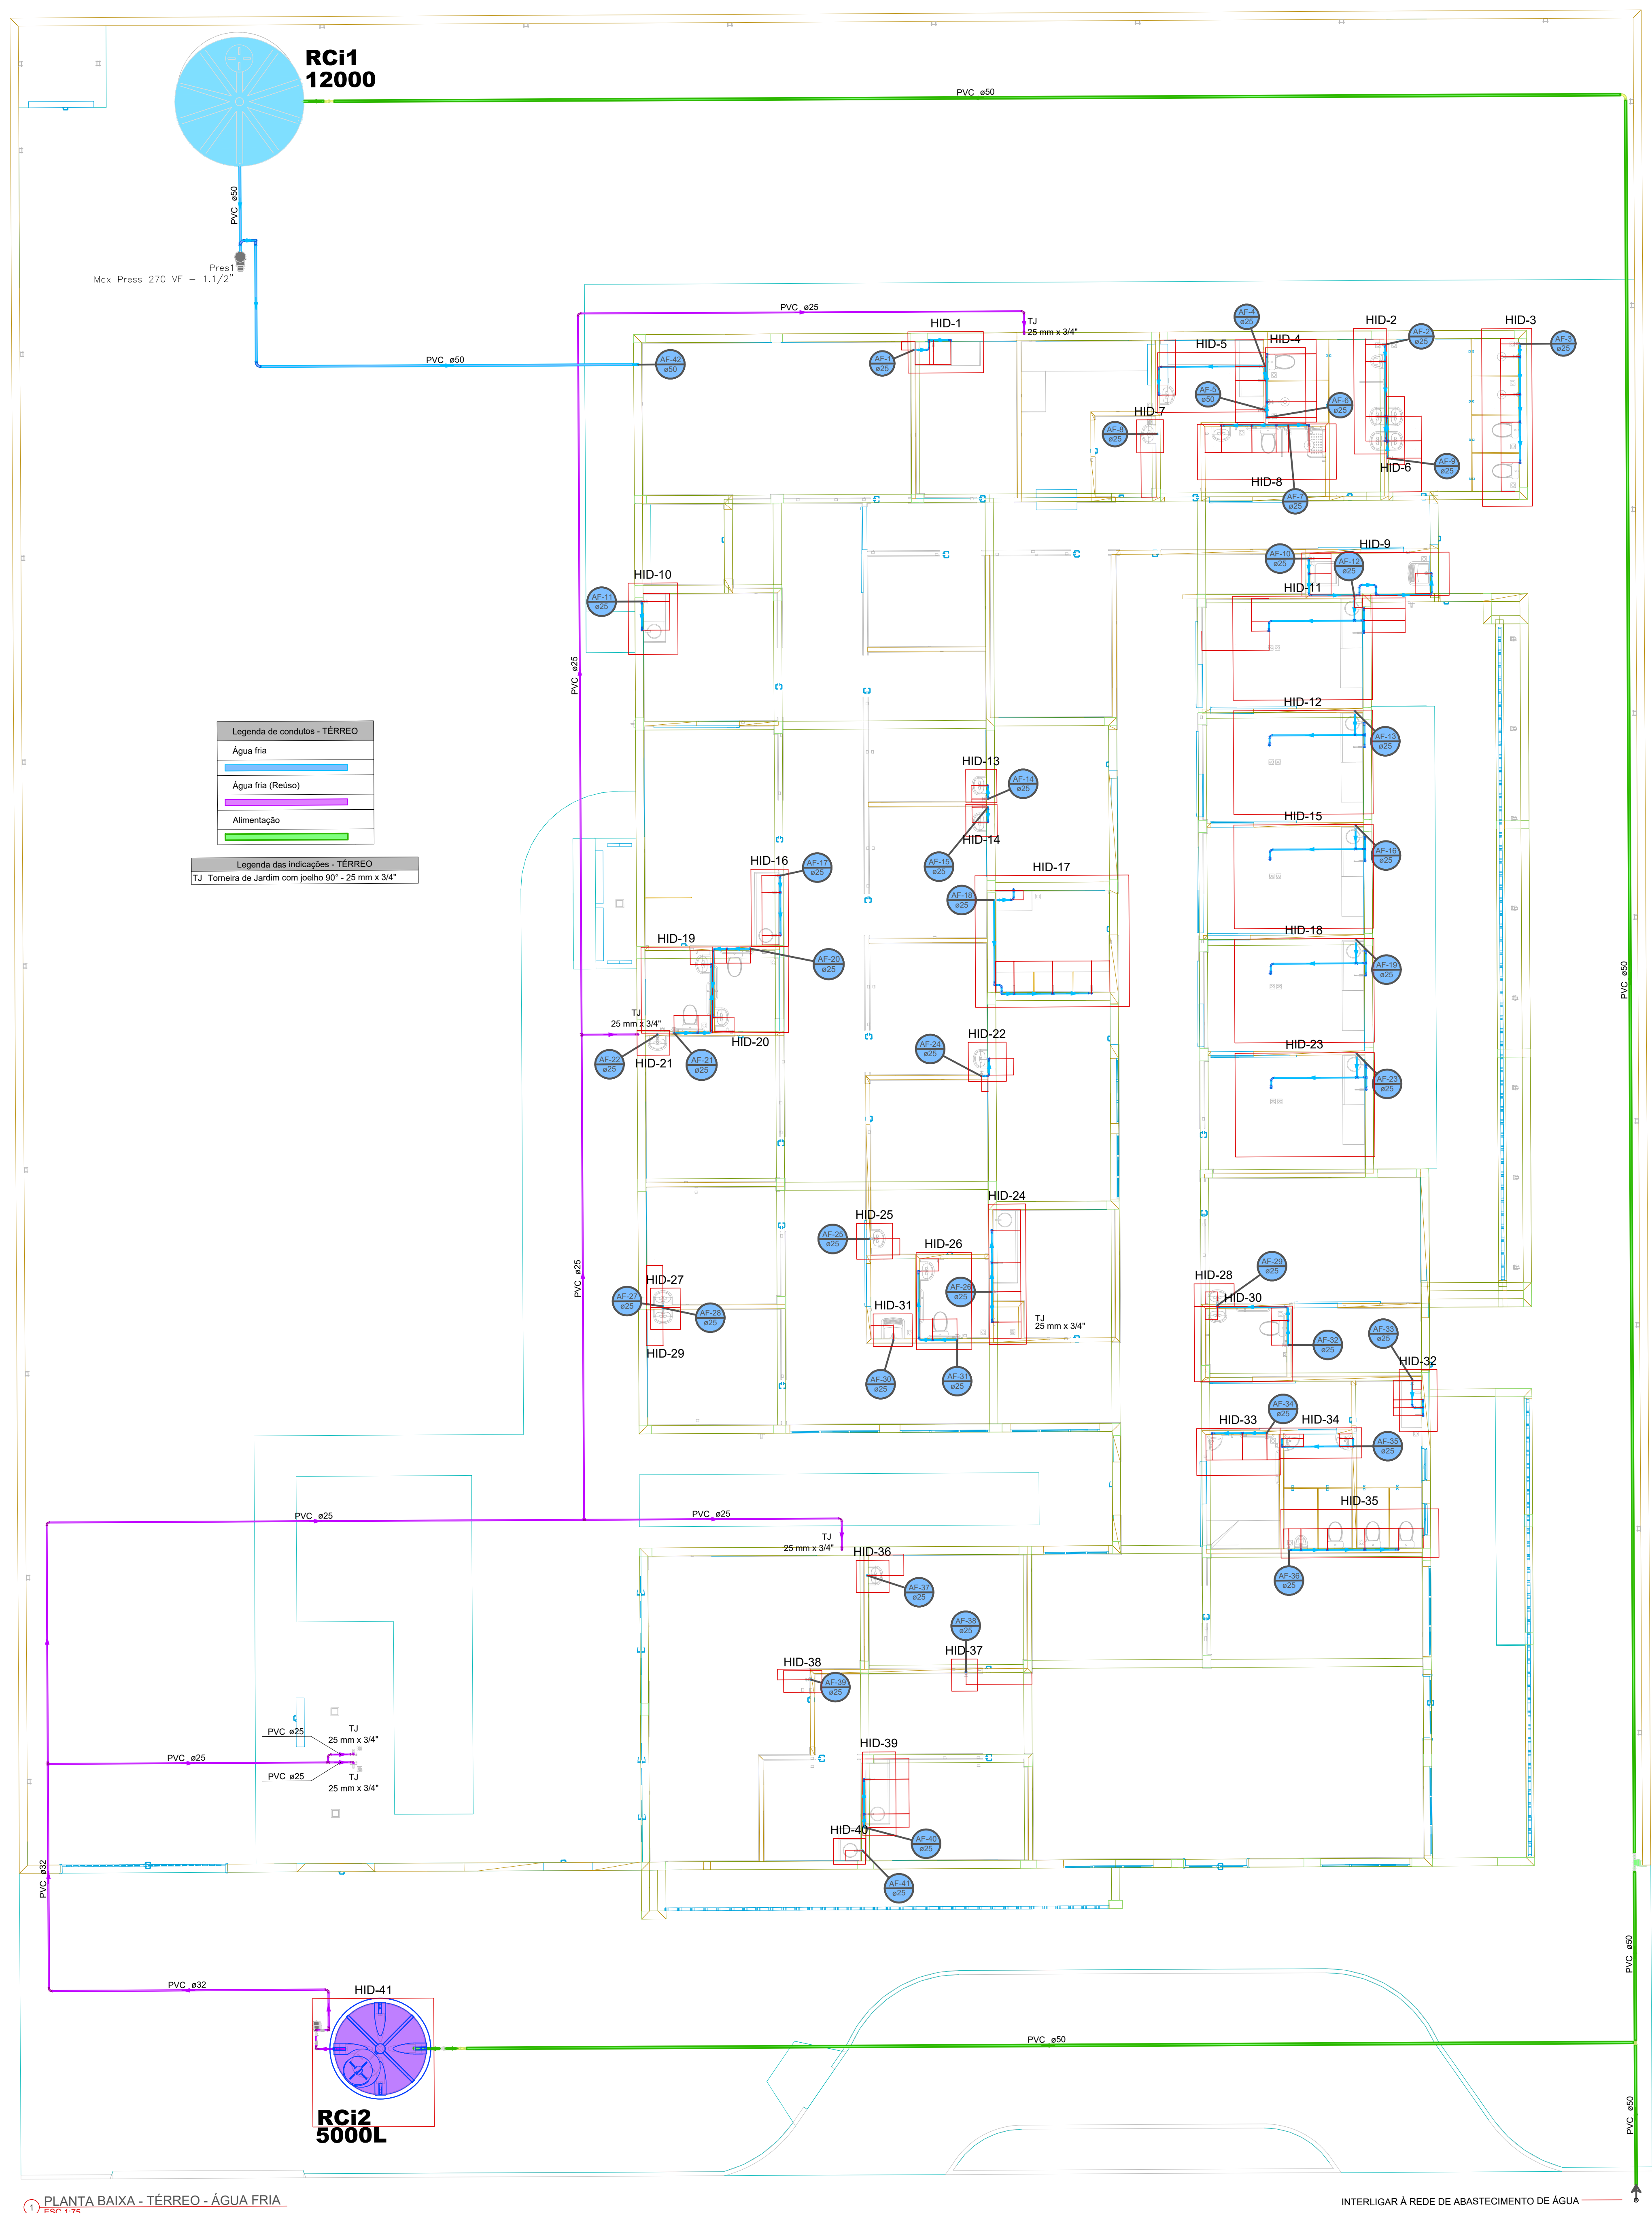

1 PLANTA BAIXA - TÉRREO - ÁGUA FRIA

INTERLIGAR À REDE DE ABASTECIMENTO DE ÁGUA

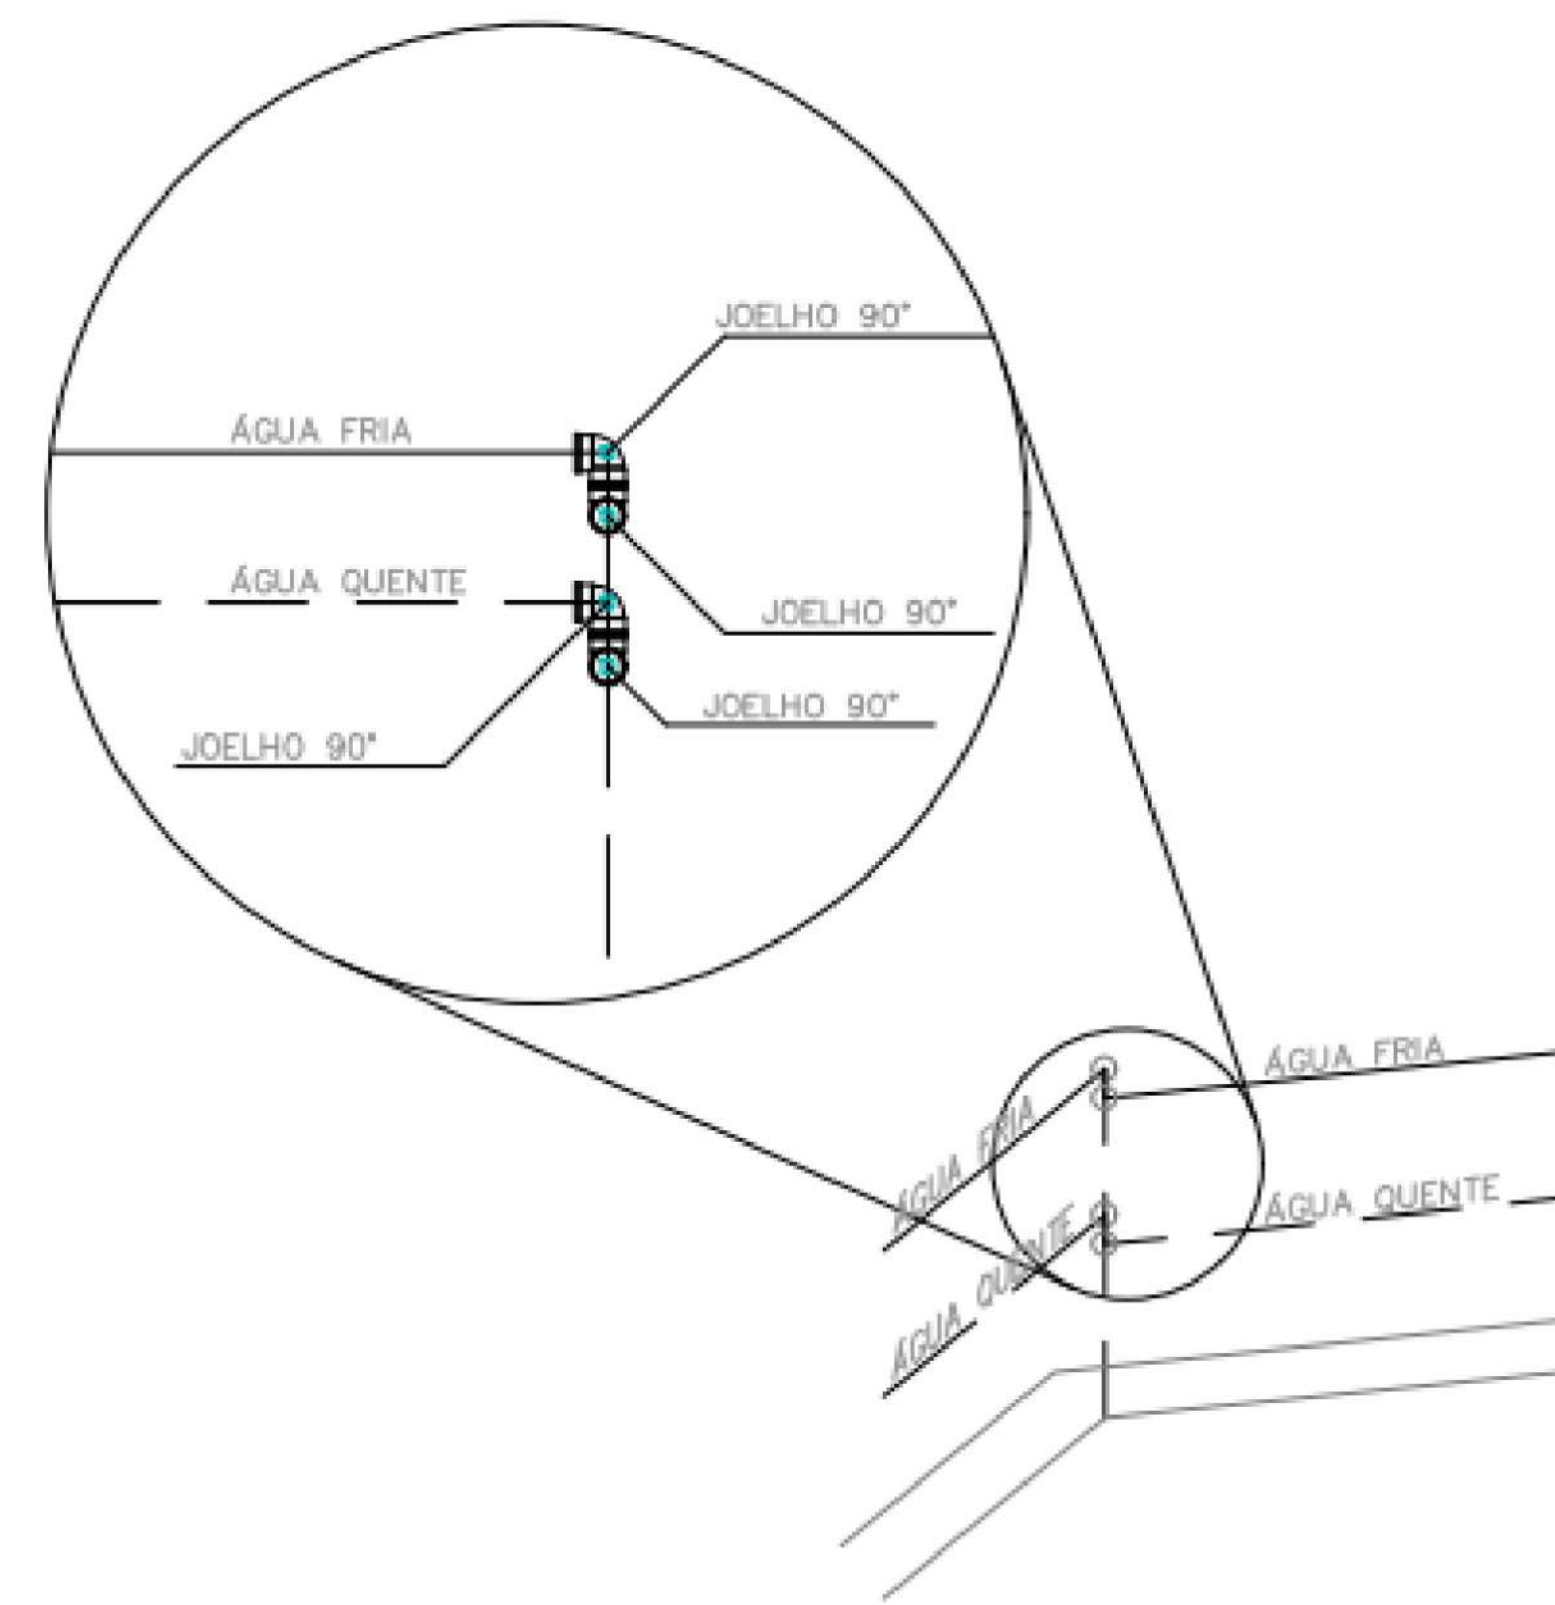


OBS.: UTILIZAR DOIS JOELHOS 90° SEMPRE QUE O ÂNGULO ENTRE AS PAREDE FOR DIFERENTE DE 45° e 90°.


DETALHE PARA CANTOS DE PAREDE

Escala 1/25

LAVATÓRIO DE BANCADA

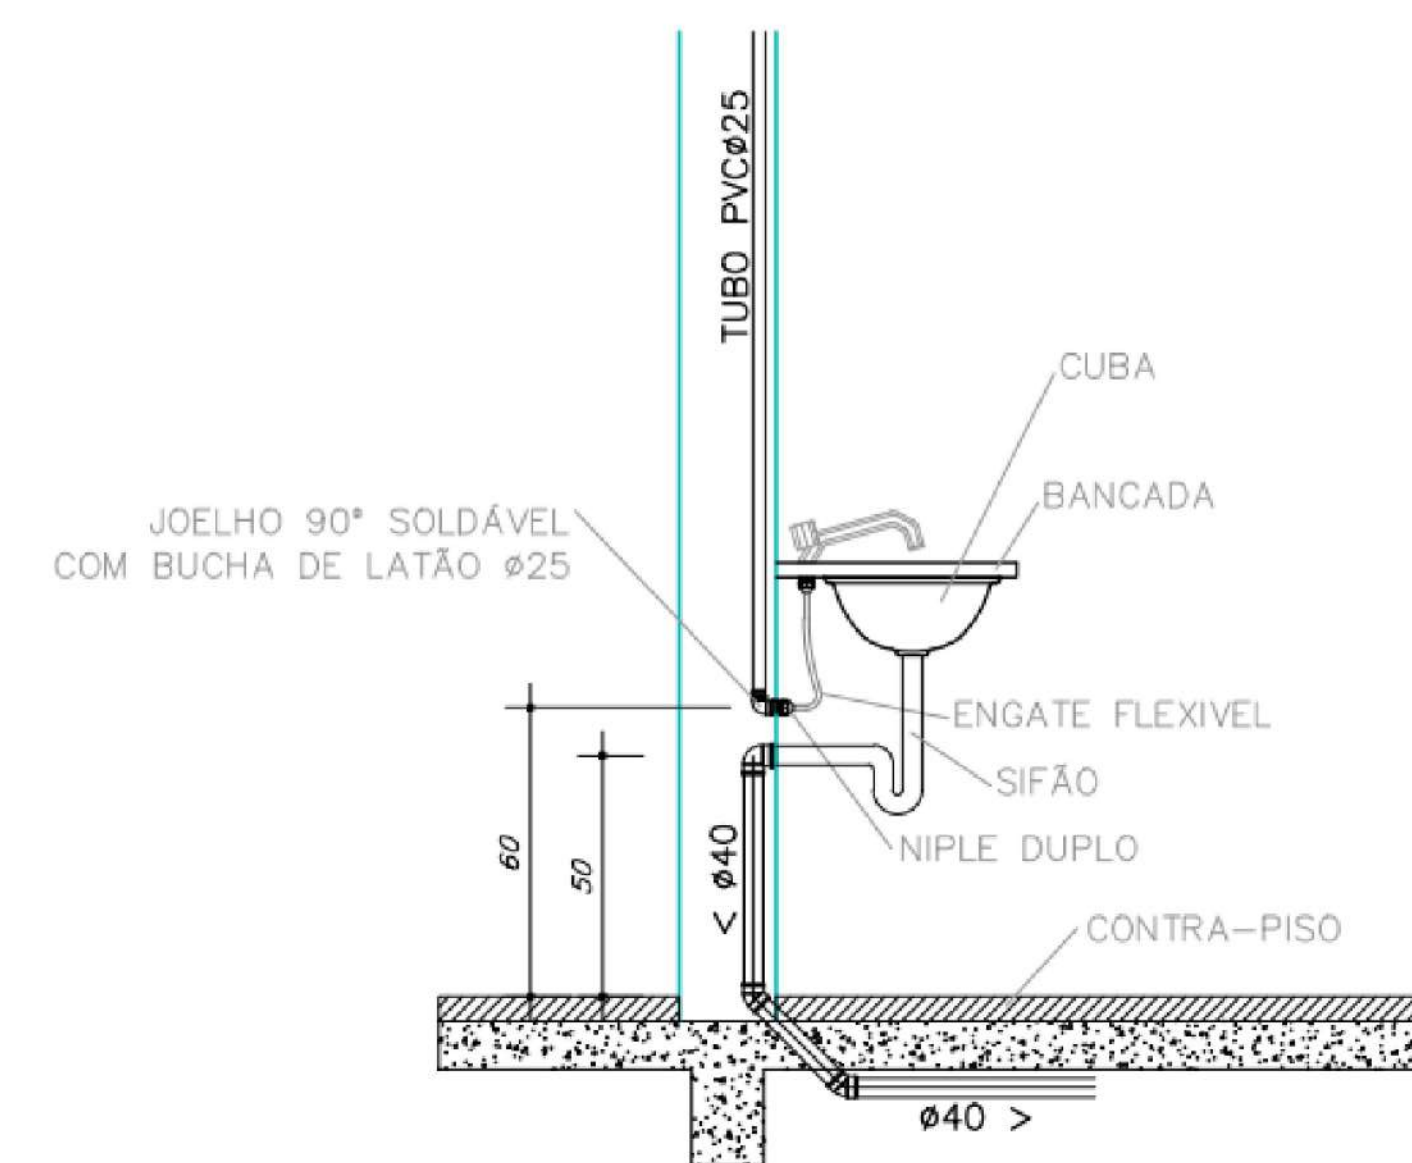


VISTA LATERAL
DA LIGAÇÃO
DE ÁGUA/ESGOTO
Sem Escala

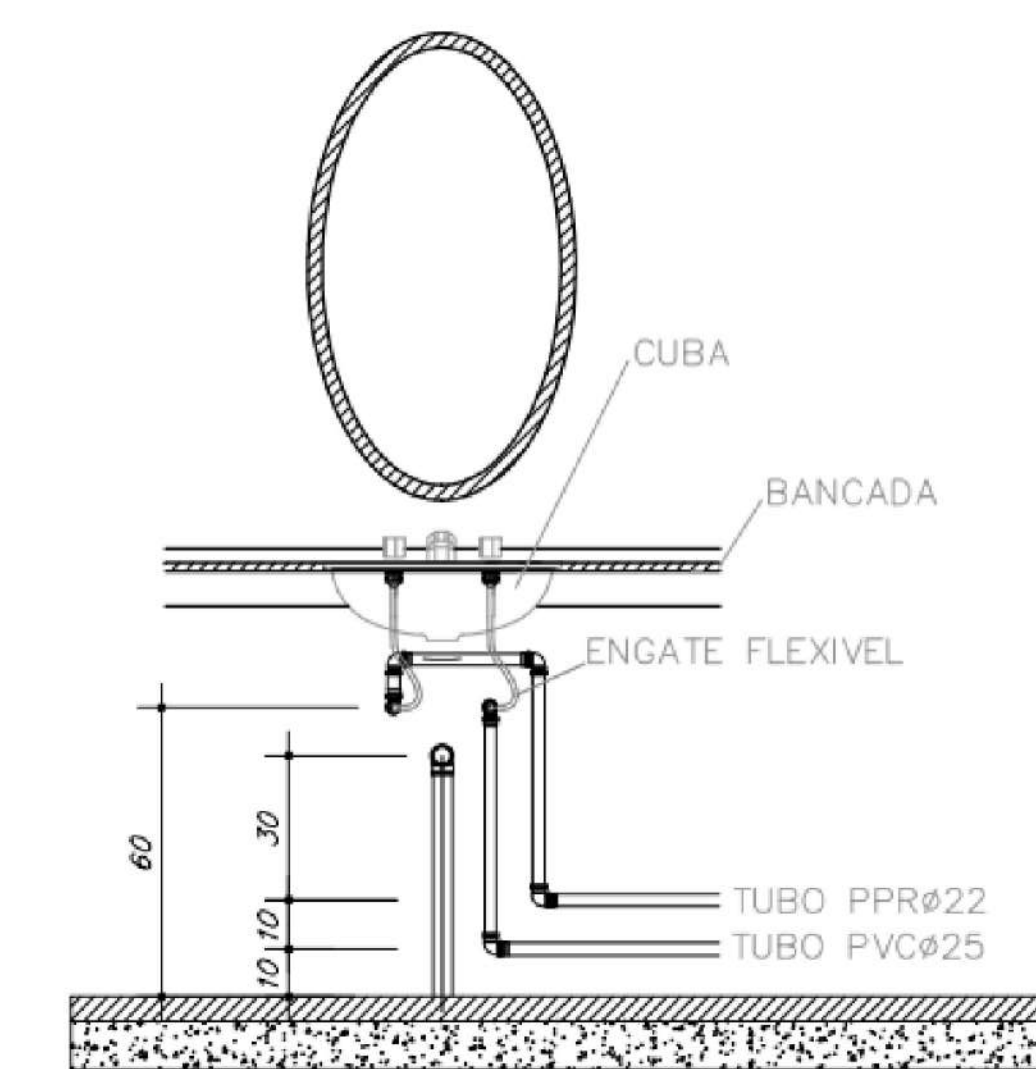

VISTA FRONTAL
DA LIGAÇÃO
DE ÁGUA/ESGOTO
Sem Escala

JOELHO SOLDÁVEL COM ROSCA E BUCHA DE LATÃO

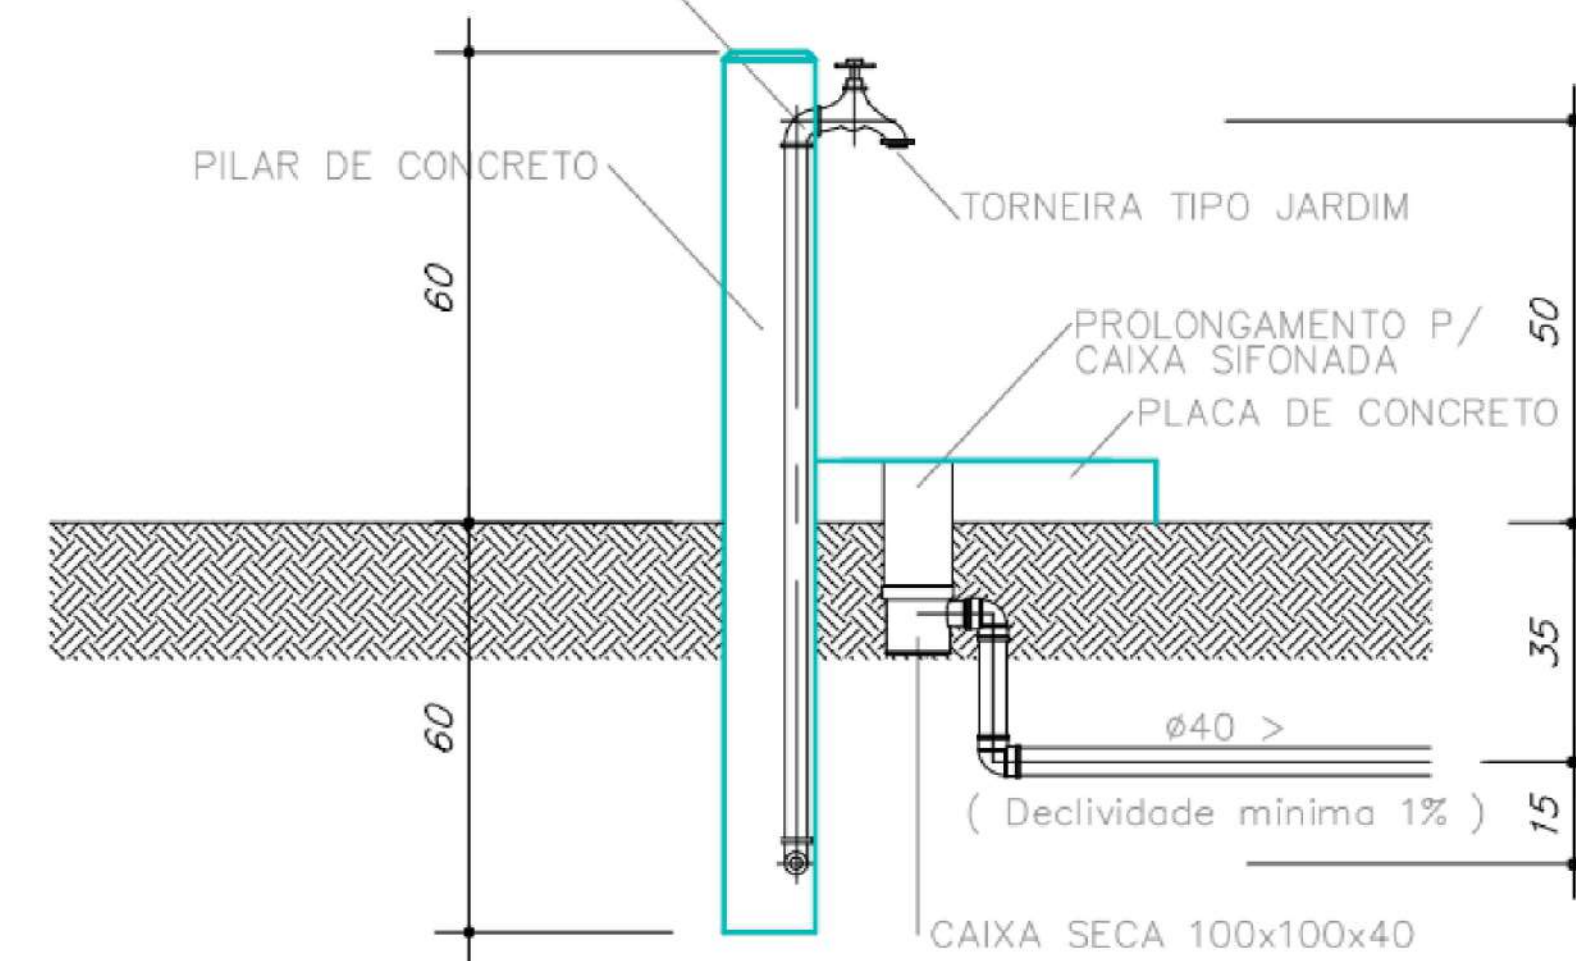

VISTA LATERAL
PONTO DE ÁGUA EXTERNO
Sem Escala


PROJETO PADRÃO DO MINISTÉRIO DA SAÚDE - URS PORTE 3 - ELABORADO POR
Tallia Henrique Pereira Fonseca - CREA/MG: 284463D

RESPONSÁVEL TÉCNICO: JONATHAN DE SOUZA NUNES	PROPRIETÁRIO: PREFEITURA MUNICIPAL DE TIMBÓ
TÍTULO PROFISSIONAL: ENGENHEIRO CIVIL	NÚMERO DE REGISTRO: CREA/SC 156148-2
ASSINATURA:	ASSINATURA:



PREFEITURA MUNICIPAL DE TIMBÓ
SECRETARIA DE PLANEJAMENTO, TRÂNSITO, MEIO AMBIENTE,
INDÚSTRIA, COMÉRCIO E SERVIÇOS

UNIDADE BÁSICA DE SAÚDE			
PORTE 3 - BAIRRO DAS CAPITALIS			
RUA TIROLESES, 515, BAIRRO DAS CAPITALIS, TIMBÓ/SC			
PROJETO HIDROSSANITÁRIO			
PLANTA BAIXA - TÉRREO - ÁGUA FRIA			
MATERIAL(ES) DE CONSTRUÇÃO:	ALVENARIA	TIPO DO ALVARÁ:	CONSTRUÇÃO
FINALIDADE DO ALVARÁ:	SAÚDE - INSTITUCIONAL	ÁREA DO PROJETO:	813,73 m²
DATA:	12/02/2026	REVISÃO:	R01
ESCALA:	INDICADA	FOLHA:	HID. 01/07



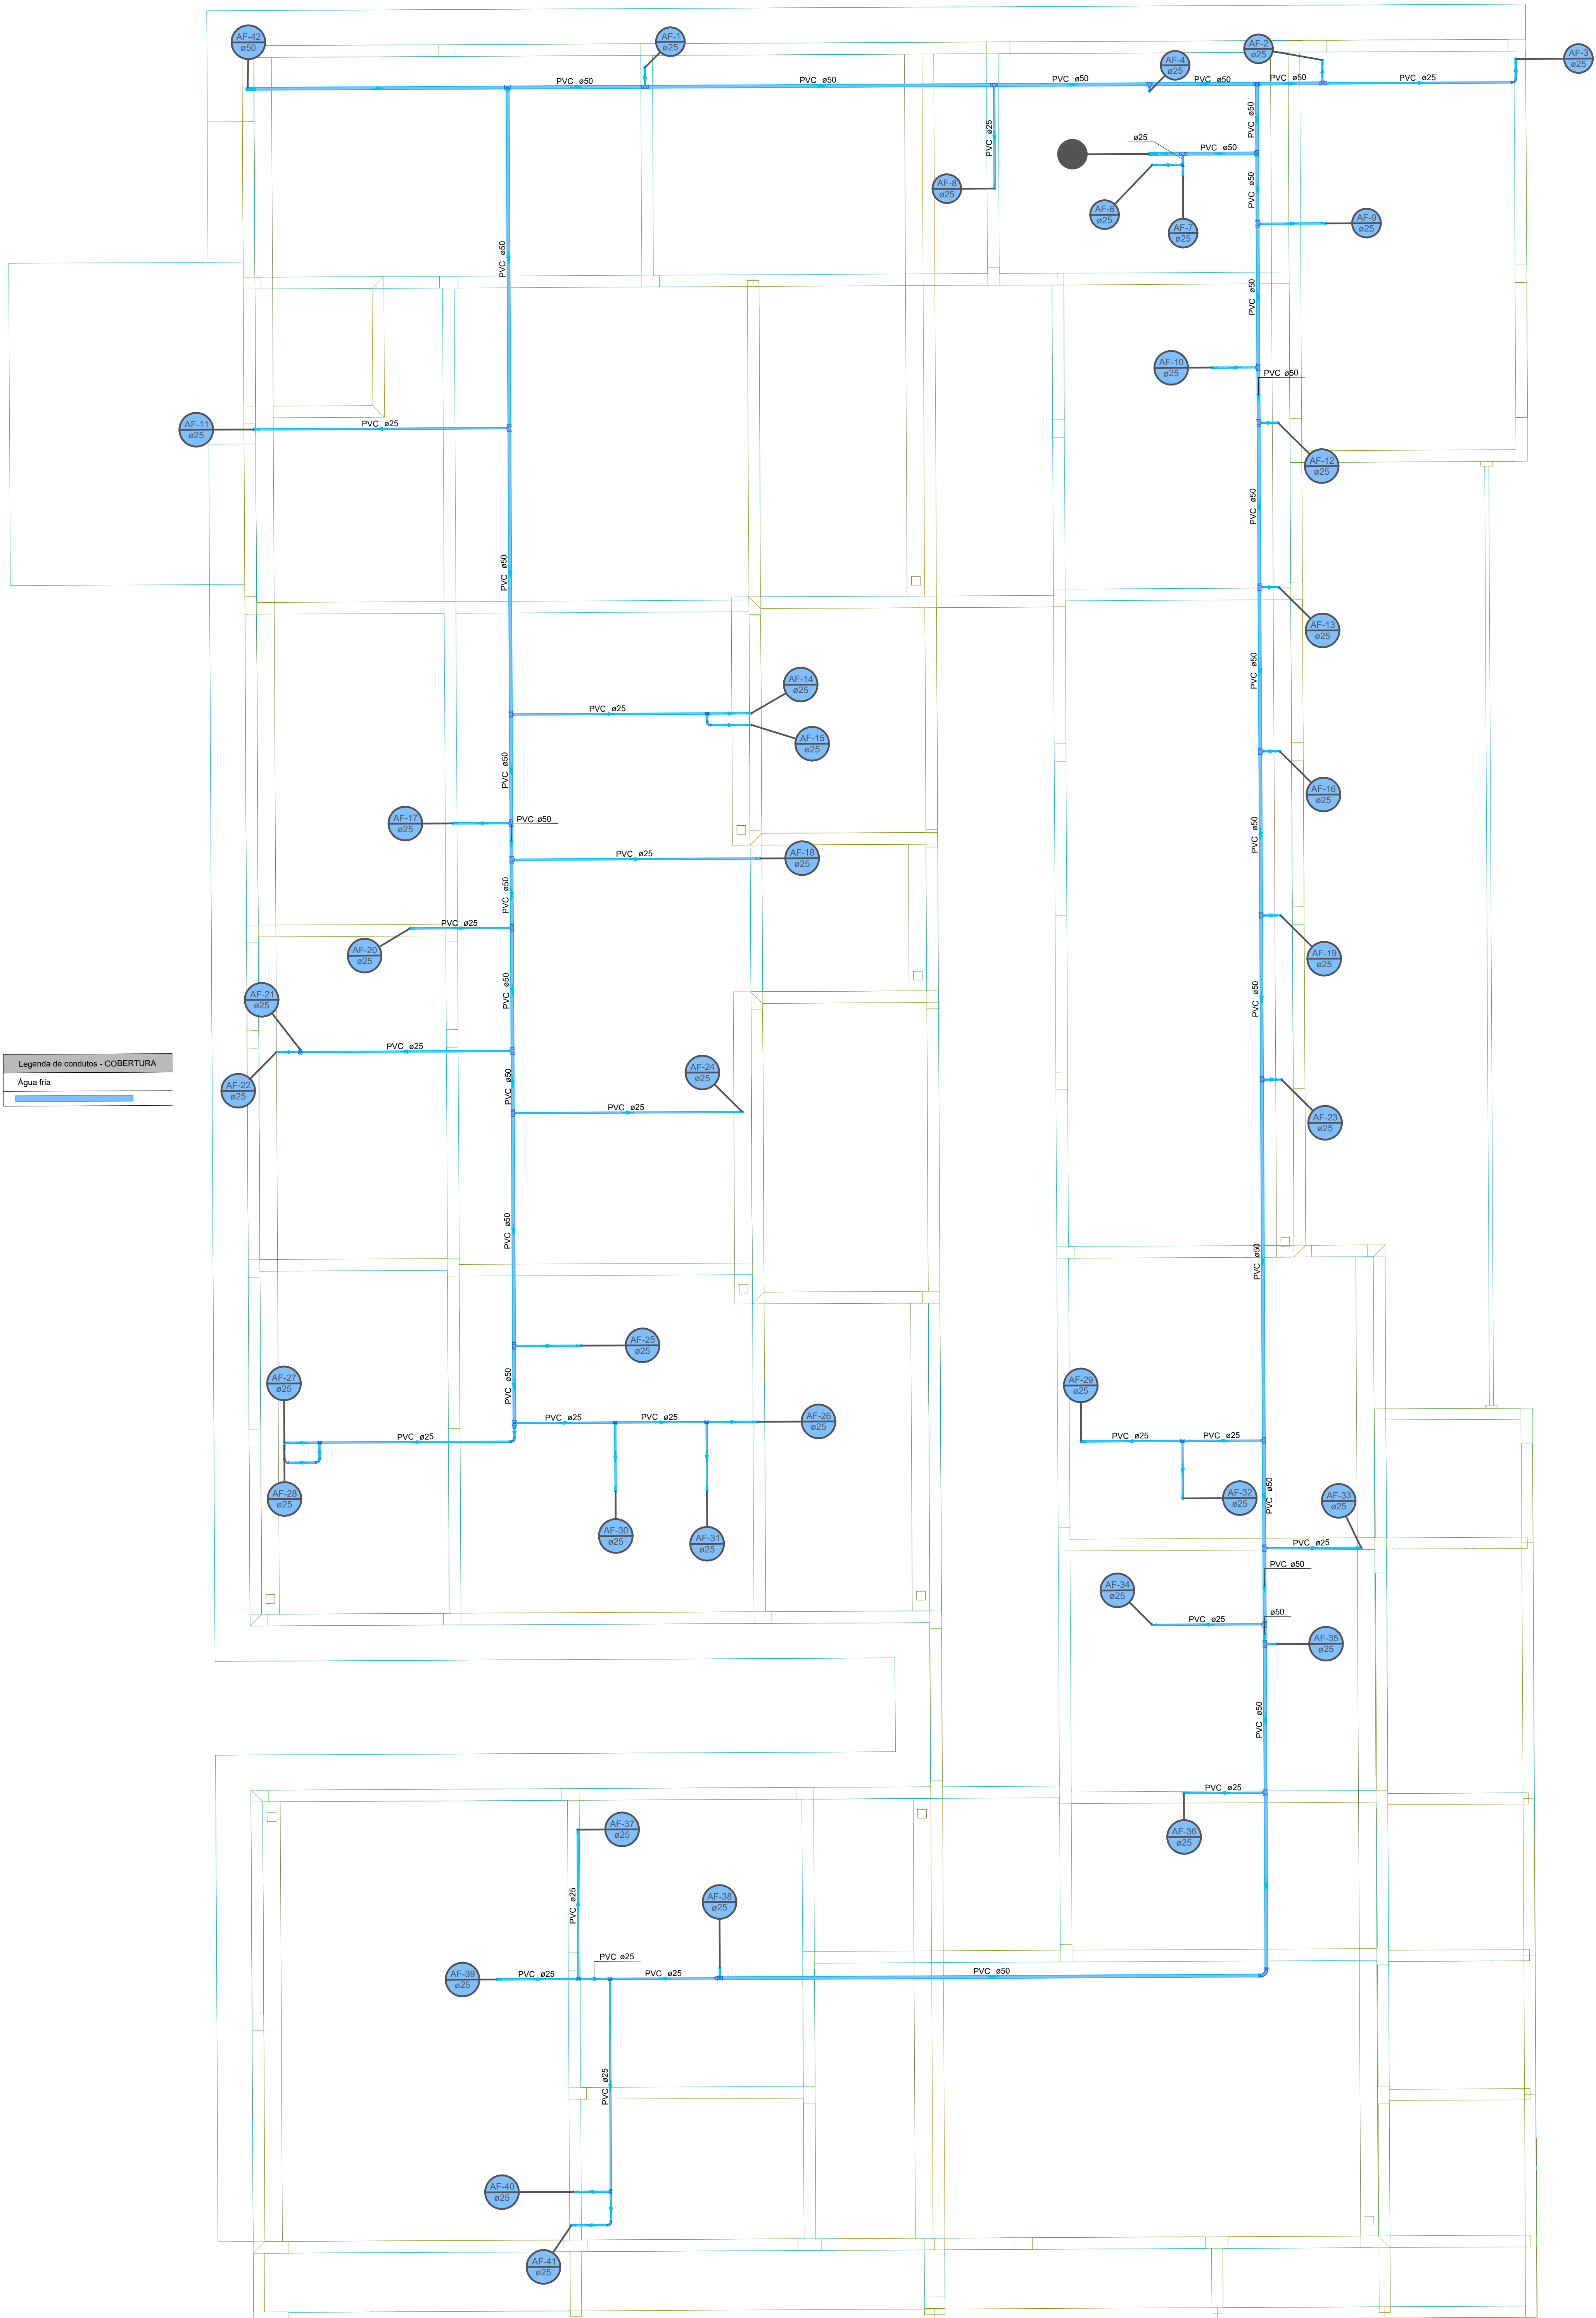


Legenda de condutas - COBERTURA

Água fria


1 PLANTA BAIXA - COBERTURA - ÁGUA FRIA

ESC: 1/20

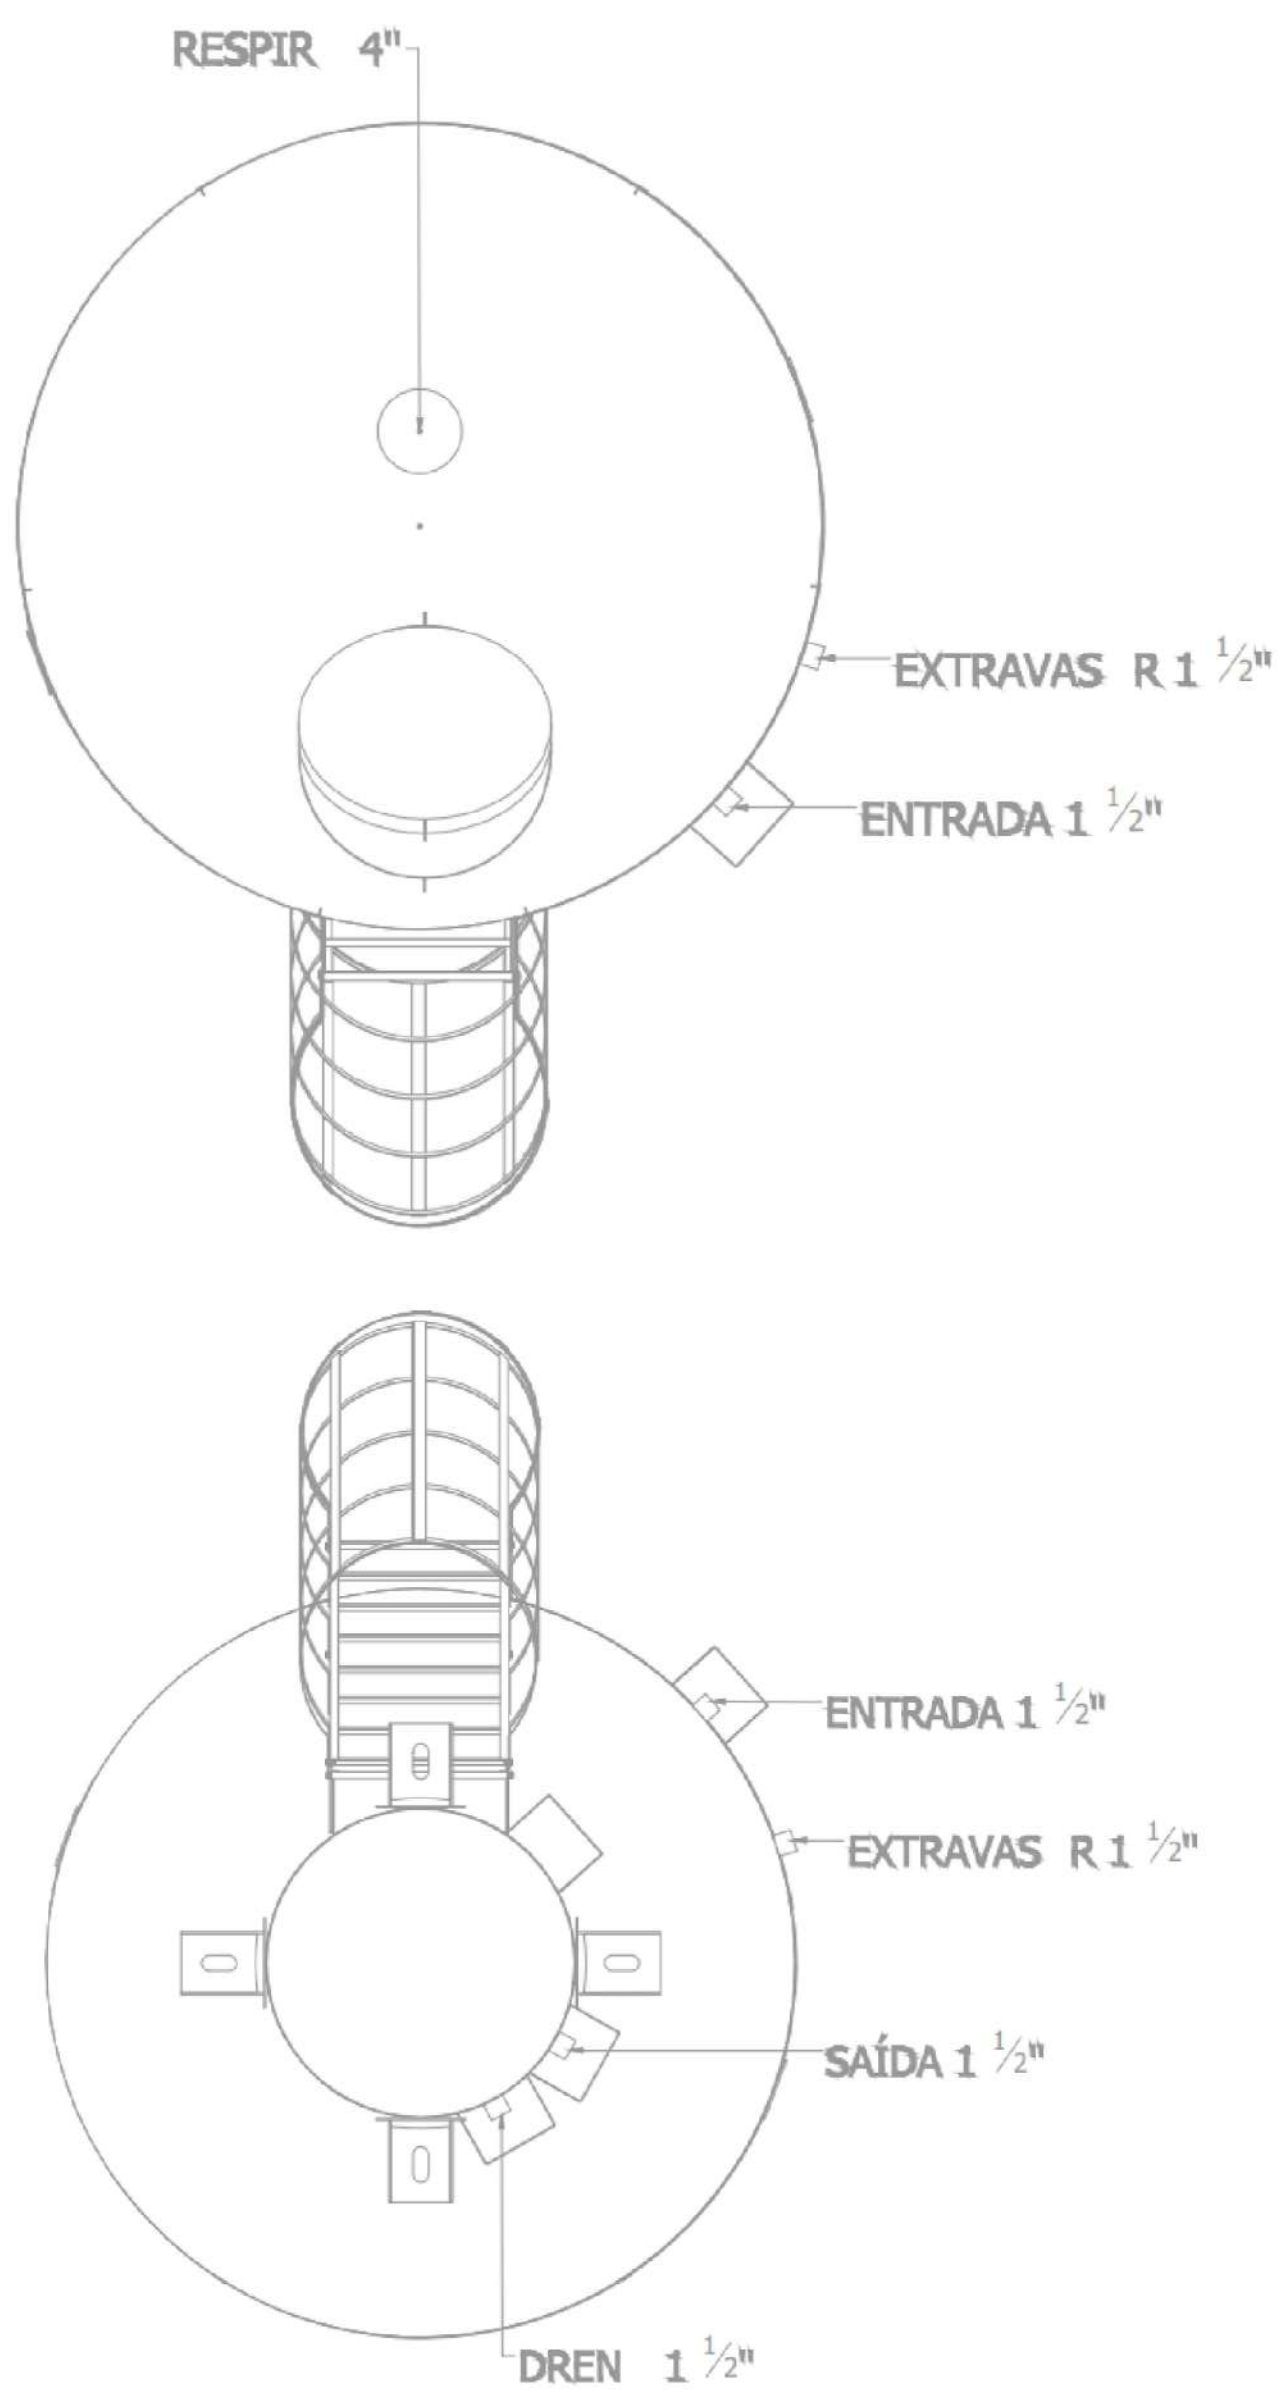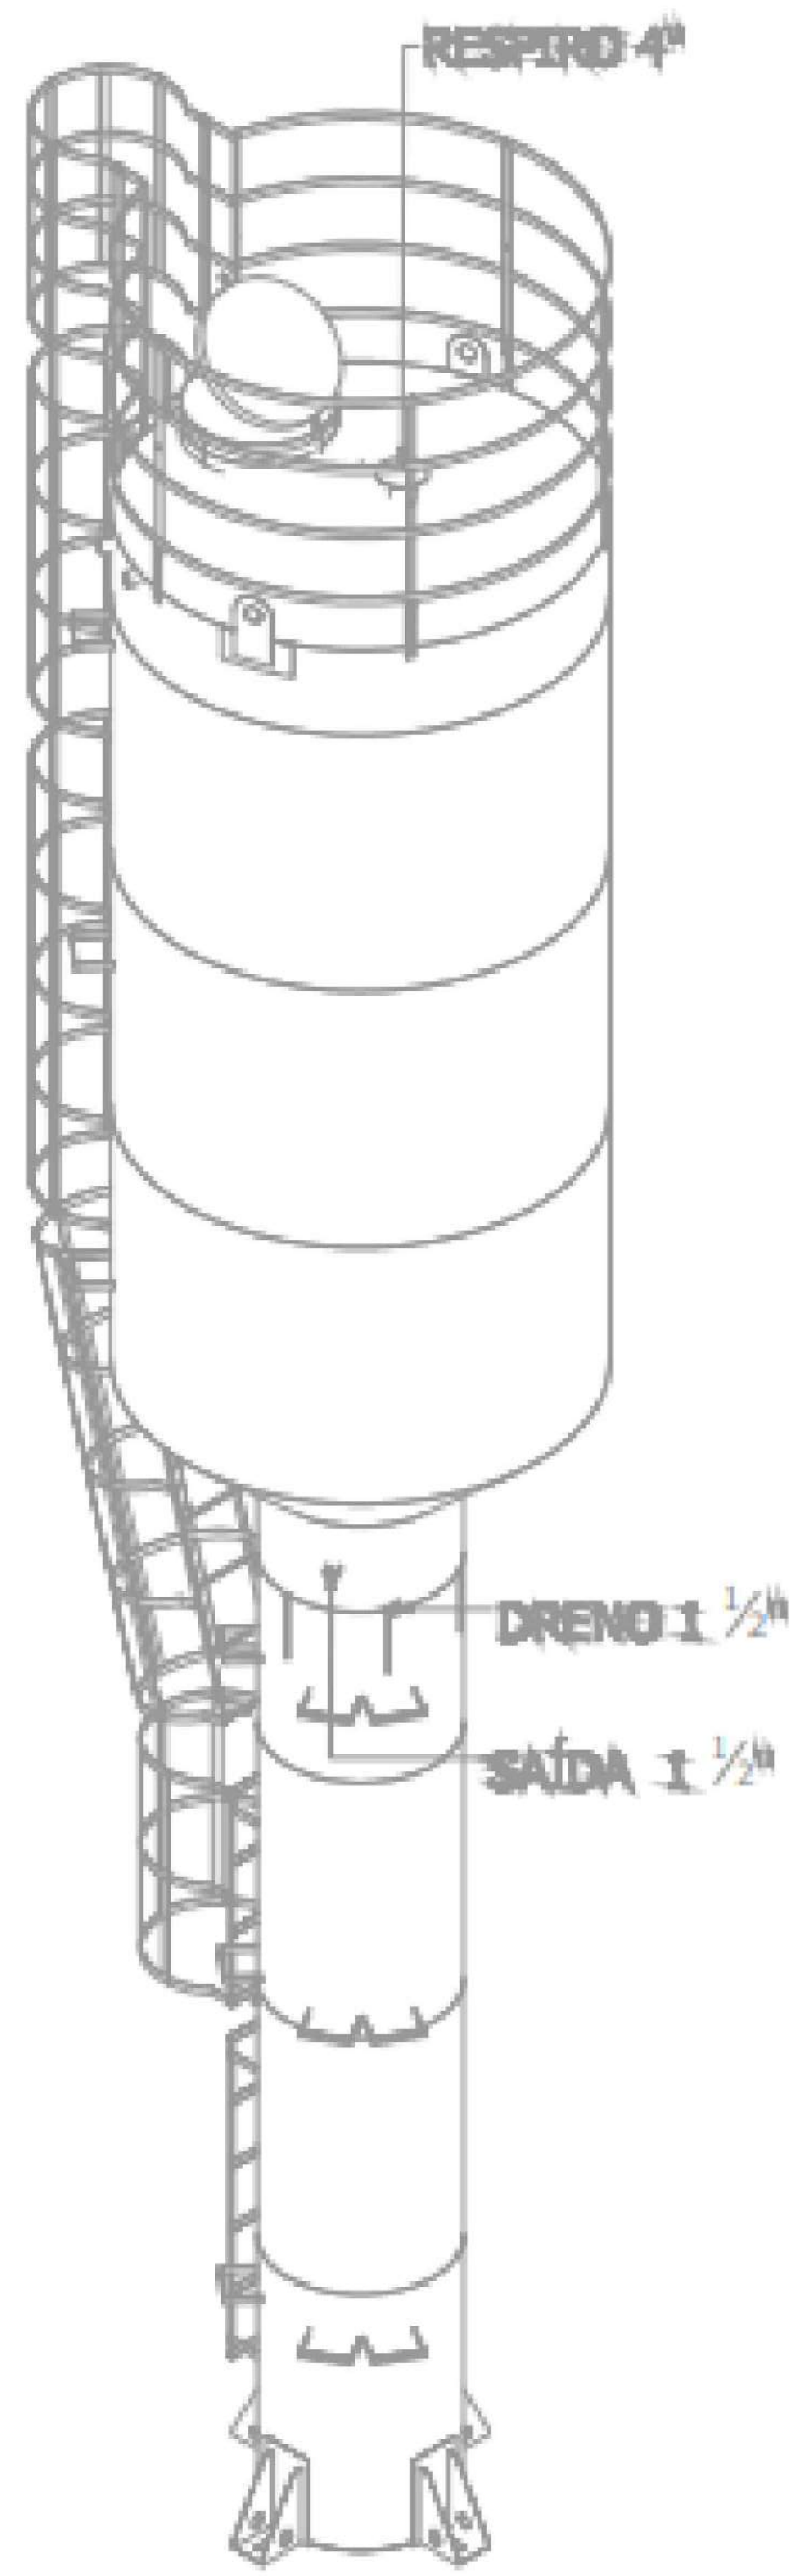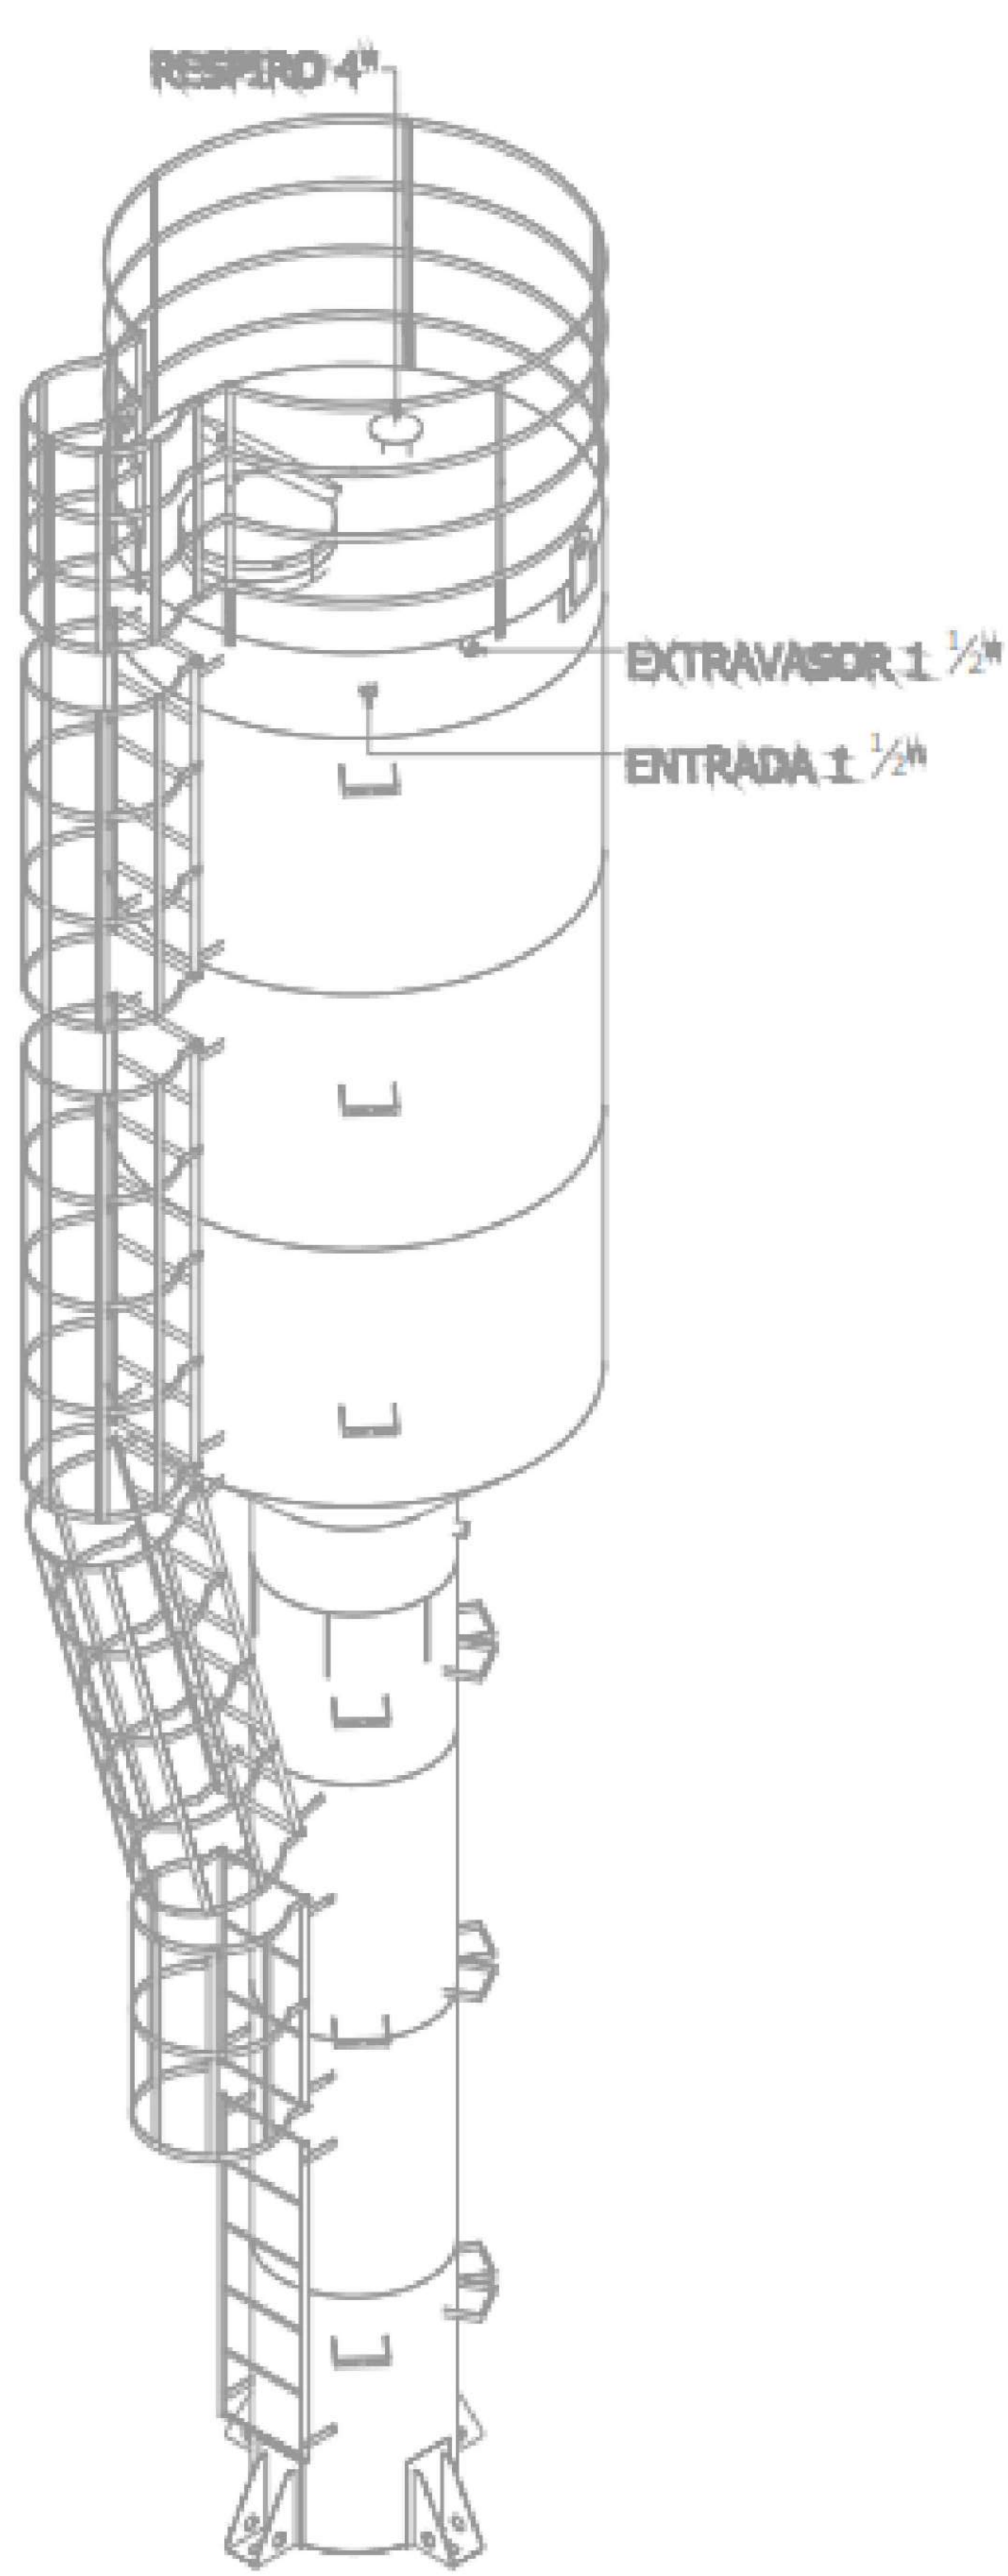


PROJETO PADRÃO DO MINISTÉRIO DA SAÚDE - URS PORTE 3 - ELABORADO POR
Tallia Henrique Pereira Fonseca - CREA/MG: 284463D

RESPONSÁVEL TÉCNICO: JONATHAN DE SOUZA NUNES	PROPRIETÁRIO: PREFEITURA MUNICIPAL DE TIMBÓ
TÍTULO PROFISSIONAL: ENGENHEIRO CIVIL	NÚMERO DE REGISTRO: CREA/SC 156148-2
ASSINATURA:	OFFICIN.PJ: 83.102.764/0001-15
	ASSINATURA:

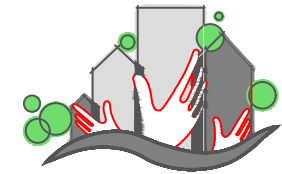


PREFEITURA MUNICIPAL DE TIMBÓ
SECRETARIA DE PLANEJAMENTO, TRÂNSITO, MEIO AMBIENTE,
INDÚSTRIA, COMÉRCIO E SERVIÇOS


OBRA: UNIDADE BÁSICA DE SAÚDE			
ENDEREÇO: RUA TIROLESES, 515, BAIRRO DAS CAPITALIS, TIMBÓ/SC			
PROJETO: PROJETO HIDROSSANITÁRIO			
PLANTA BAIXA - COBERTURA - ÁGUA FRIA			
MATERIAL(ES) DE CONSTRUÇÃO: ALVENARIA	TIPO DO ALVARÁ: CONSTRUÇÃO	ÁREA DO PROJETO: 813,73 m²	FOLHA: HID. 02/07
FINALIDADE DO ALVARÁ: SAÚDE - INSTITUCIONAL	ESCALA: R01	INDICADA	
DATA: 12/02/2026	REVISÃO:		

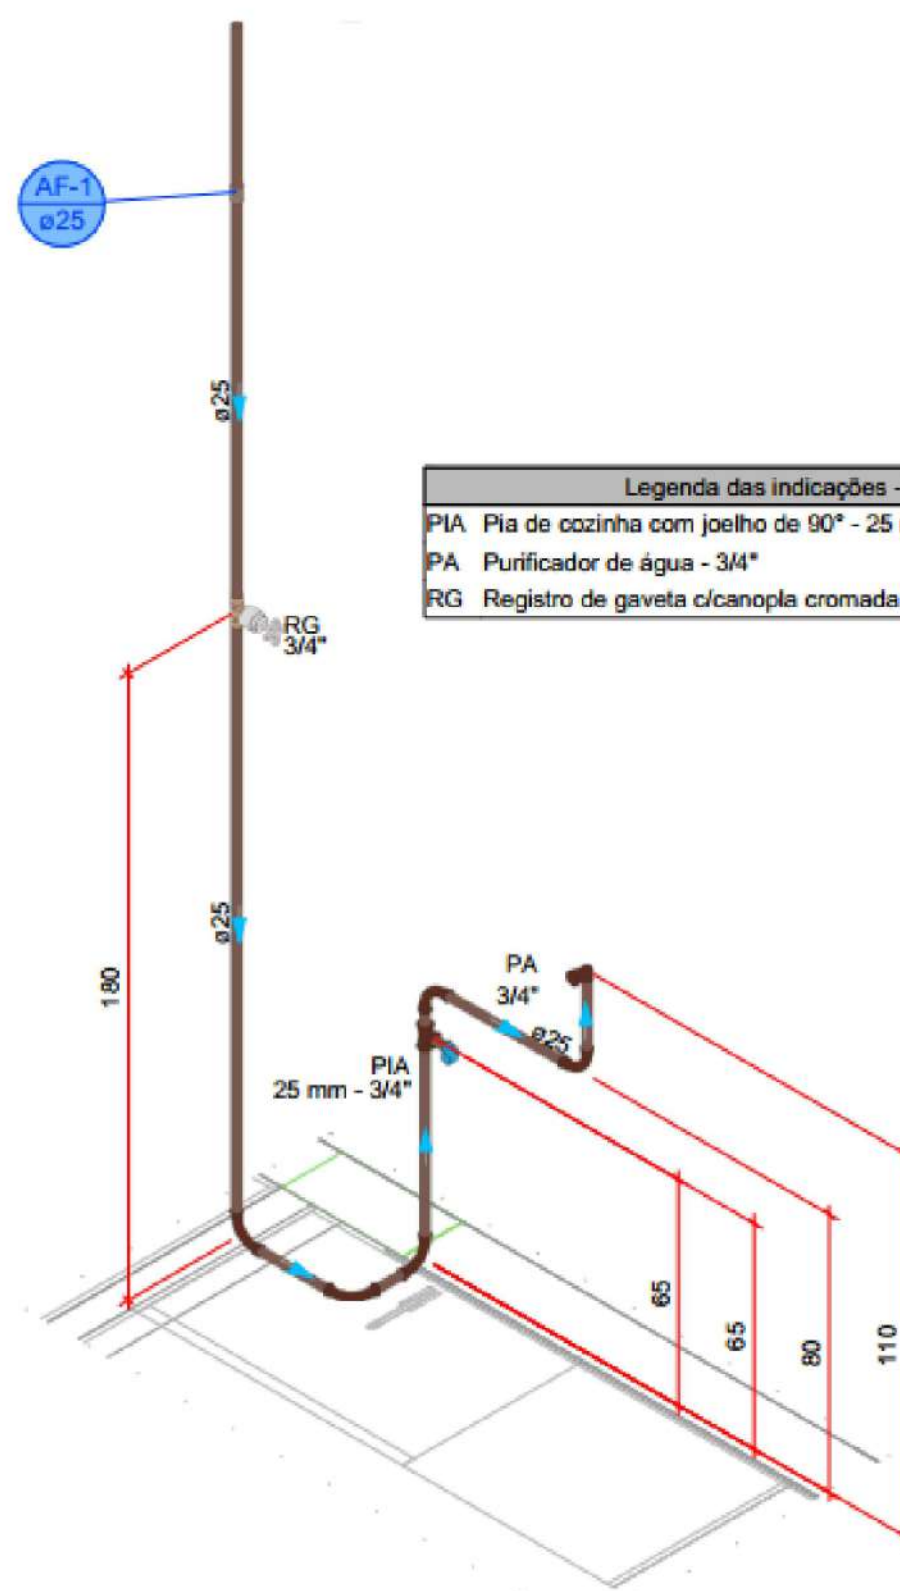


DETALHE HID-1
1:25

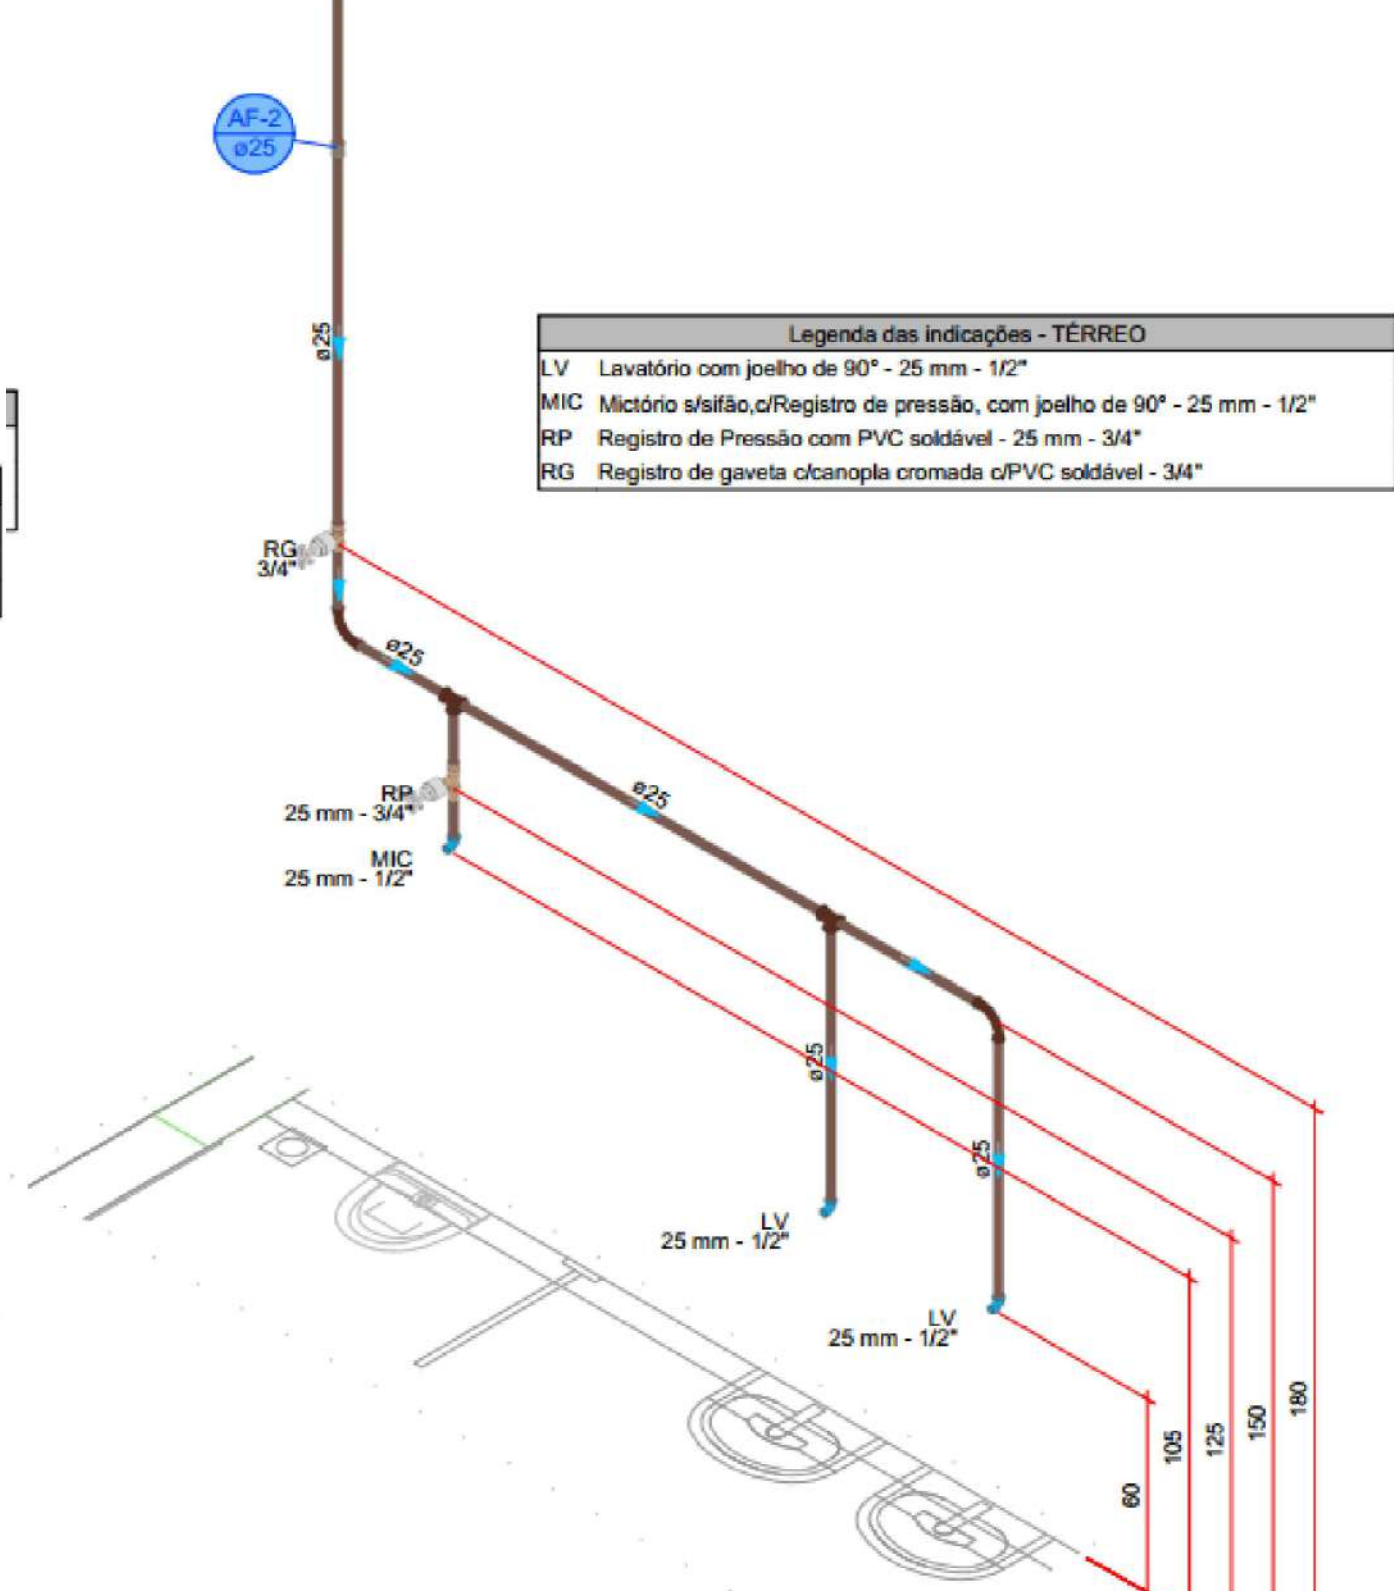


DETALHE HID-2
1:25

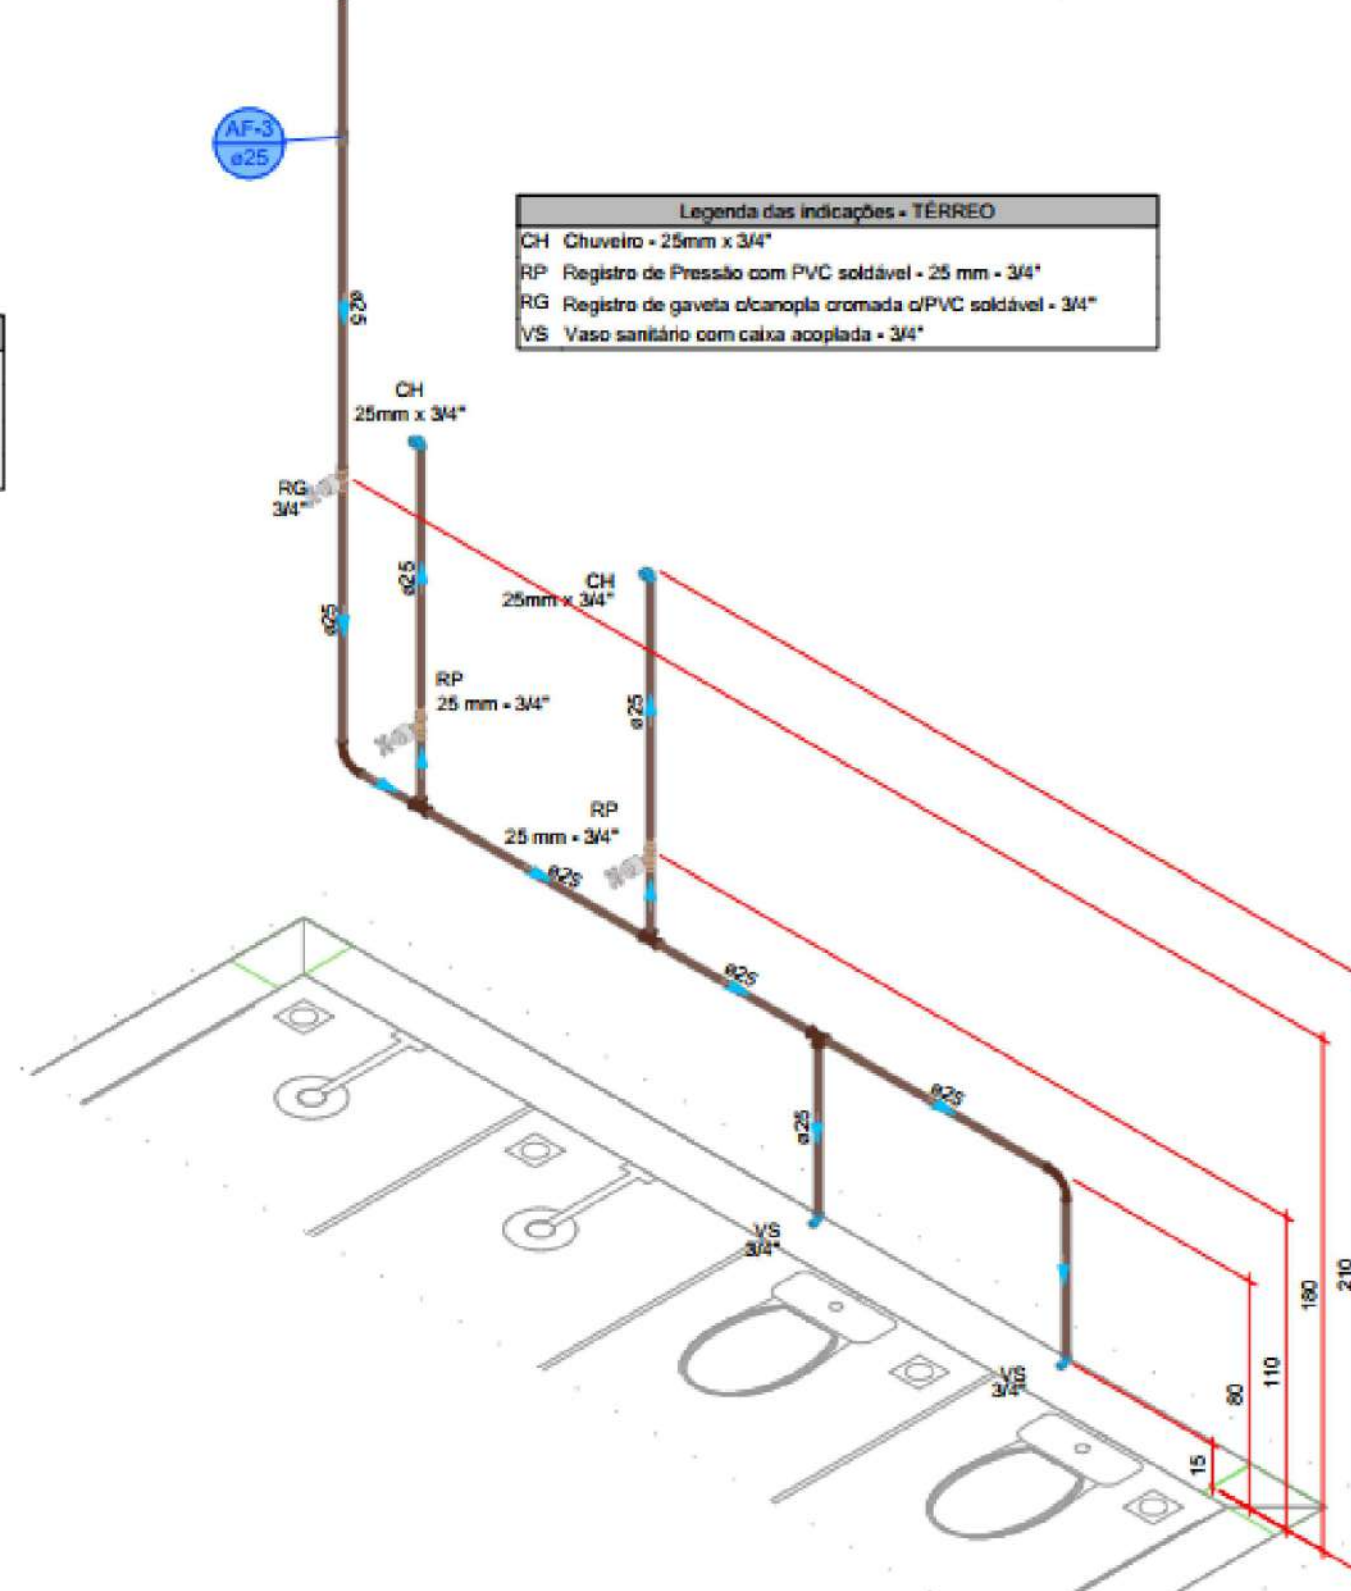


DETALHE HID-3
1:25

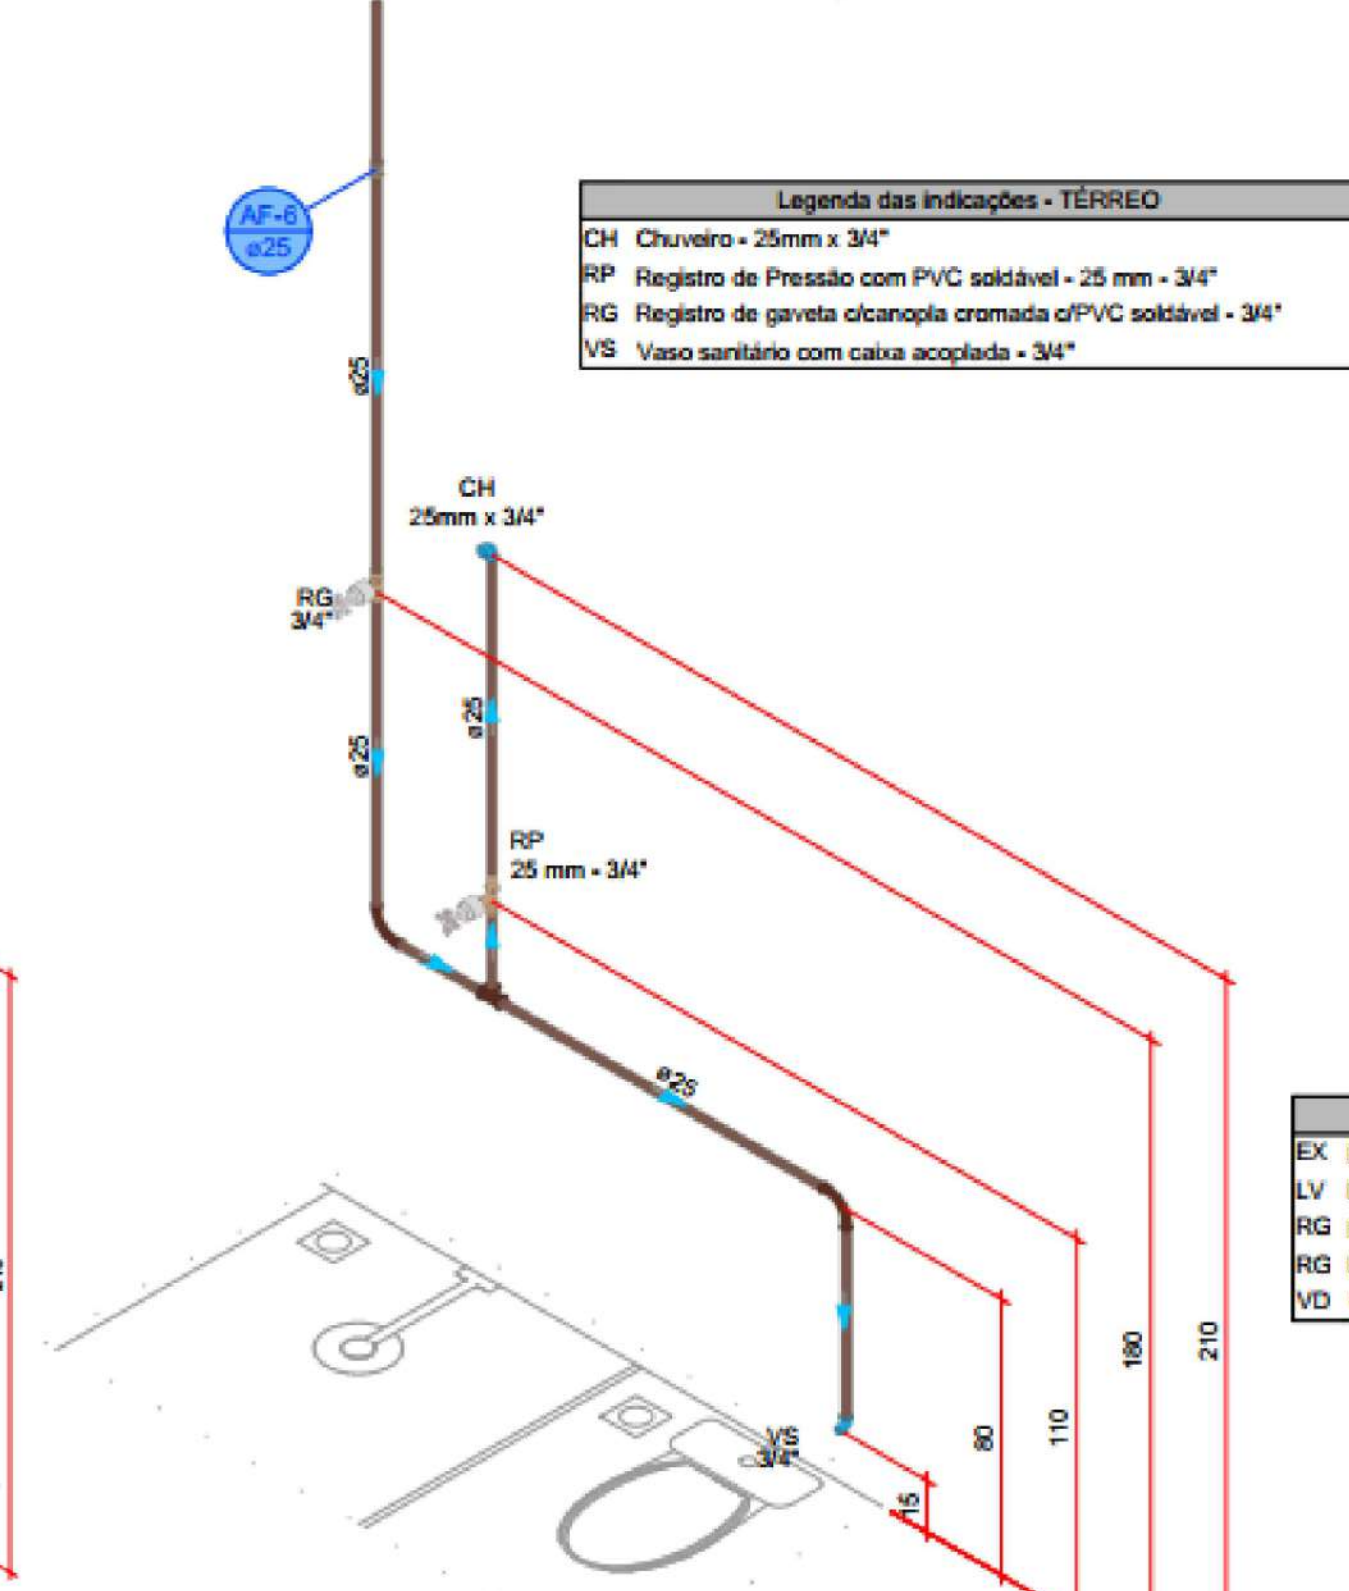


DETALHE HID-4
1:25

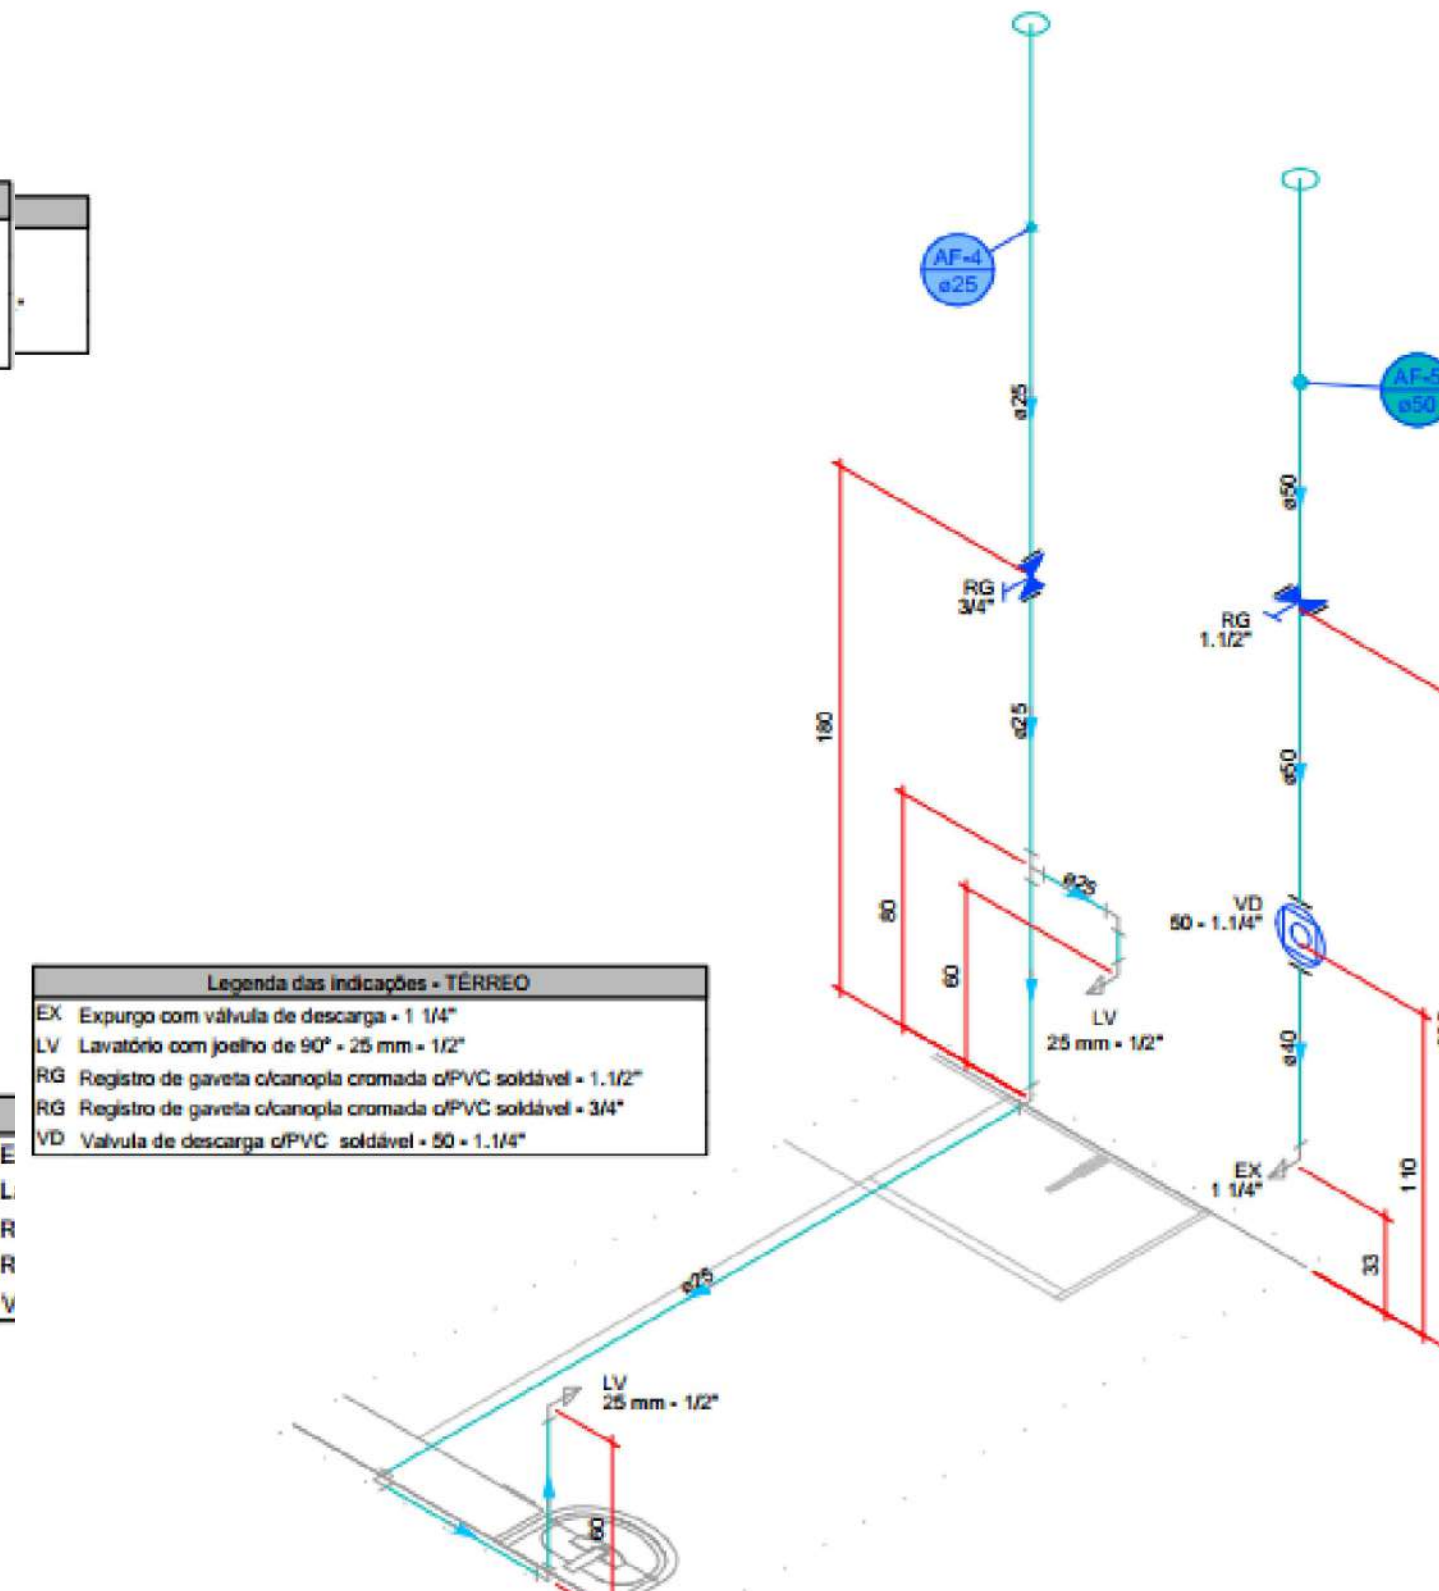


DETALHE HID-5
1:25

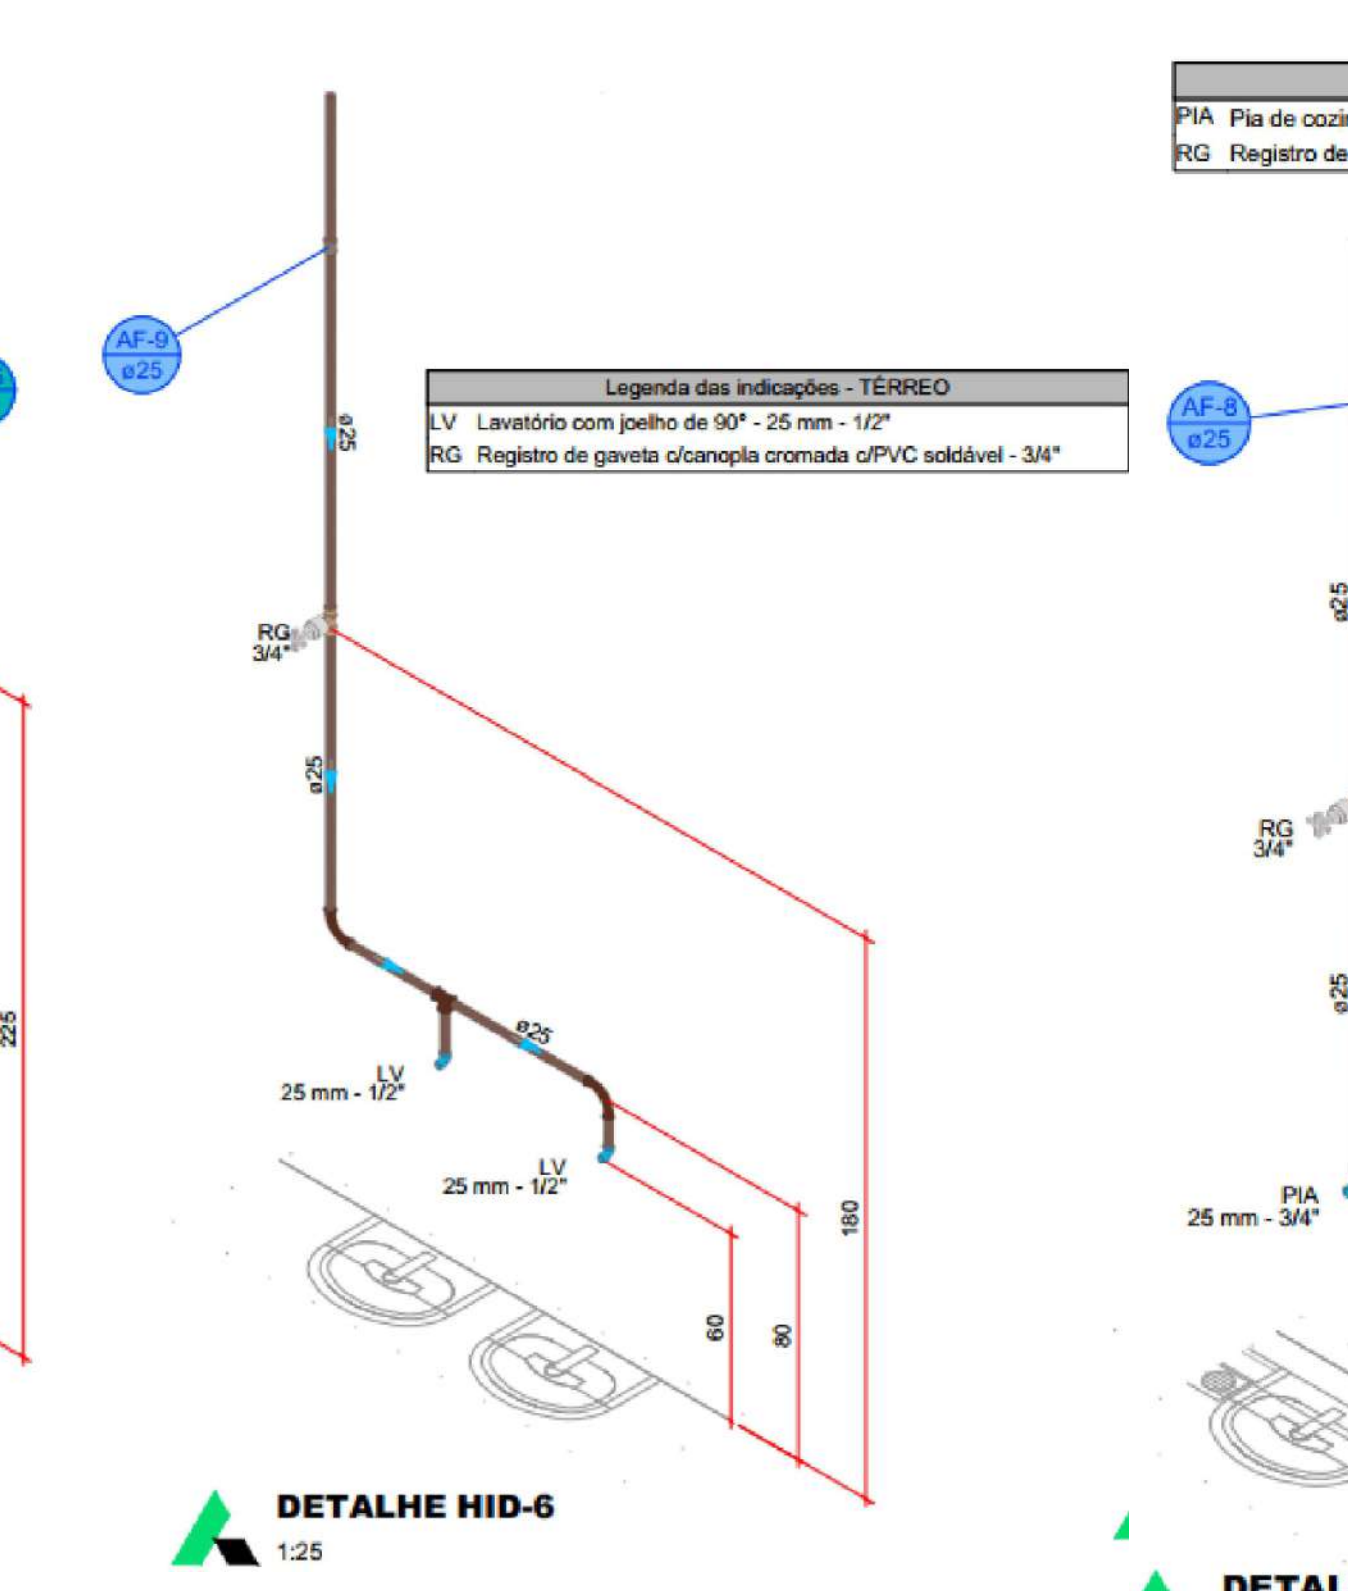


DETALHE HID-6
1:25

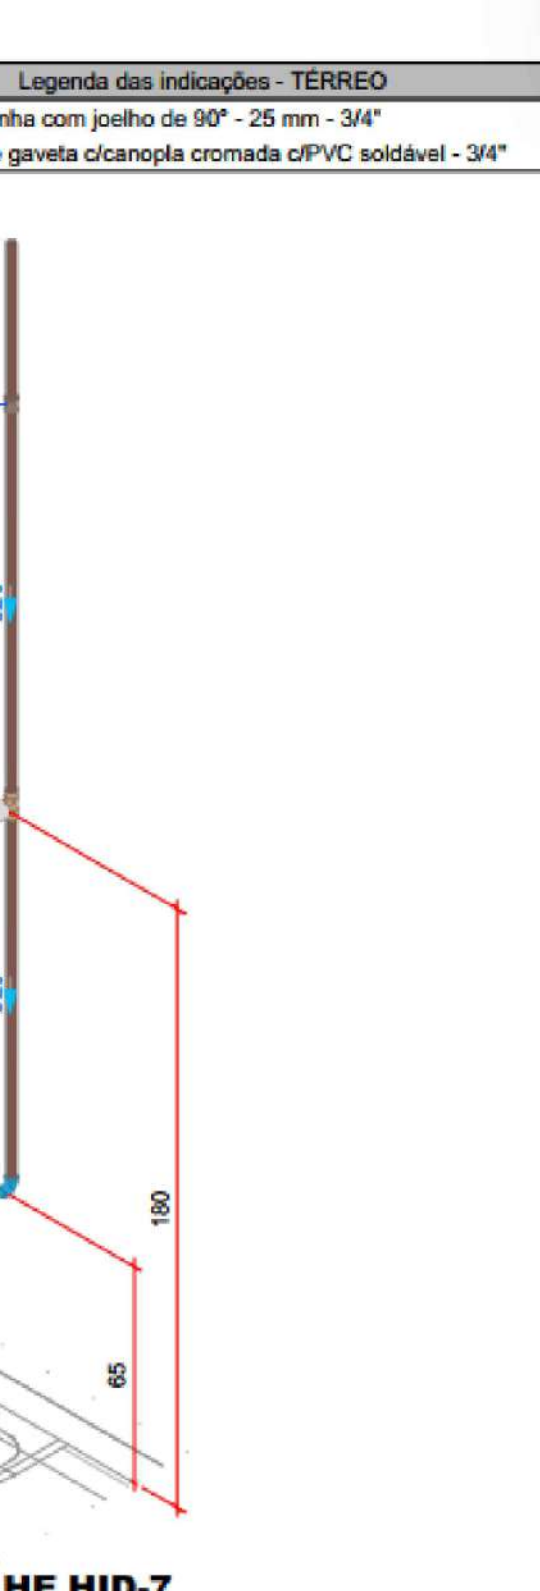


DETALHE HID-7
1:25

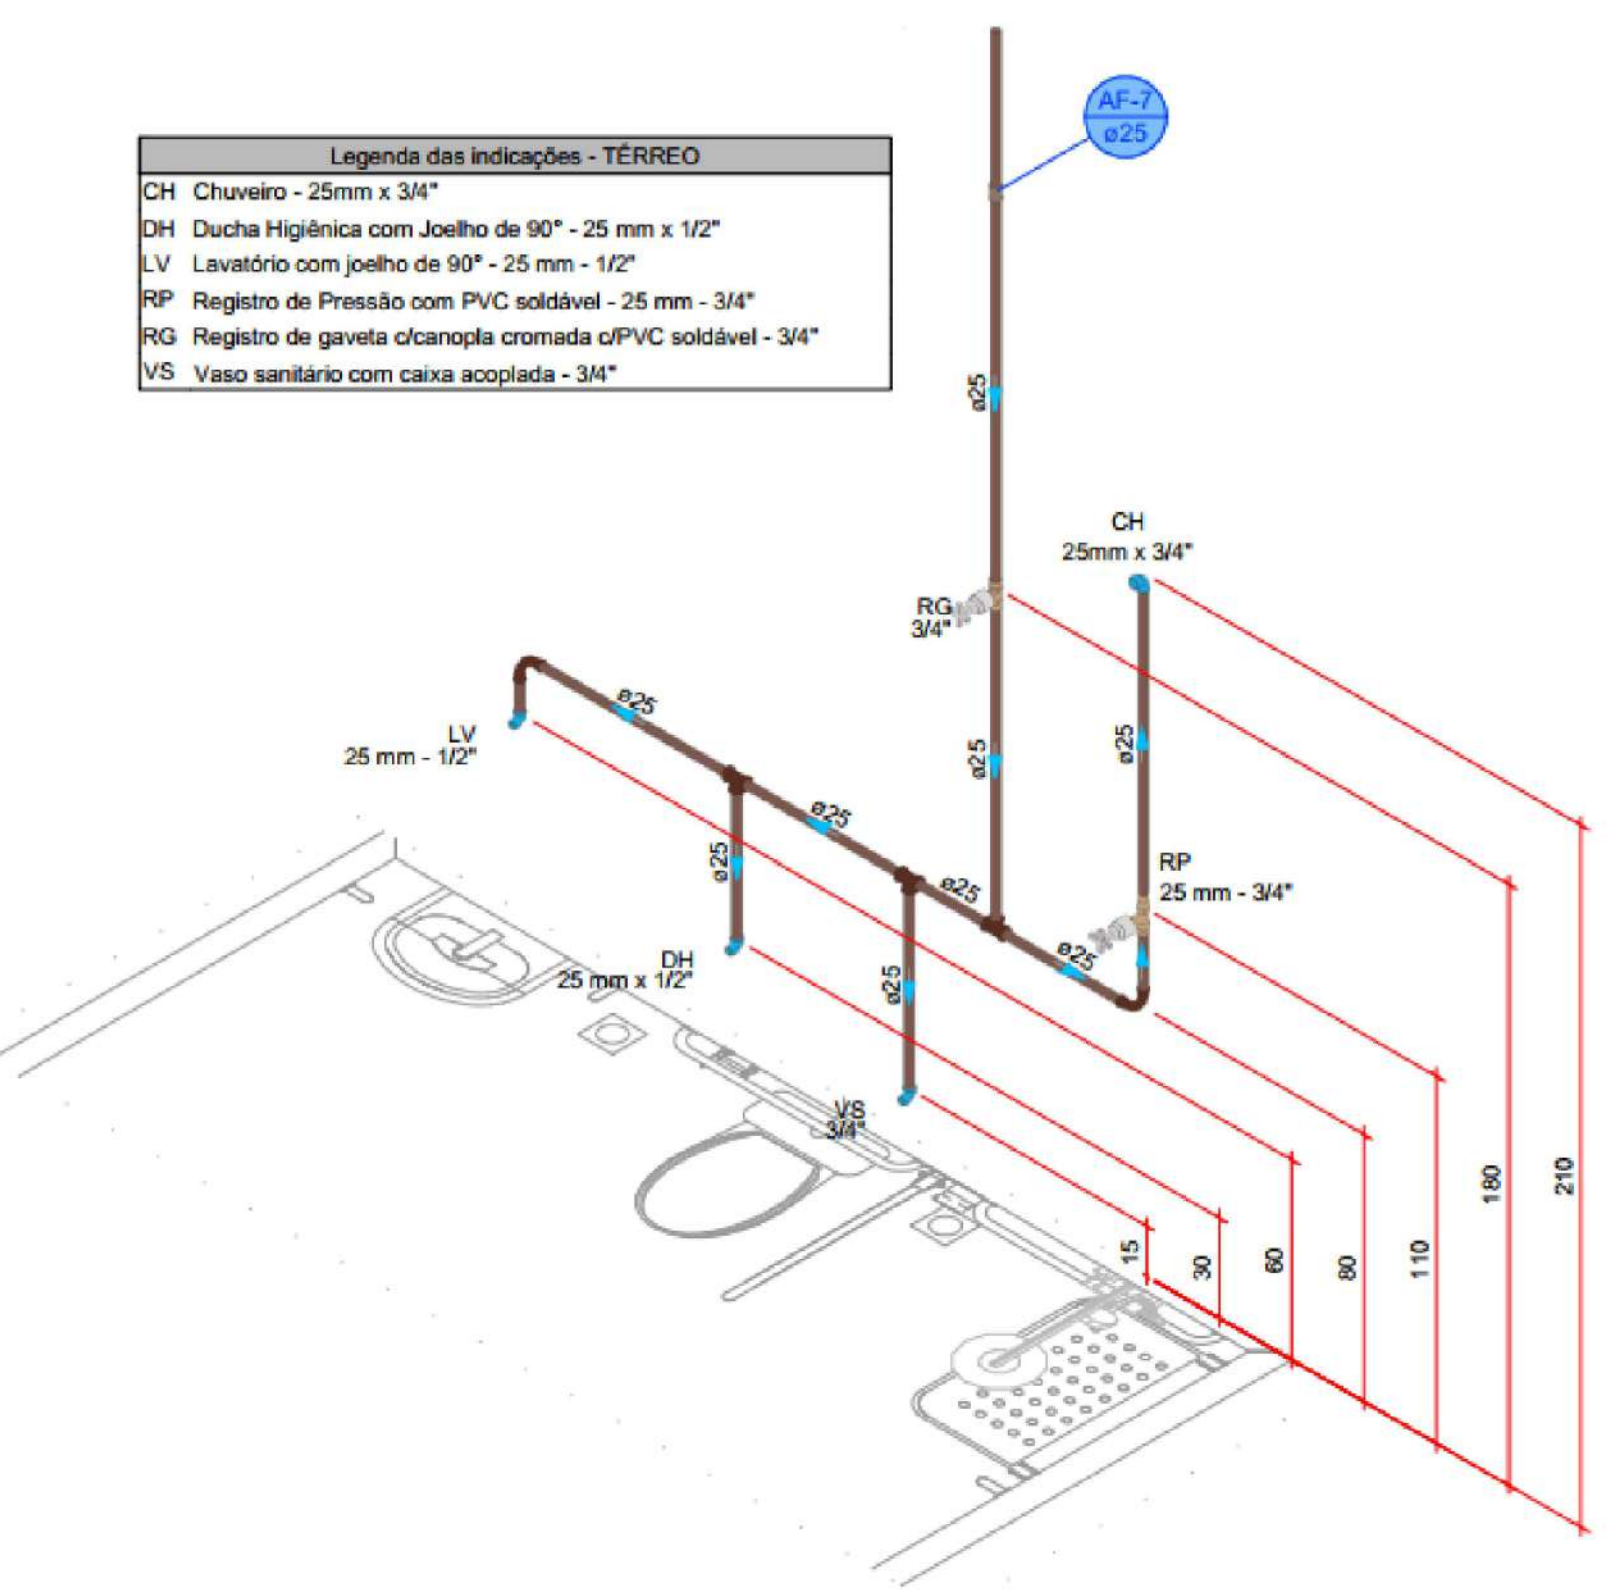


DETALHE HID-8
1:25

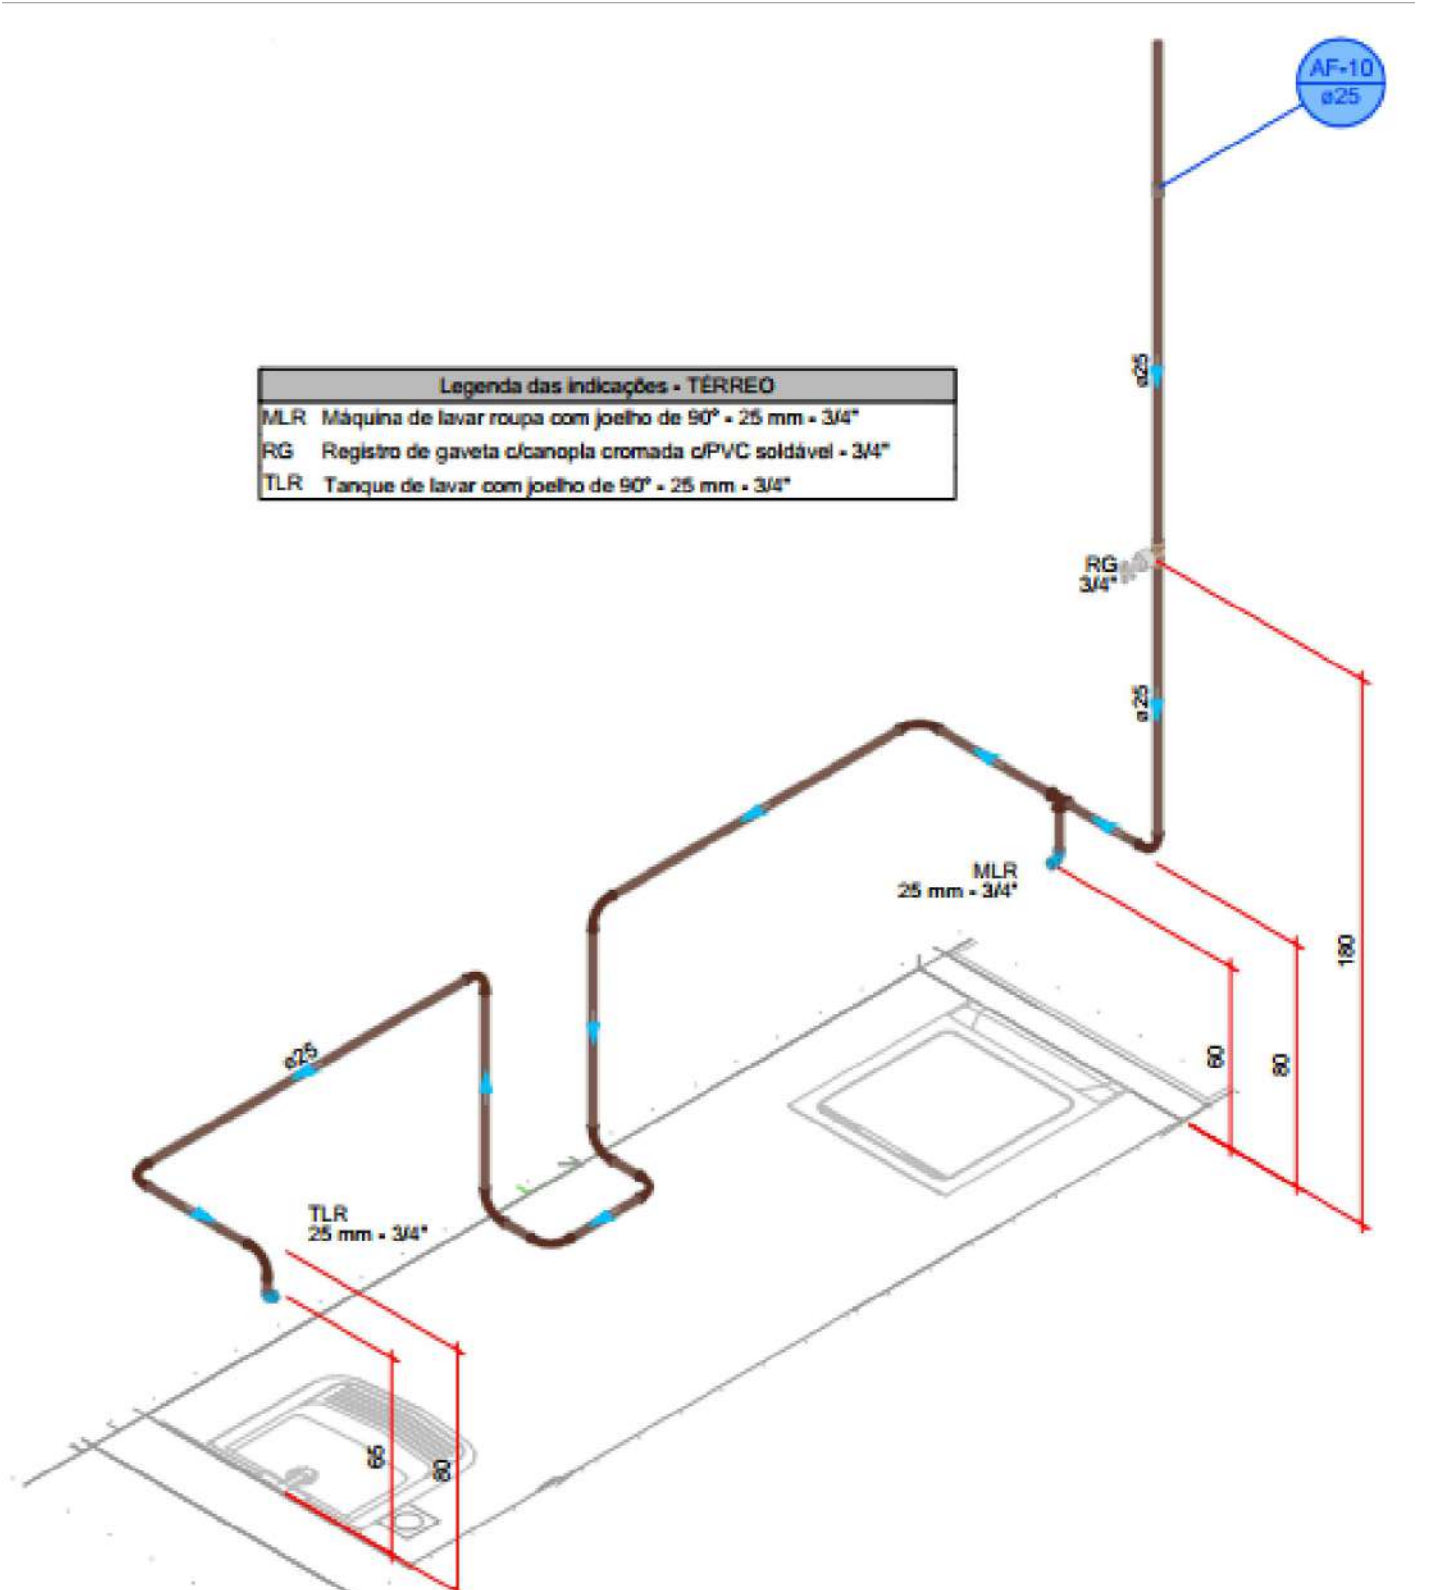


DETALHE HID-9
1:25

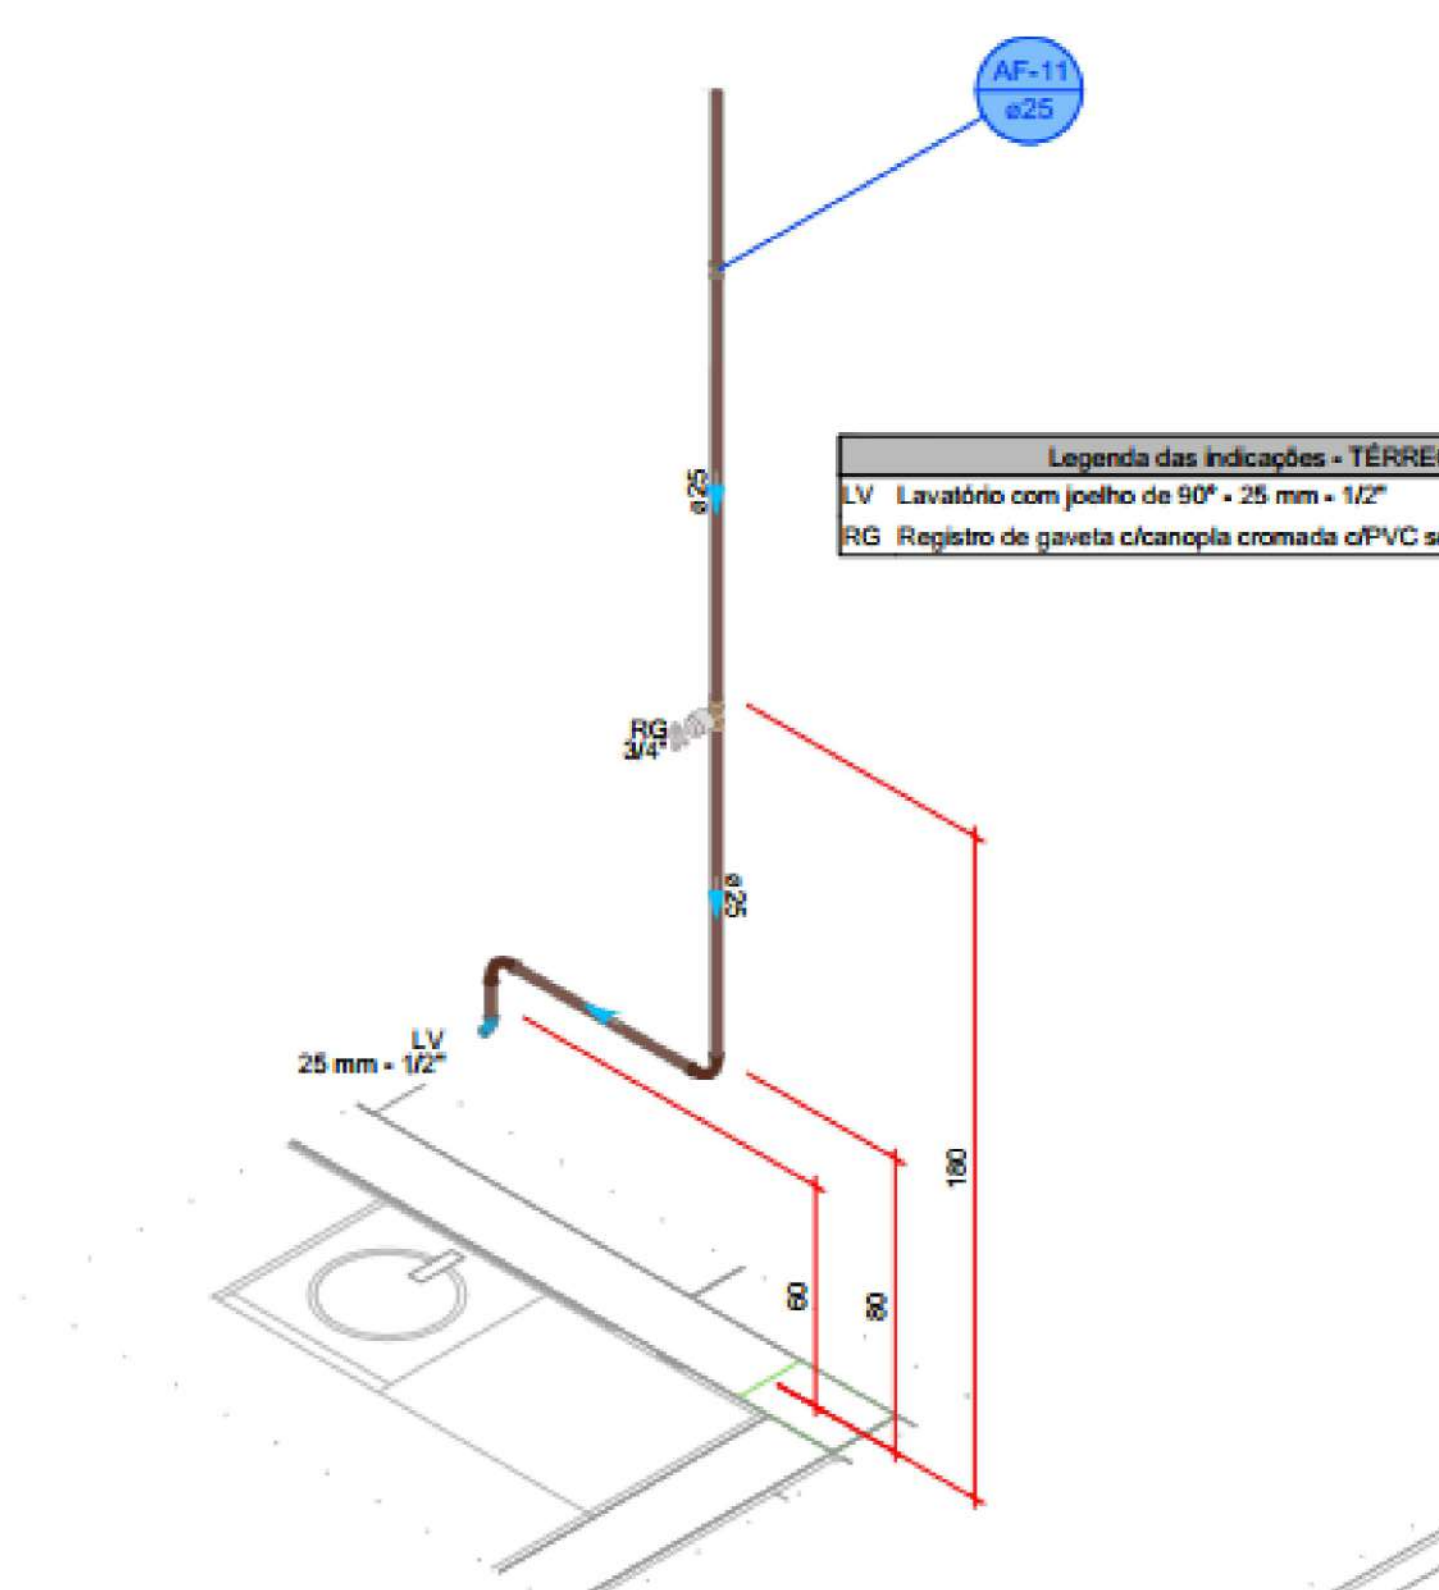


DETALHE HID-10
1:25

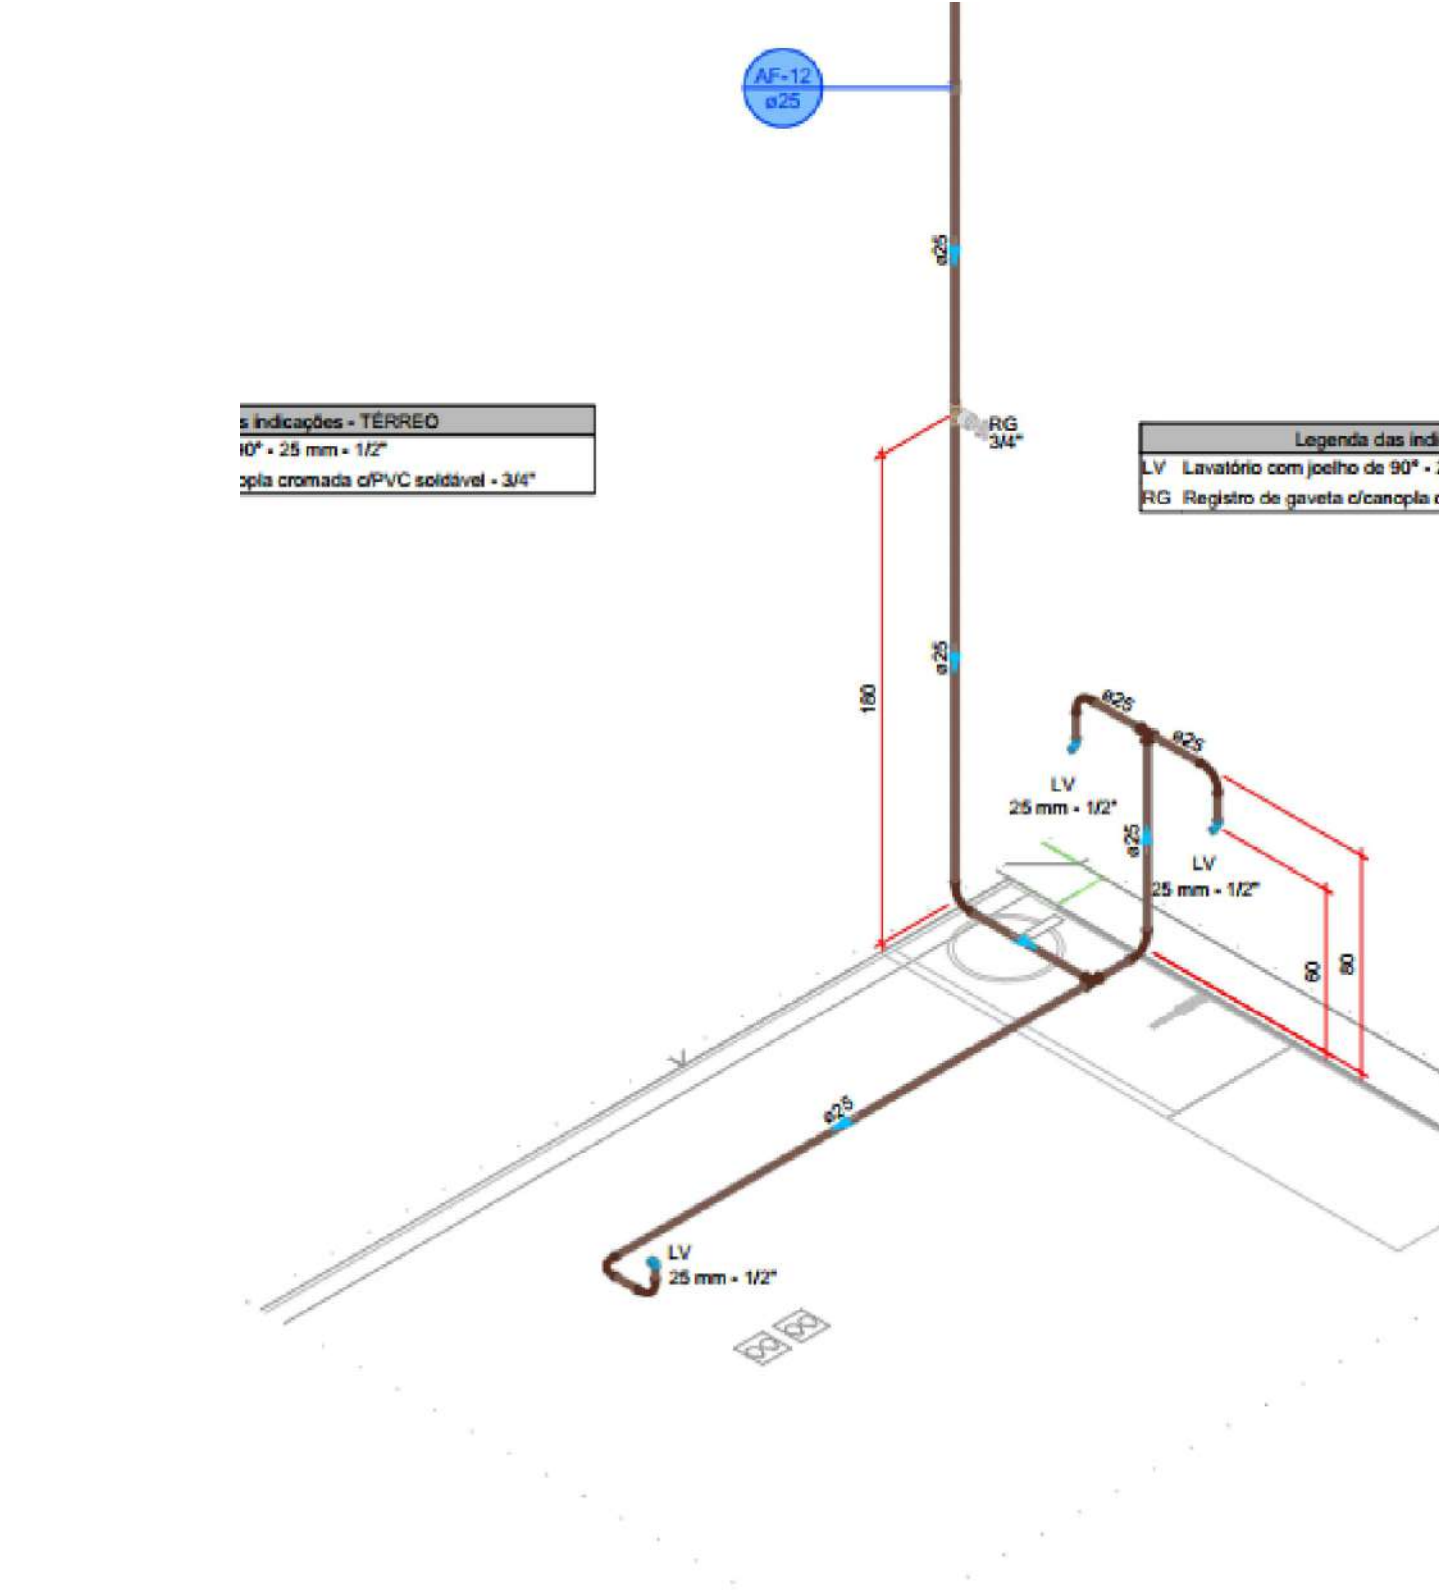


DETALHE HID-11=12=15=18=23
1:25

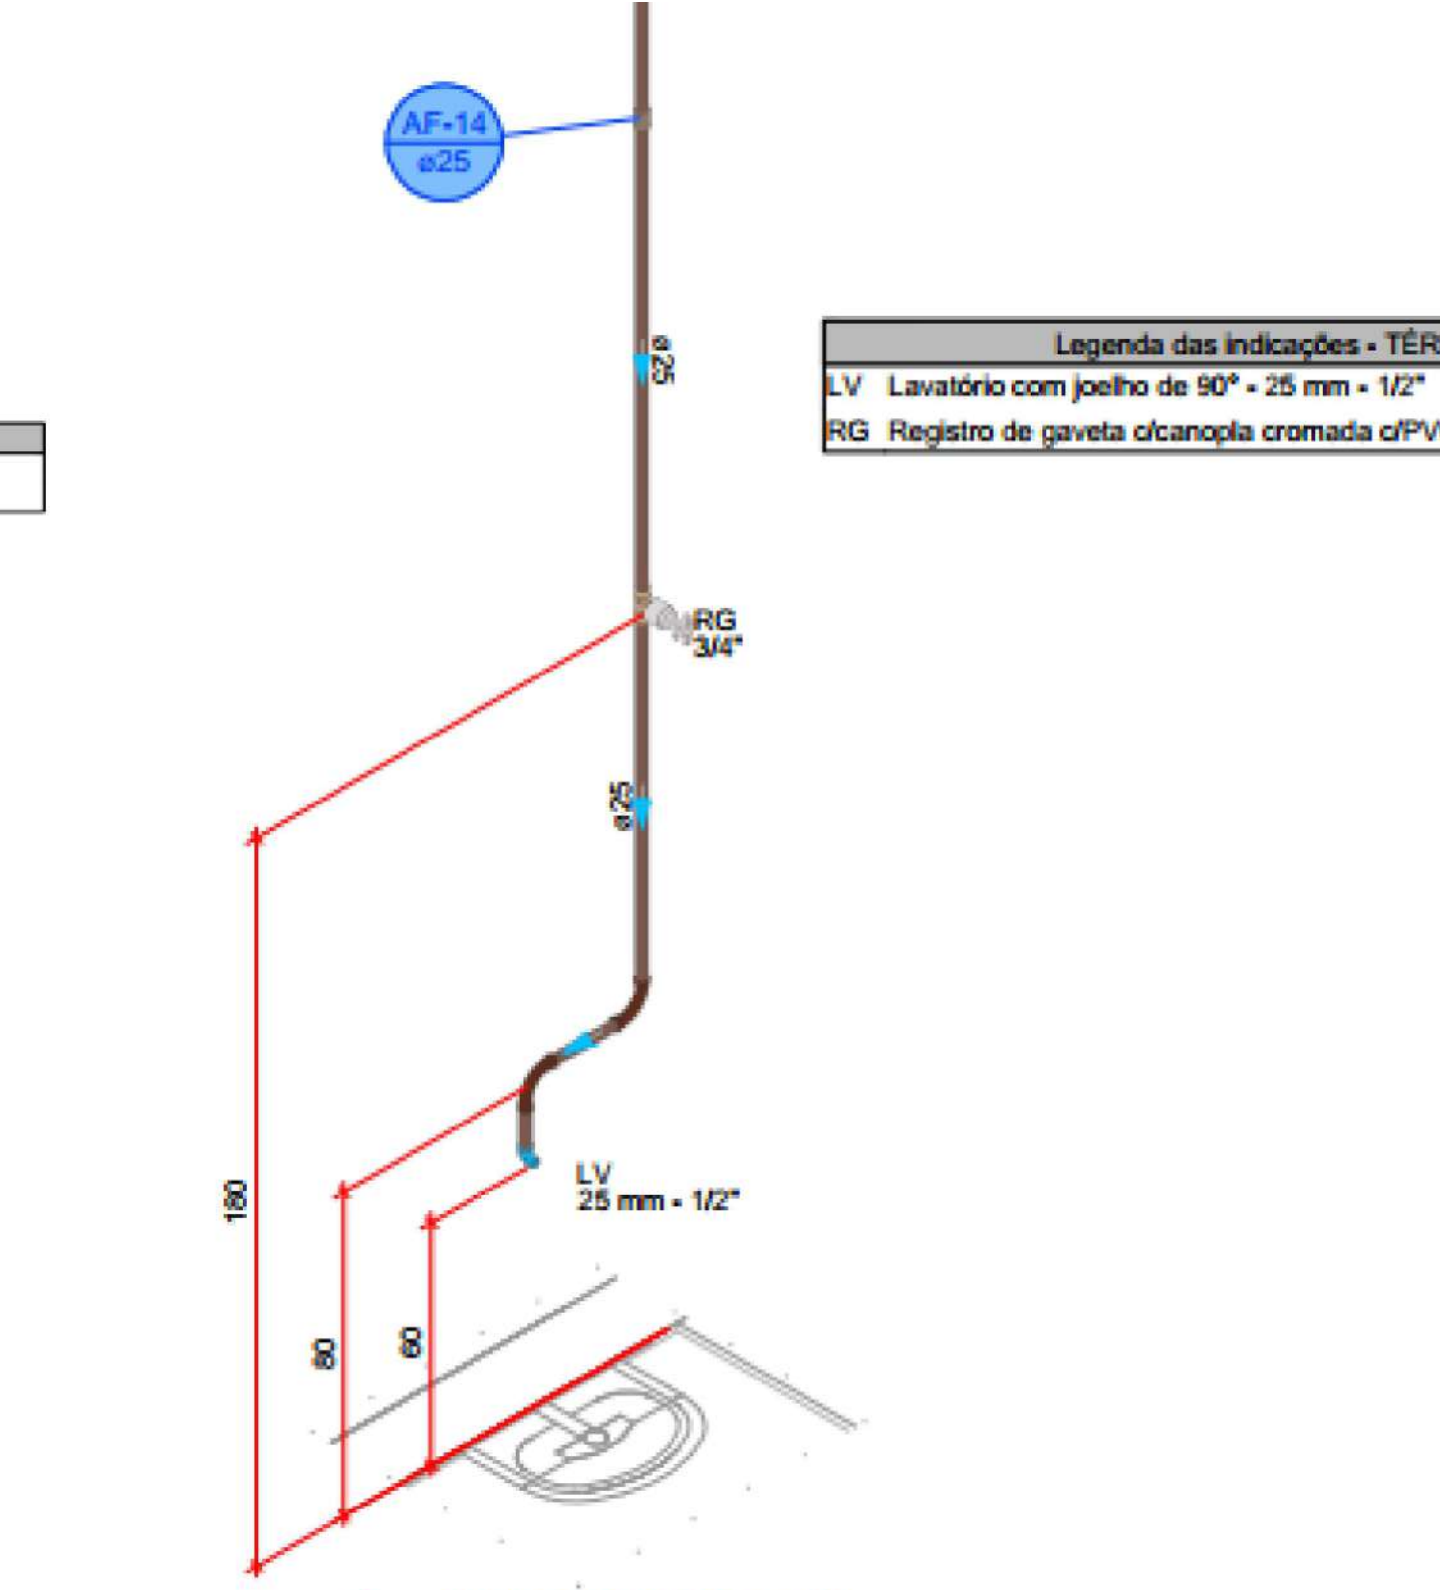


DETALHE HID-13
1:25

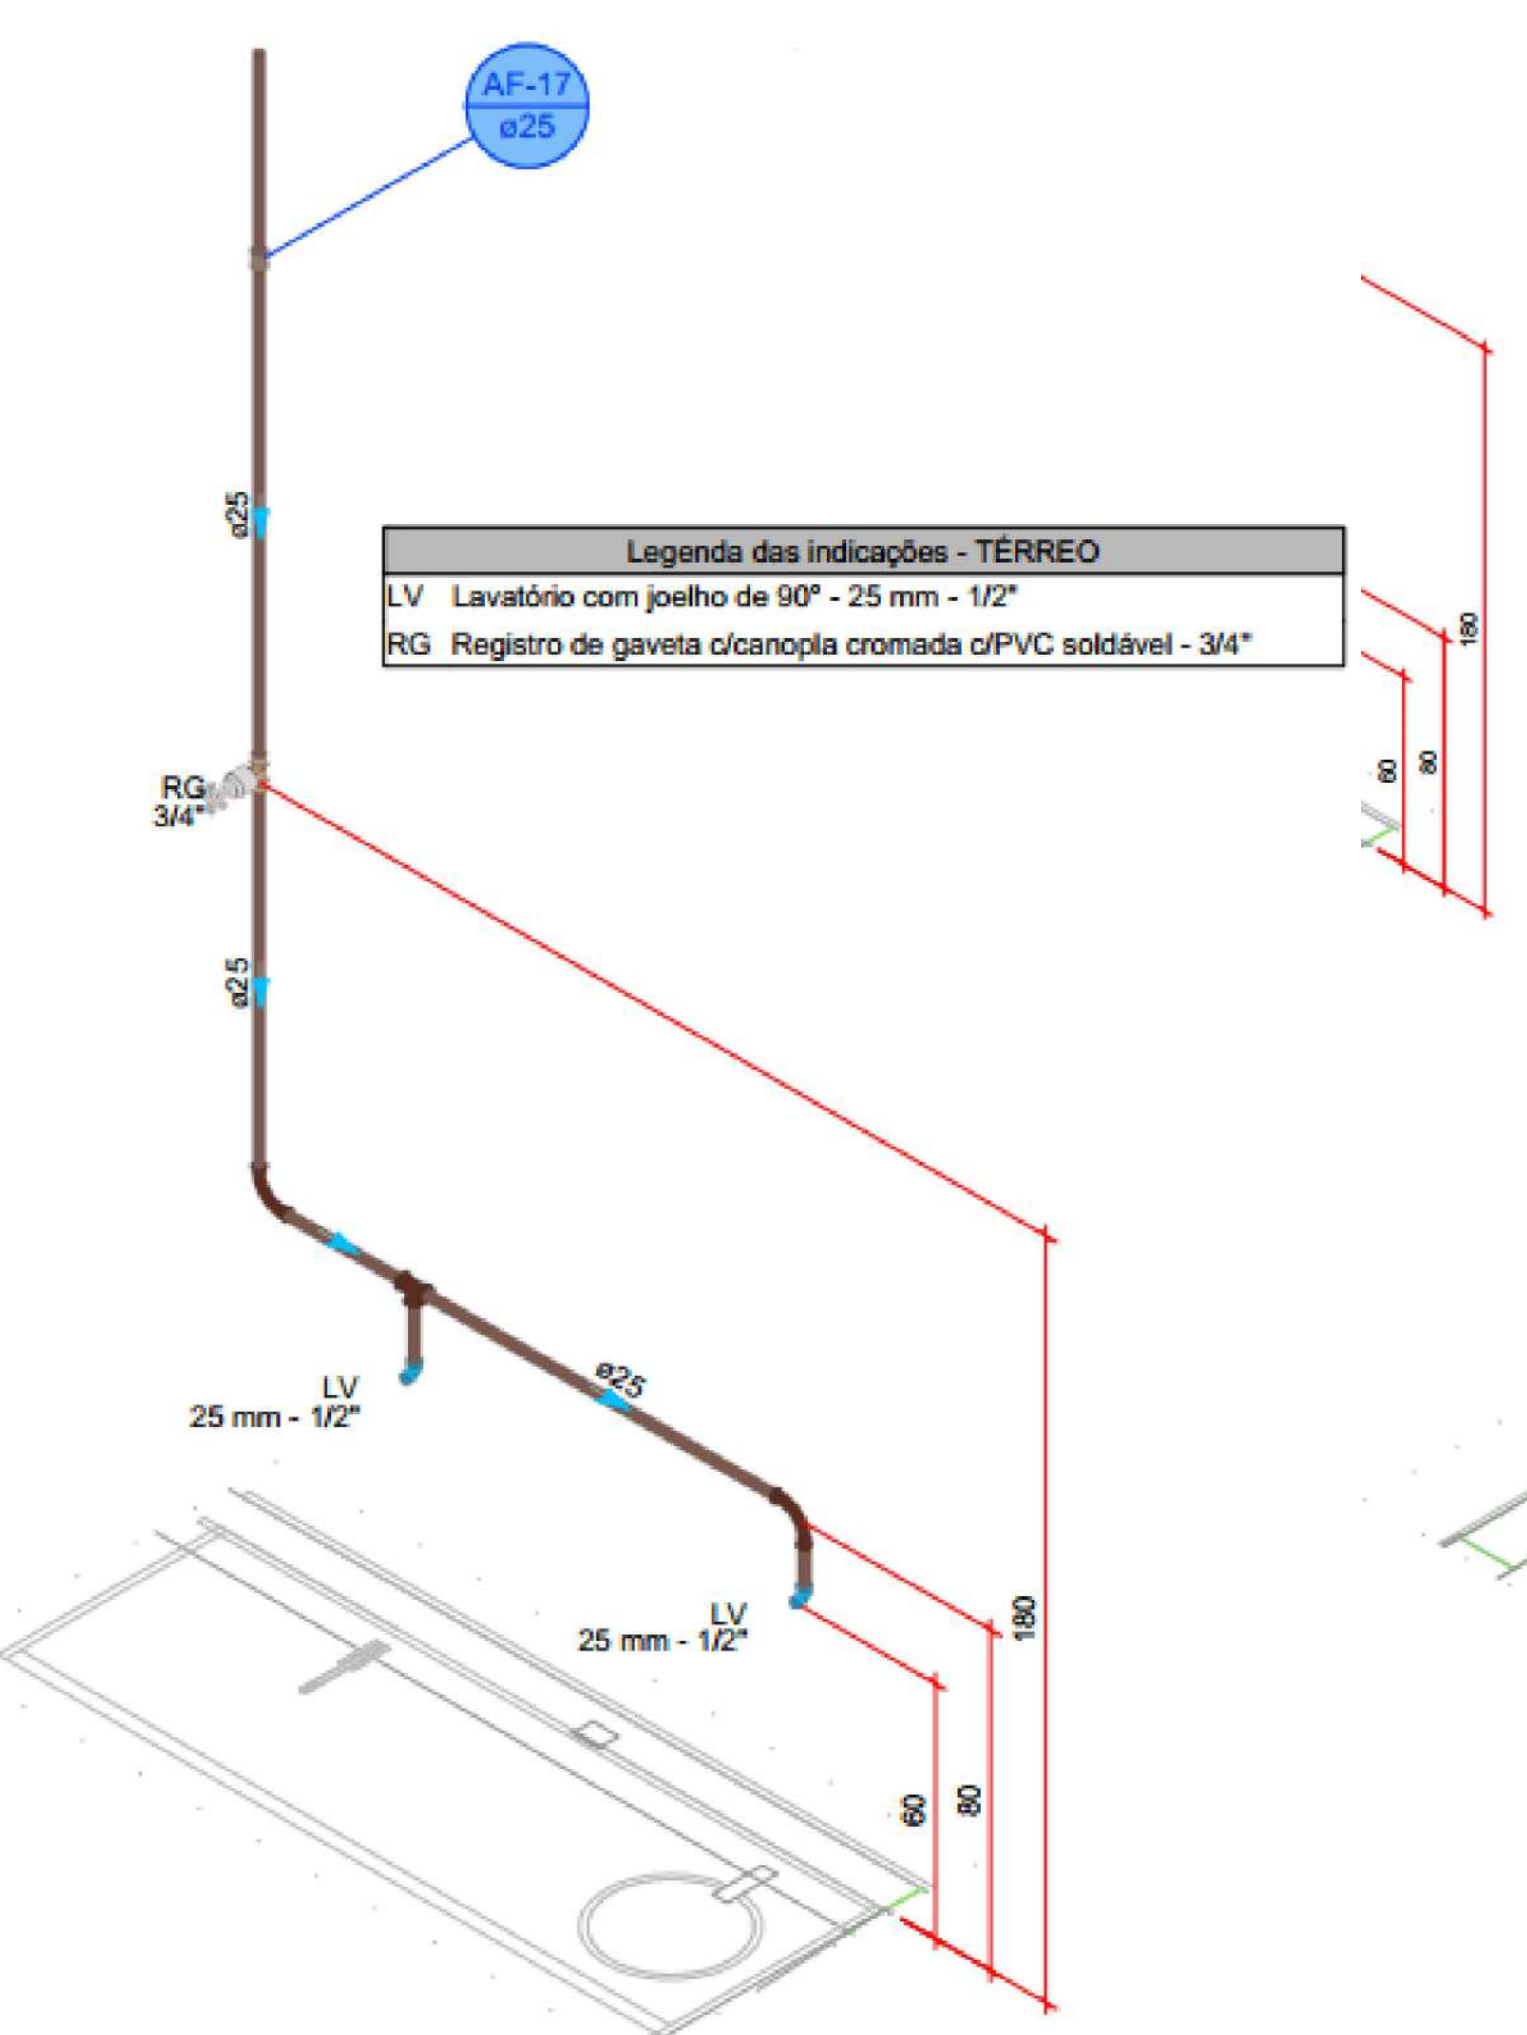


DETALHE HID-16
1:25

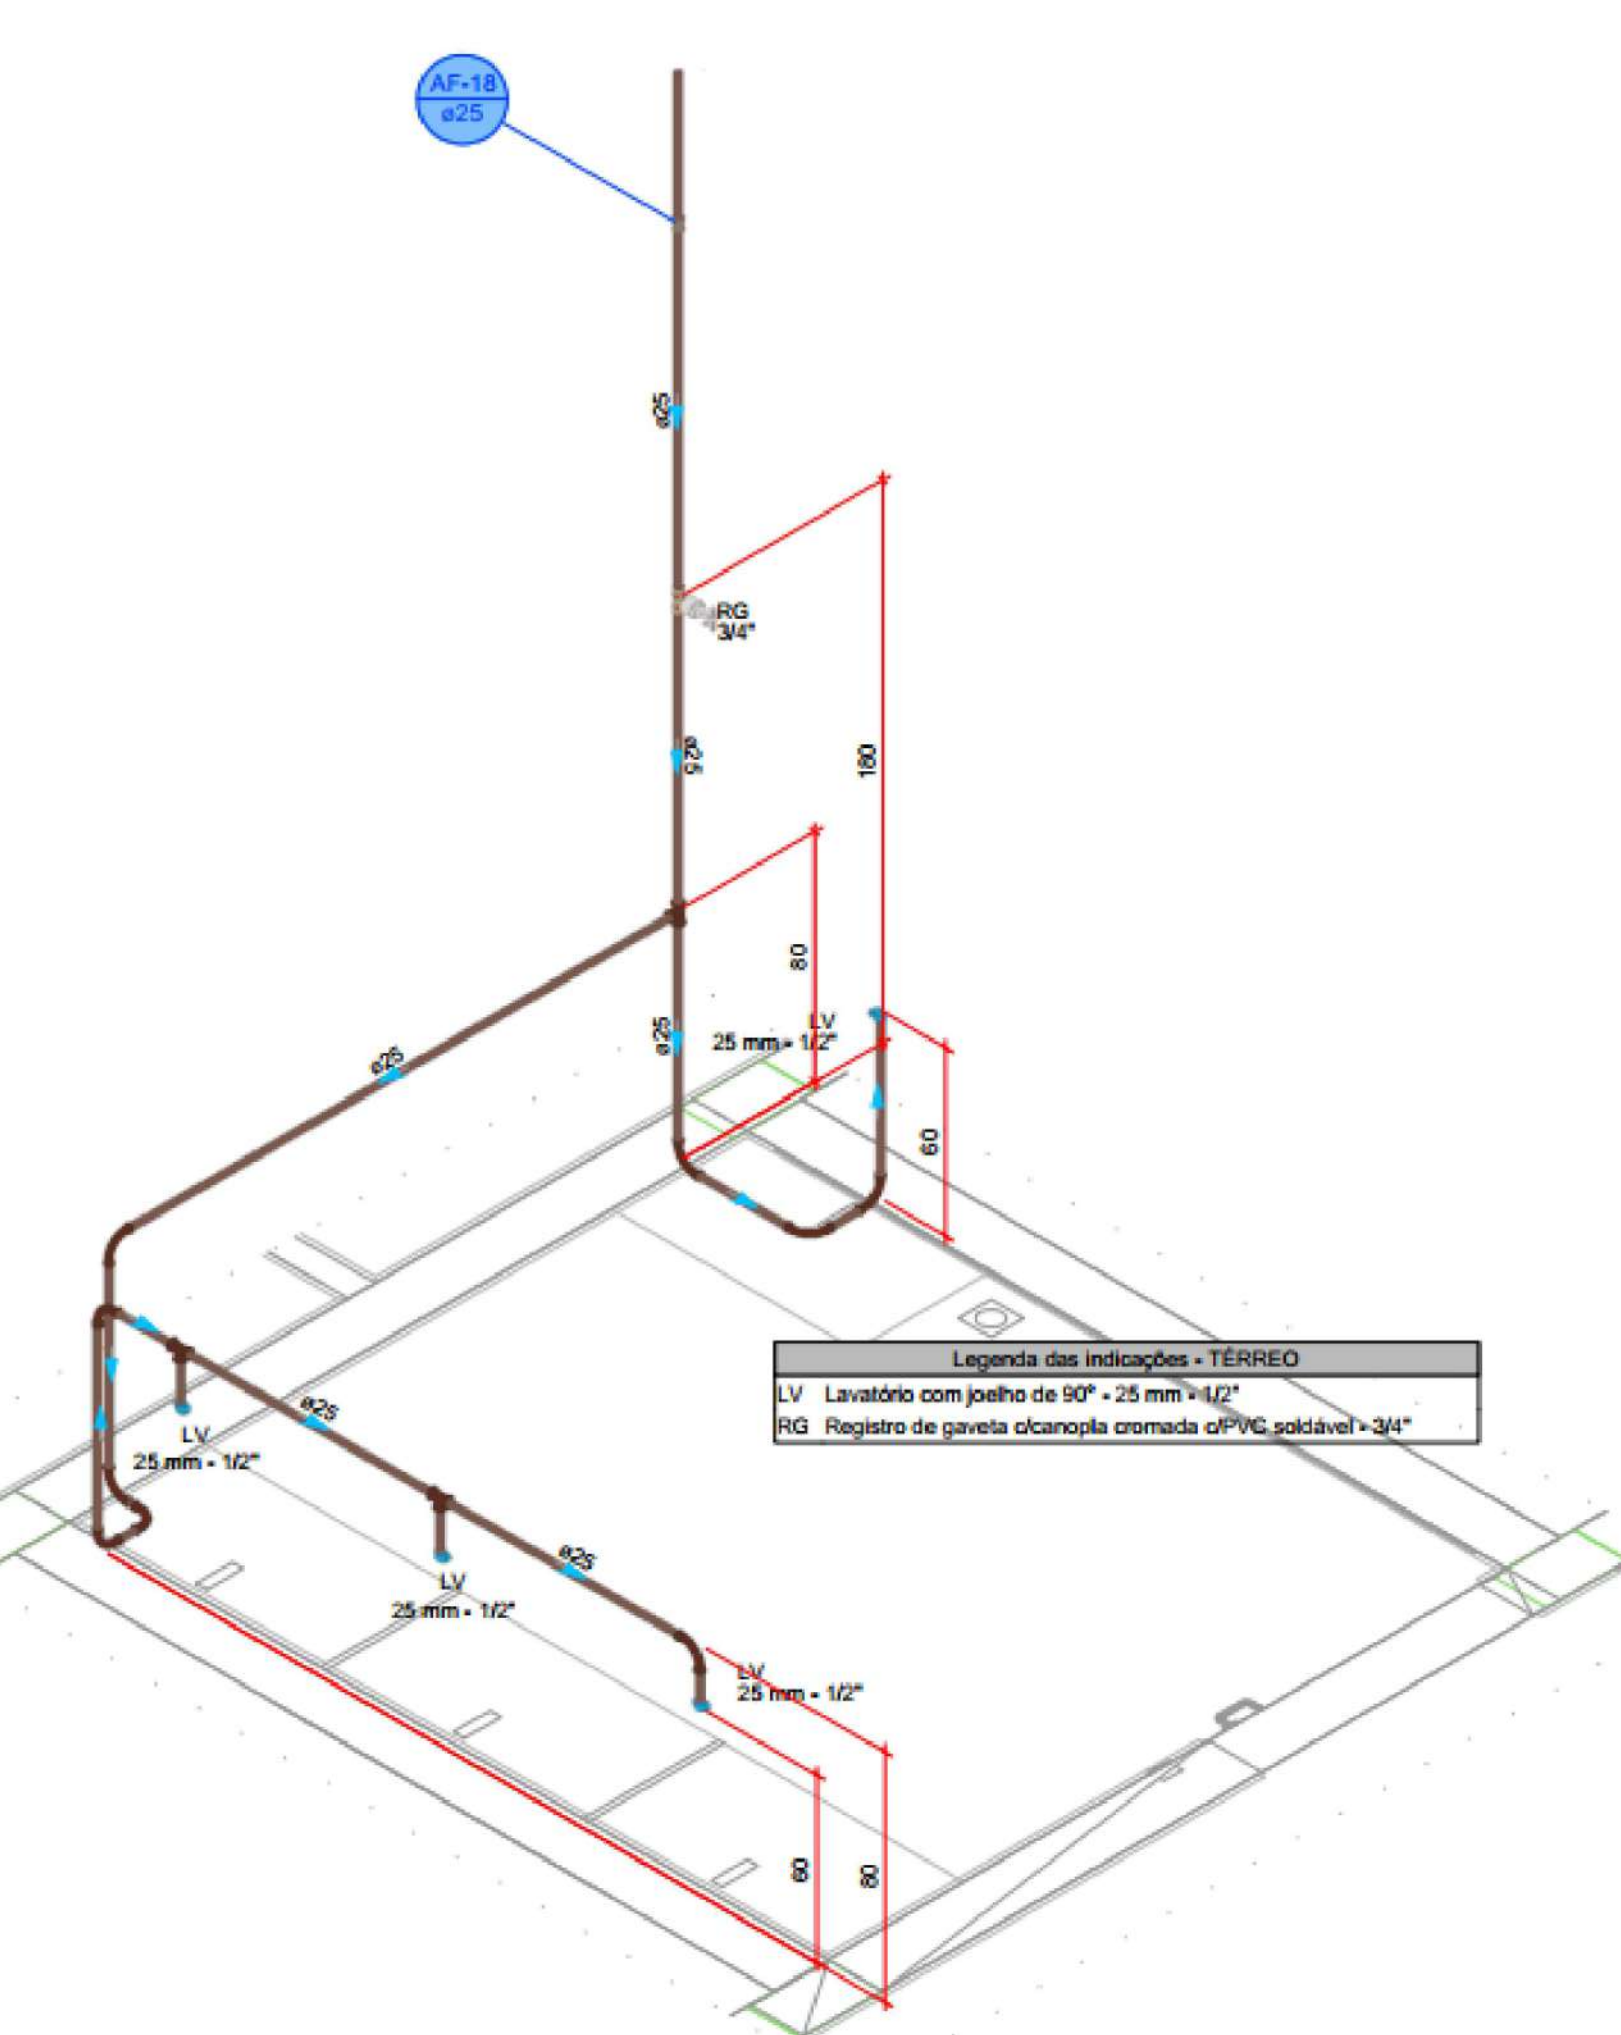

DETALHE HID-17
1:25

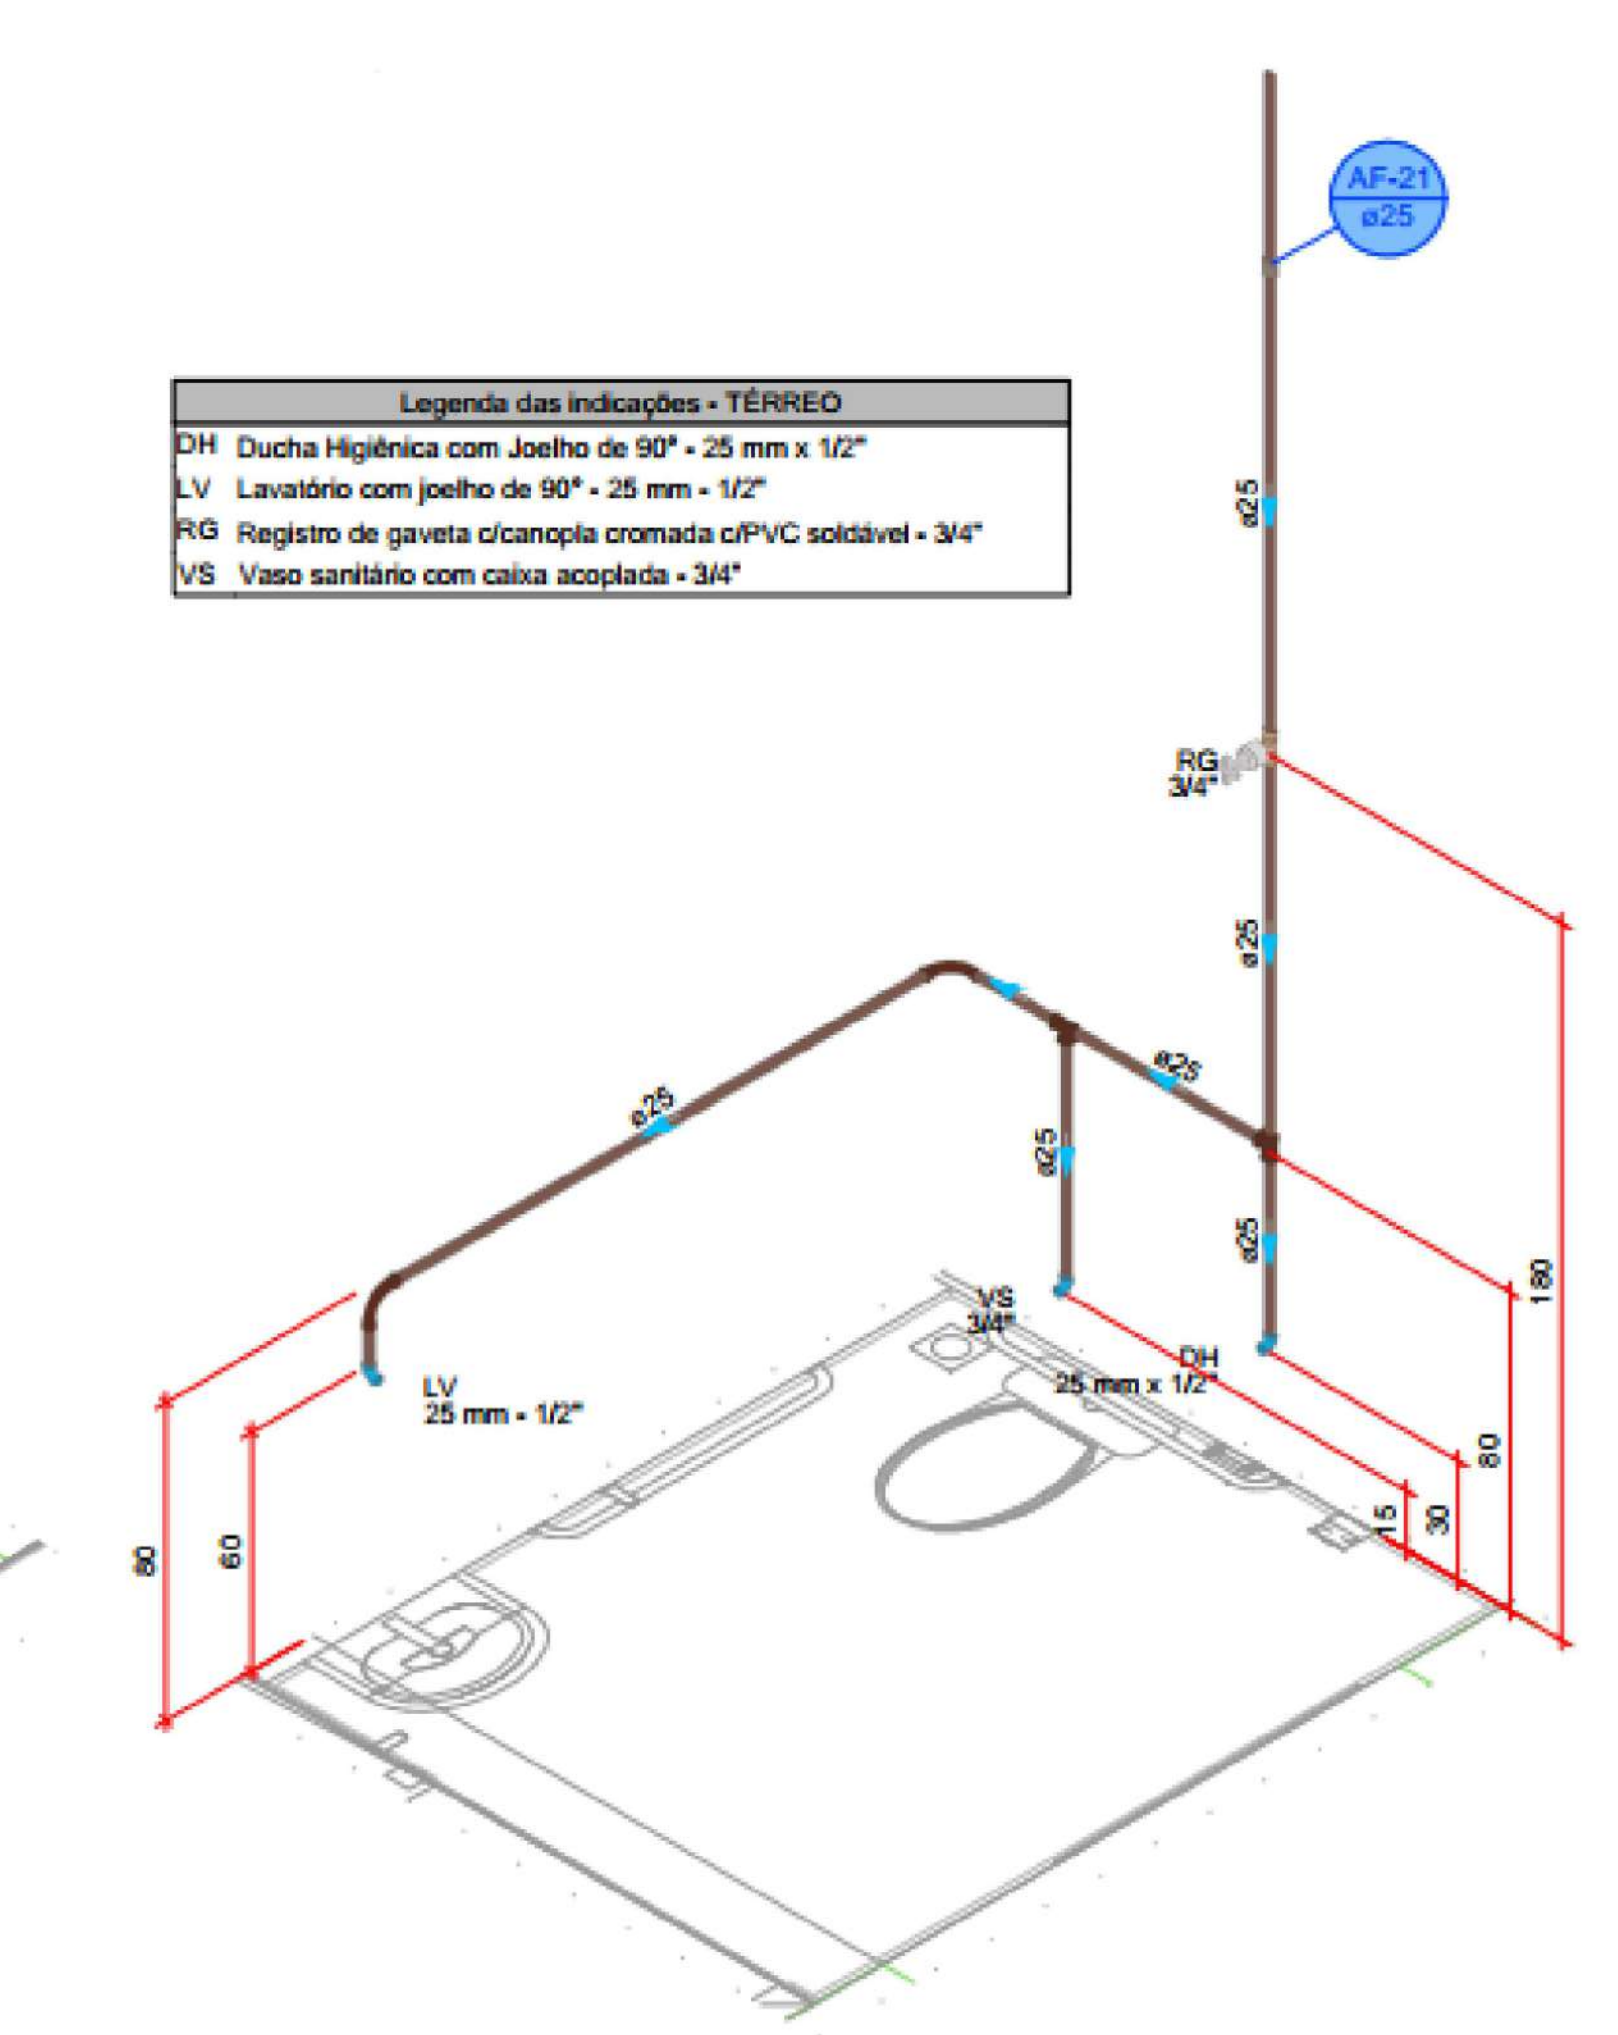

DETALHE HID-19
1:25

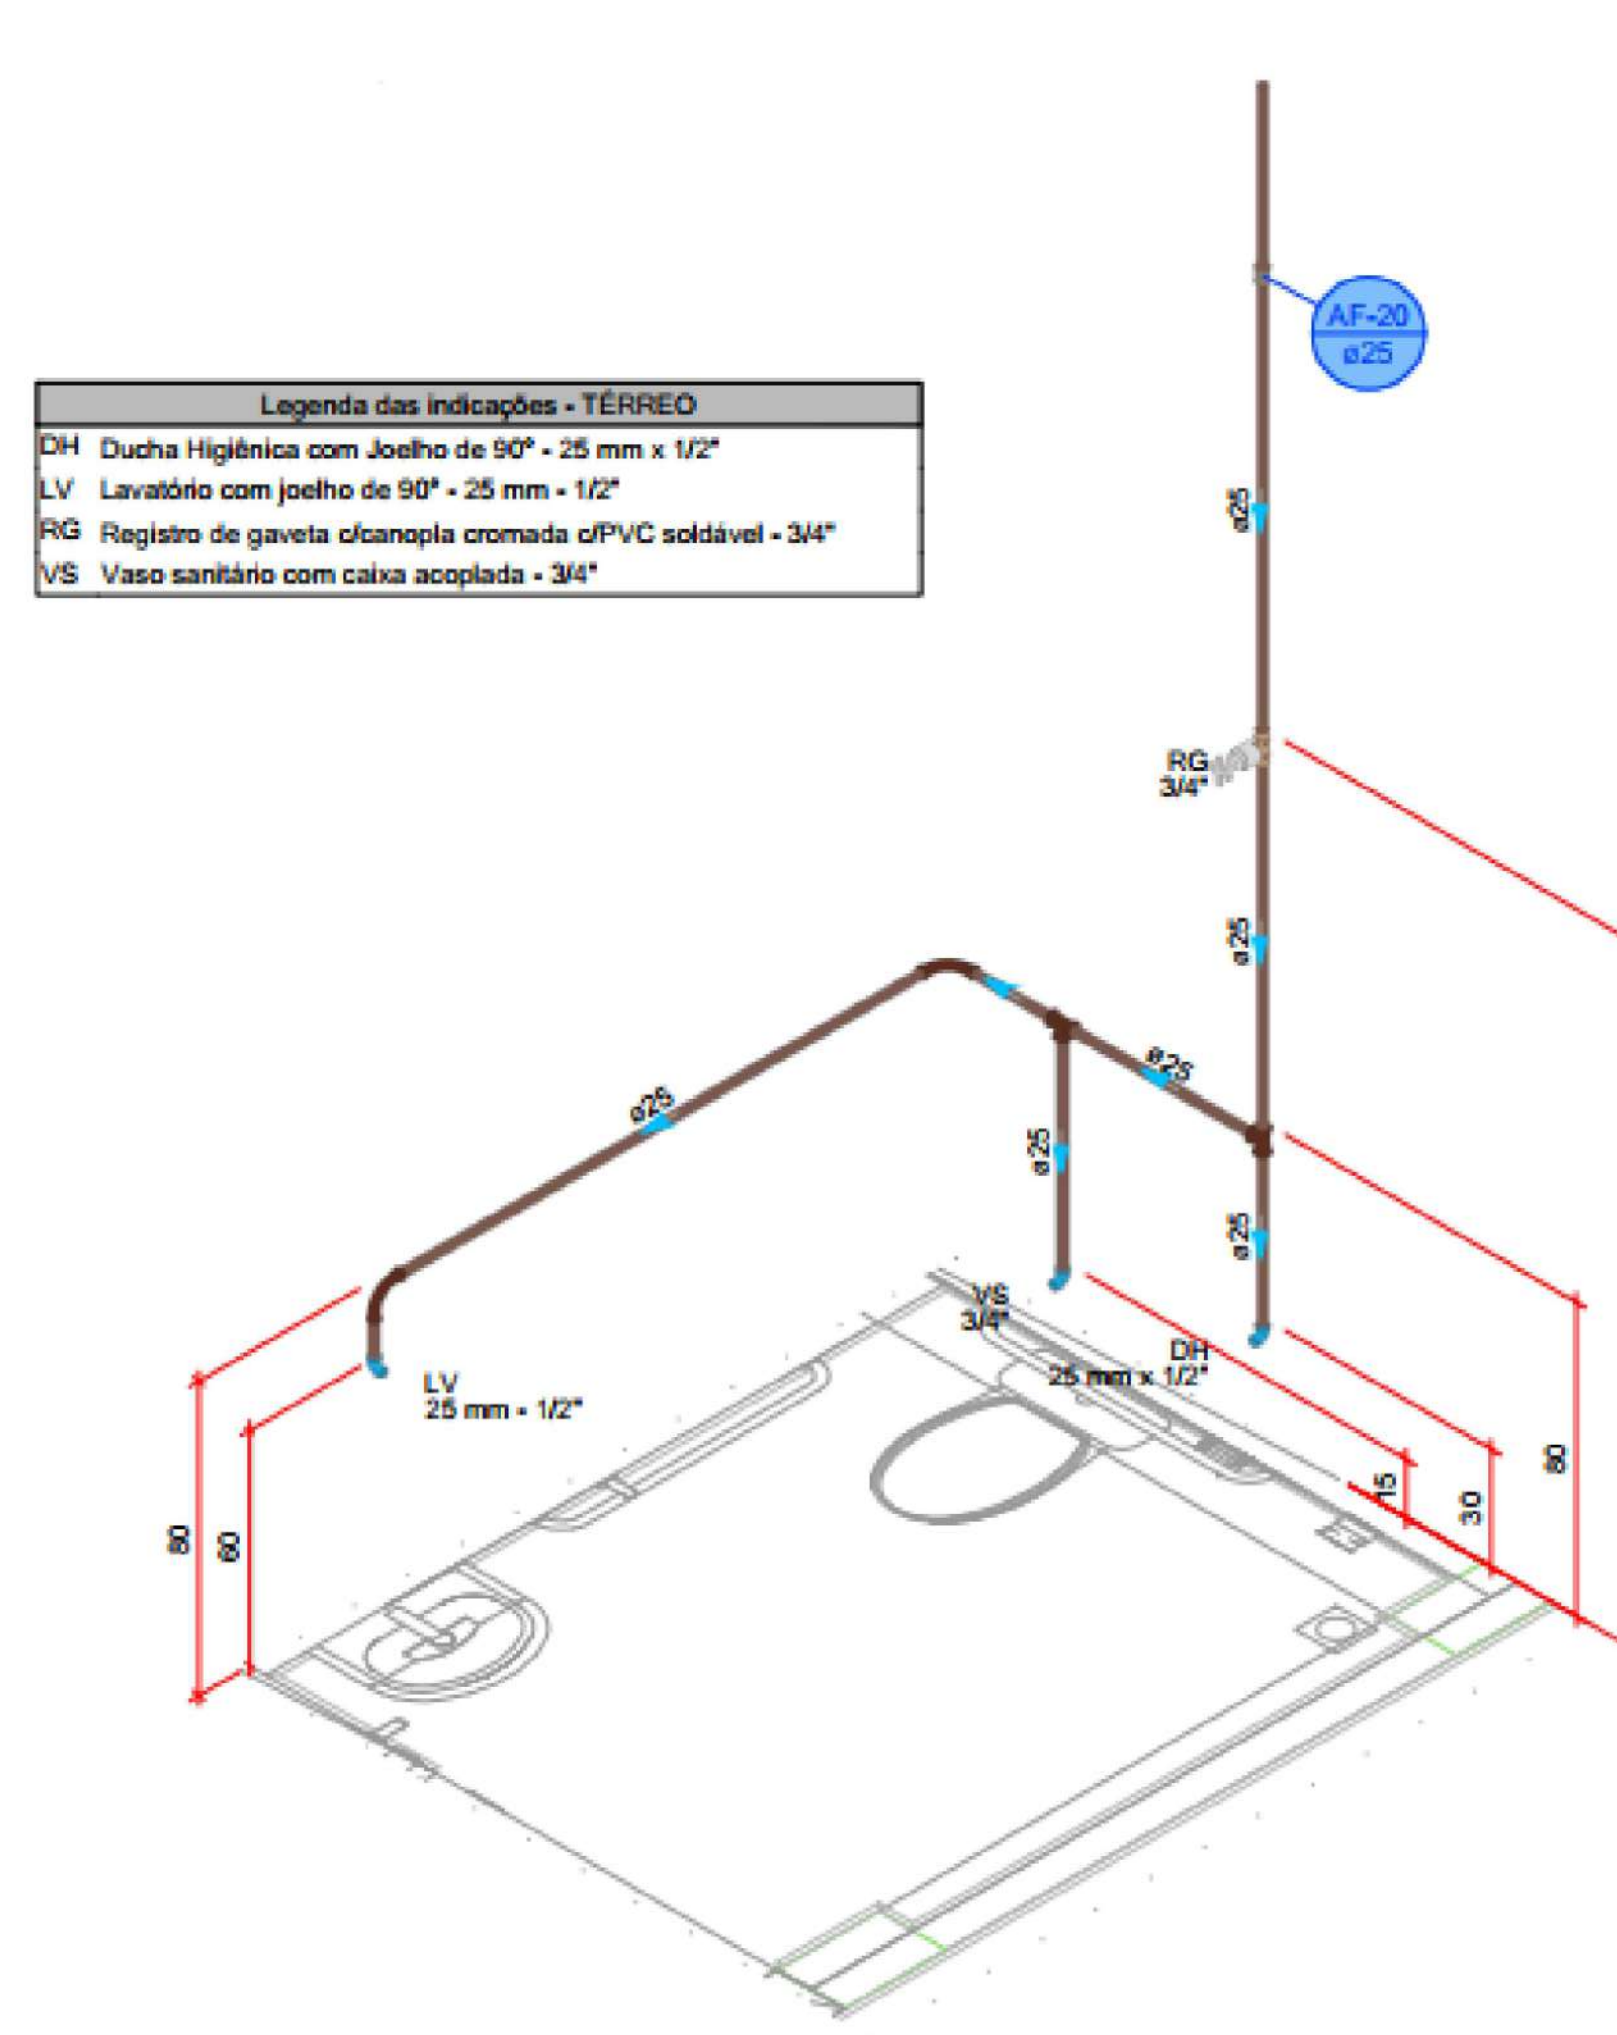

DETALHE HID-20
1:25

PROJETO PADRÃO DO MINISTÉRIO DA SAÚDE - URS PORTE 3 - ELABORADO POR
Tallia Henrique Pereira Fonseca - CREA/MG: 284463D

RESPONSÁVEL TÉCNICO: JONATHAN DE SOUZA NUNES	PROPRIETÁRIO: PREFEITURA MUNICIPAL DE TIMBÓ
TÍTULO PROFISSIONAL: ENGENHEIRO CIVIL	NÚMERO DE REGISTRO: 83.102.764/0001-15
ASSINATURA:	ASSINATURA:

PREFEITURA MUNICIPAL DE TIMBÓ
SECRETARIA DE PLANEJAMENTO, TRÂNSITO, MEIO AMBIENTE,
INDÚSTRIA, COMÉRCIO E SERVIÇOS




















OBRA:
UNIDADE BÁSICA DE SAÚDE
PORTE 3 - BAIRRO DAS CAPITALS


ENDEREÇO:
RUA TIROLESSES, 515, BAIRRO DAS CAPITALS, TIMBÓ/SC

PROJETO:
PROJETO HIDROSSANITÁRIO
DETALHES - ÁGUA FRIA - PARTE 1

MATERIAL(ES) DE CONSTRUÇÃO:	ALVENARIA:	TIPO DO ALVARÁ:	CONSTRUÇÃO:	ÁREA DO PROJETO:
				813,73 m²
FINALIDADE DO ALVARÁ:	SAÚDE - INSTITUCIONAL	ESCALA:		FOLHA:
DATA:	12/02/2026	REVISÃO:	R01	INDICADA


HID. 03/07

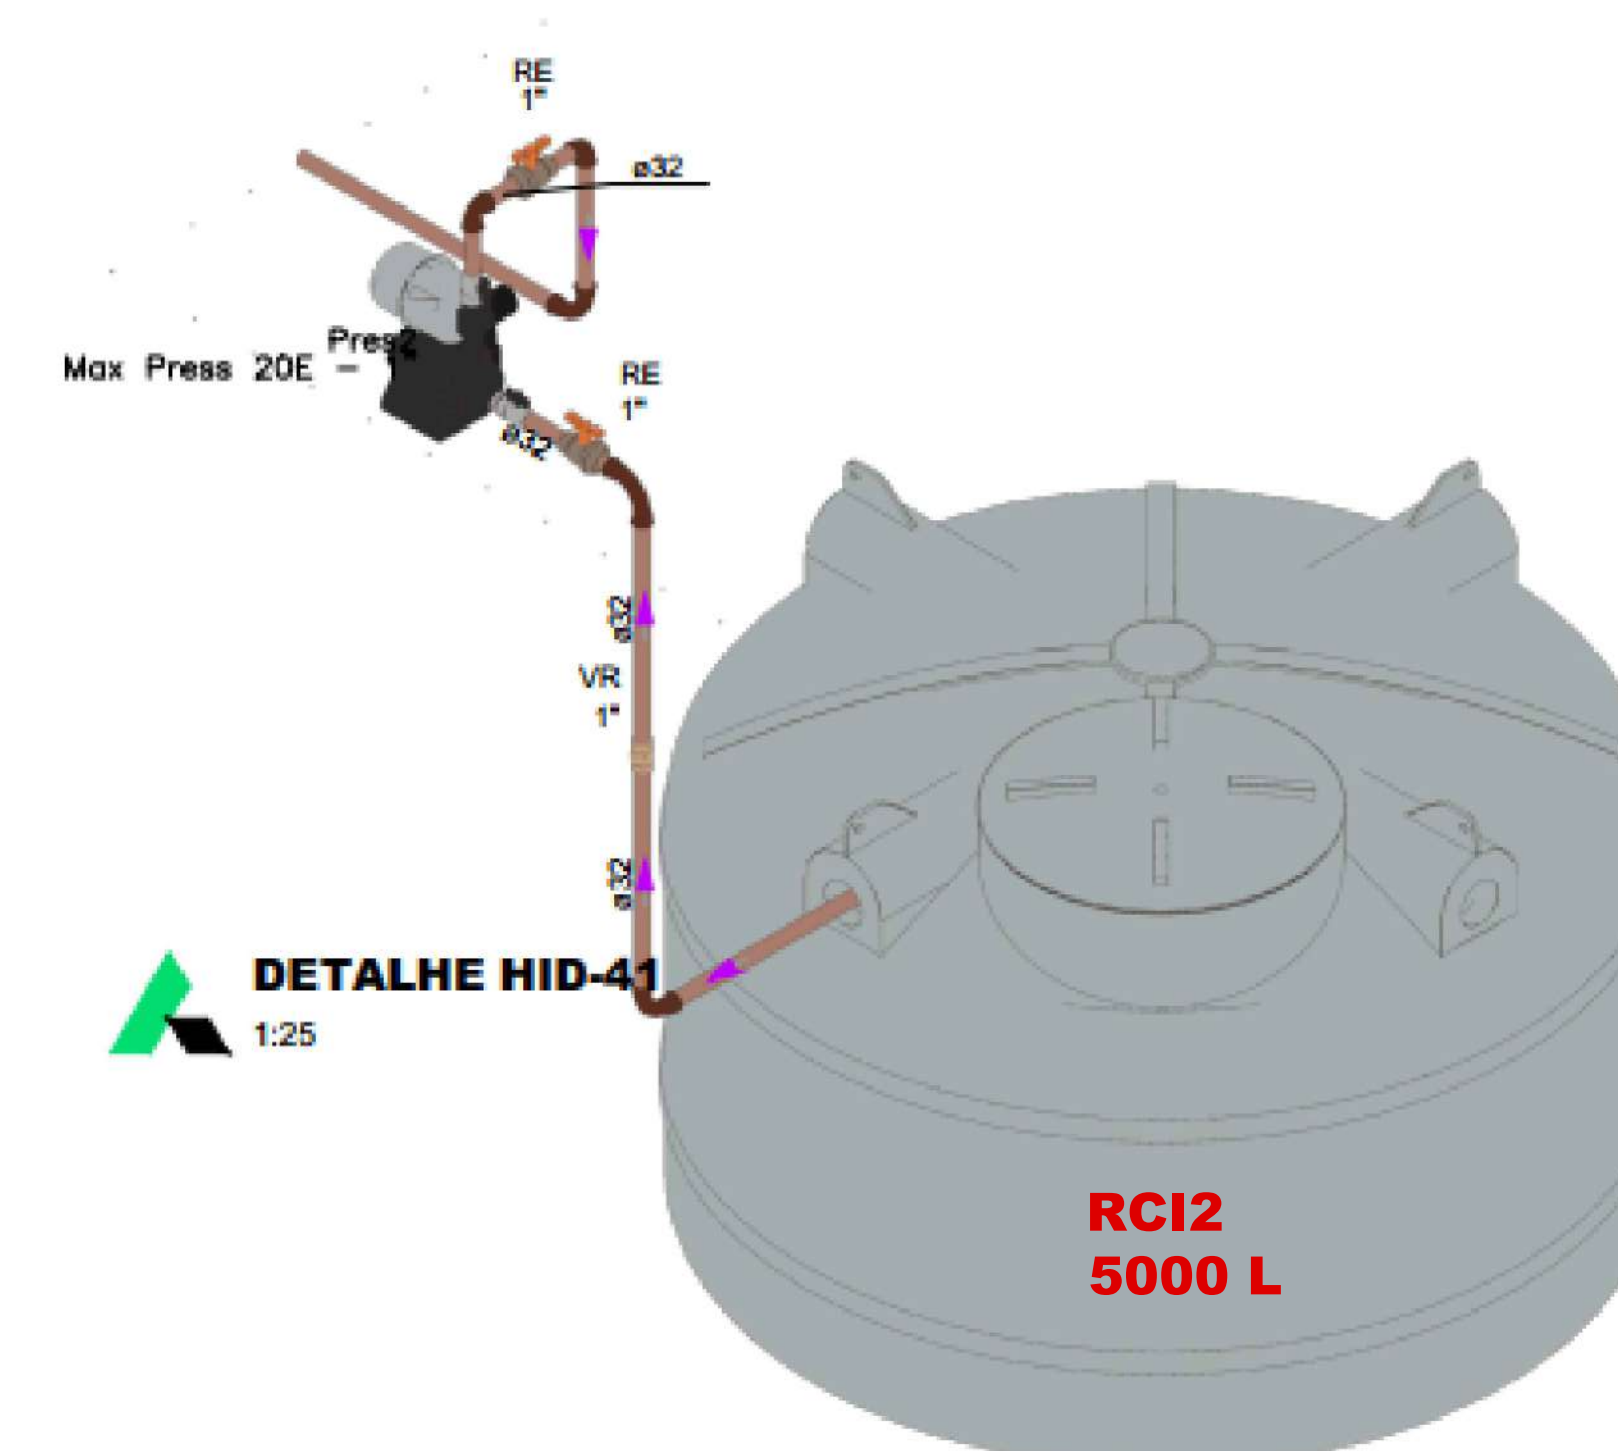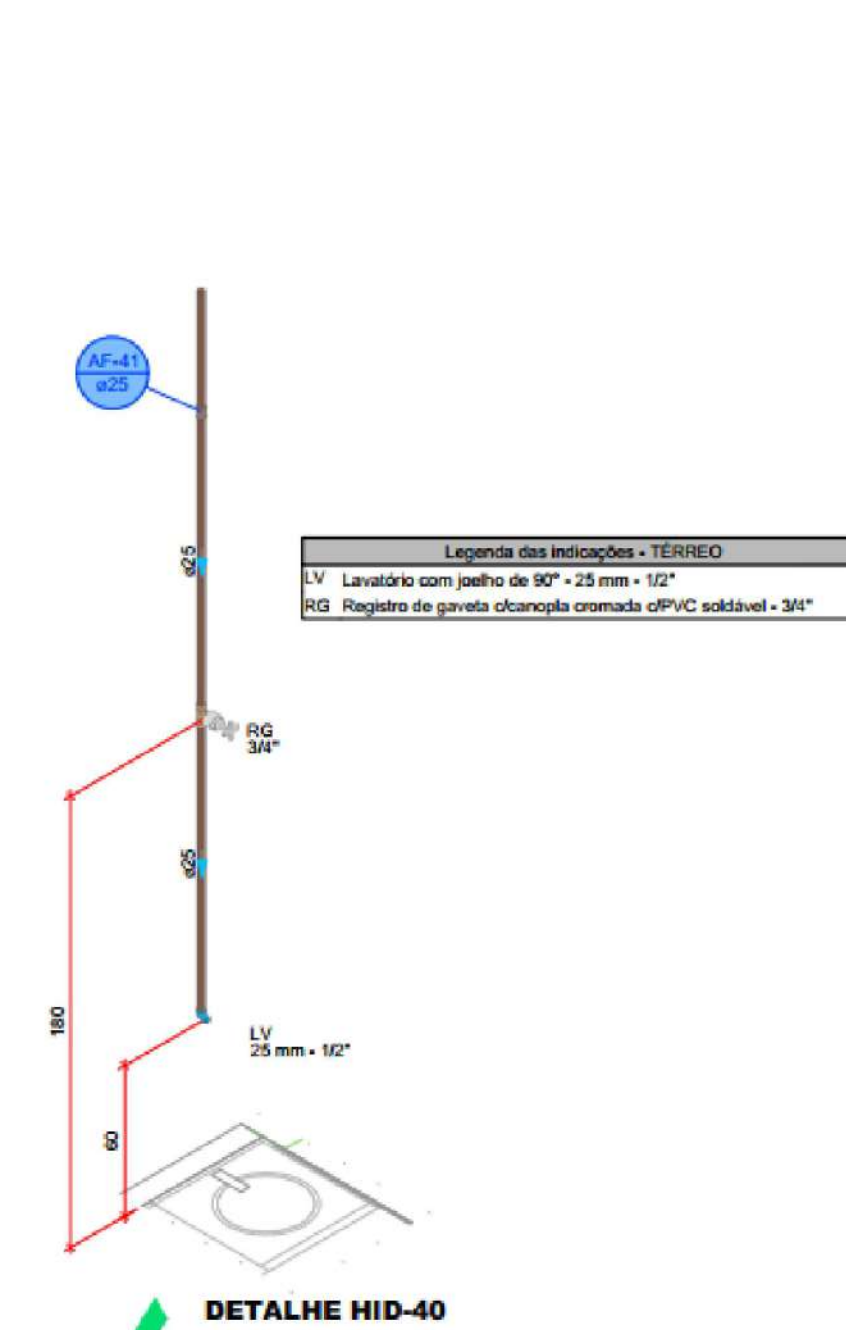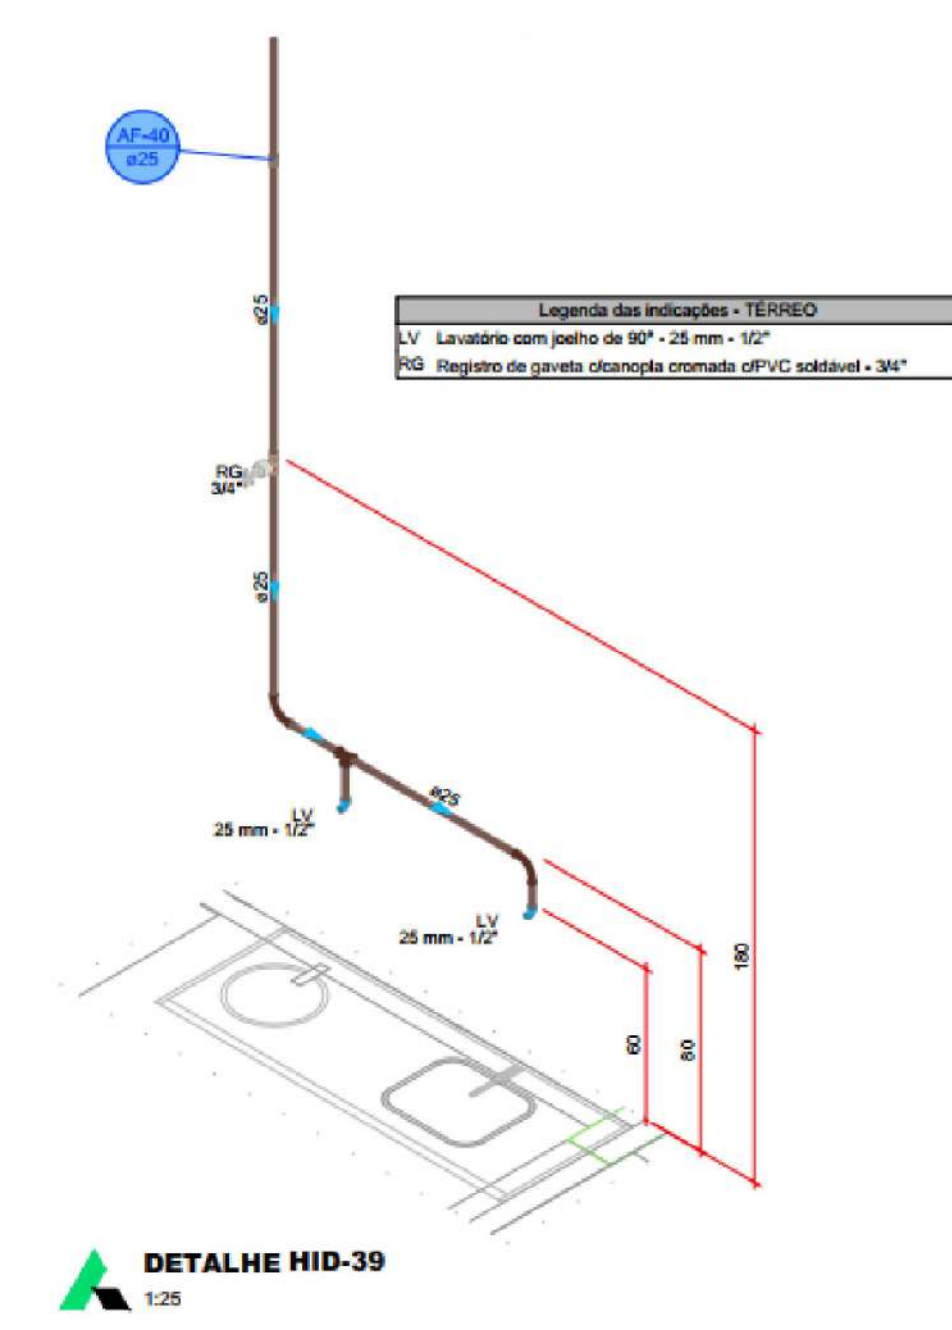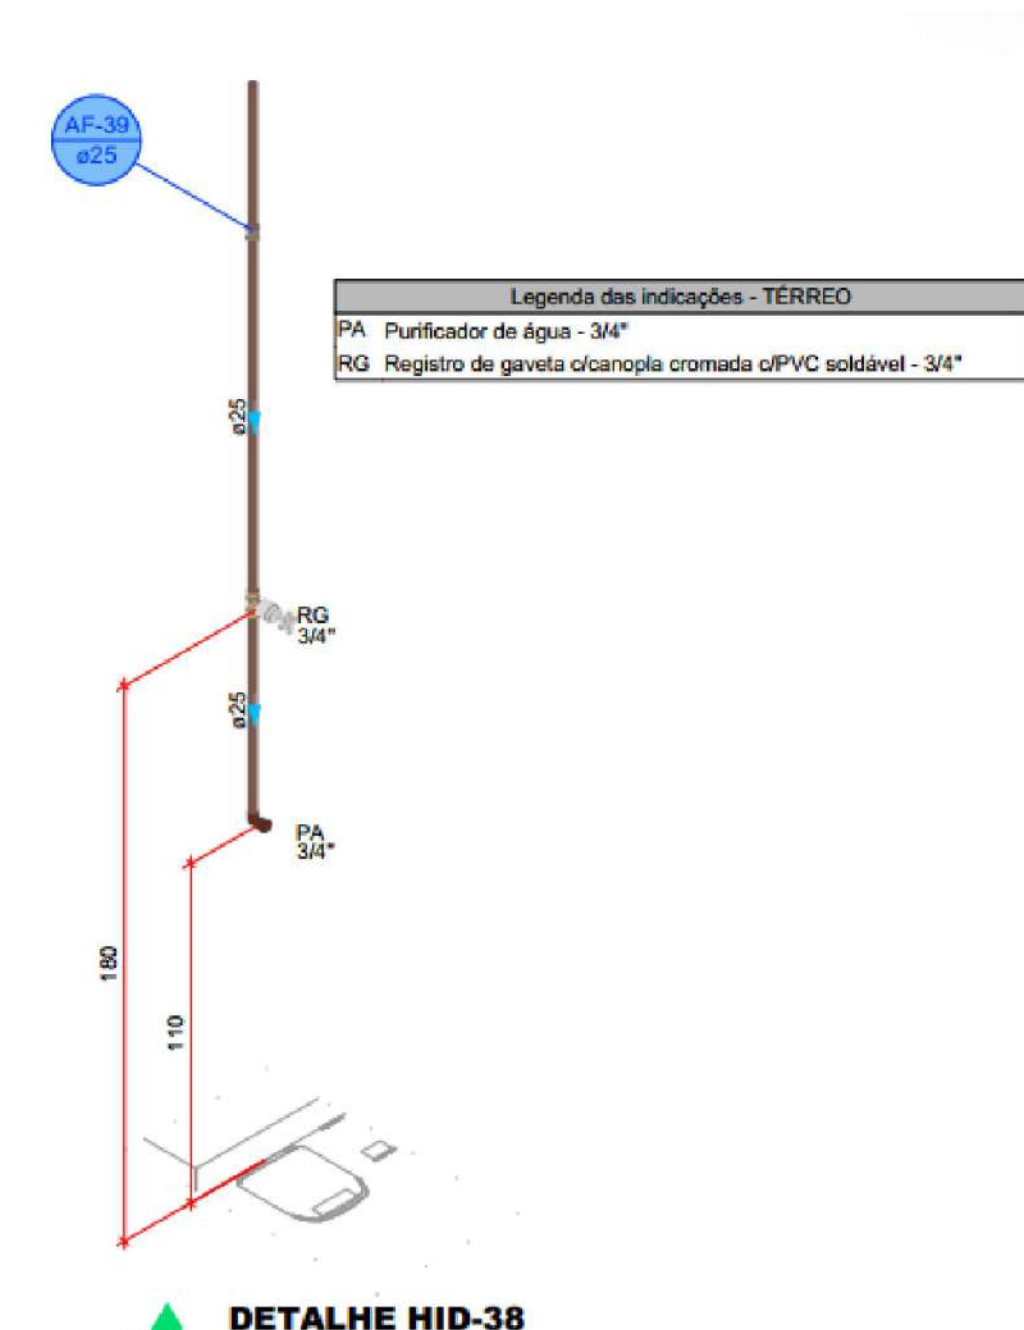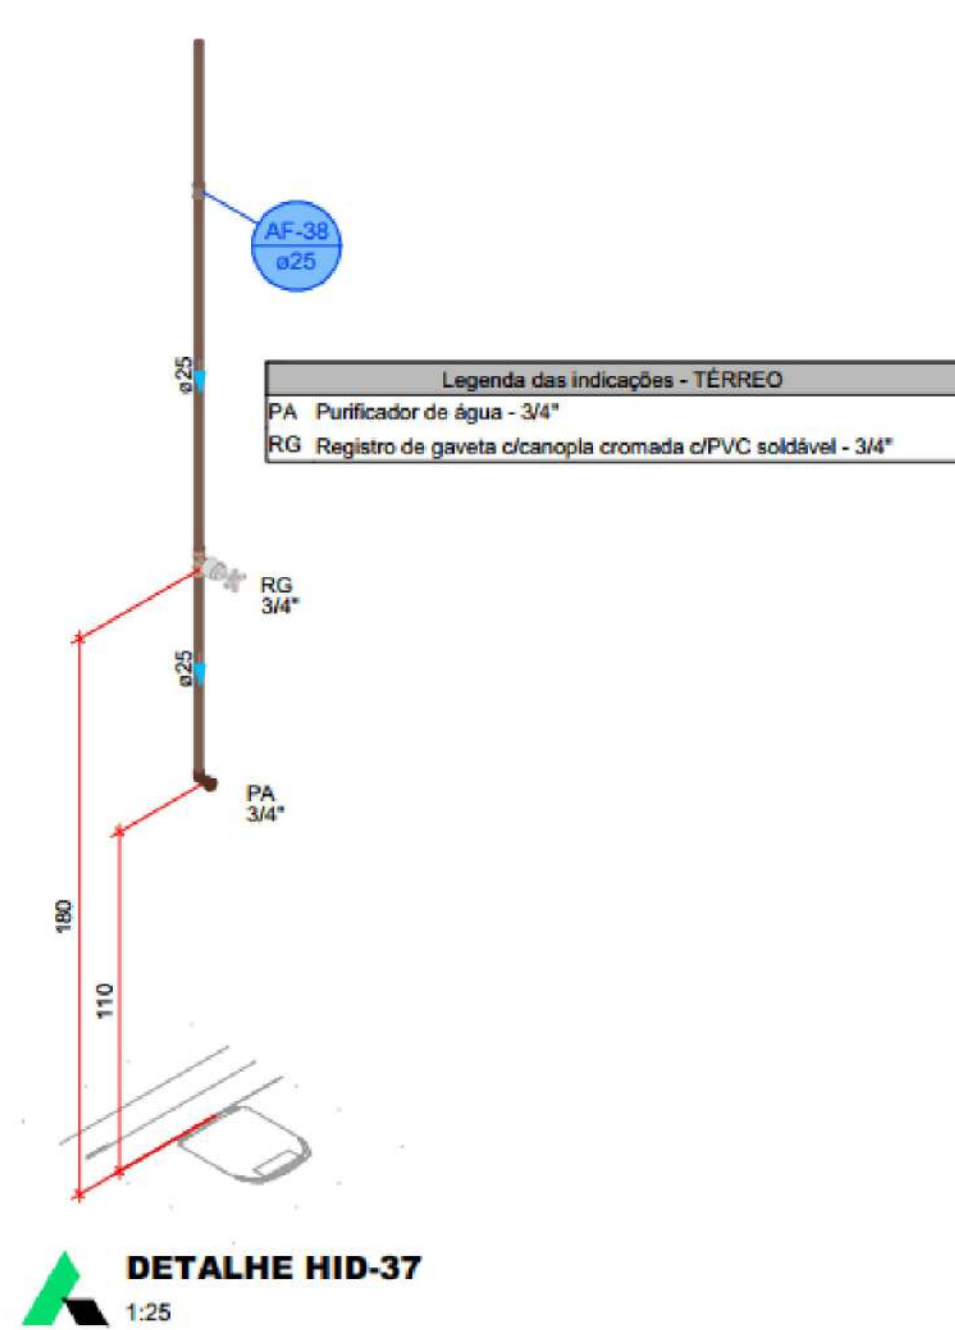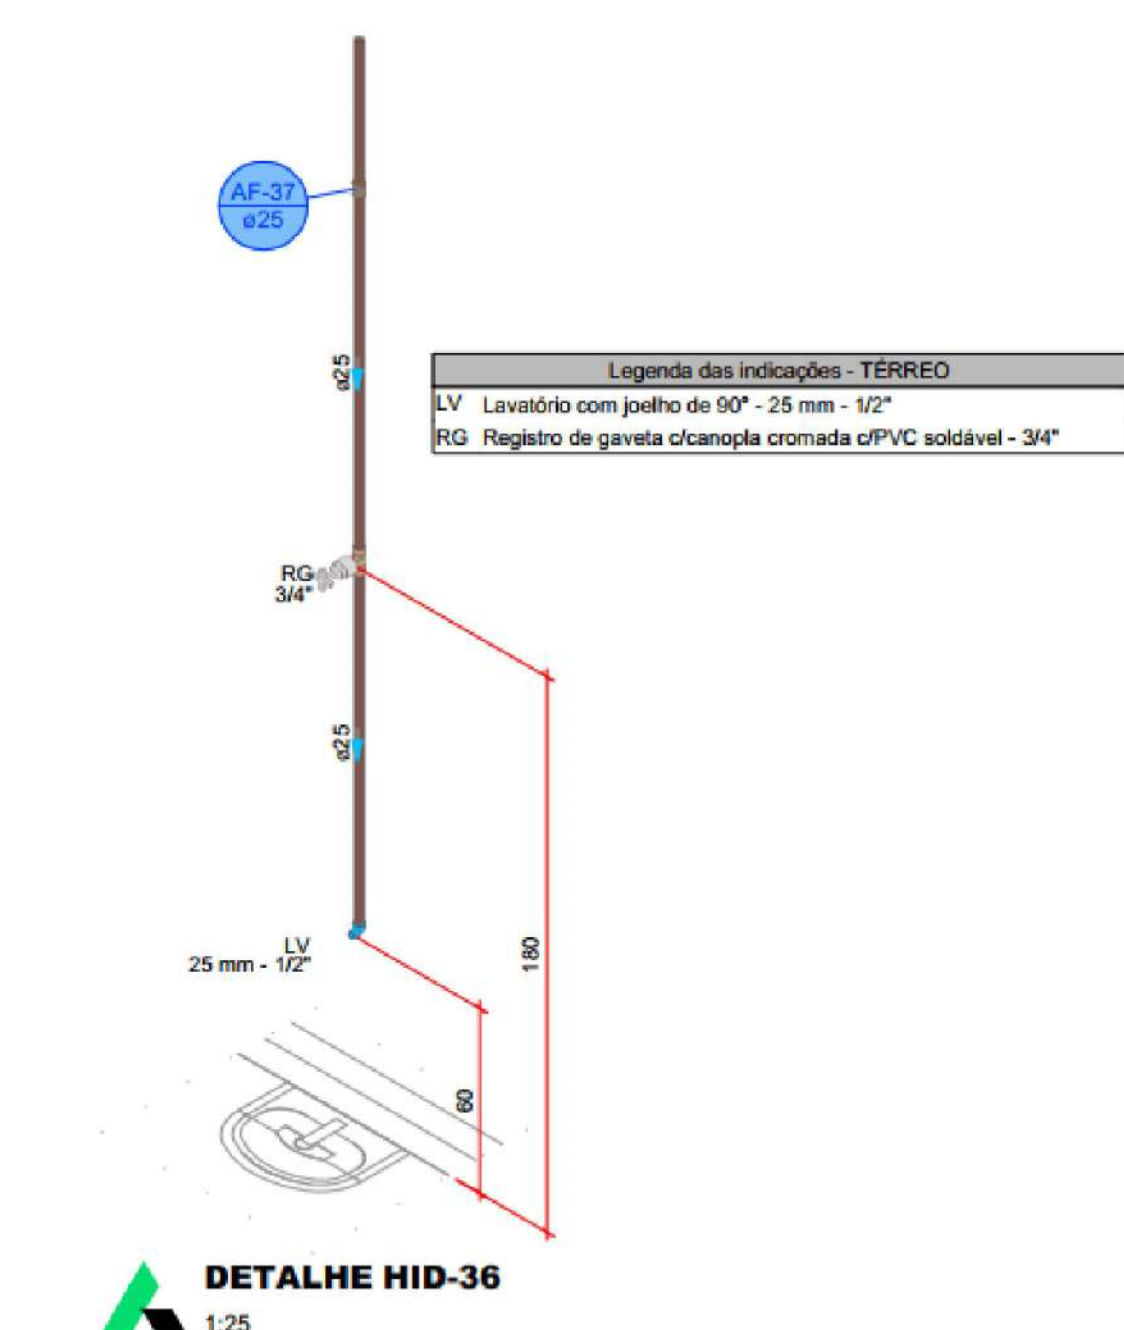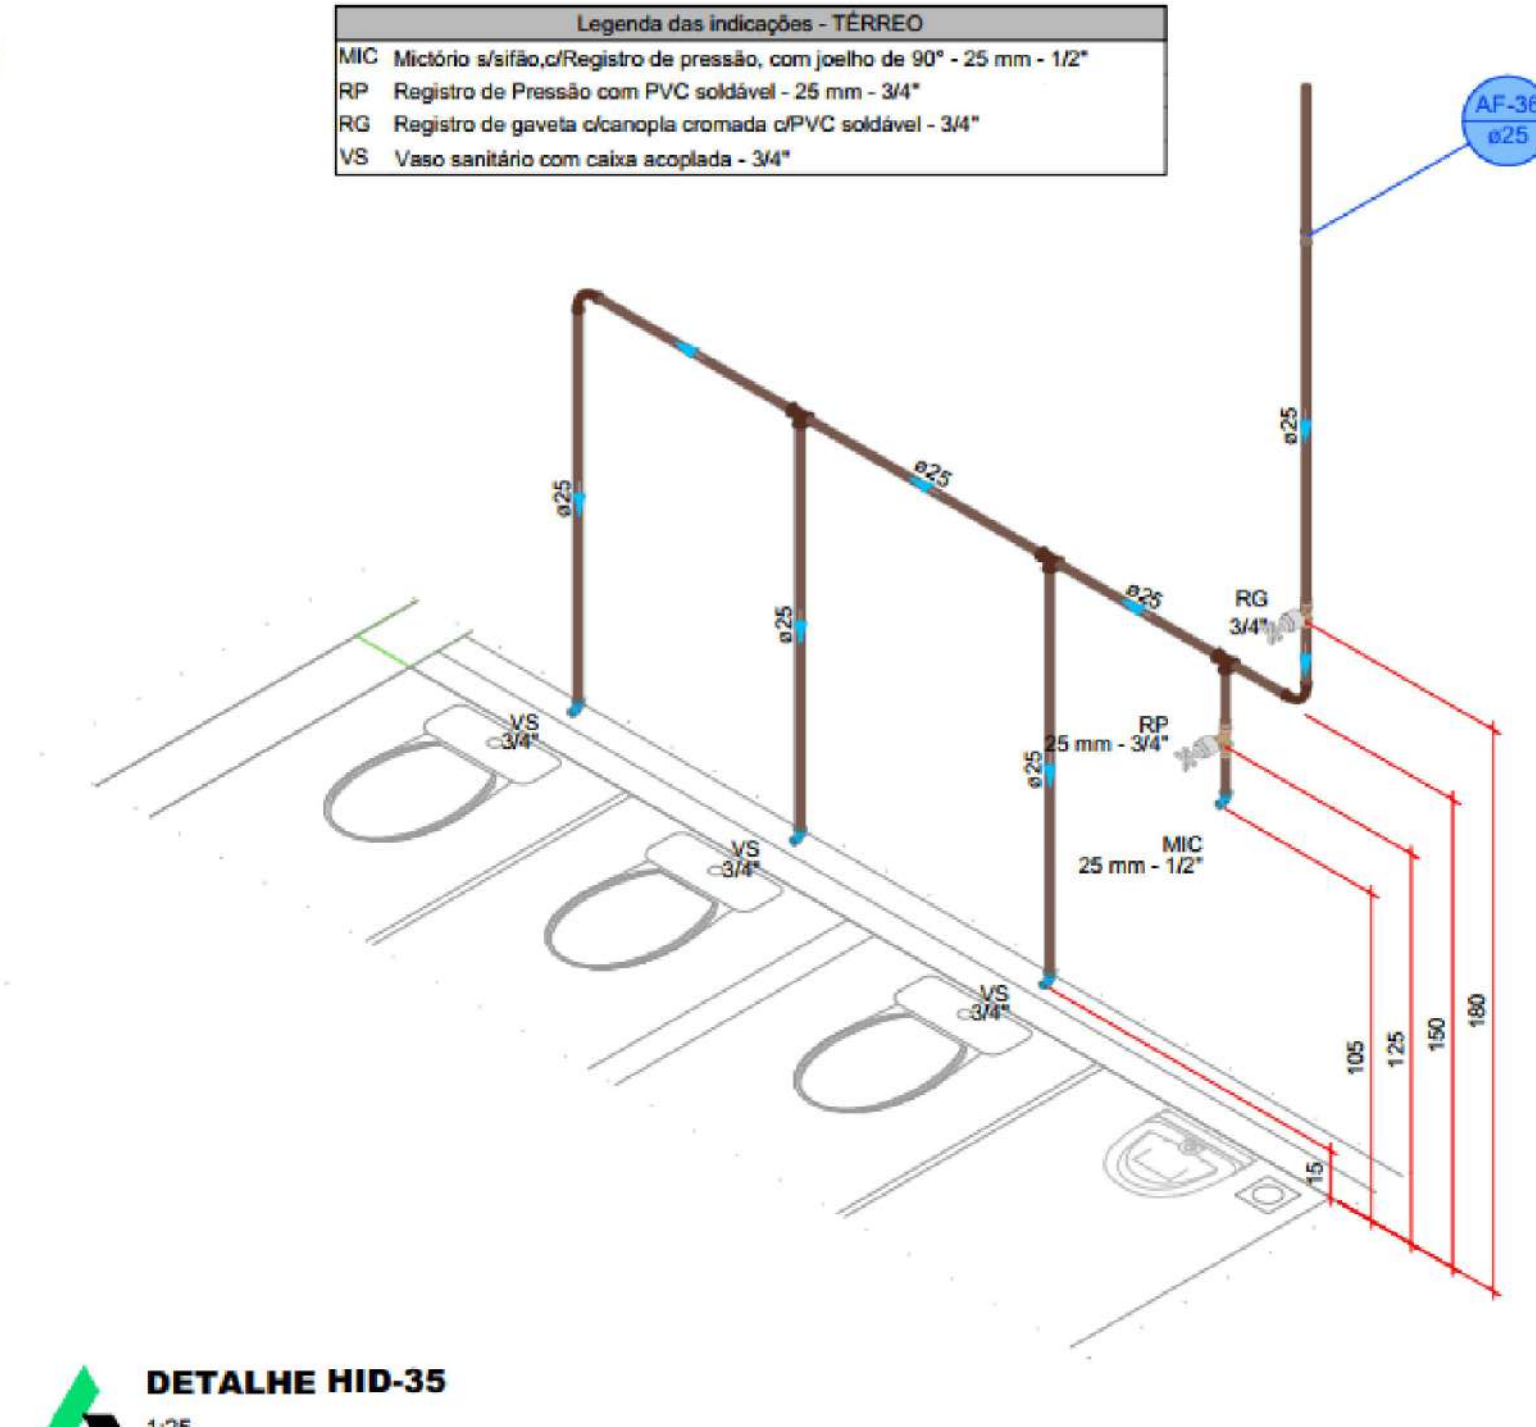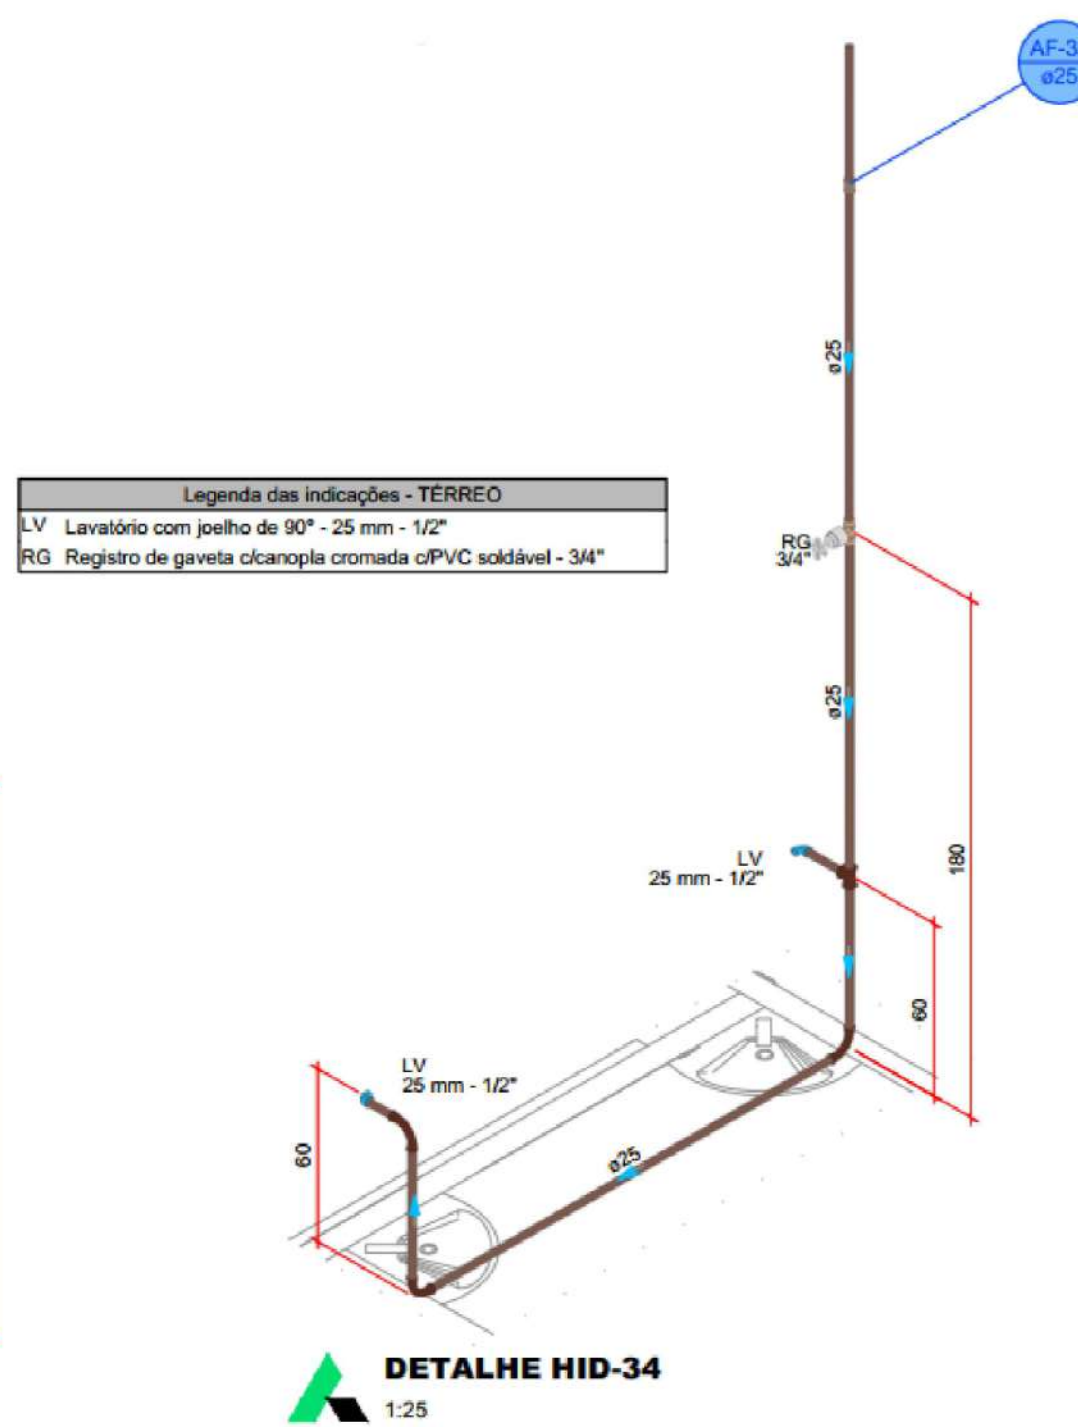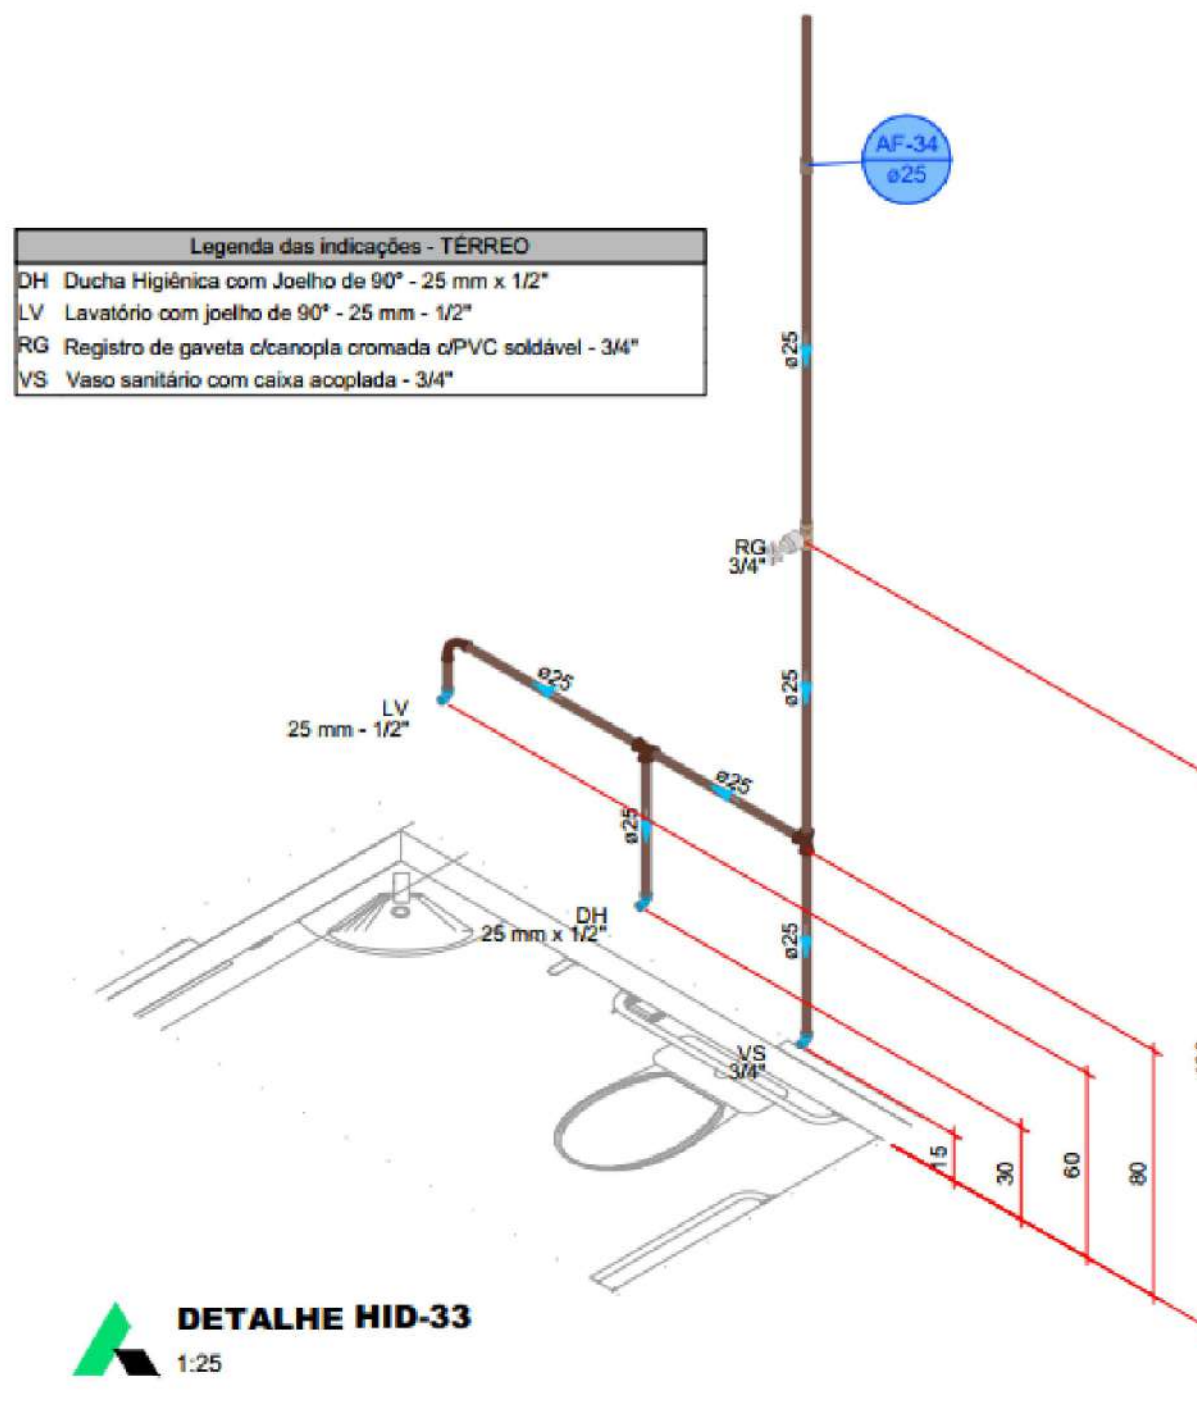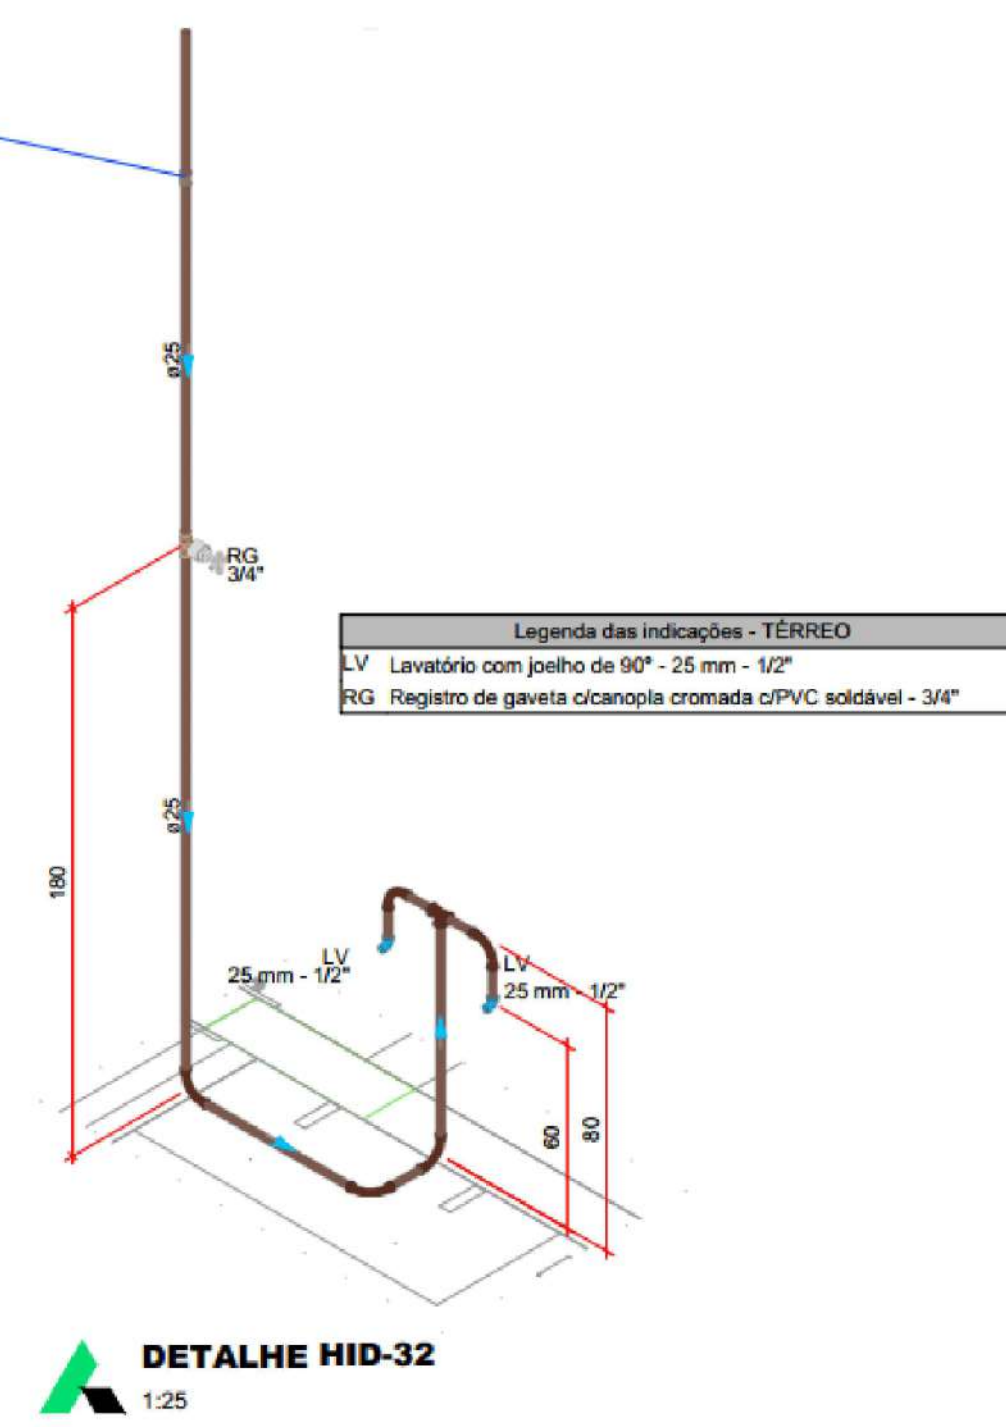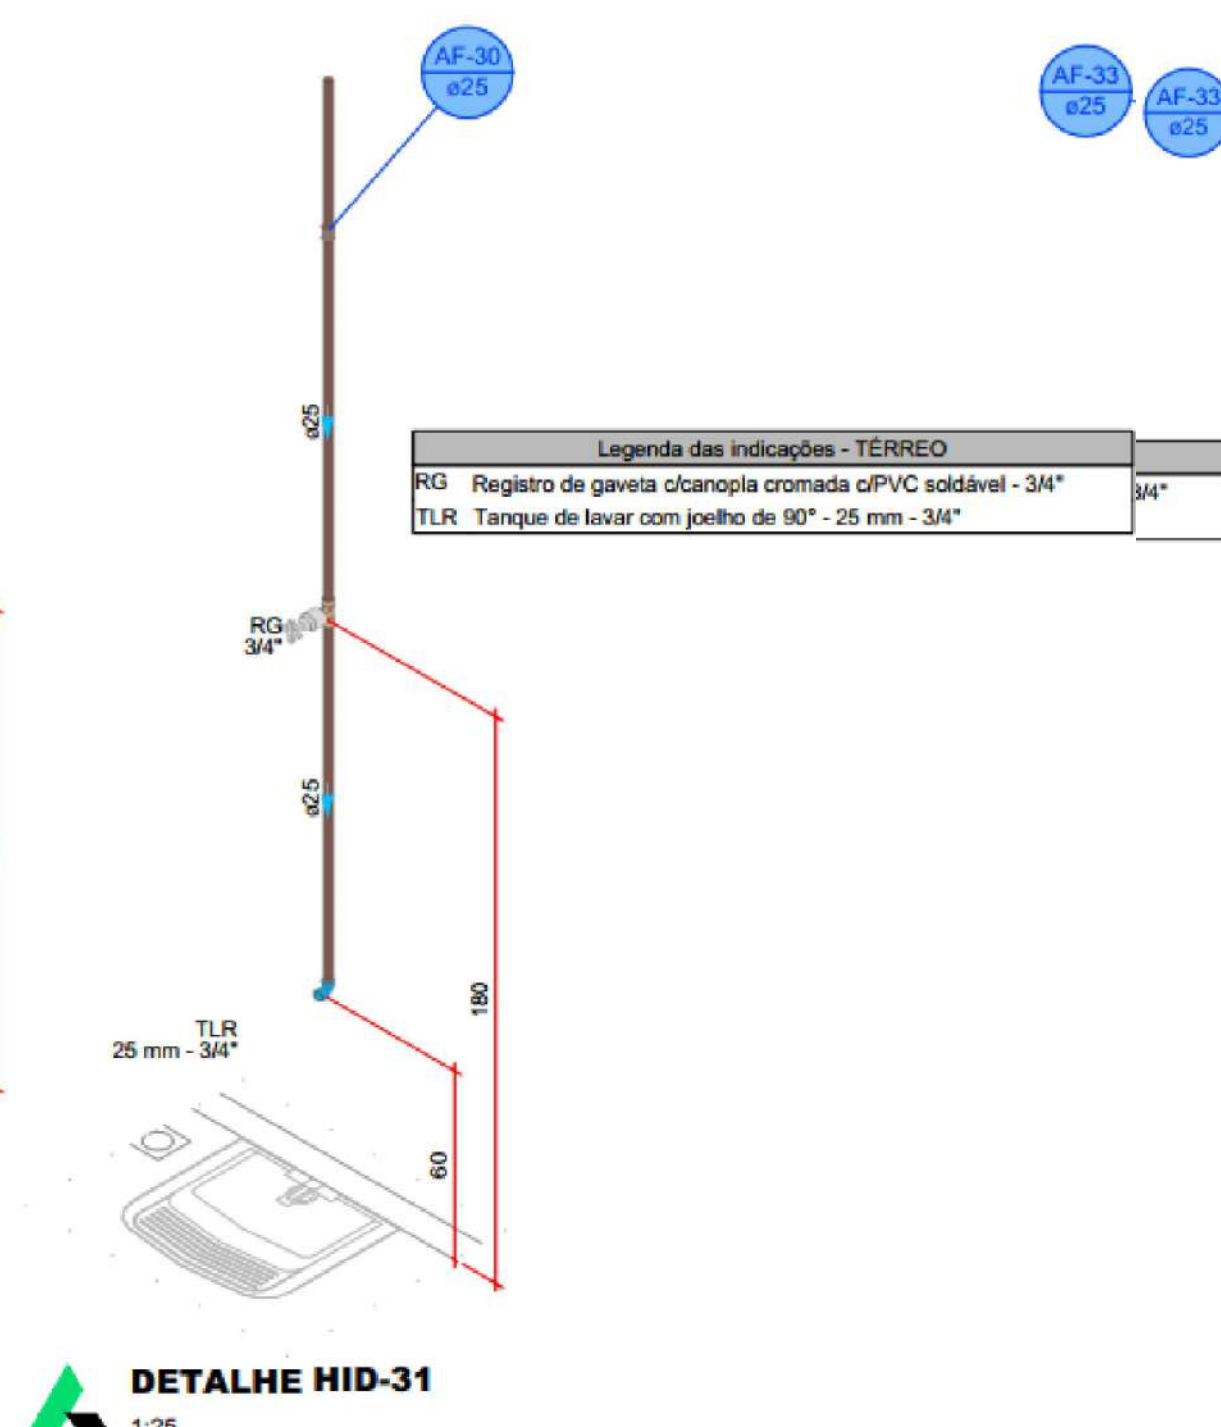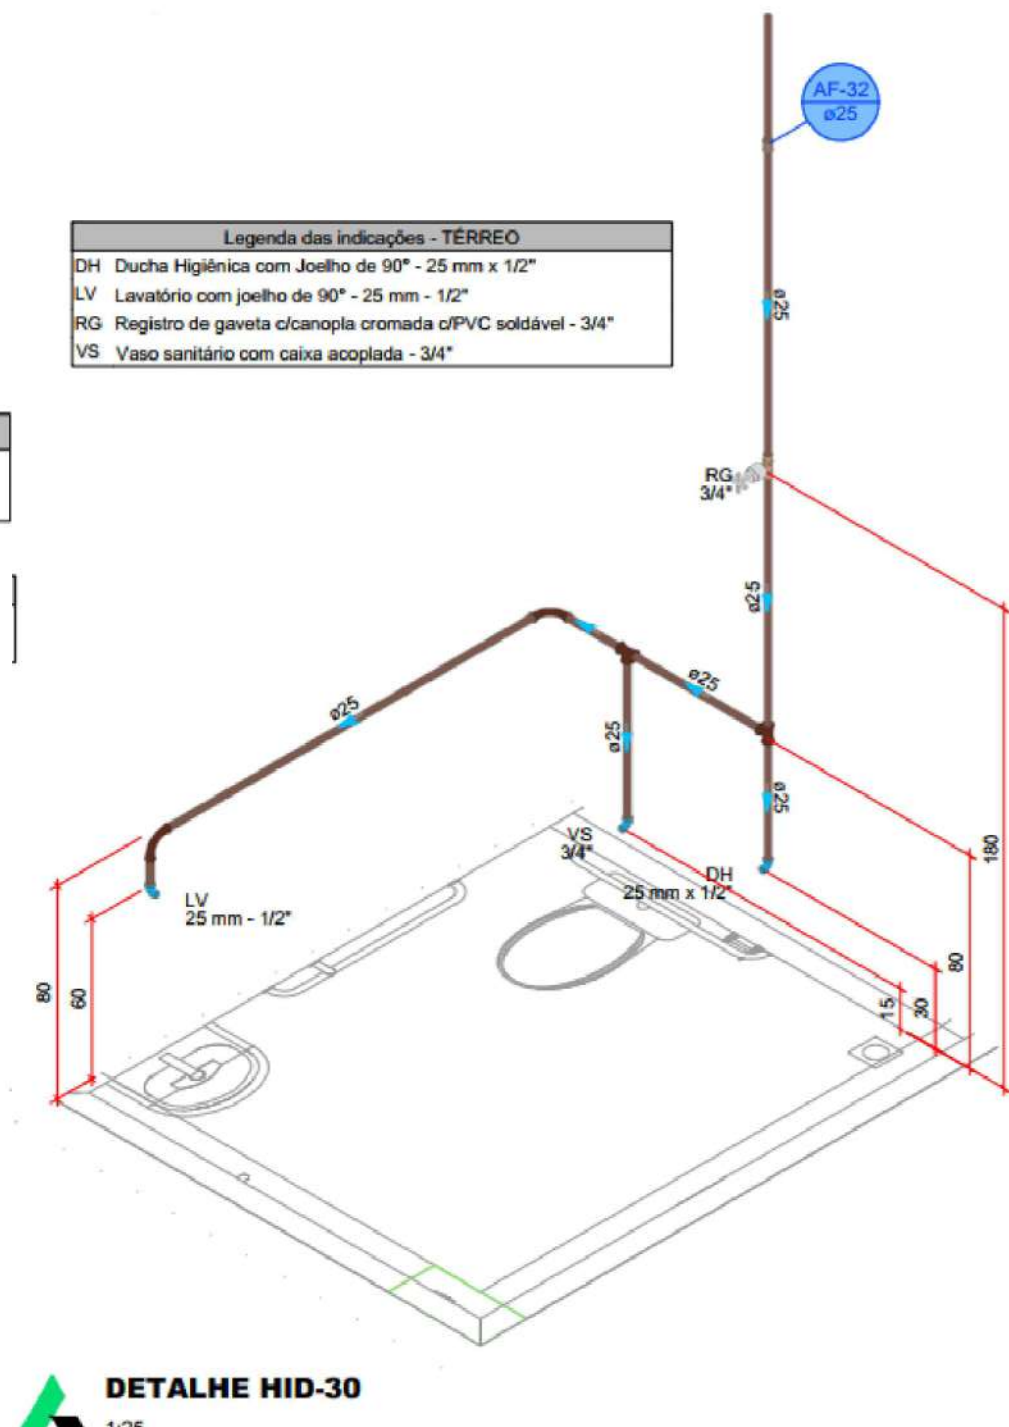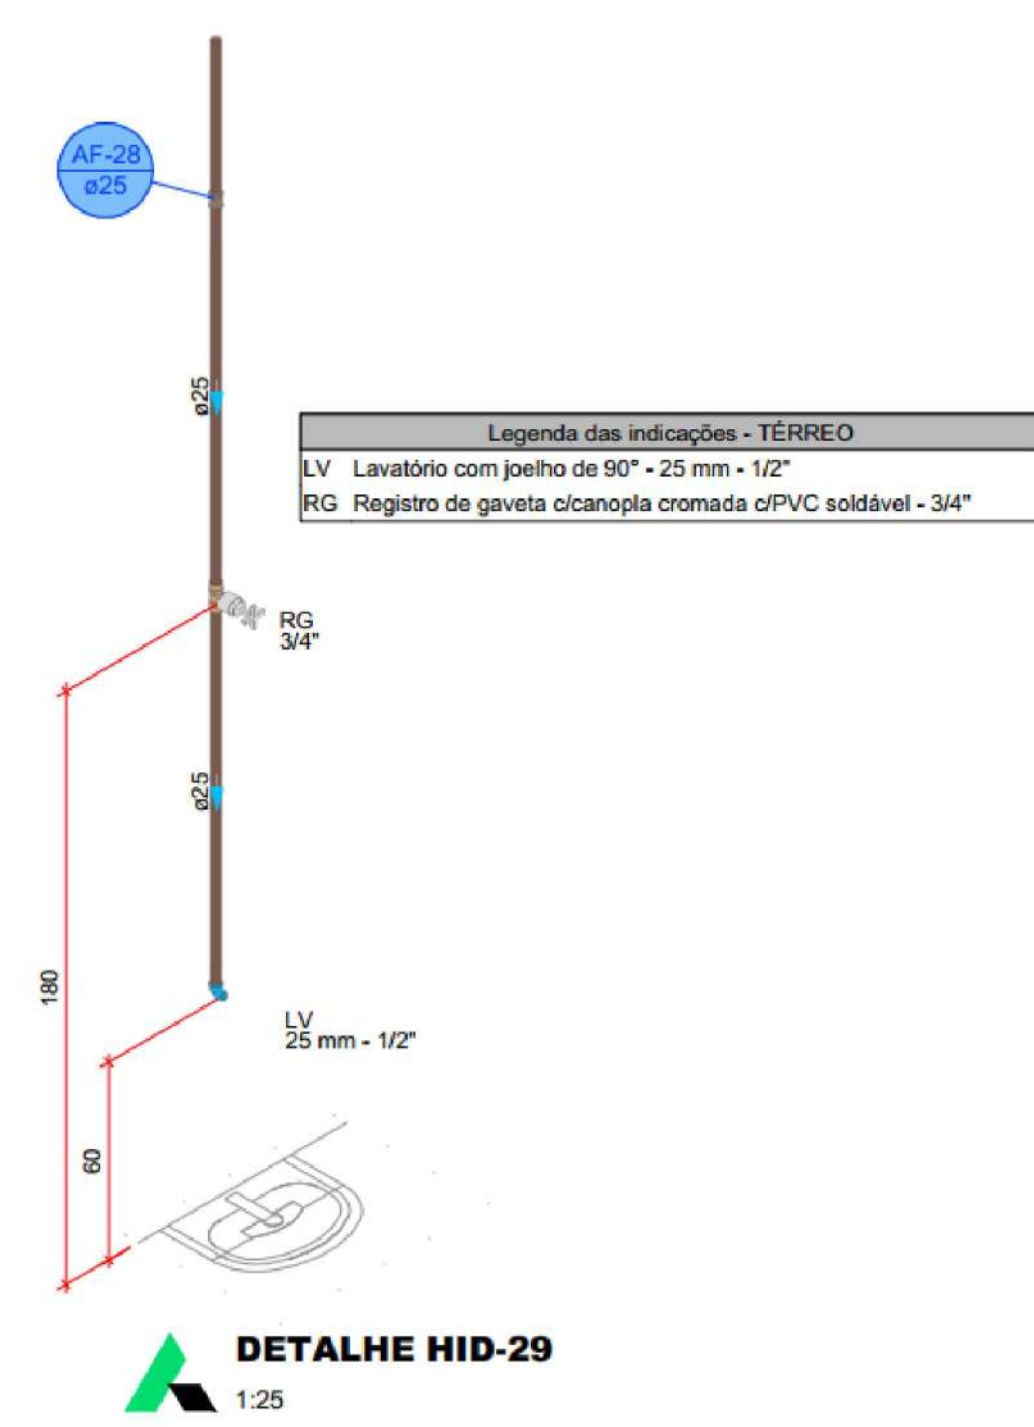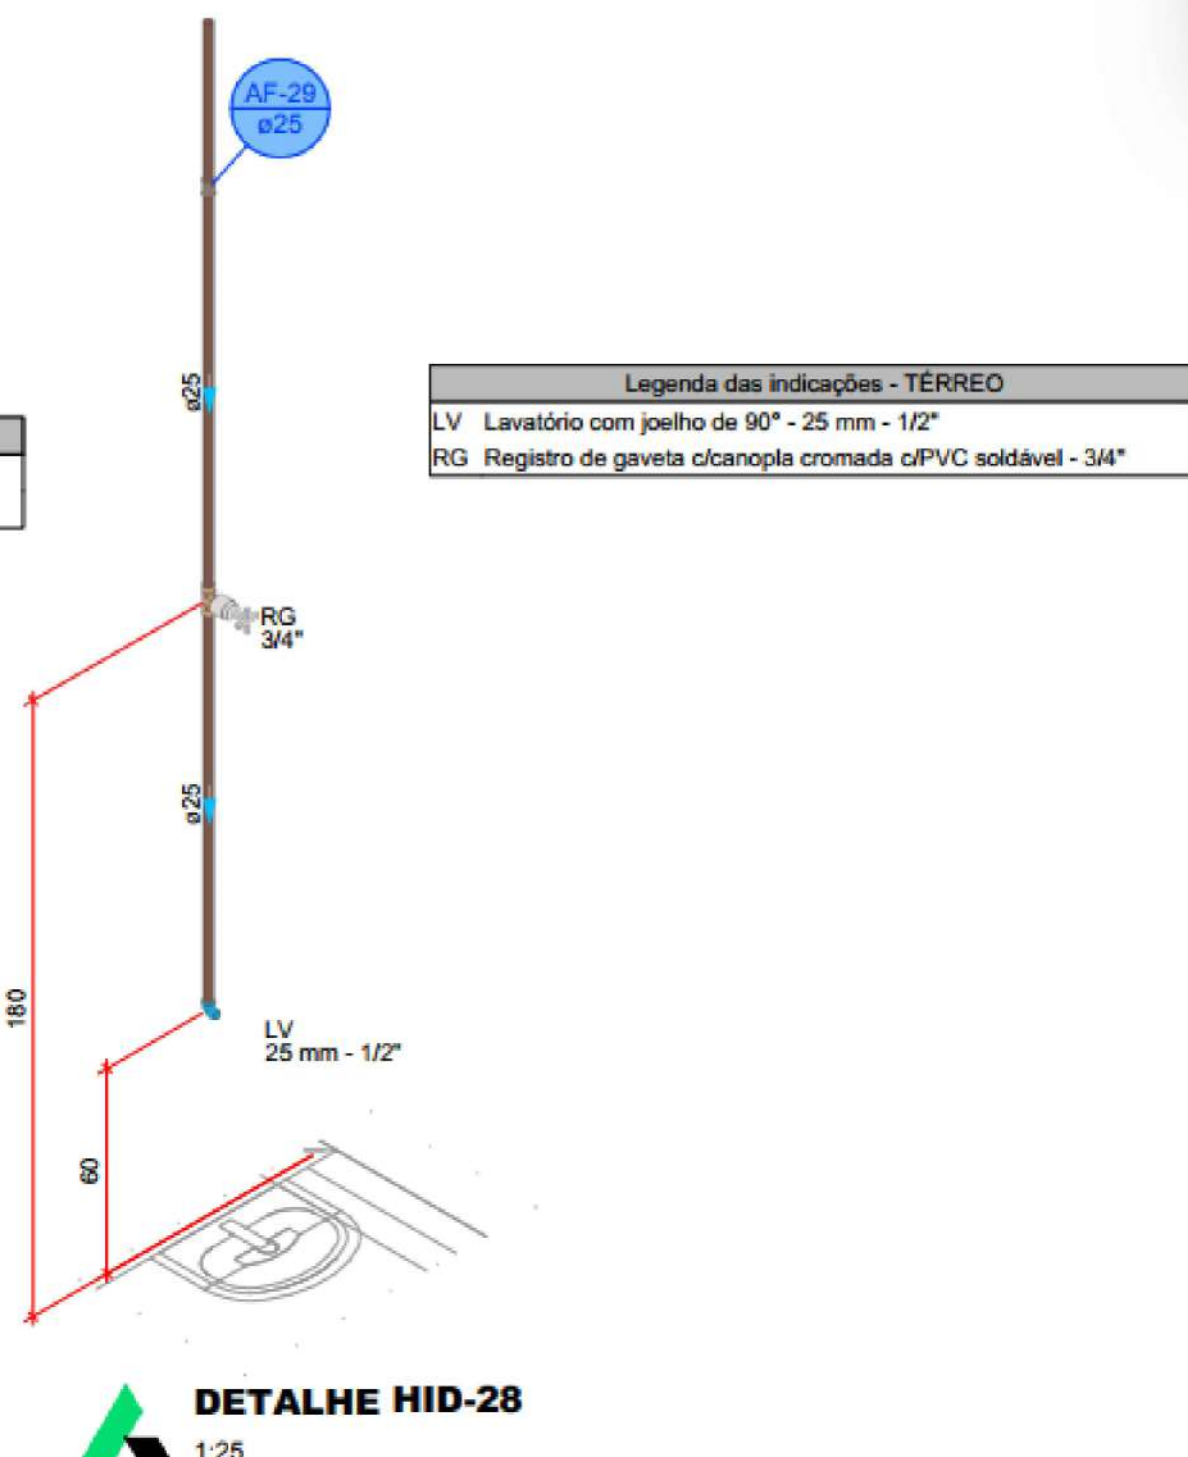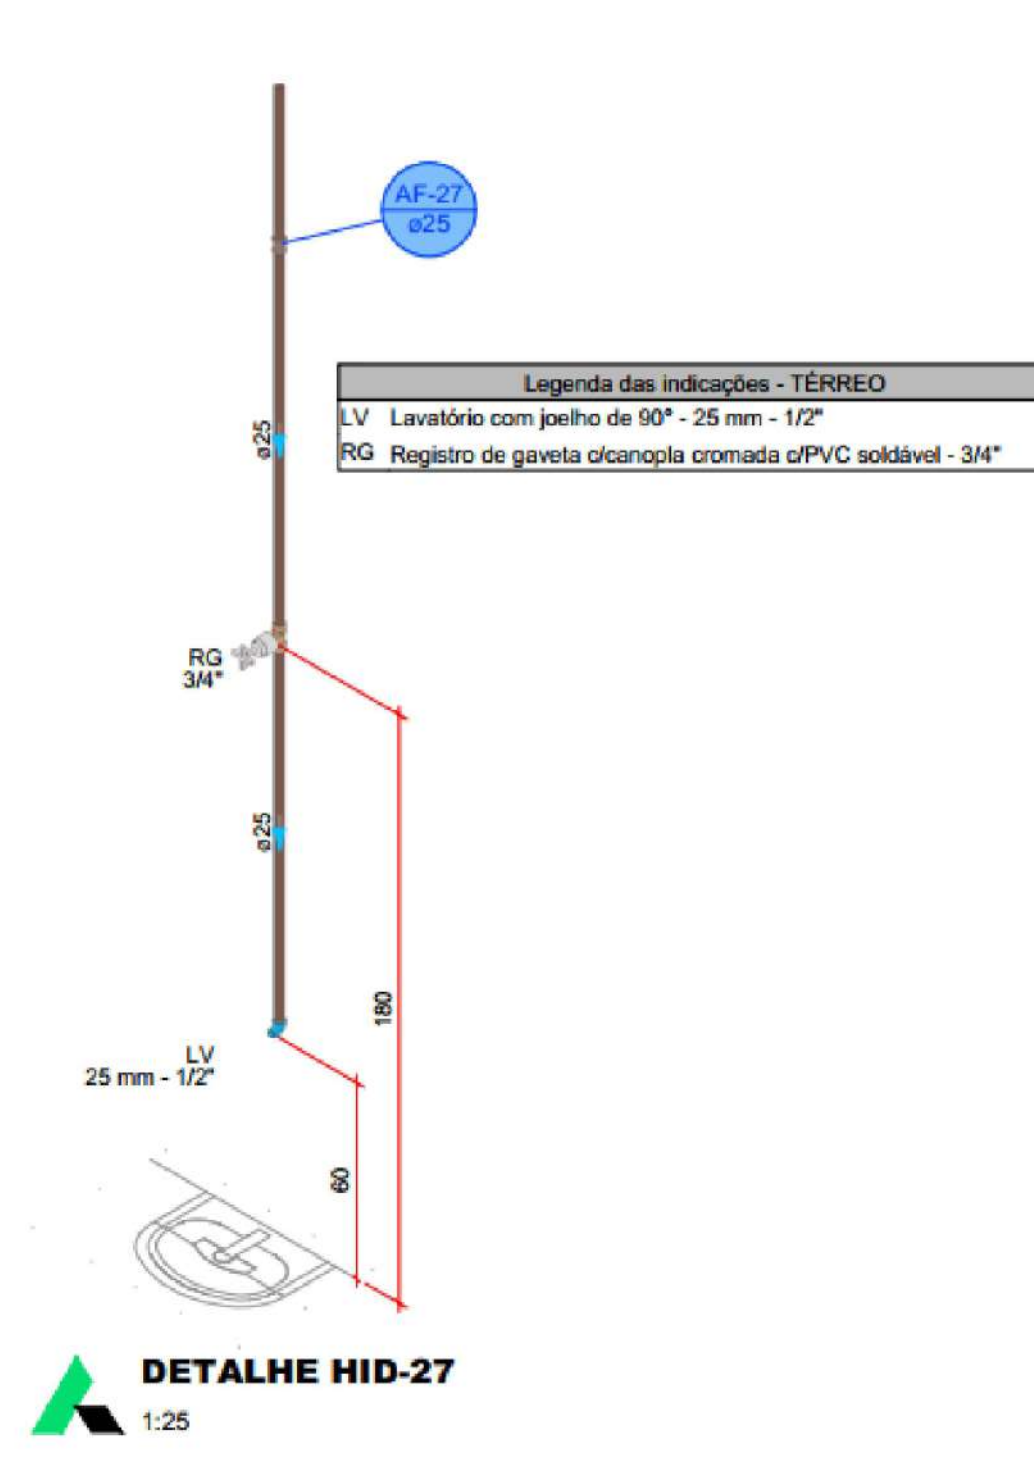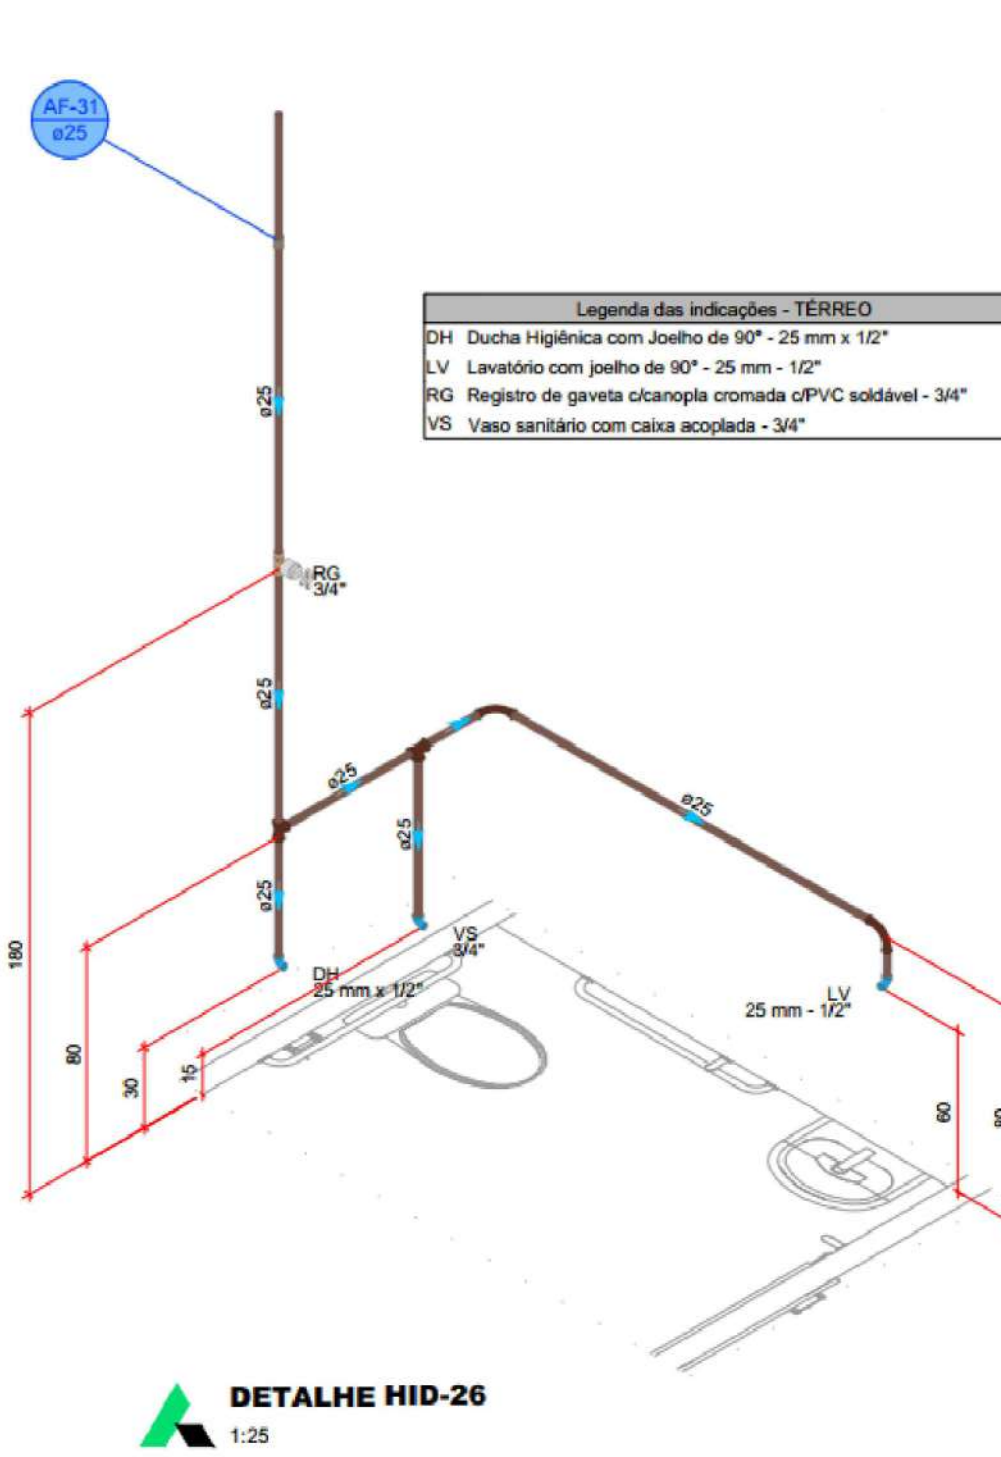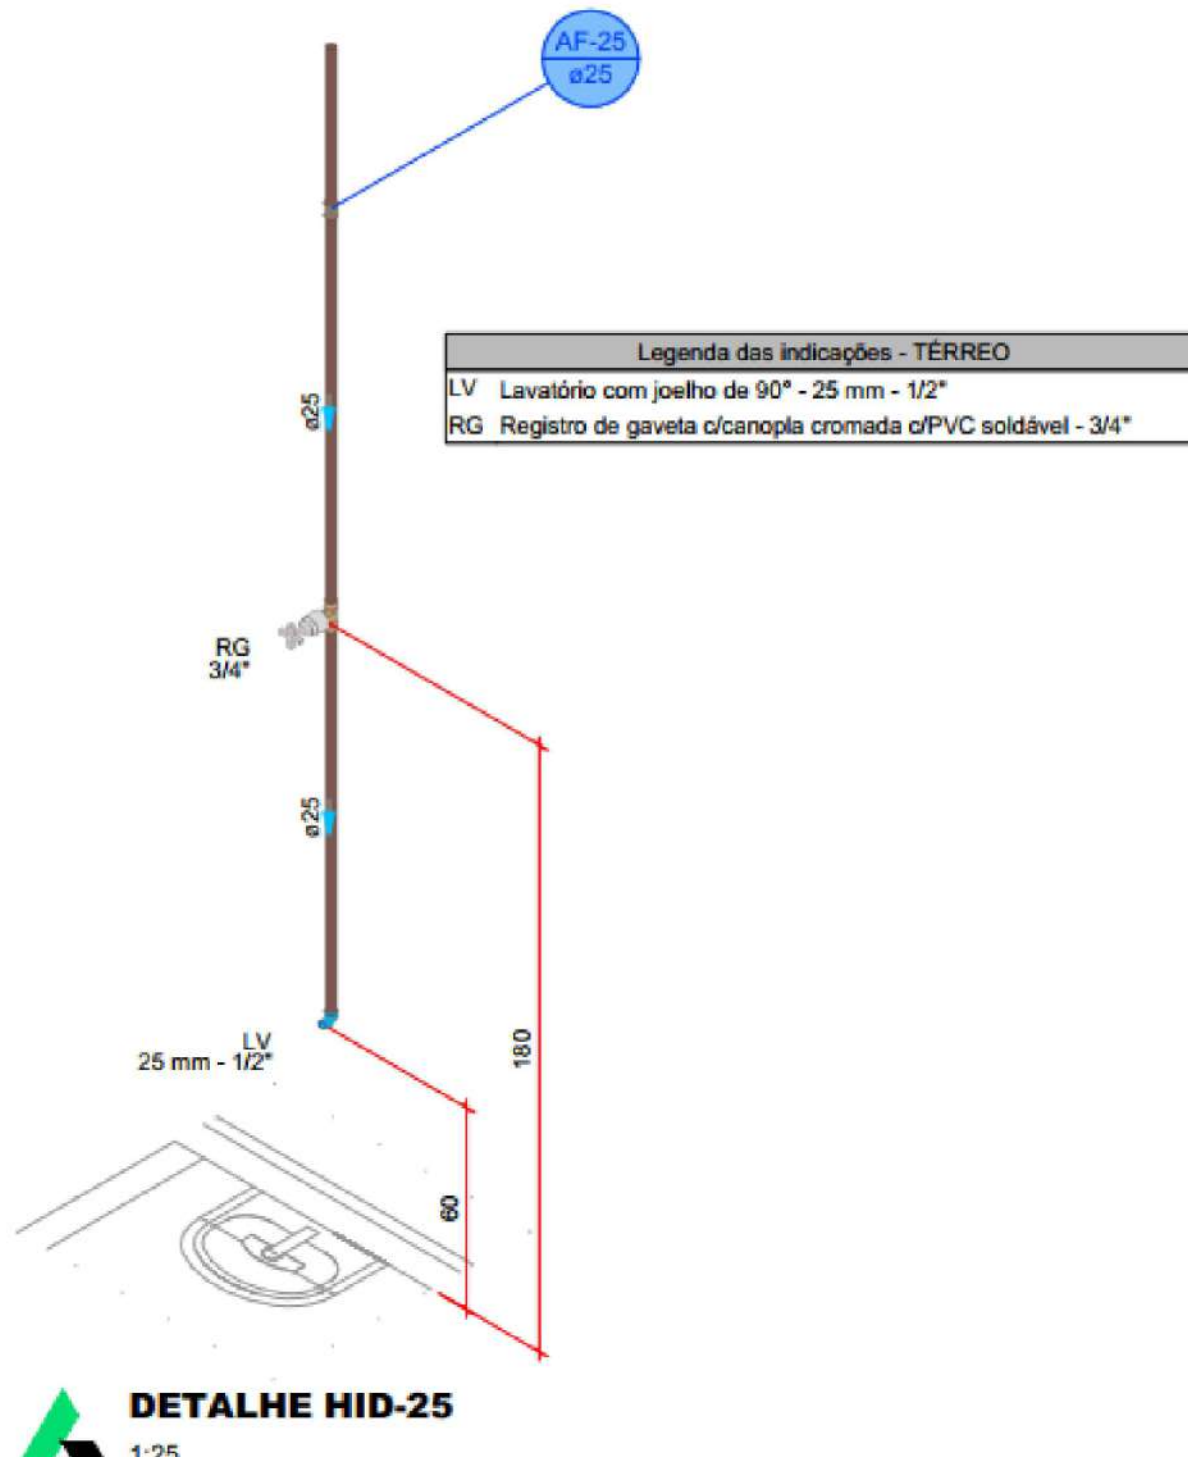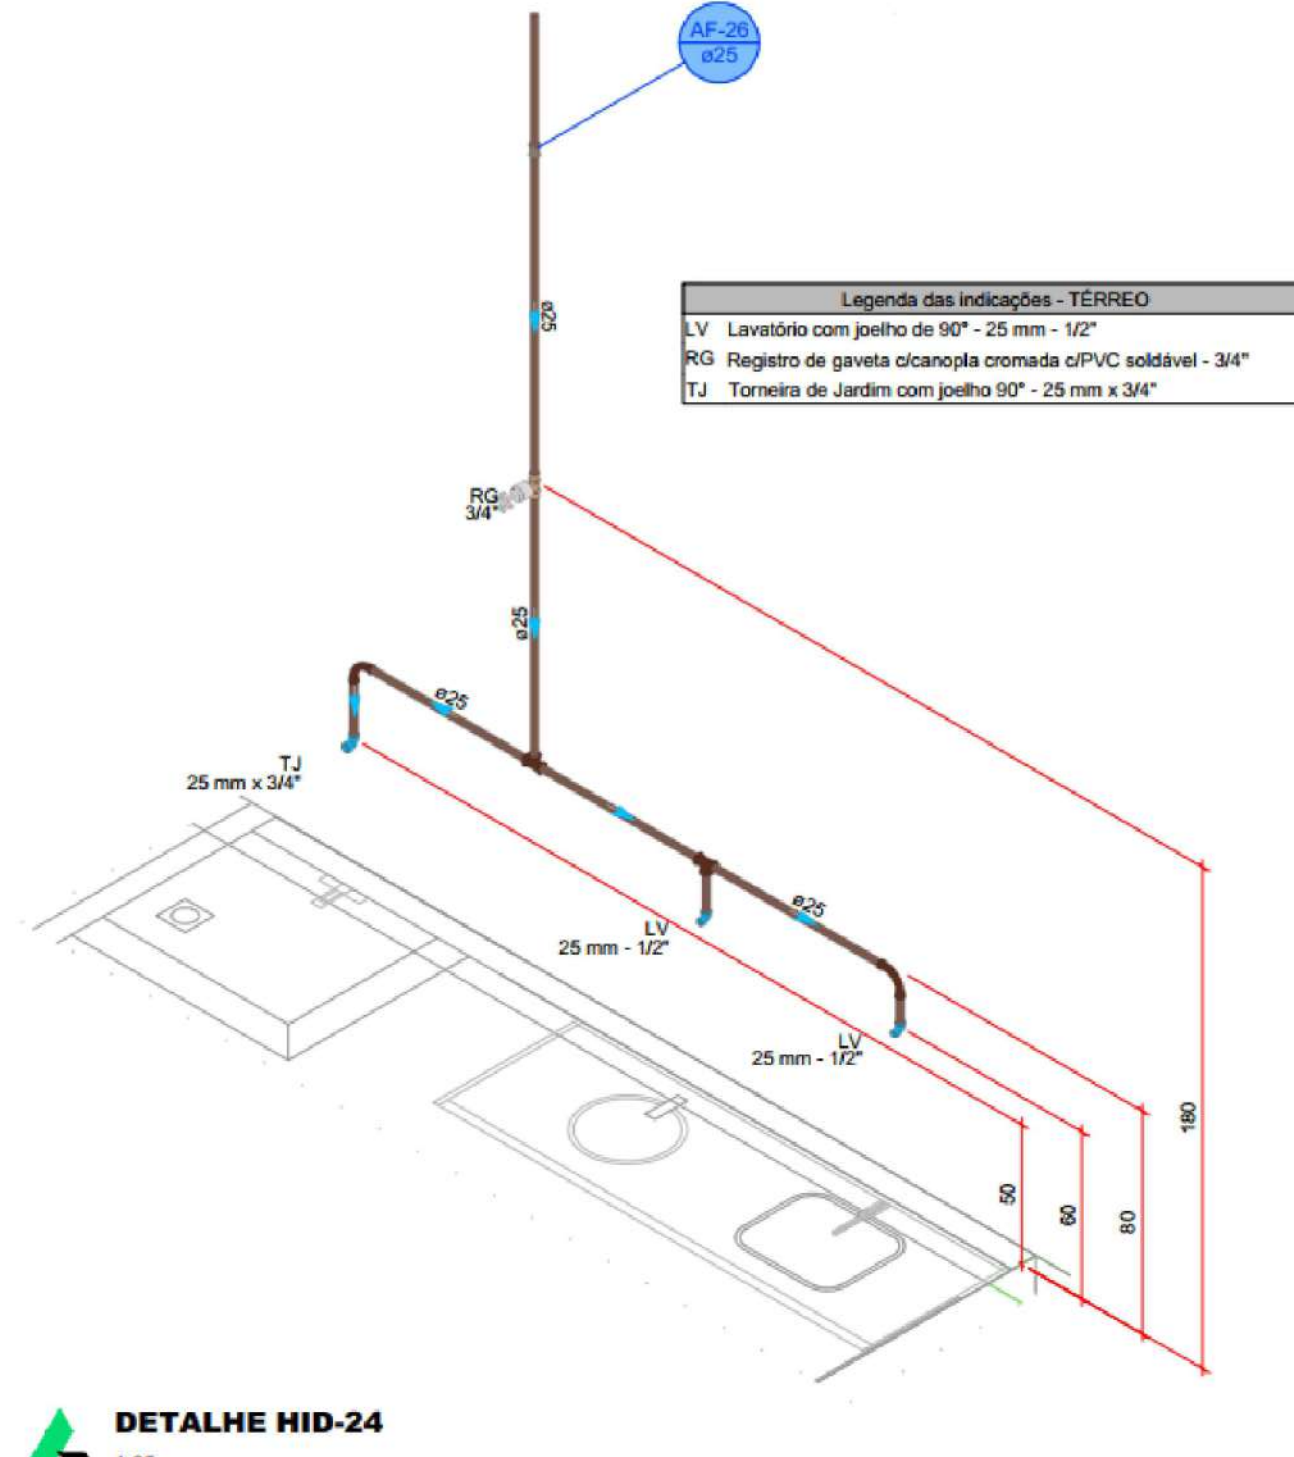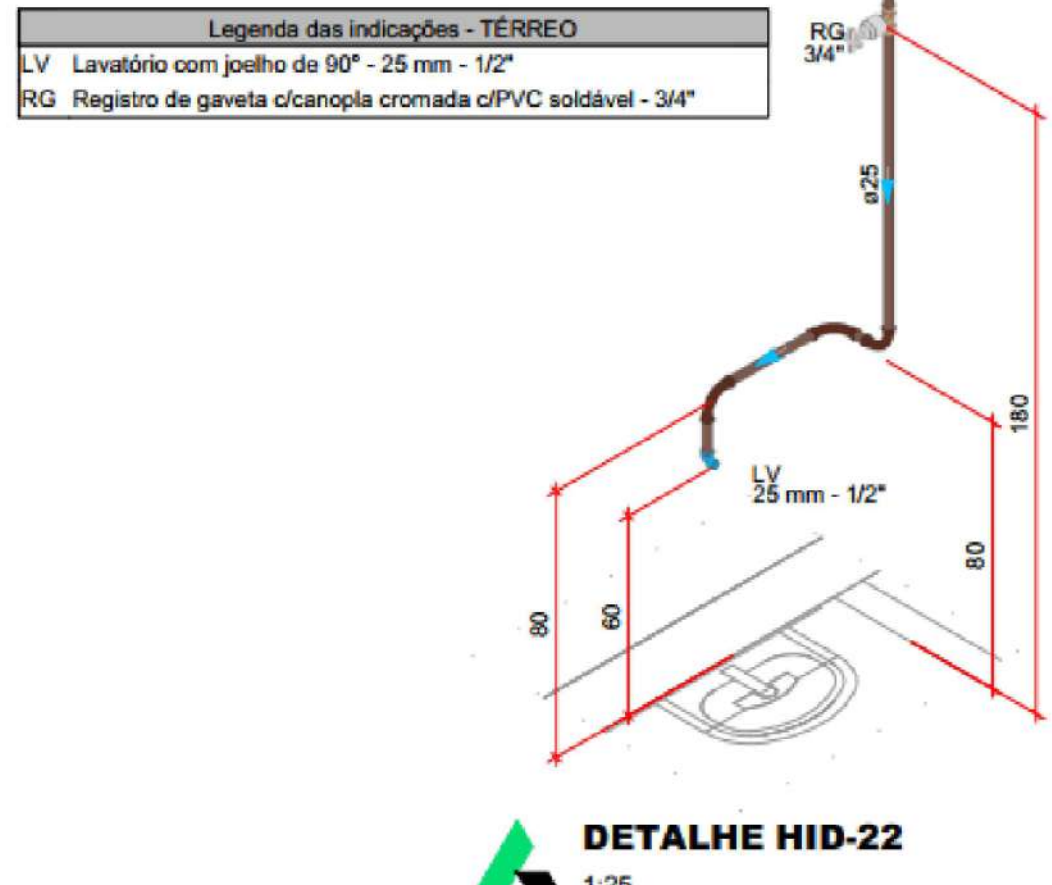

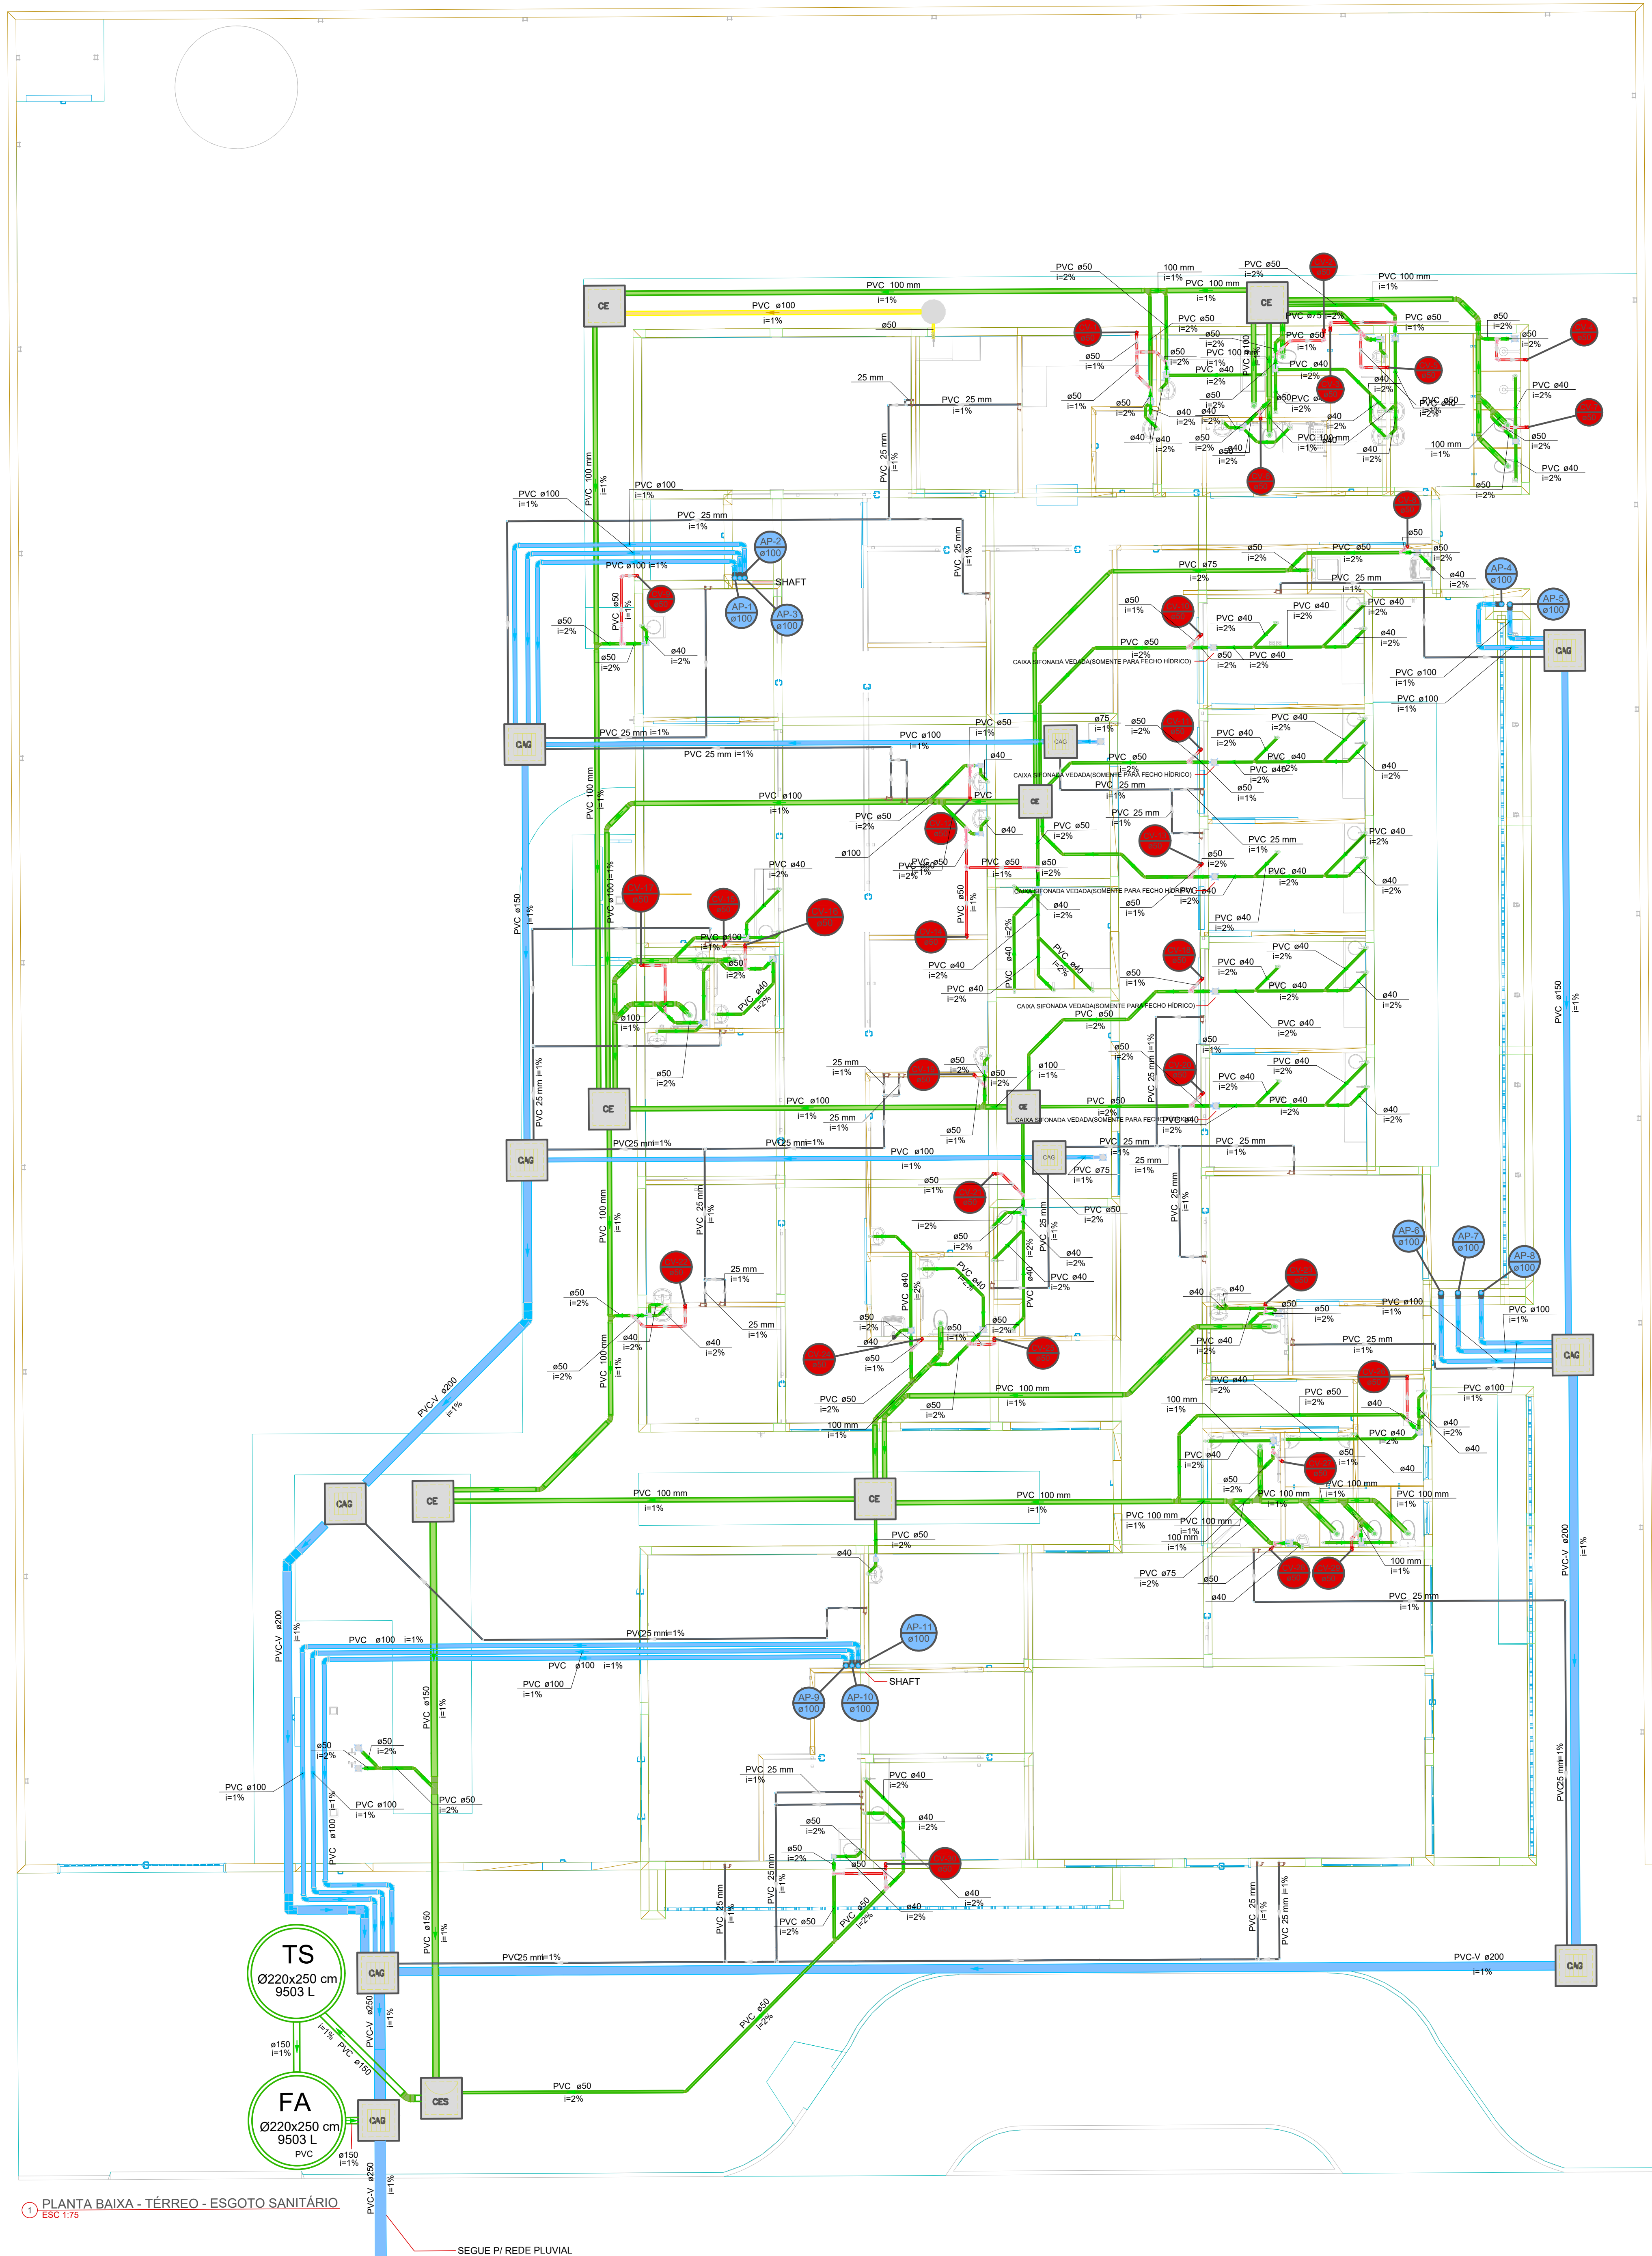


Legenda de condutos - TÉRREO	
Esgoto	
Esgoto (Gordura)	
Pluvial	
Pluvial (Drenas - Ar Condicionado)	
Ventilação	


Legenda - TÉRREO	
Ar Condicionado	
Caixa Sifonada	
Caixa de areia pluvial c/gradeira	
Caixas Inspeção Esgoto Sifonada	
Caixas Inspeção Esgoto Simples	
Chuveiro Residencial	
Curva 45°	
Curva 45° curta Amarelo	
Curva 90 curta	
Curva 90 curta: coluna	
Curva 90°	
Joelho 45	
Joelho 45 soldável	
Joelho 90	
Joelho 90 soldável	
Joelho 90 - coluna sobre	
Junção simples	
Junção simples c/ J45	
Junção simples c/ redução	
Lavatório Residencial com sifão	
Módulo de Descarga Automática- DN 40mm	
Máquina de Lavar Roupas DN 50mm	
Placa de Cozimento Residencial com Sifão 50mm	
Ramais de Ventilação	
Tanque de Lavar Roupas DN 40mm	
Te sanitário	
Valeo Sanitário c/ curva 90°	

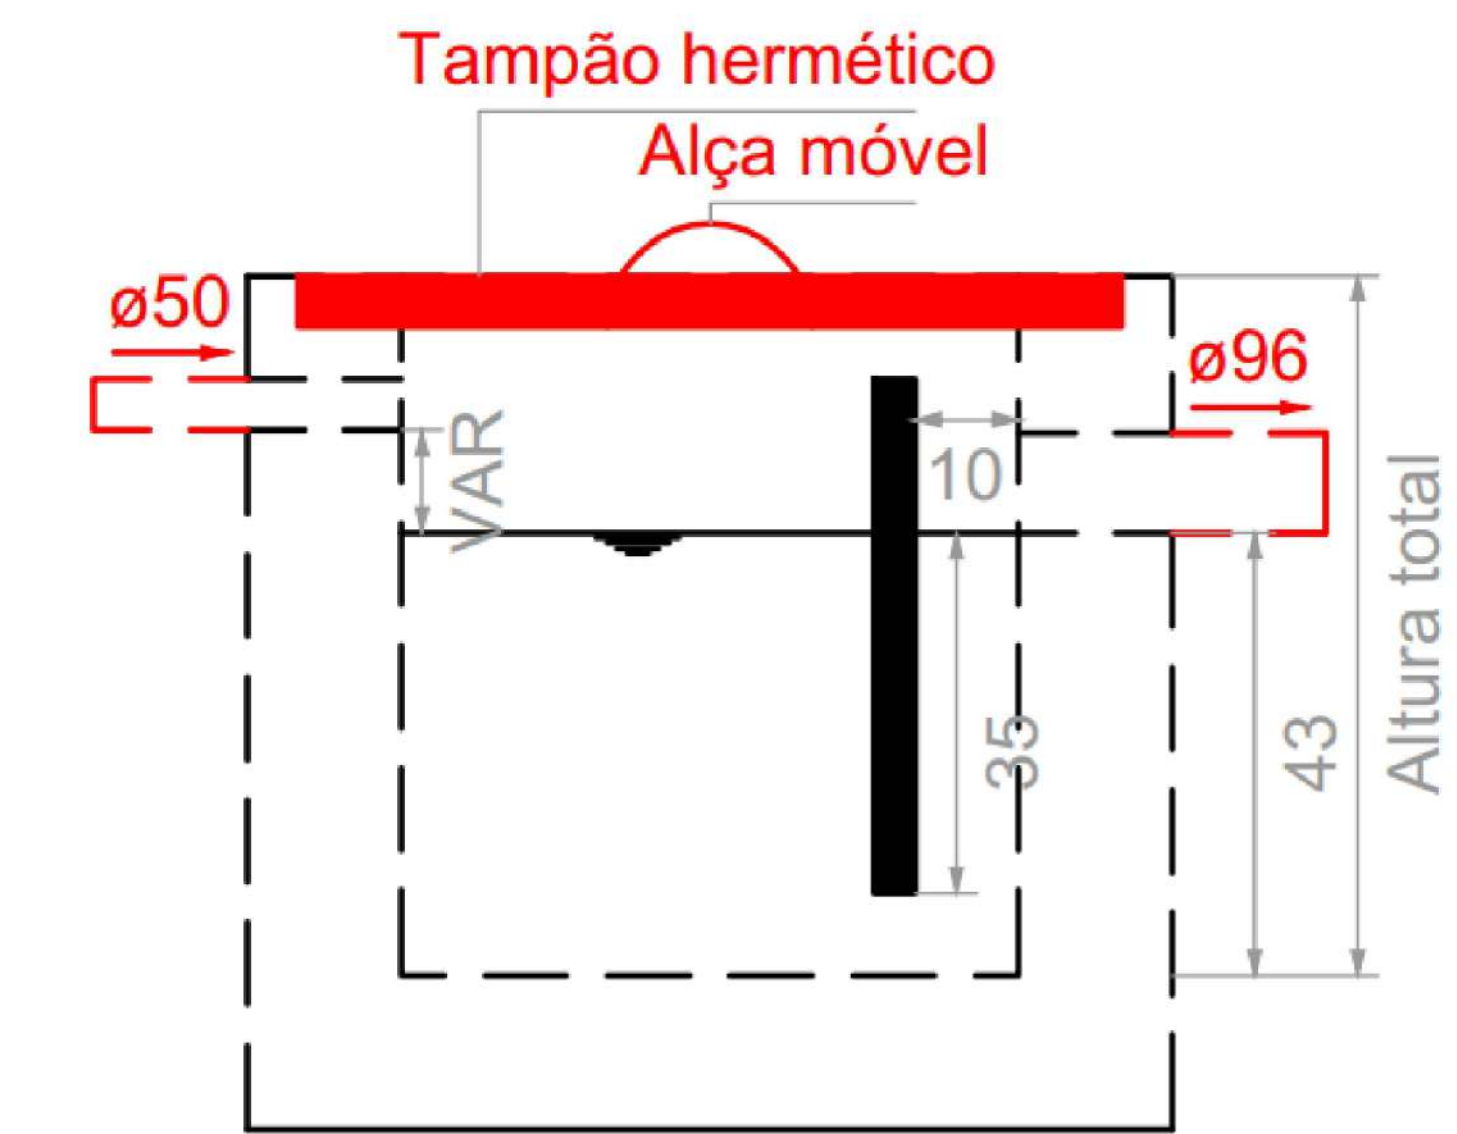

Caixa de gordura - TÉRREO
Corte 1 - ESC. 1:25

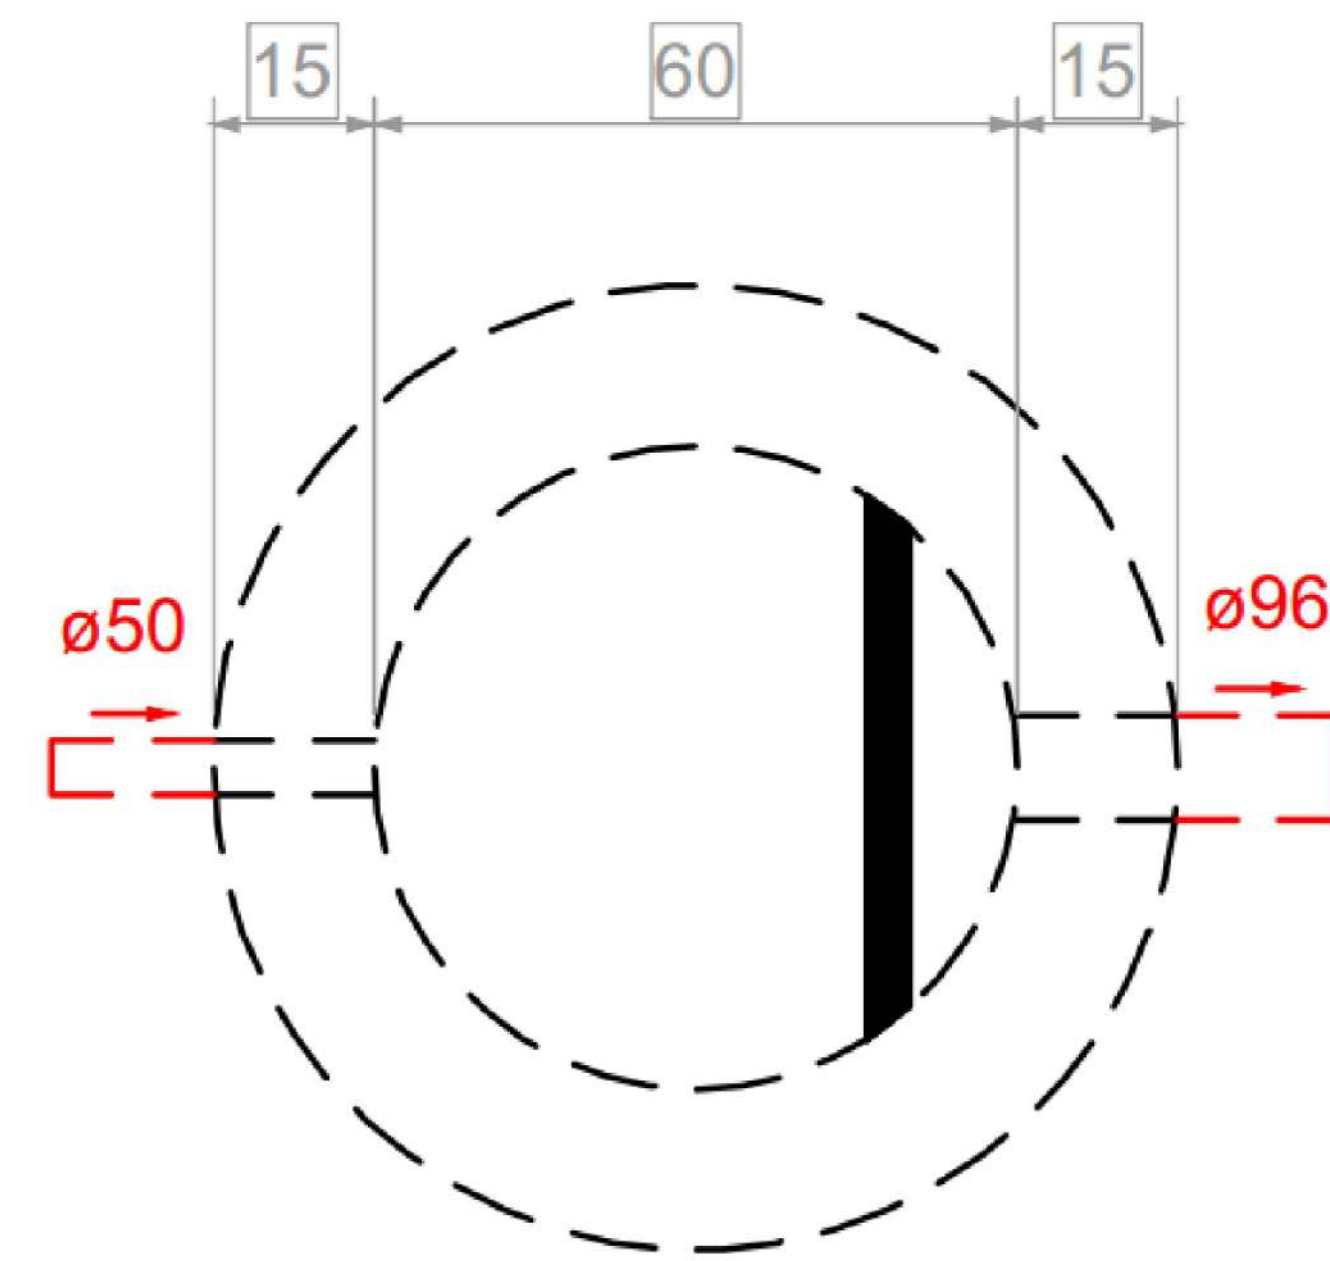


Caixa de gordura - TÉRREO
Planta baixa - ESC. 1:25

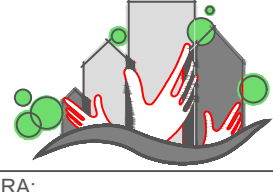PROJETO PADRÃO DO MINISTÉRIO DA SAÚDE - URS PORTE 3 - ELABORADO POR Tallia Henrique Pereira Fonseca - CREA/MG: 284463D		
RESPONSÁVEL TÉCNICO: JONATHAN DE SOUZA NUNES TÍTULO PROFISSIONAL: ENGENHEIRO CIVIL ASSINATURA:	NÚMERO DE REGISTRO: CREA/SC 156148-2	PROPRIETÁRIO: PREFEITURA MUNICIPAL DE TIMBÓ OFICINA: 83.102.764/0001-15 ASSINATURA:
 PREFEITURA MUNICIPAL DE TIMBÓ SECRETARIA DE PLANEJAMENTO, TRÂNSITO, MEIO AMBIENTE, INDÚSTRIA, COMÉRCIO E SERVIÇOS		
UNIDADE BÁSICA DE SAÚDE PORTE 3 - BAIRRO DAS CAPITALIS		
RUA TIROLESES, 515, BAIRRO DAS CAPITALIS, TIMBÓ/SC		
PROJETO HIDROSSANITÁRIO		
PLANTA BAIXA - TÉRREO - ESGOTO SANITÁRIO		
MATERIAL(ES) DE CONSTRUÇÃO: ALVENARIA	CONSTRUÇÃO	ÁREA DO PROJETO: 813,73 m²
FINALIDADE DO ALVARÁ:	SAÚDE - INSTITUCIONAL	FOLHA:
DATA: 12/02/2026	REVISÃO: R01	INDICADA: HID, 05/07




Legenda - COBERTURA	
	Adaptador para bocal semi-circular s/ terminação
	Cabeceteira semi-circular
	Curva 45° curta Amanco
	Curva 90 curta
	Curva 90 curta- coluna
	Junção simples
	Junção simples c/ J45
	Terminal de ventilação- coluna




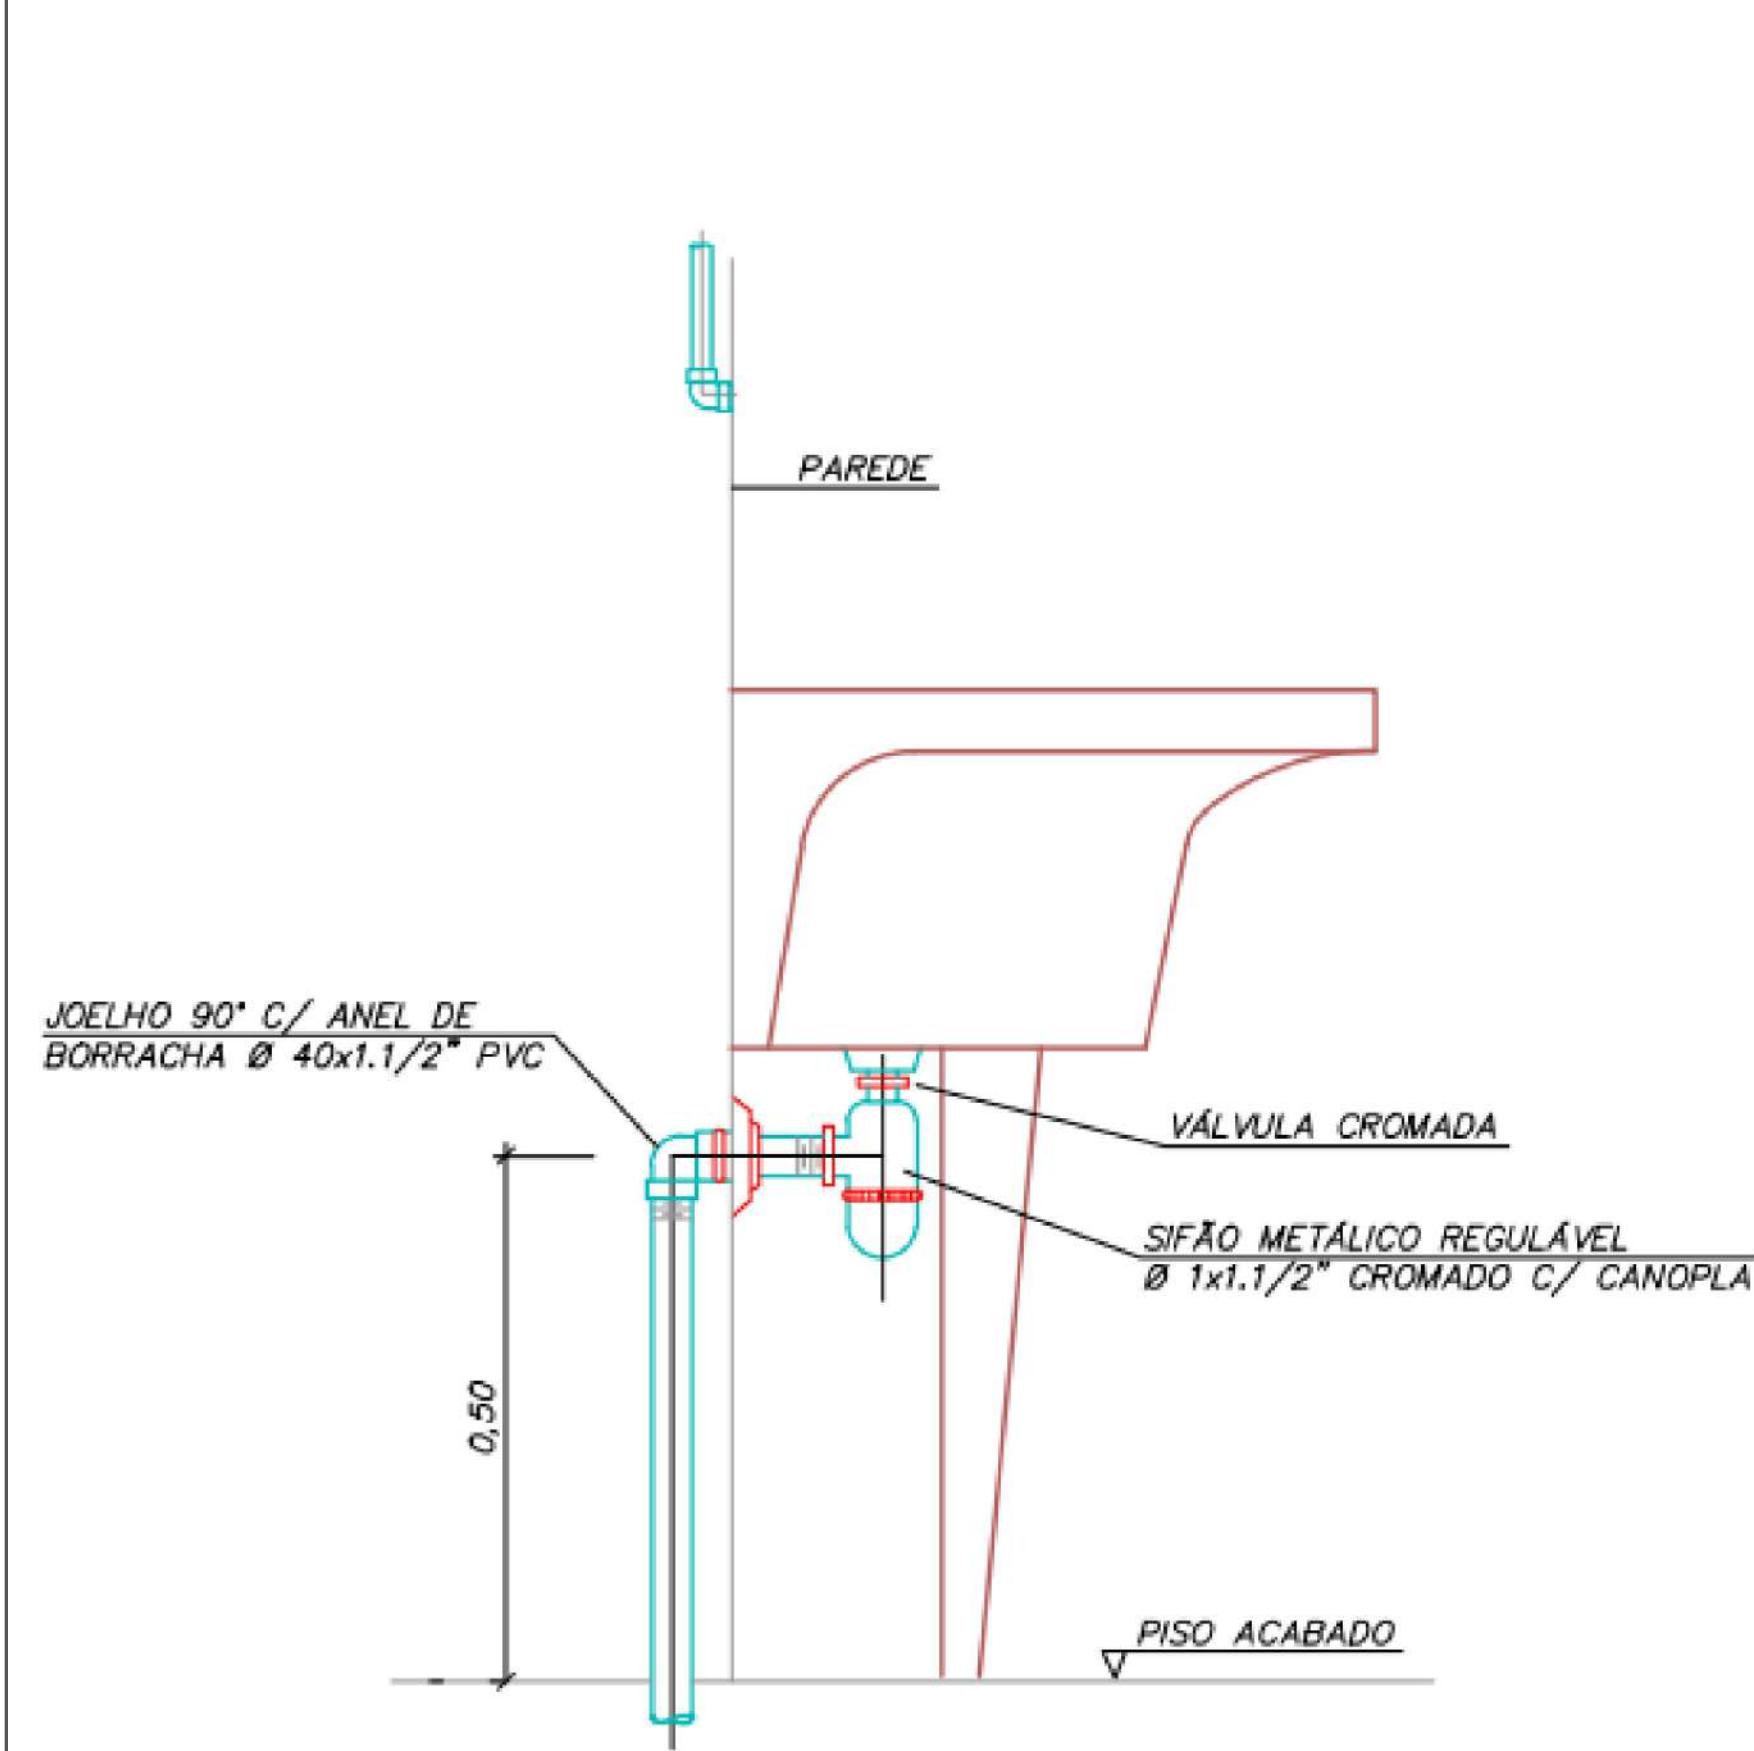



DETALHE LIGAÇÃO DE TANQUE
SEM ESCALA

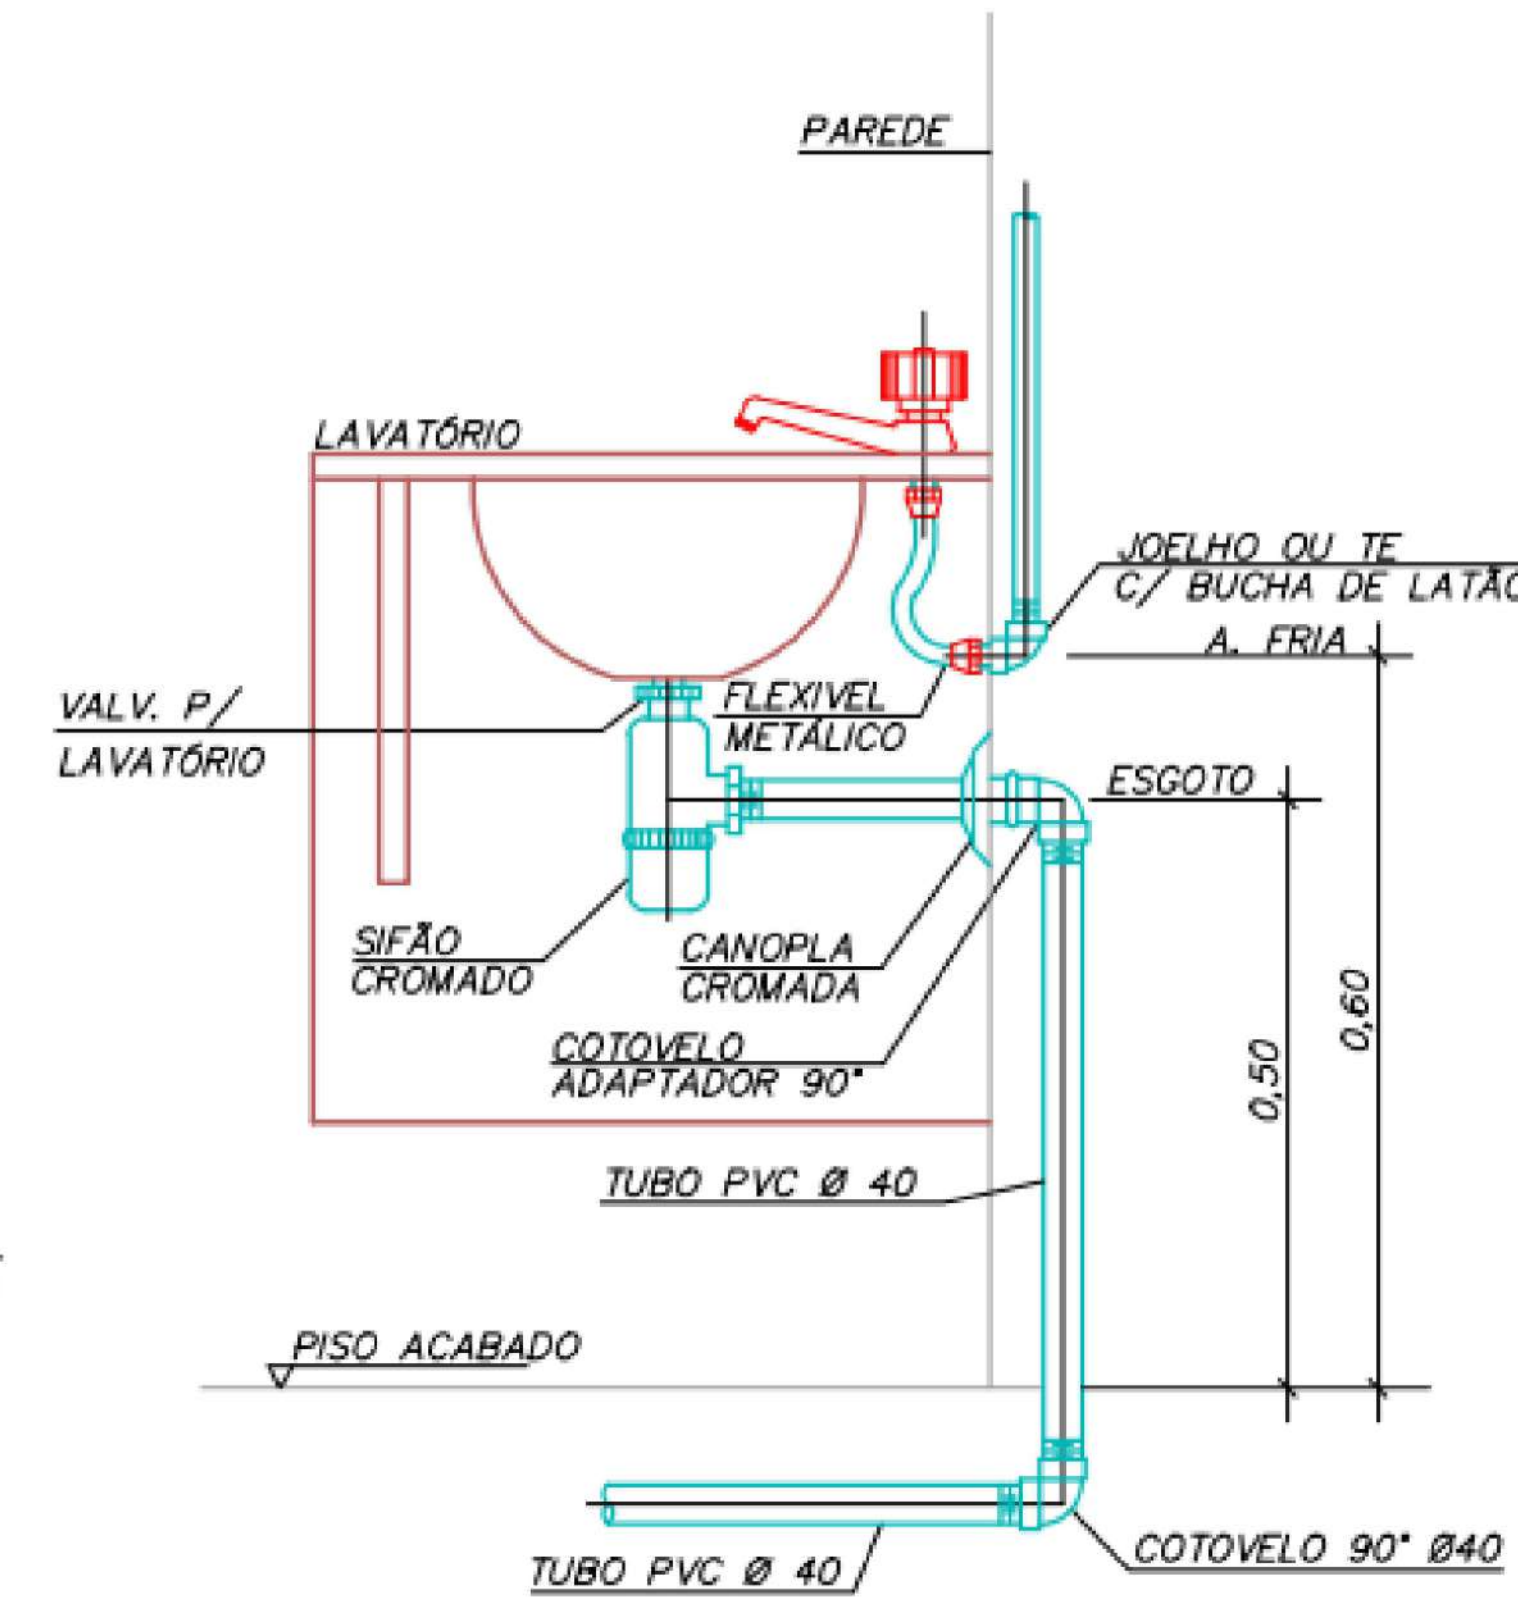


DETALHE LIGAÇÃO DE LAVATÓRIO
SEM ESCALA

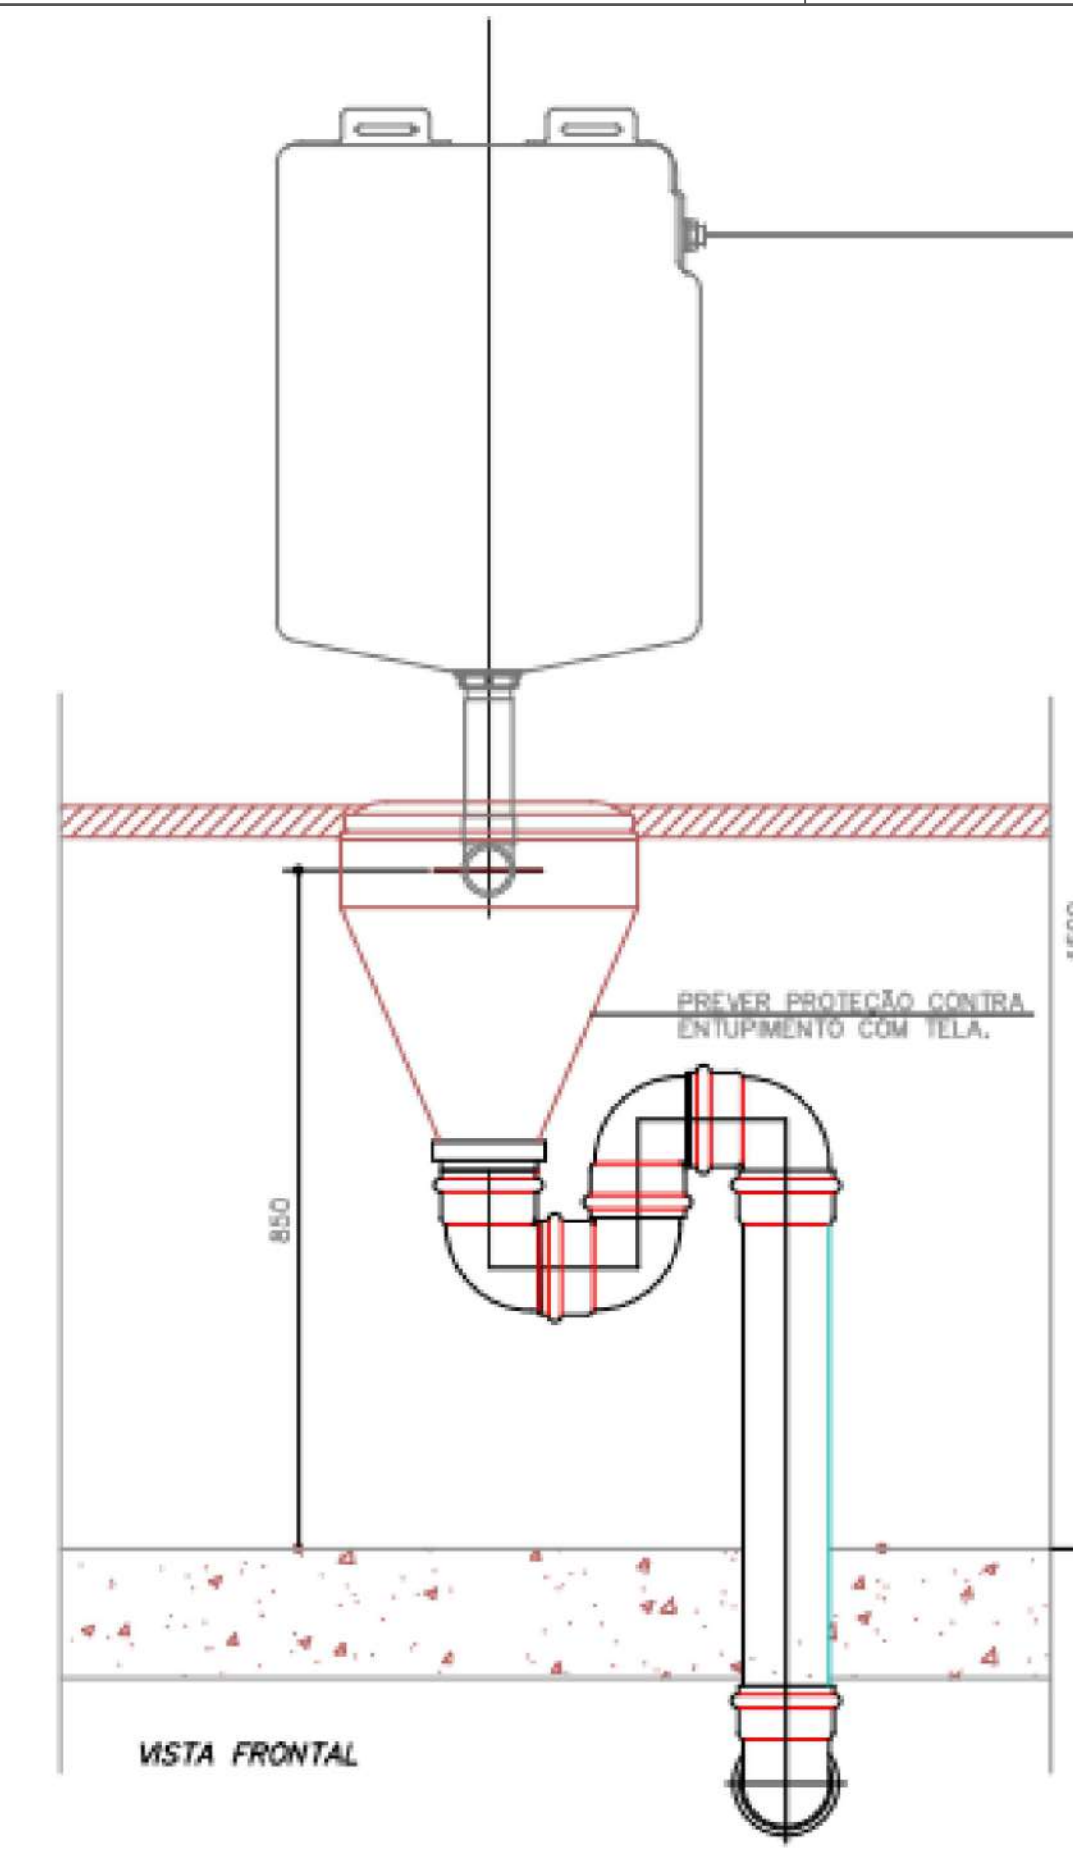


EXPURGO - LIGAÇÃO DO CONE COM VÁLVULA DE DESCARGA
SEM ESCALA

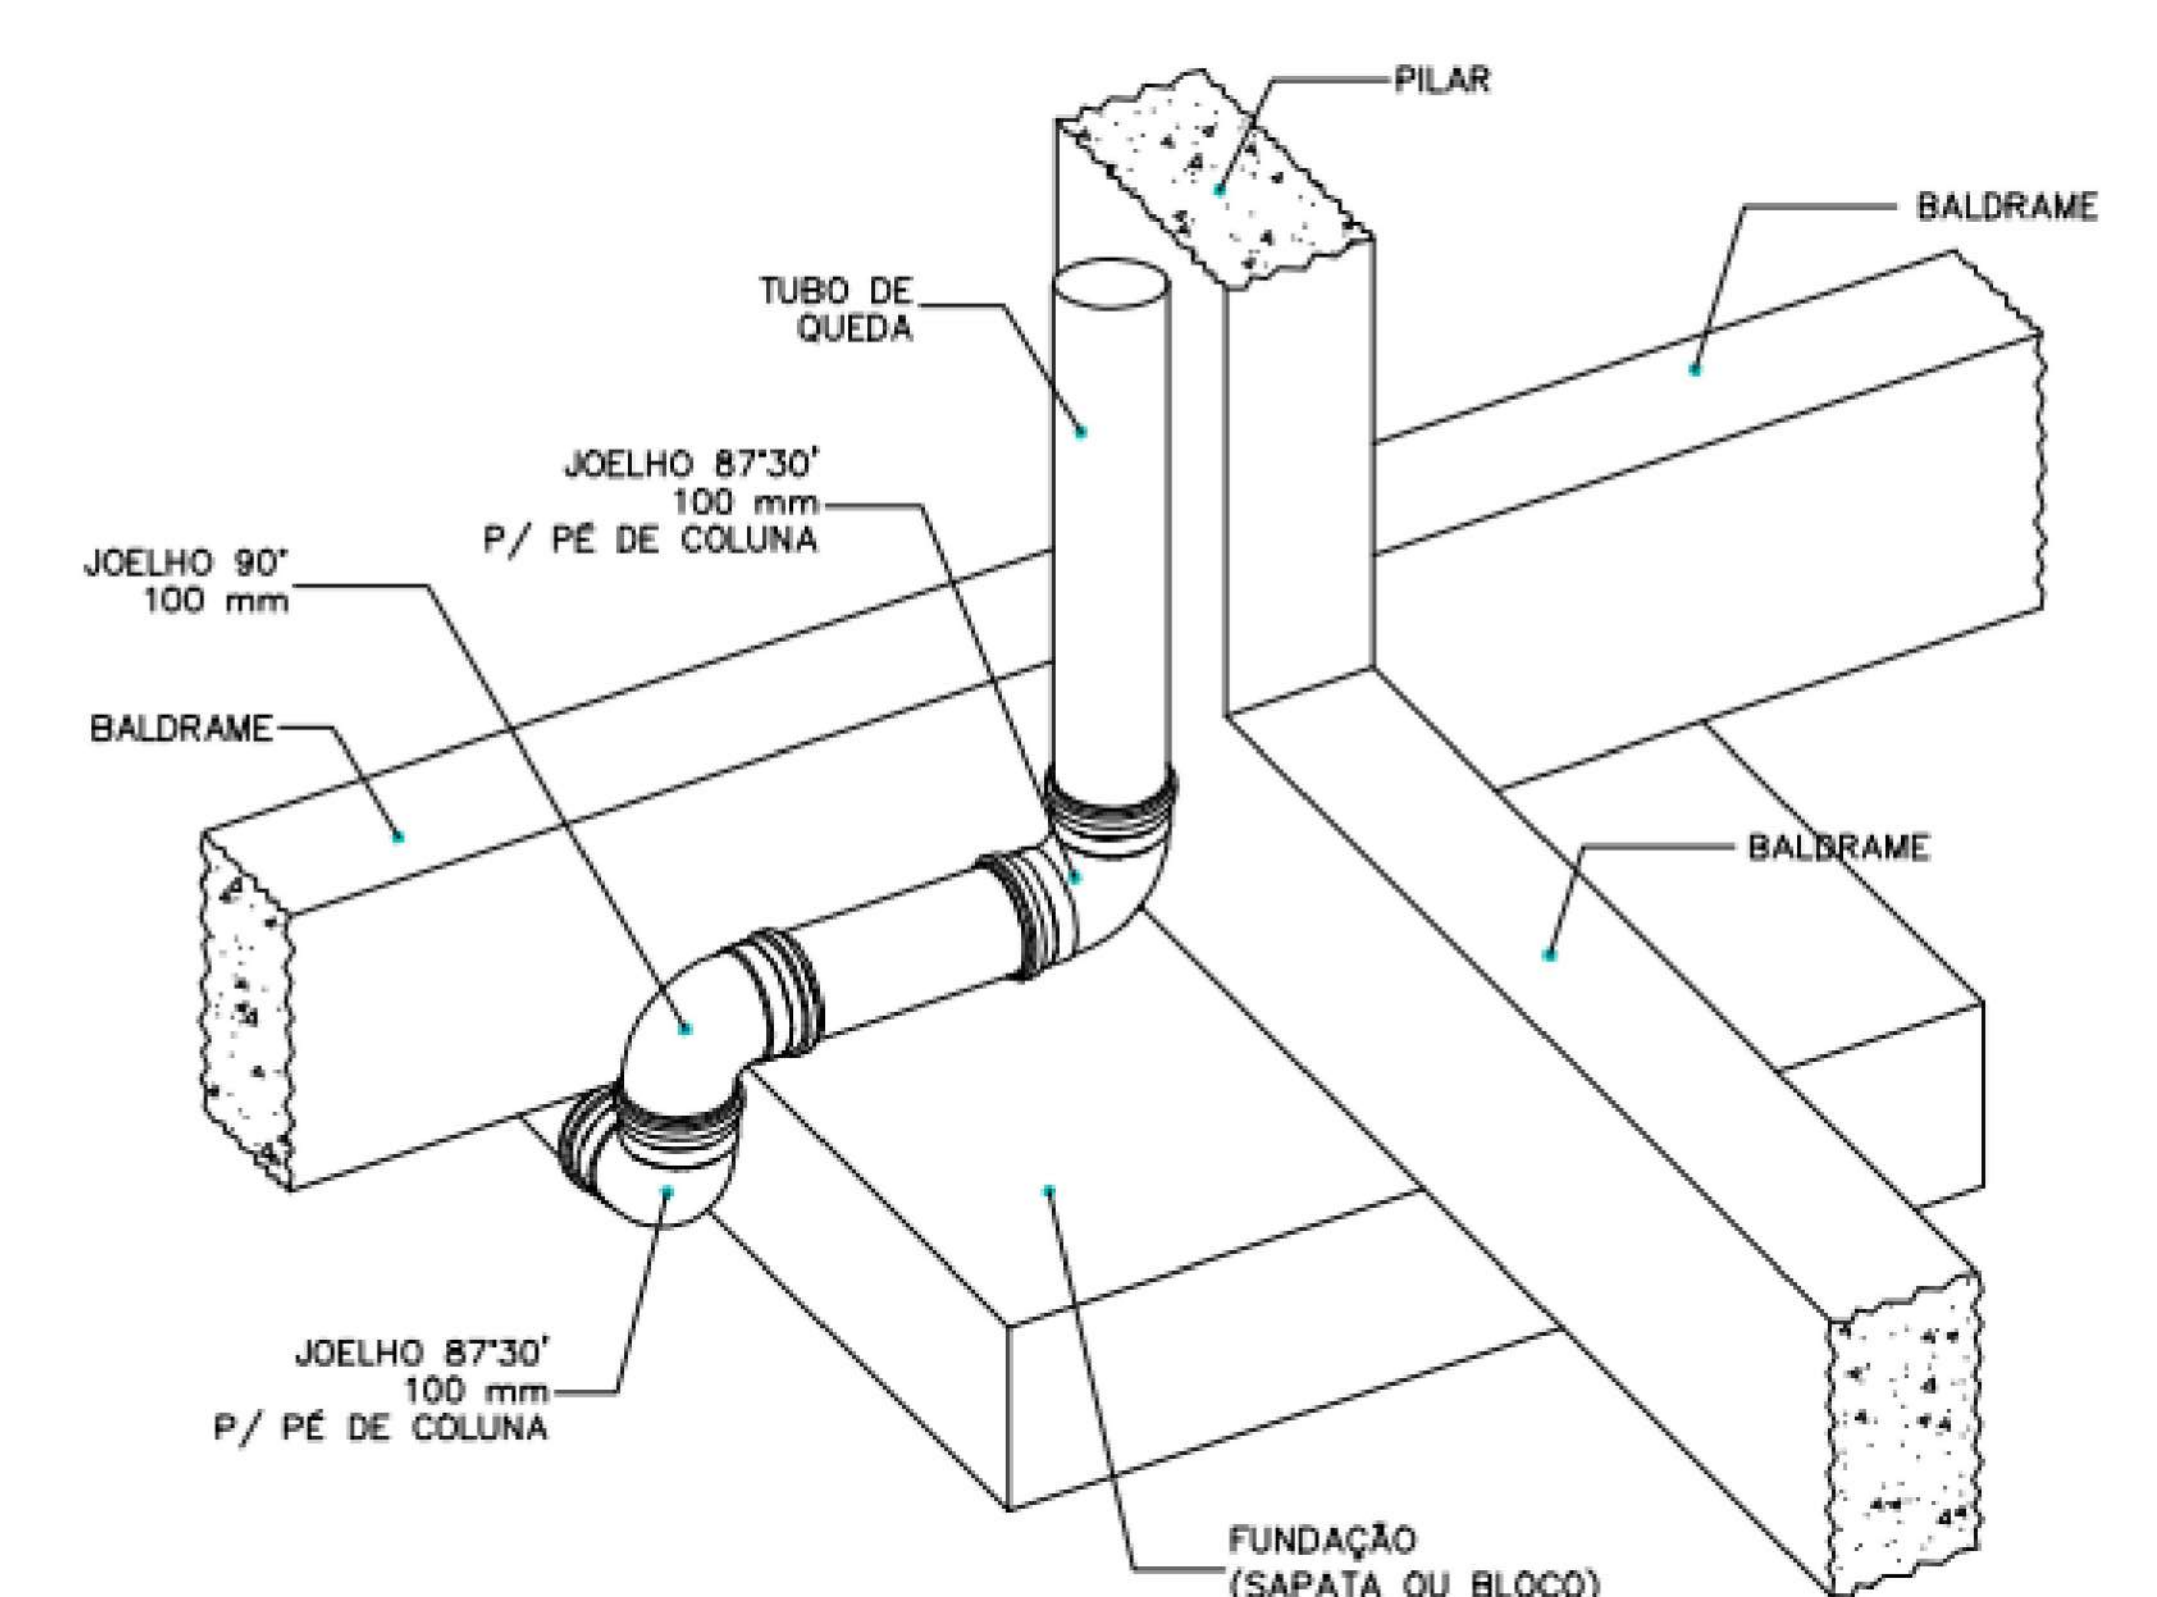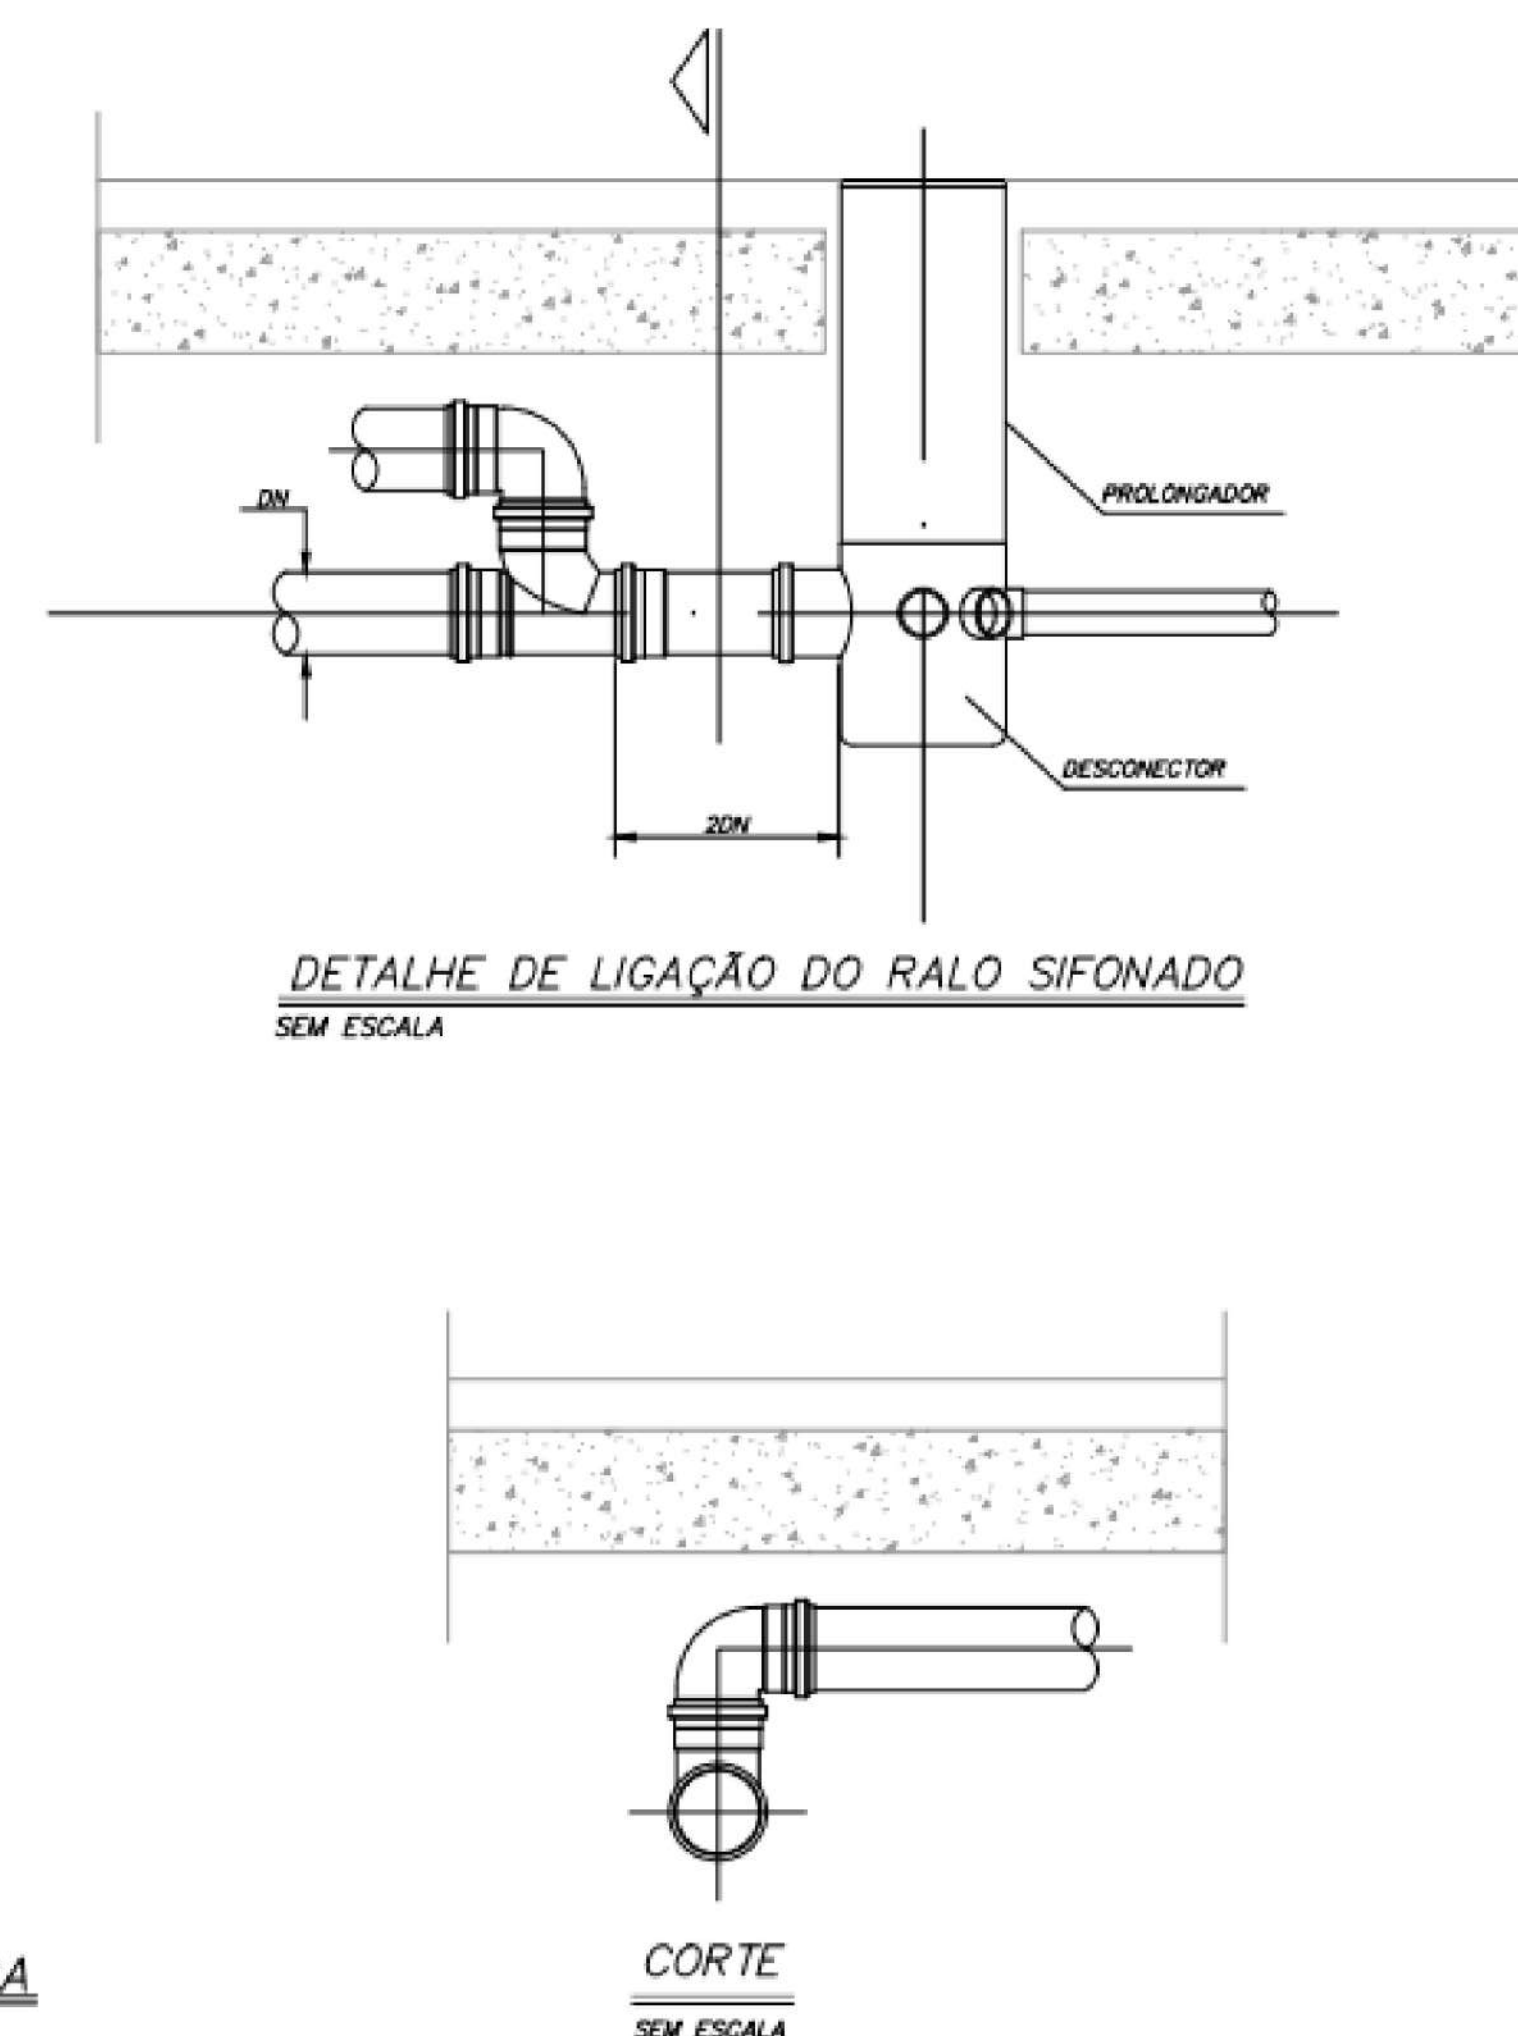


DETALHE DESVIO
DE FUNDAÇÃO
Sem Escala

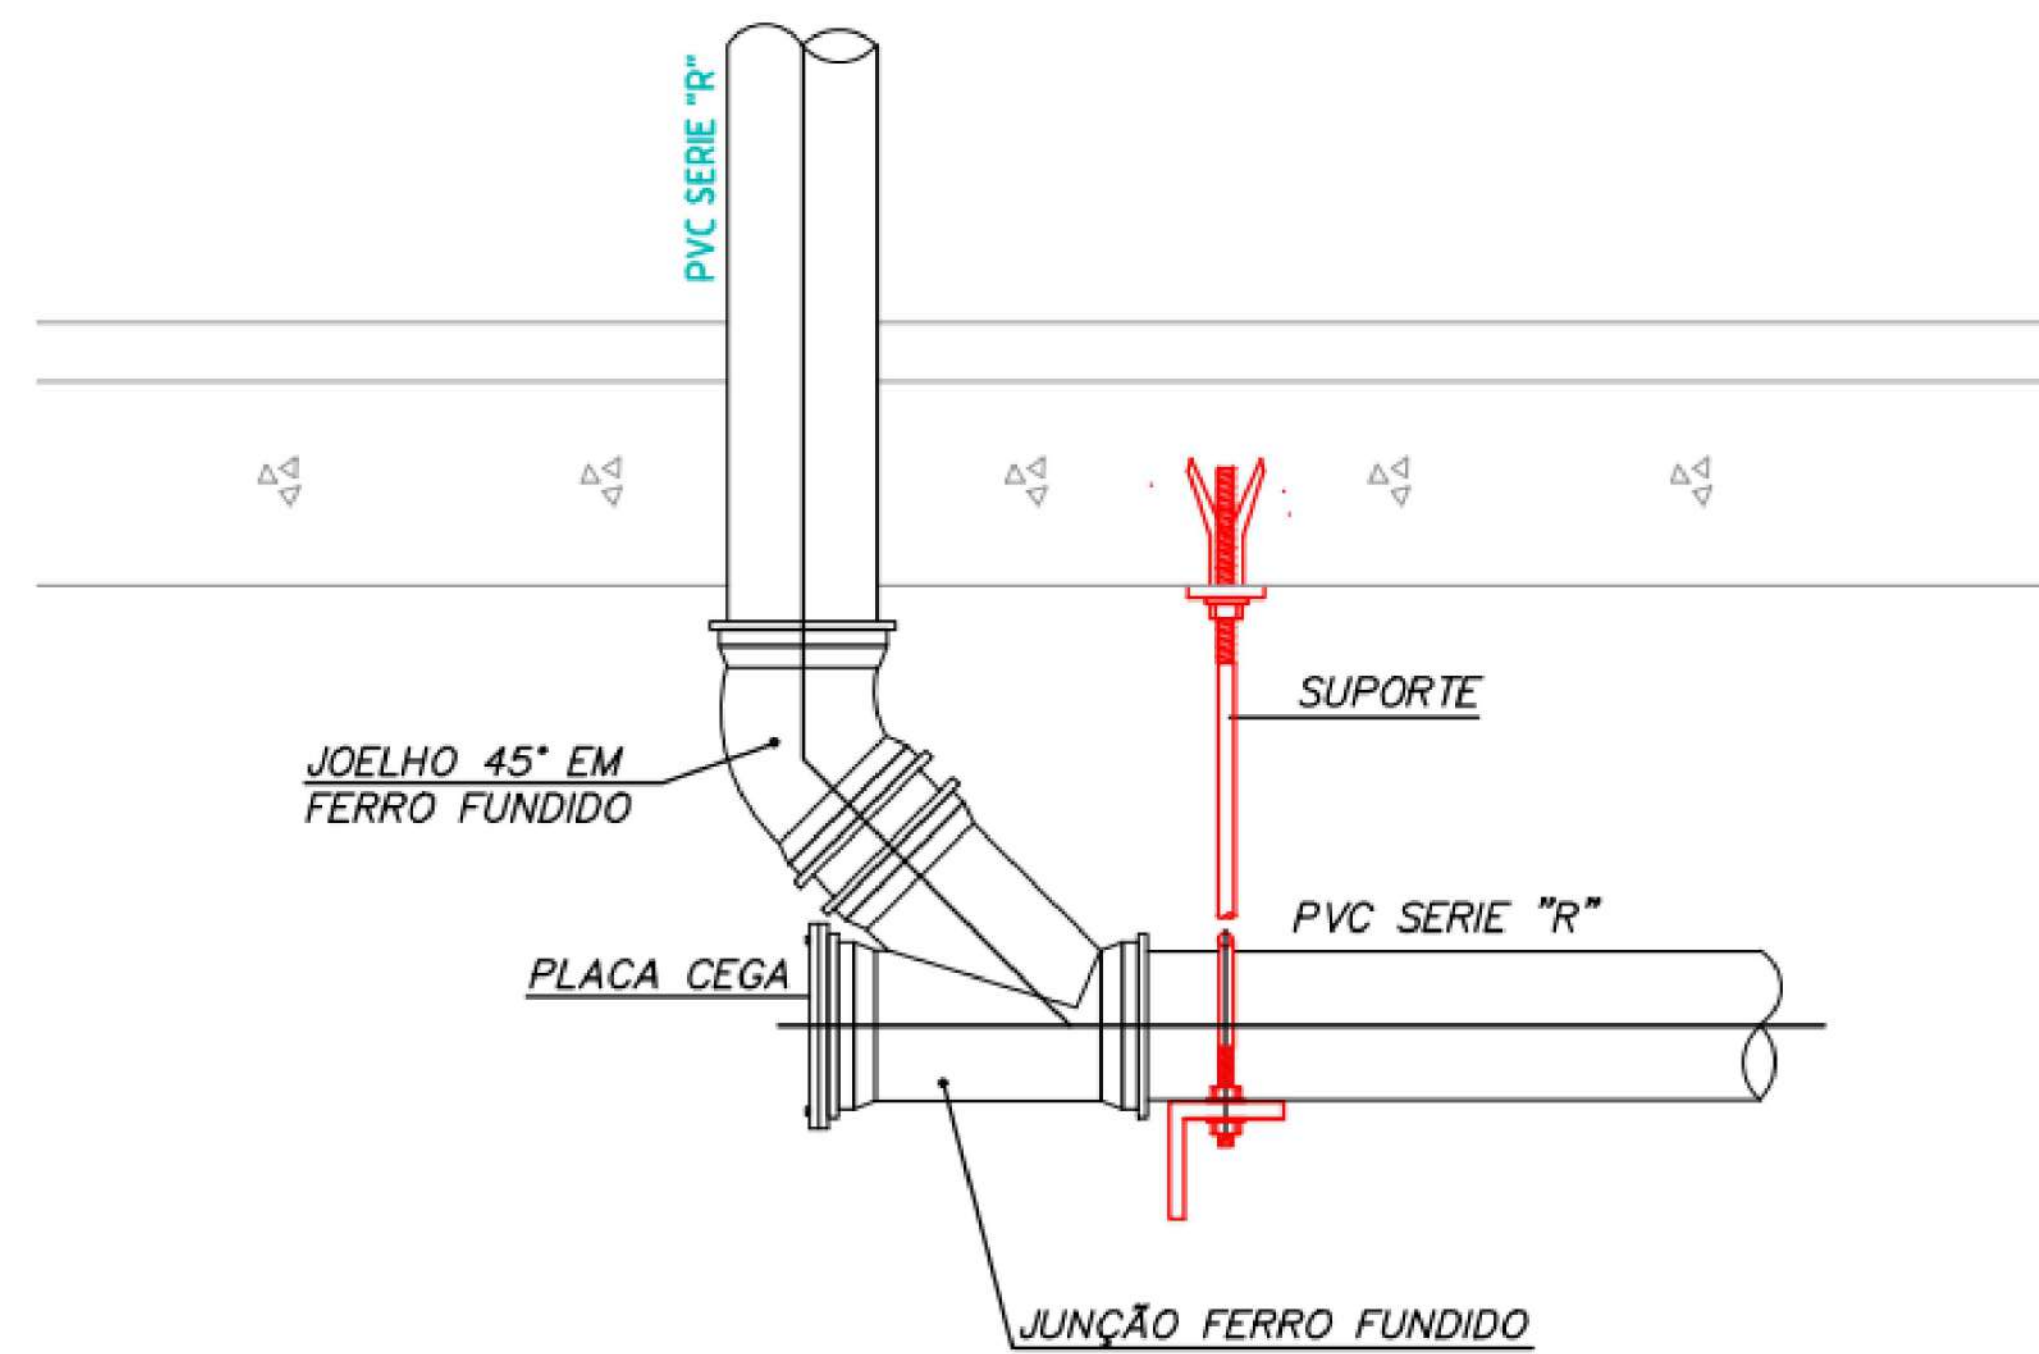


DETALHE DO PÉ DE COLUNA COM JUNÇÃO P/INSPEÇÃO
SEM ESCALA

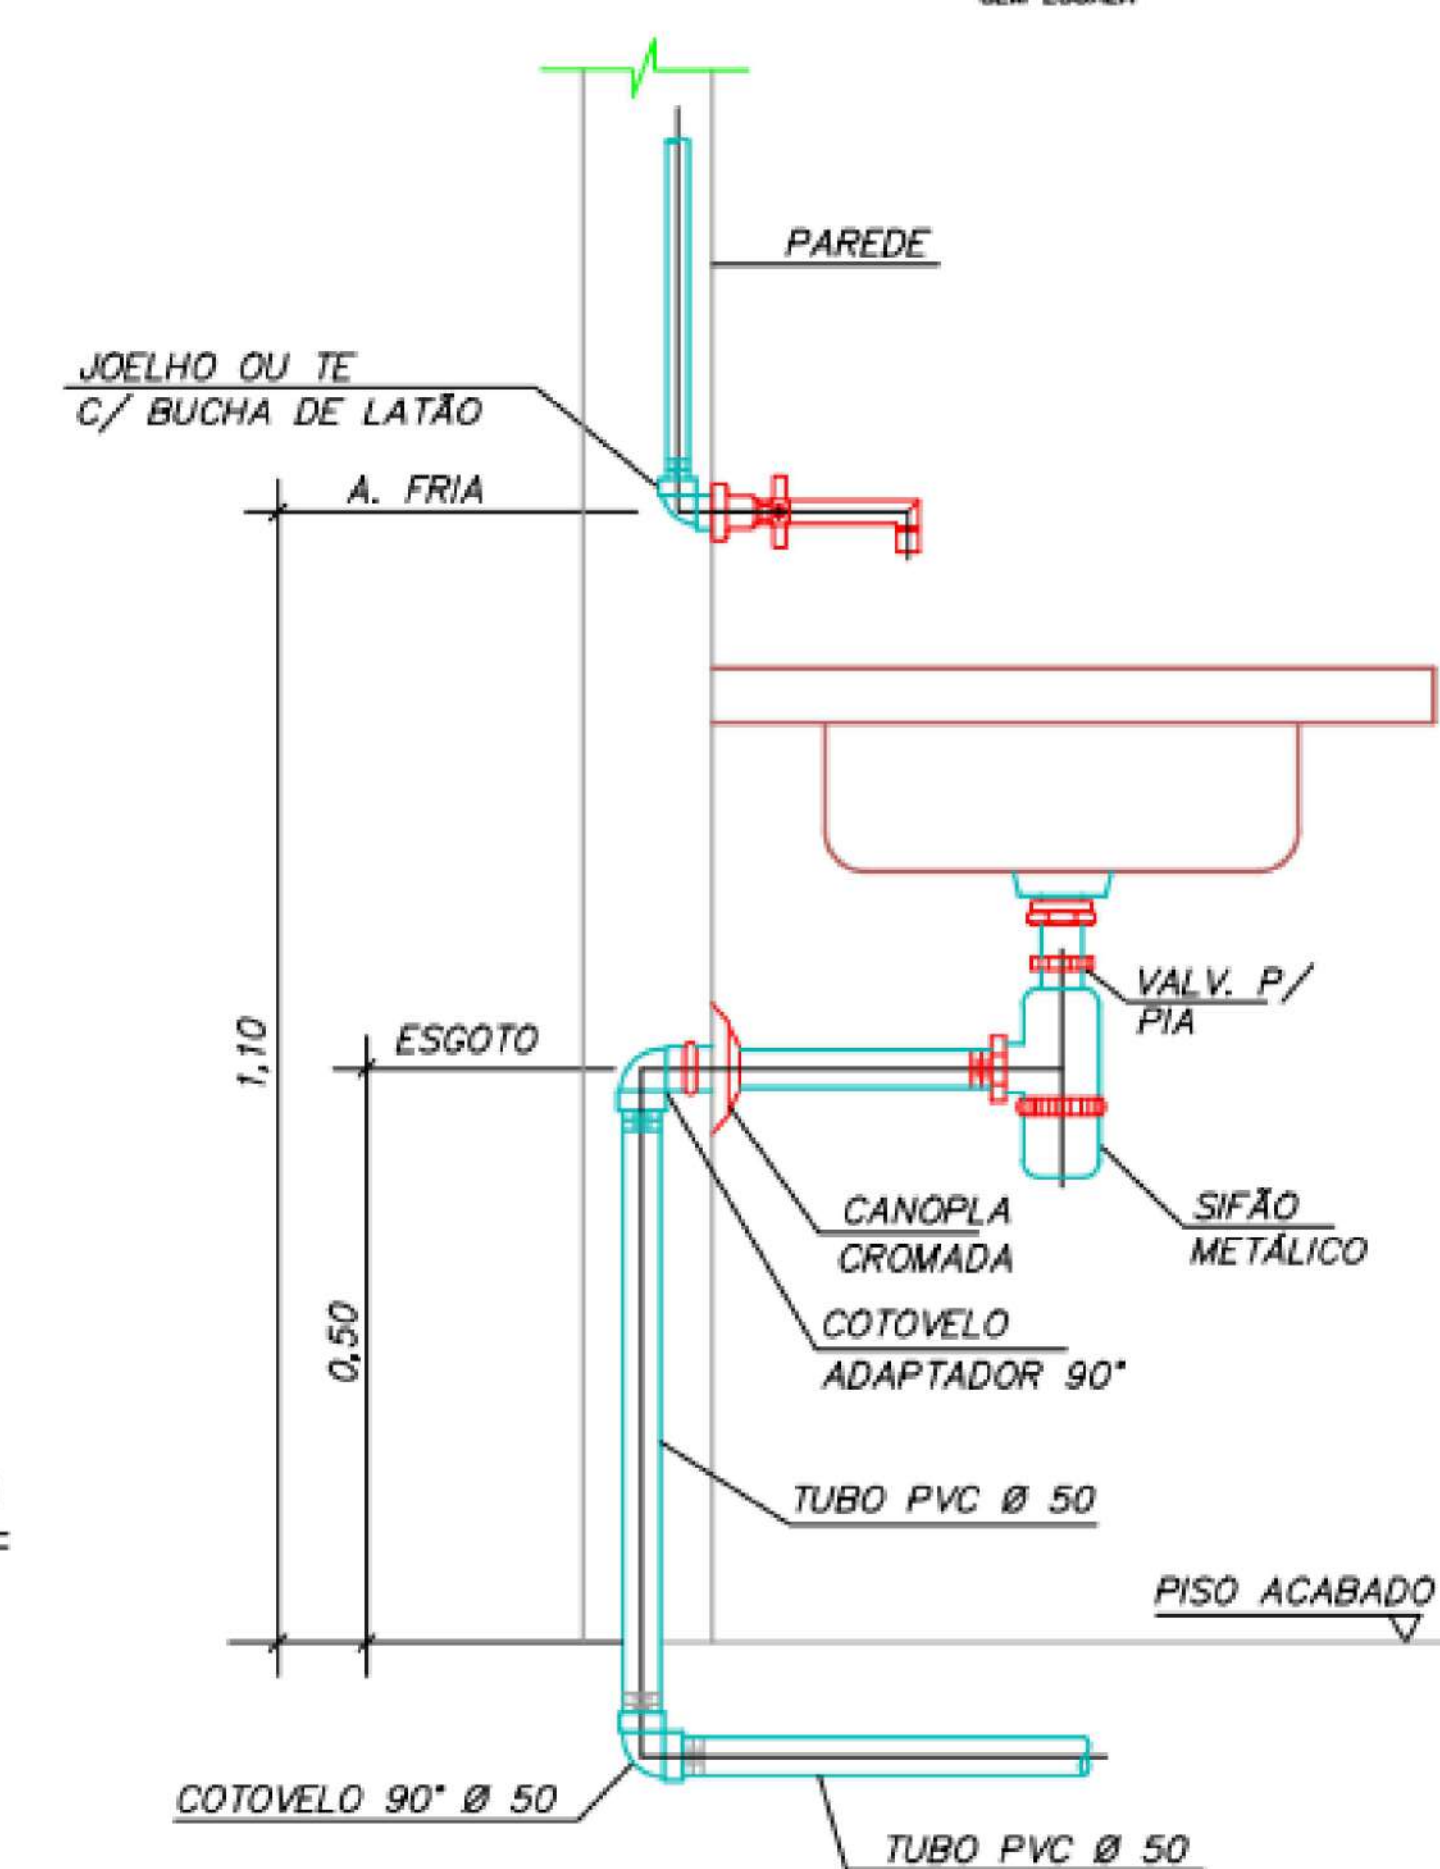


DETALHE DE LIGAÇÃO DE PIA
SEM ESCALA

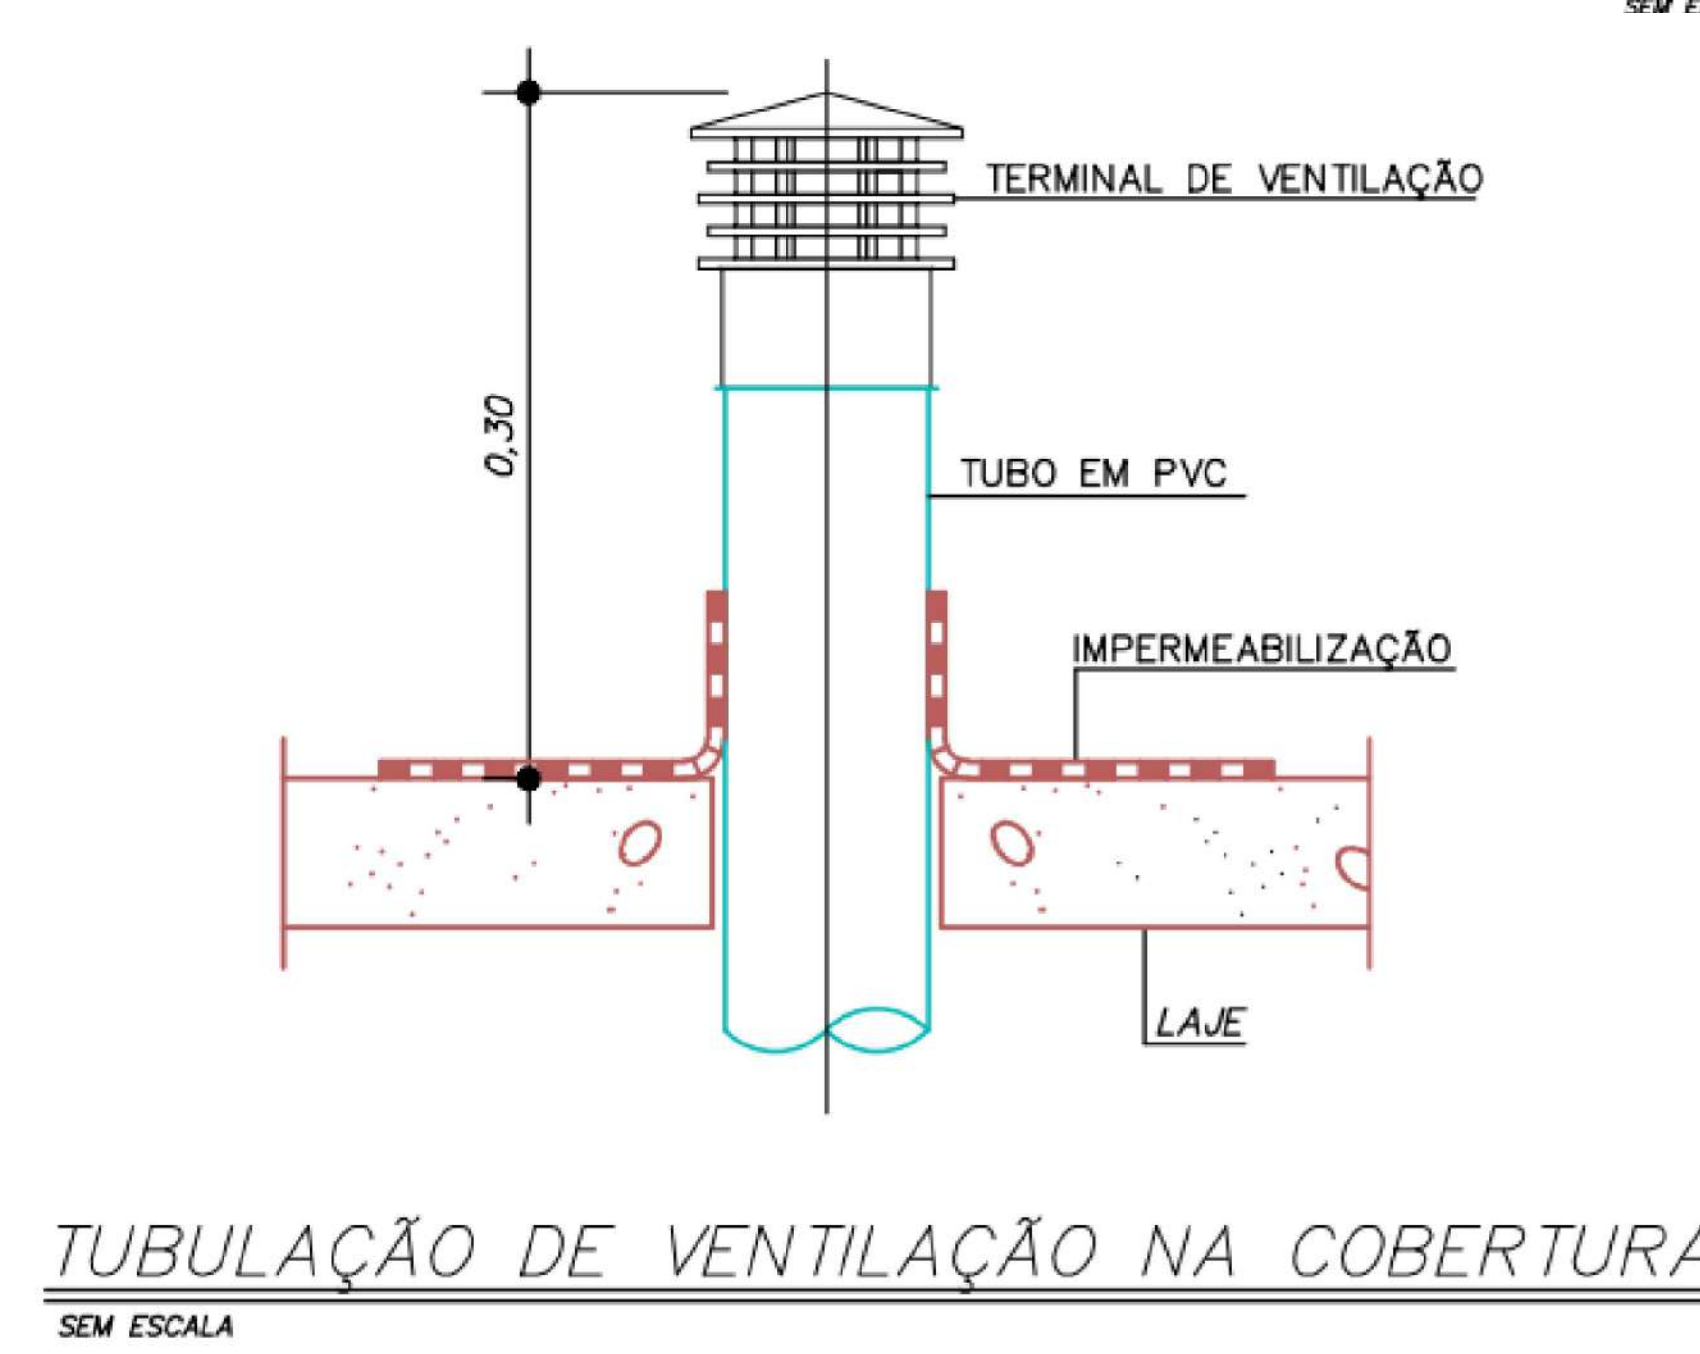


TUBULAÇÃO DE VENTILAÇÃO NA COBERTURA
SEM ESCALA

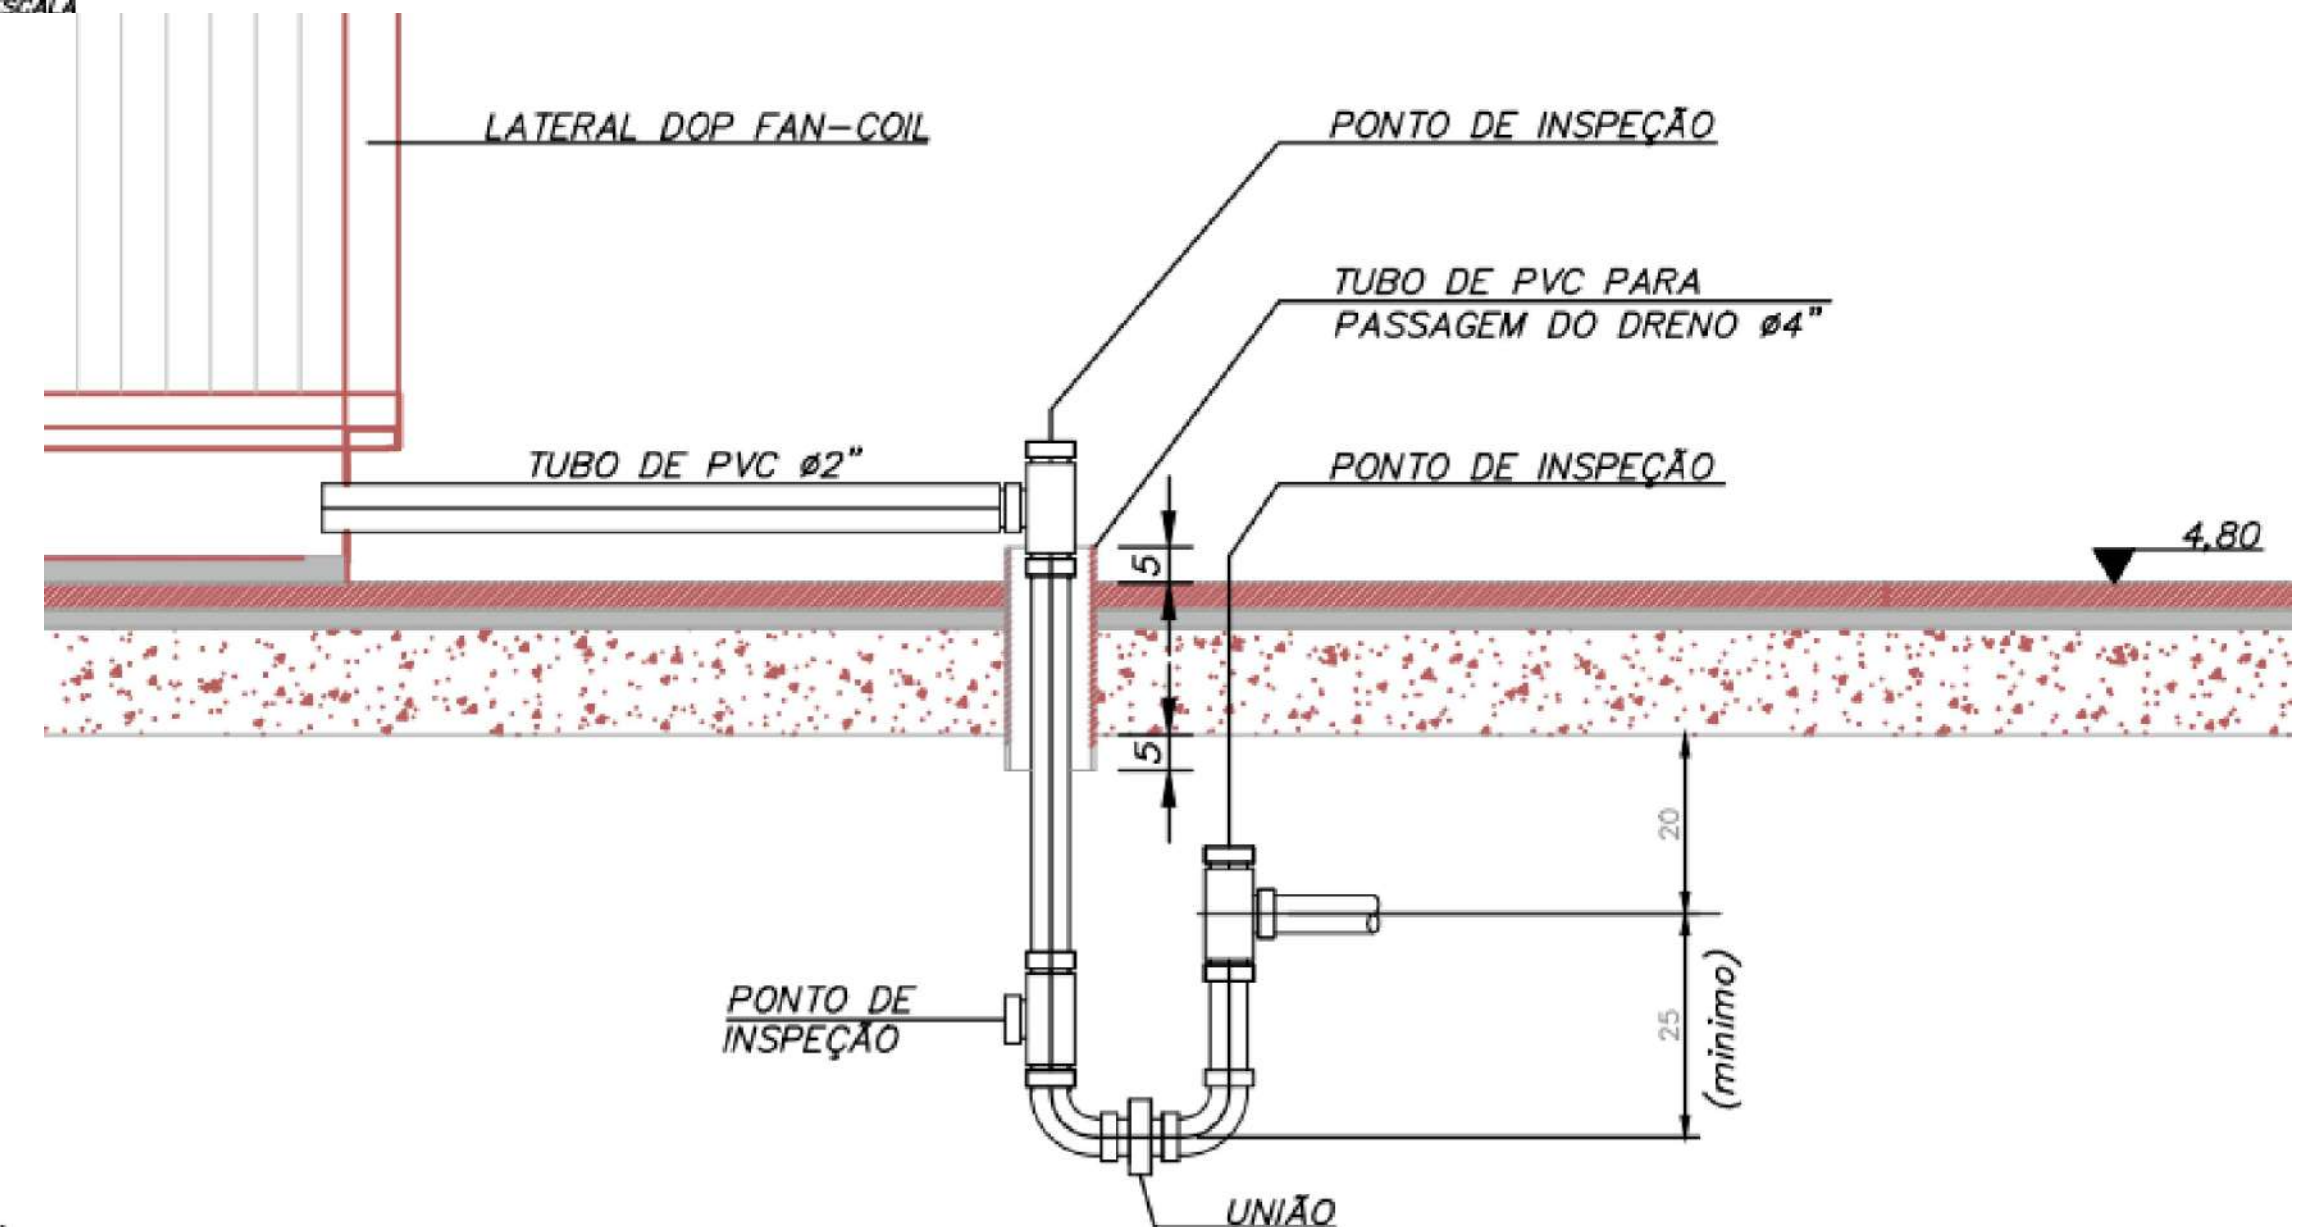

DETALHE DO SIFÃO P/ DRENO DO FAN COIL
SEM ESCALA

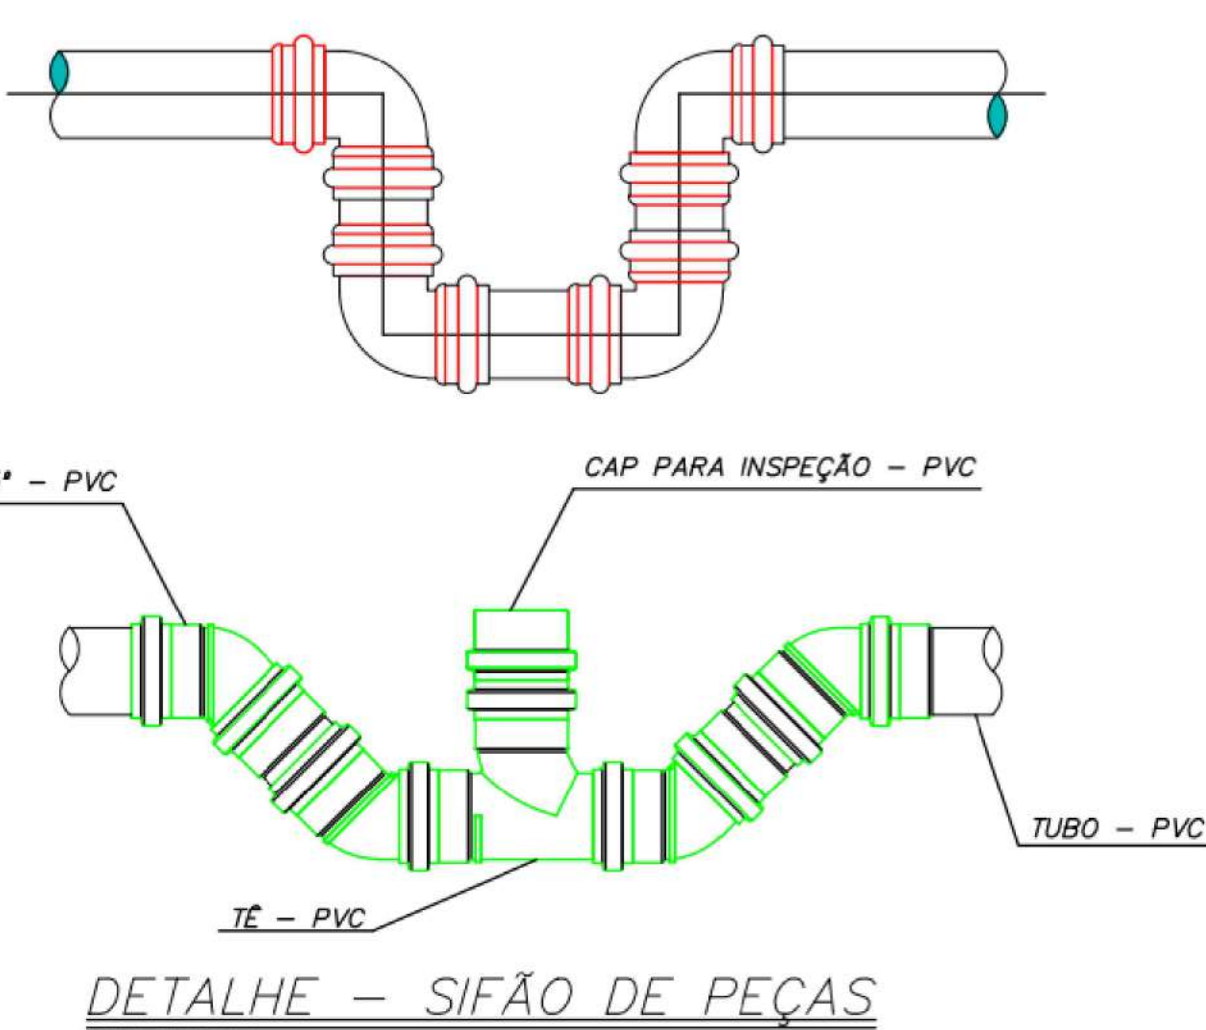


DETALHE - SIFÃO DE PEÇAS
SEM ESCALA

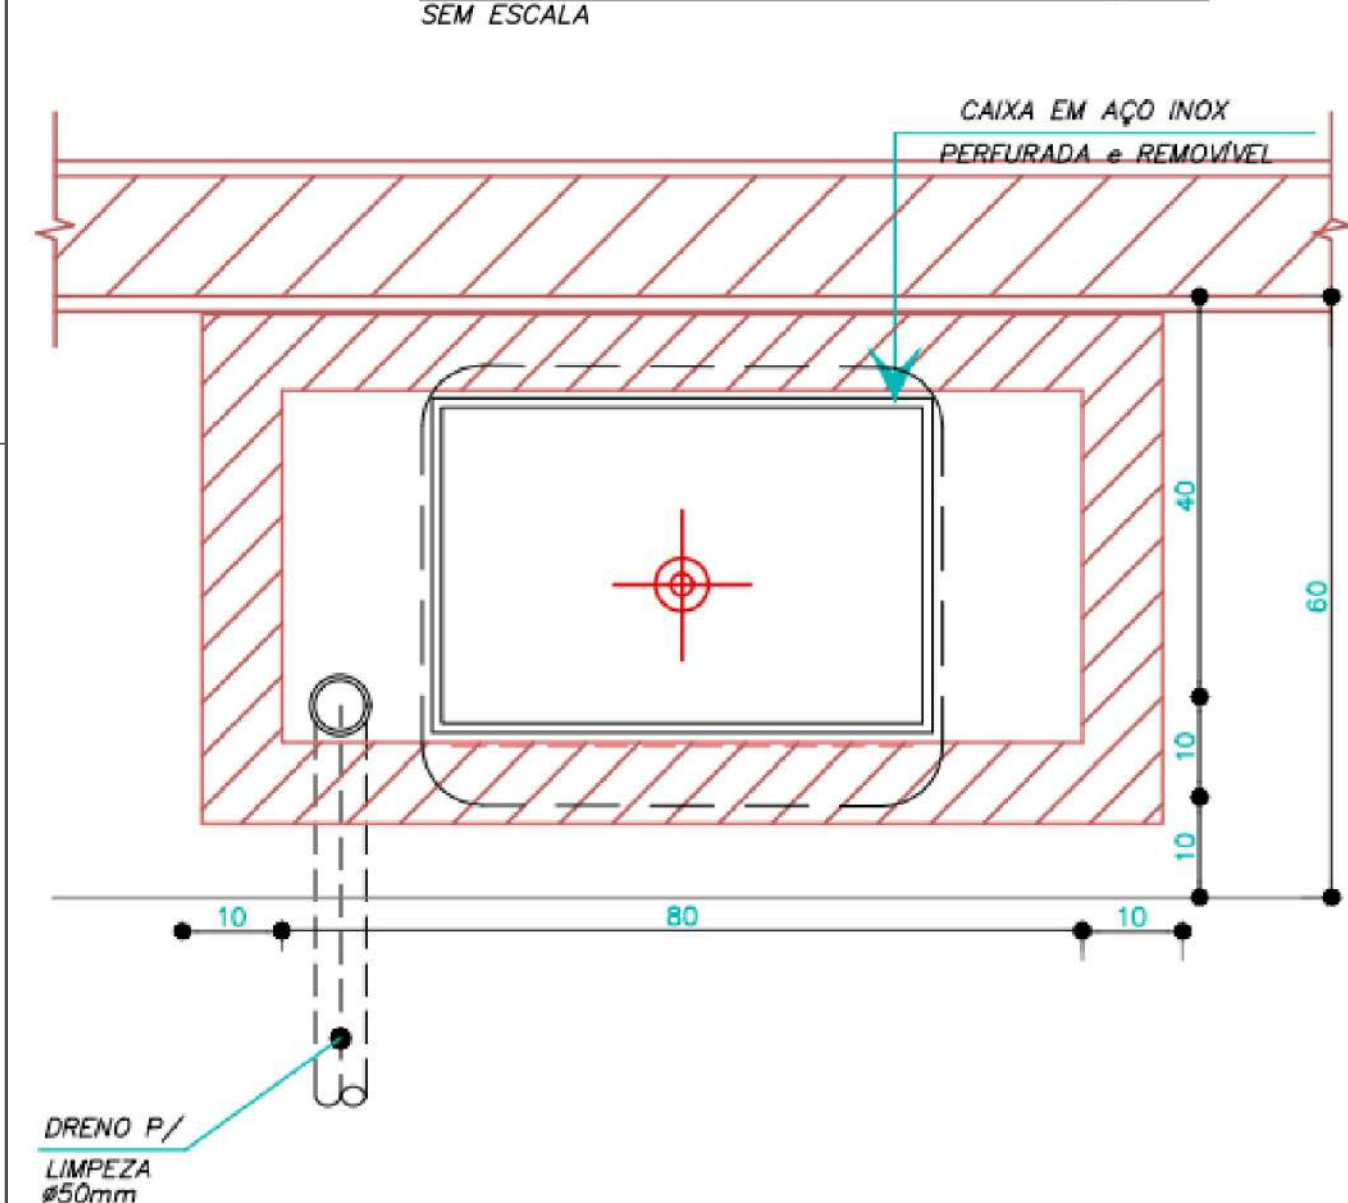


PLANTA BAIXA

CAIXA DE SEPARAÇÃO DE GESSO EM AÇO INOX

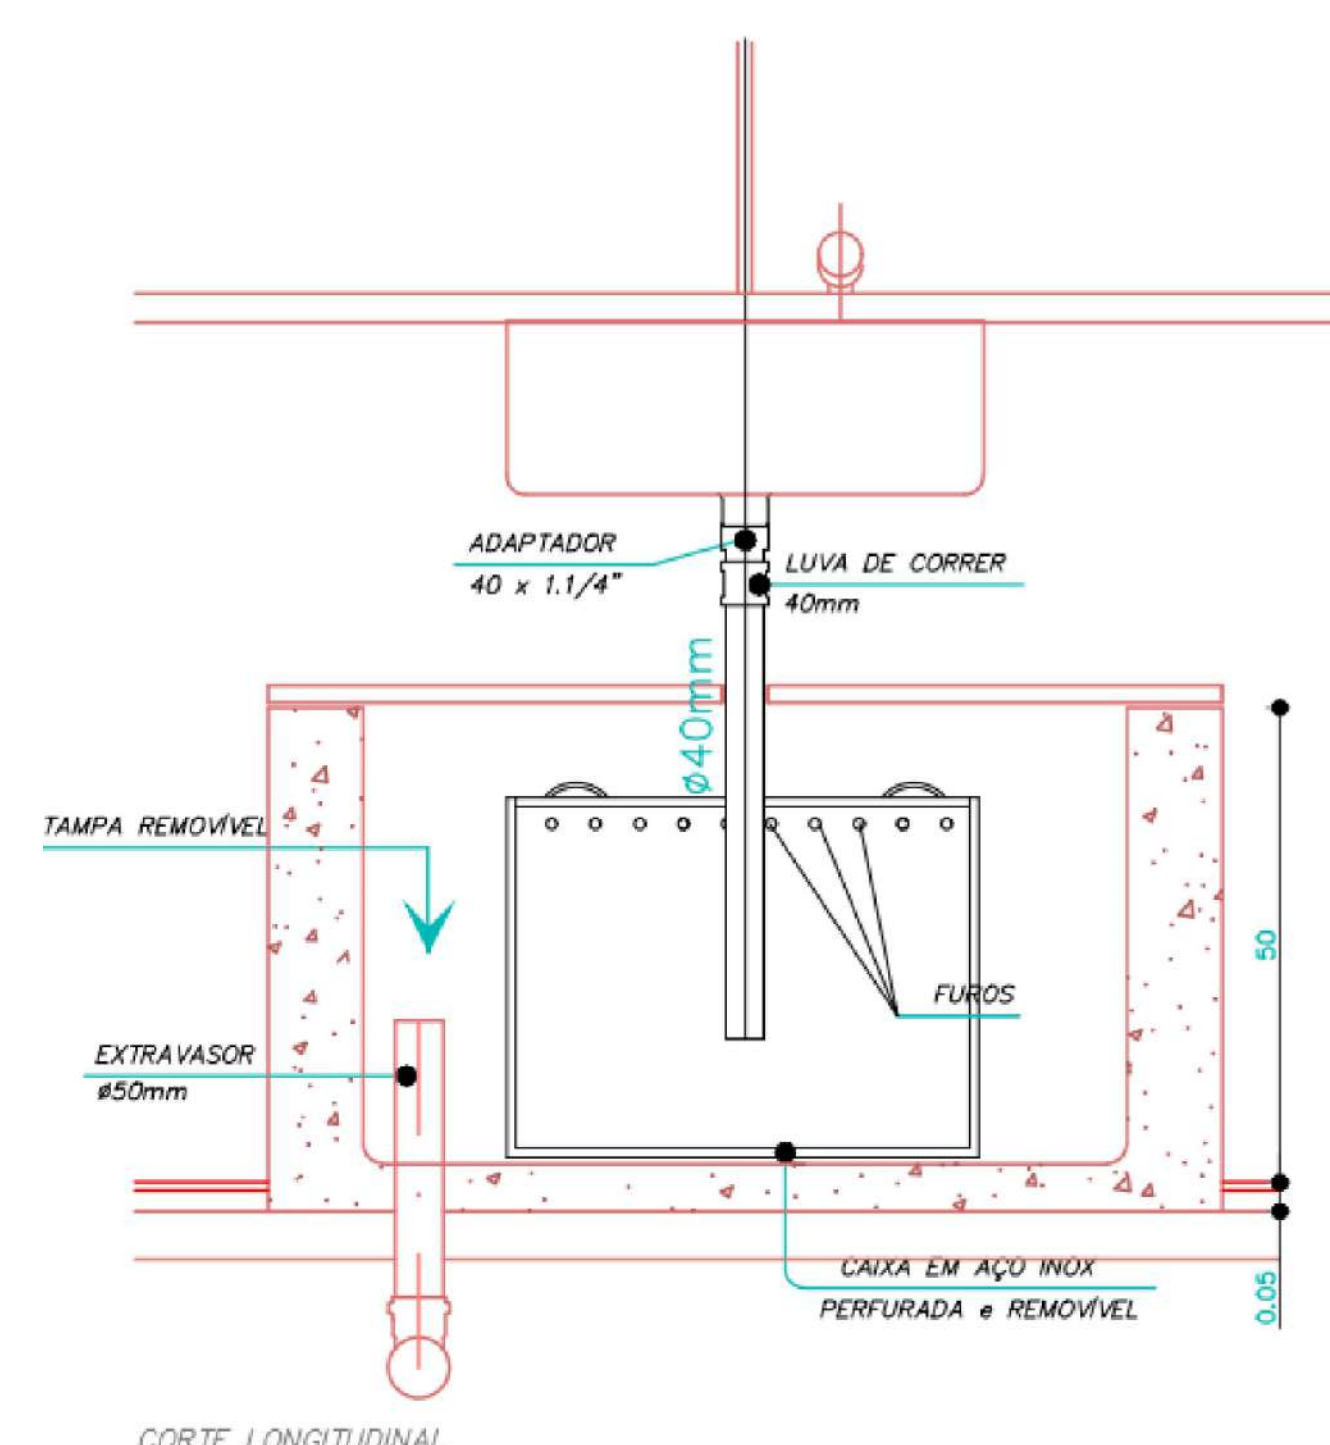


CORTE LONGITUDINAL

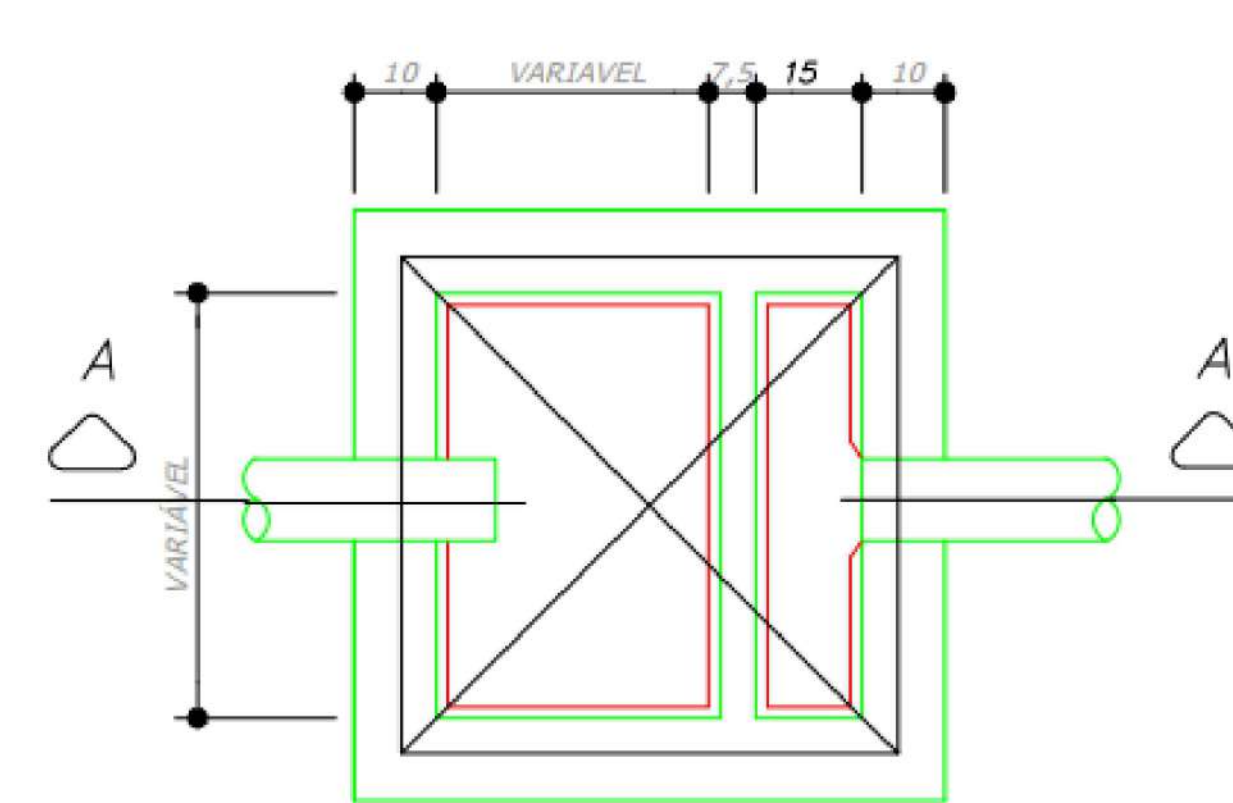


PLANTA

CAIXA SIFONADA DE ESGOTO OU DRENAGEM

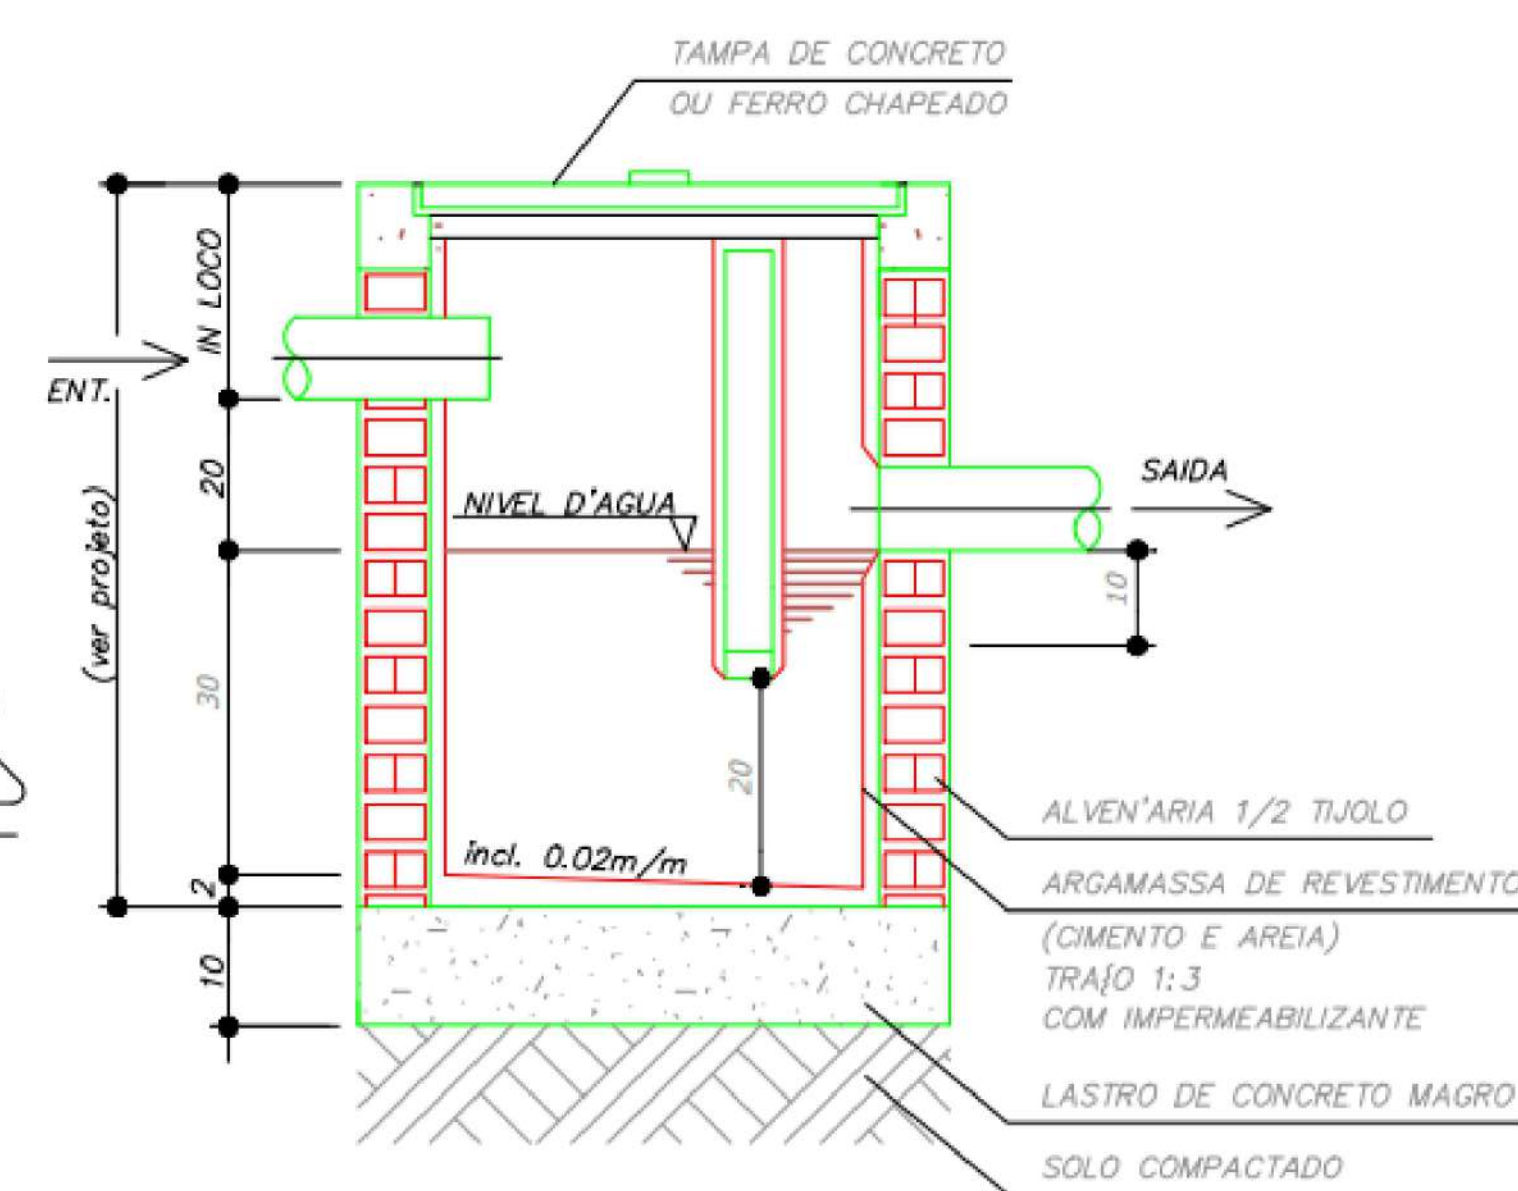

CORTE A-A

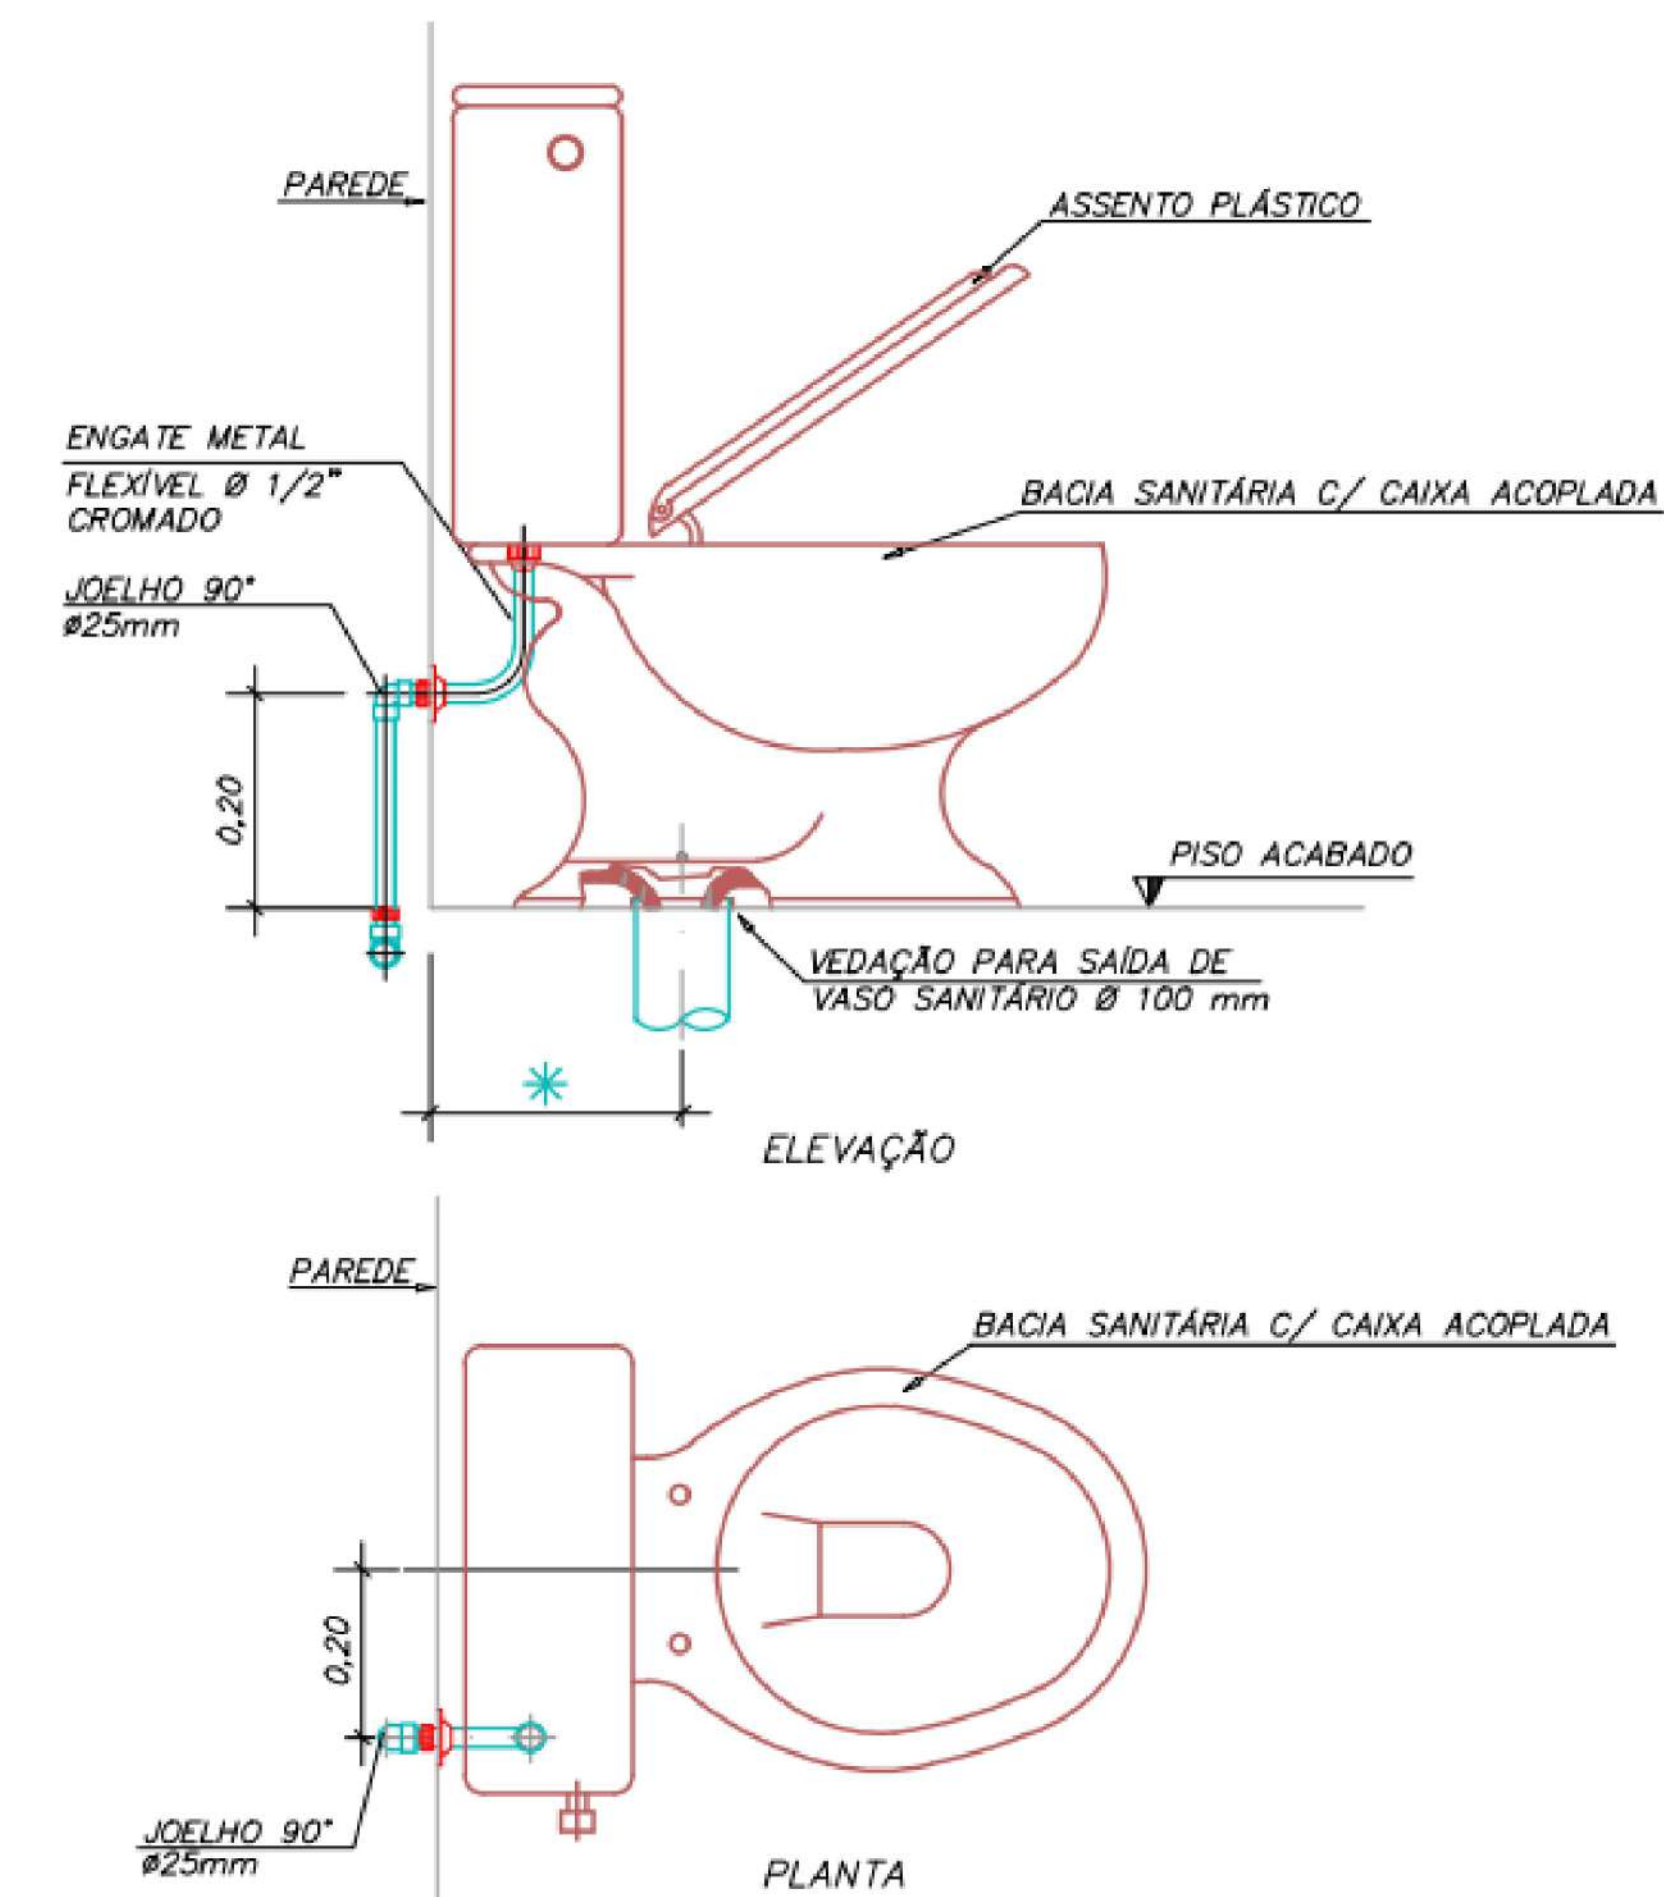

DET. LIGAÇÃO BACIA SANIT. COM CAIXA ACOPLADA
SEM ESCALA

PROJETO PADRÃO DO MINISTÉRIO DA SAÚDE - URS PORTE 3 - ELABORADO POR
Tallia Henrique Pereira Fonseca - CREA/MG: 284463D

RESPONSÁVEL TÉCNICO:
JONATHAN DE SOUZA NUNES
TÍTULO PROFISSIONAL:
ENGENHEIRO CIVIL
ASSINATURA:

PROPRIETÁRIO:
PREFEITURA MUNICIPAL DE TIMBÓ
OFÍCIO:
83.102.764/0001-15
ASSINATURA:



PREFEITURA MUNICIPAL DE TIMBÓ
SECRETARIA DE PLANEJAMENTO, TRÂNSITO, MEIO AMBIENTE,
INDÚSTRIA, COMÉRCIO E SERVIÇOS

UNIDADE BÁSICA DE SAÚDE
PORTE 3 - BAIRRO DAS CAPITALS

PROJETO: PROJETO HIDROSSANITÁRIO

DETALHES - ESGOTO, VENTILAÇÃO E PLUVIAL

MATERIAL(ES) DE CONSTRUÇÃO: ALVENARIA TIPO DO ALVARÁ: CONSTRUÇÃO ÁREA DO PROJETO: 813,73 m²

FINALIDADE DO ALVARÁ: SAÚDE - INSTITUCIONAL FOLHA: 01

DATA: 12/02/2026 REVISÃO: R01 ESCALA: INDICADA

HID. 07/07